




PLANTA BAJA
REFORMA - SANEAMIENTO

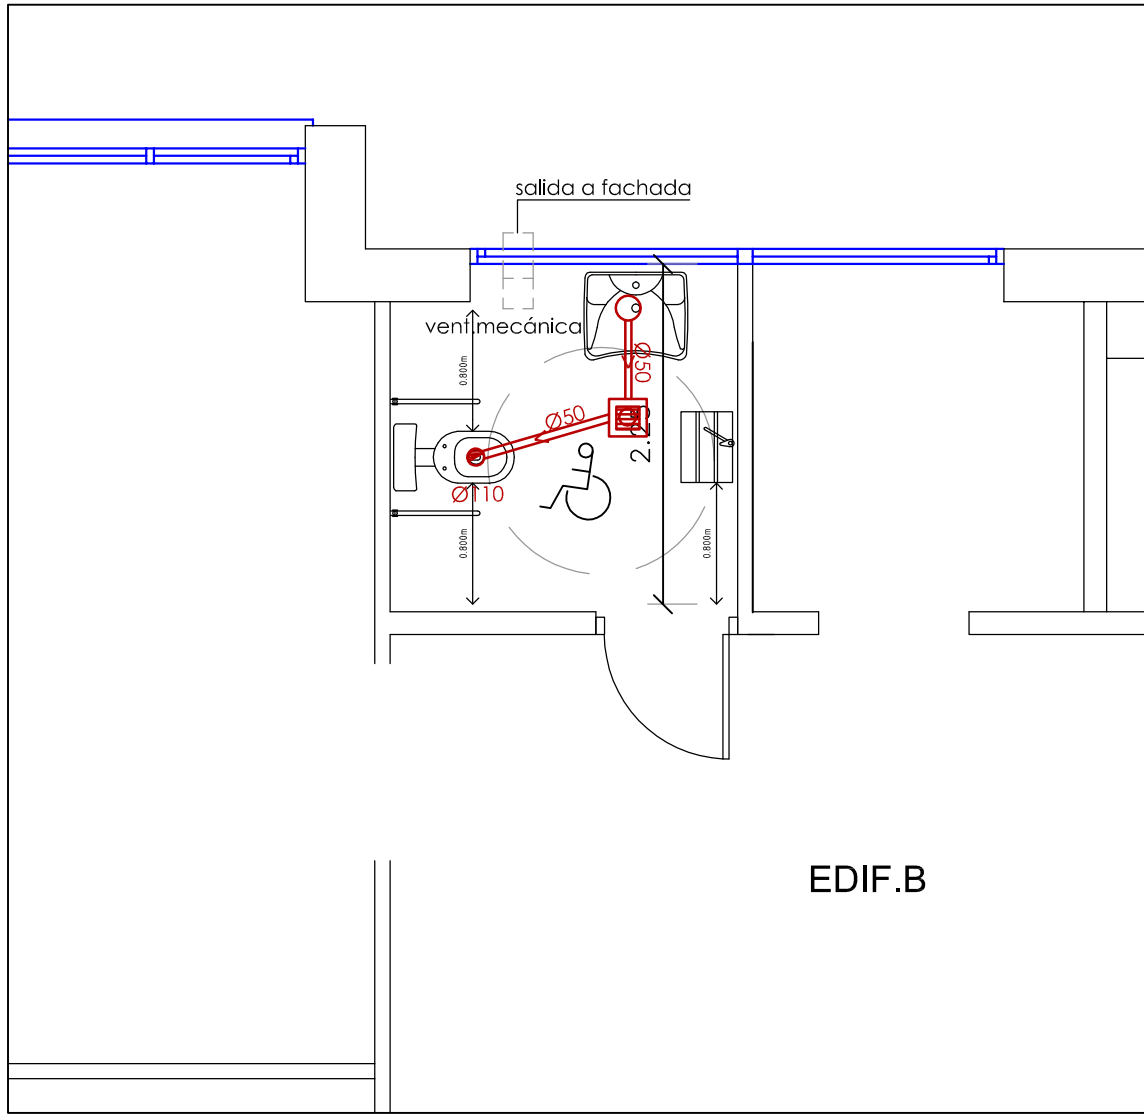


PLANTA BAJA
REFORMA - FONTANERIA

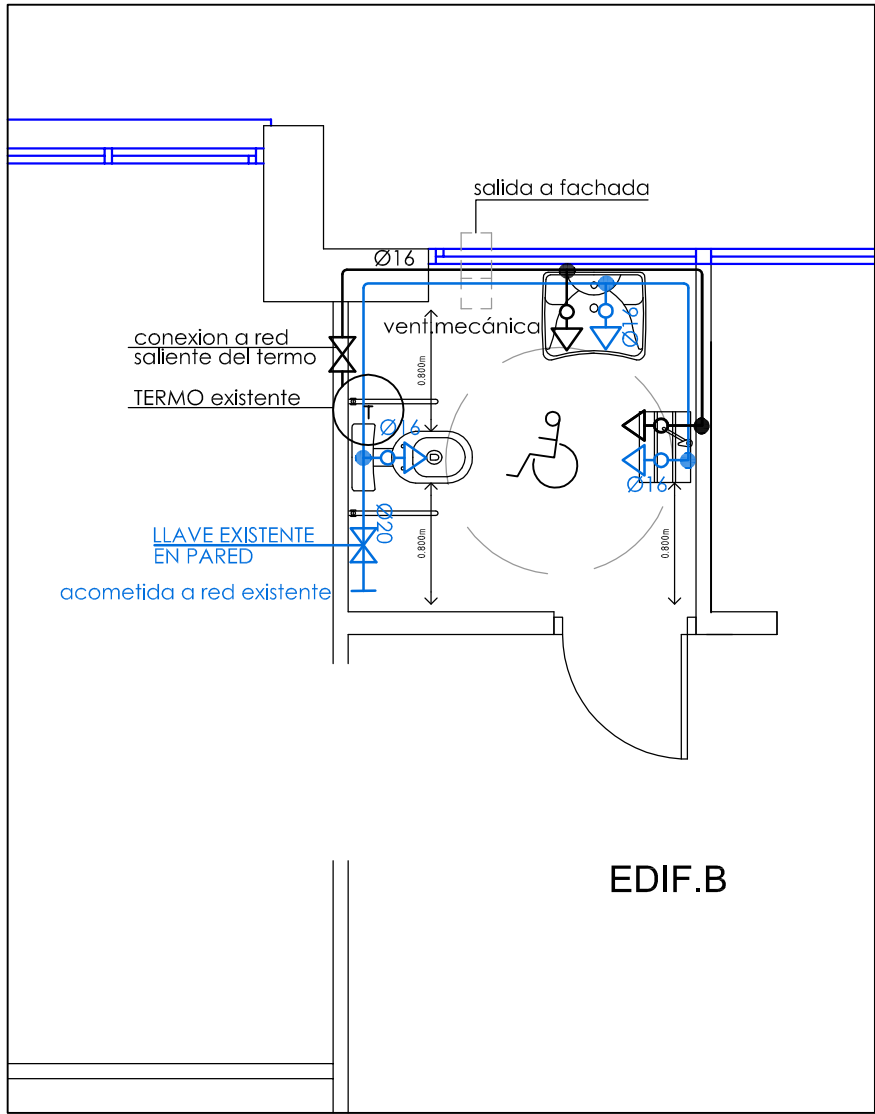


REFORMA - ELECTRICIDAD
PLANTA BAJA

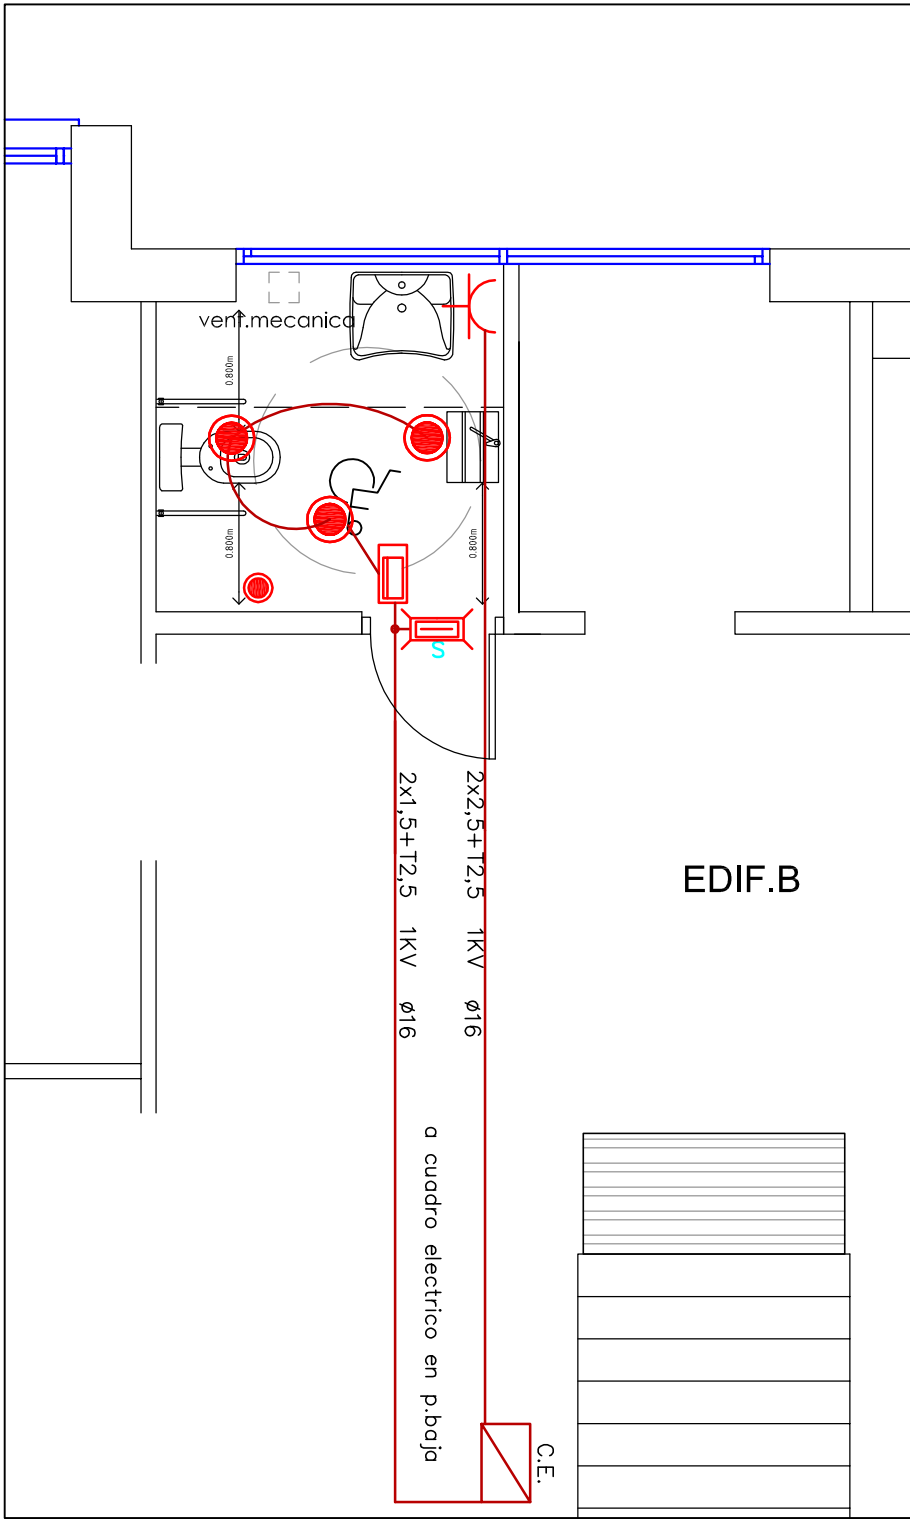

REFORMA - ELECTRICIDAD
PLANTA PRIMERA

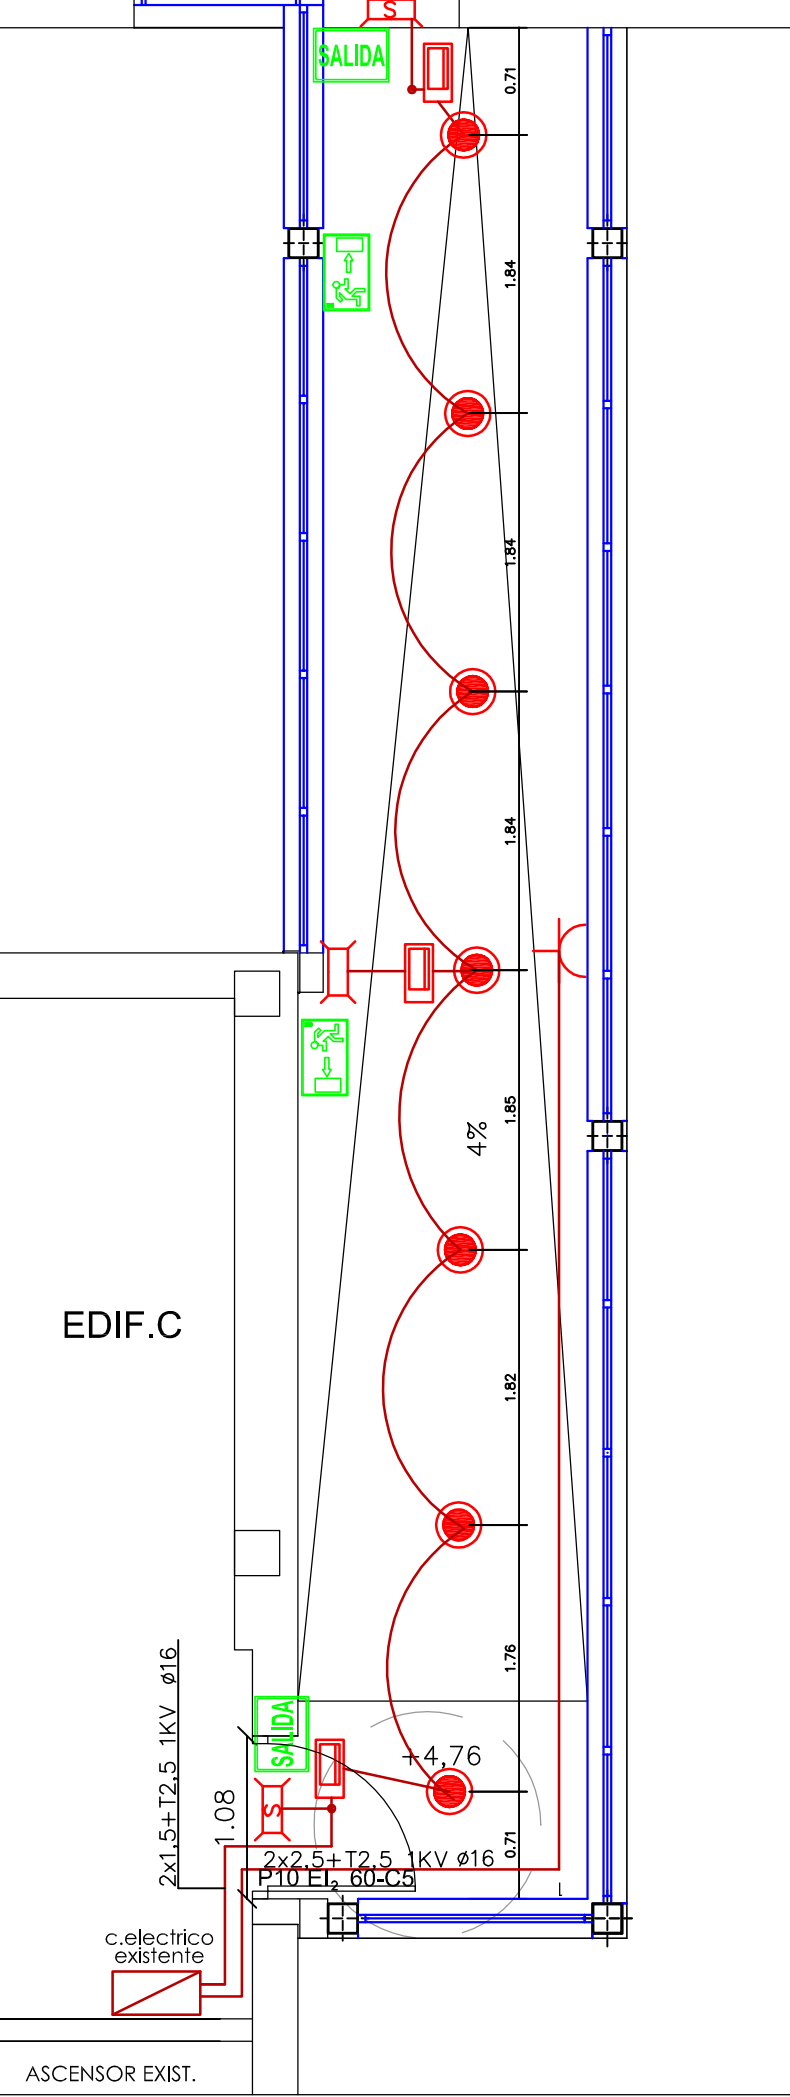

SALIDAS LINEAS ASEO P.BAJA Y PASARELA

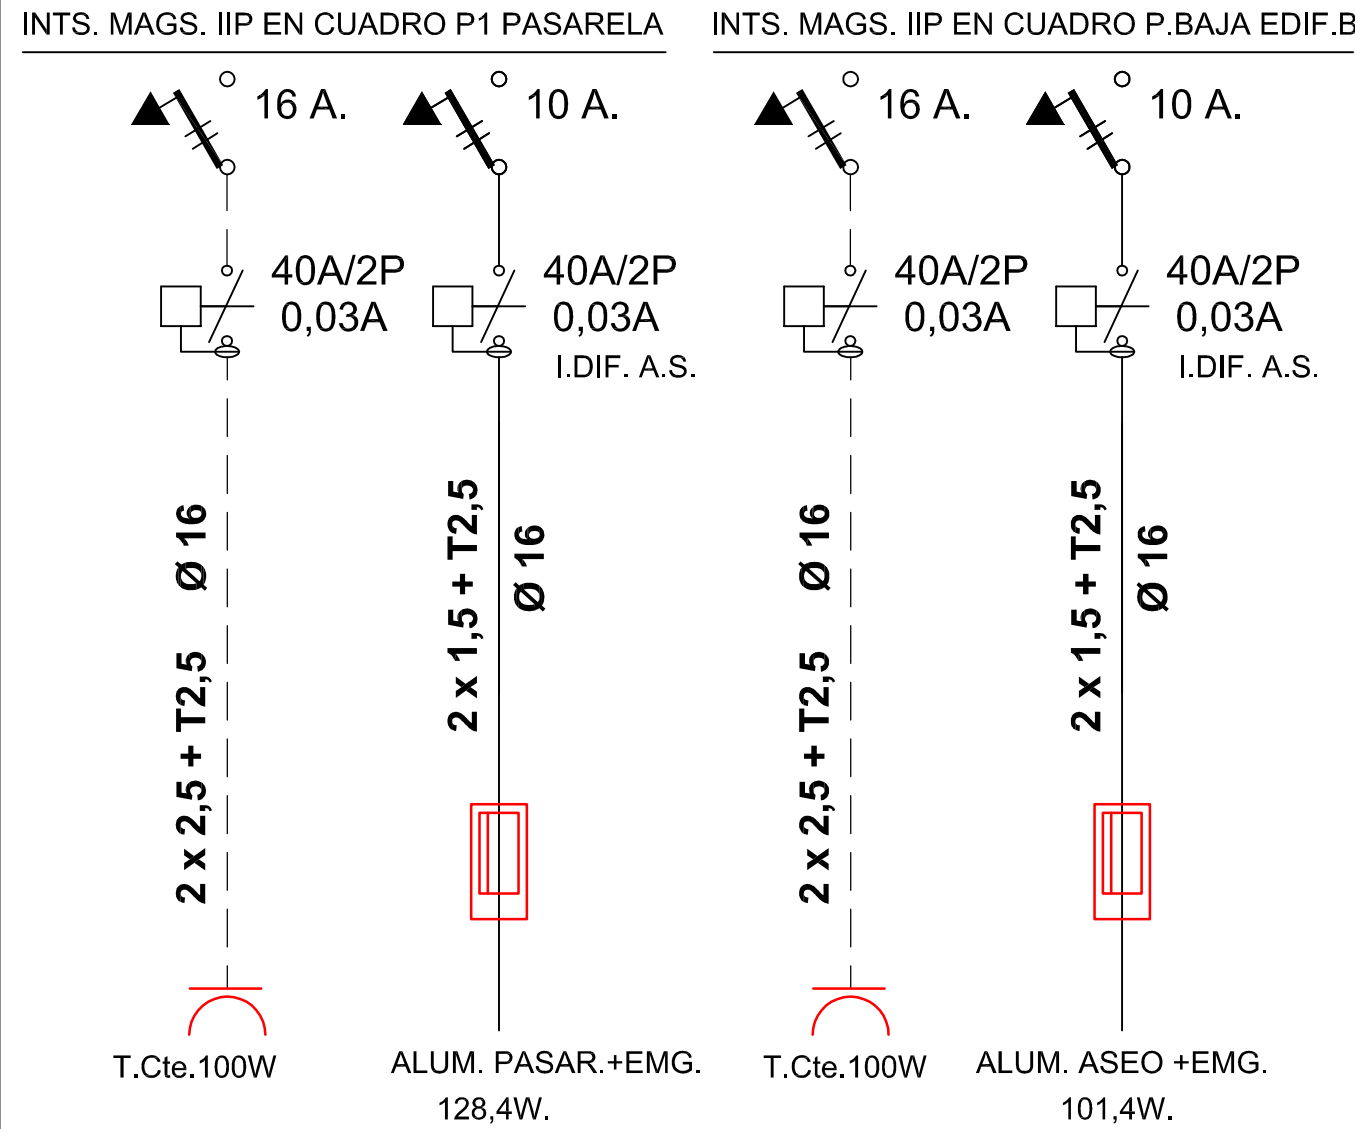

ESQUEMA ELECT. ASEO PLANTA BAJA Y PASARELA



SUPERVISADO



COMUNIDAD DE MADRID
CONSEJERÍA DE EDUCACIÓN
DIRECCIÓN GENERAL DE INFRAESTRUCTURAS Y SERVICIOS

PROYECTO DE EJECUCIÓN PARA LA ADECUACIÓN A ACCESIBILIDAD EN EL I.E.S
AVENIDA DE LOS TOREROS, AVDA. DE LOS TOREROS C/V C/COLOMER. MADRID

DENOMINACIÓN:
REFORMA ASEOS EDIFICIO B Y PASARELA B-C
INSTAL. FONTANERIA-SANEAMIENTO-ELECT.-INCENDIOS
-PLANTAS BAJA Y PRIMERA-

ESCALA: 1/50
FECHA: 2019

PLANO N°:
RE-04

ASISTENCIA TÉCNICA

EUSEBIA RAMALLO IZQUIERDO
ARQUITECTO