





PLANTA DE CUBIERTA

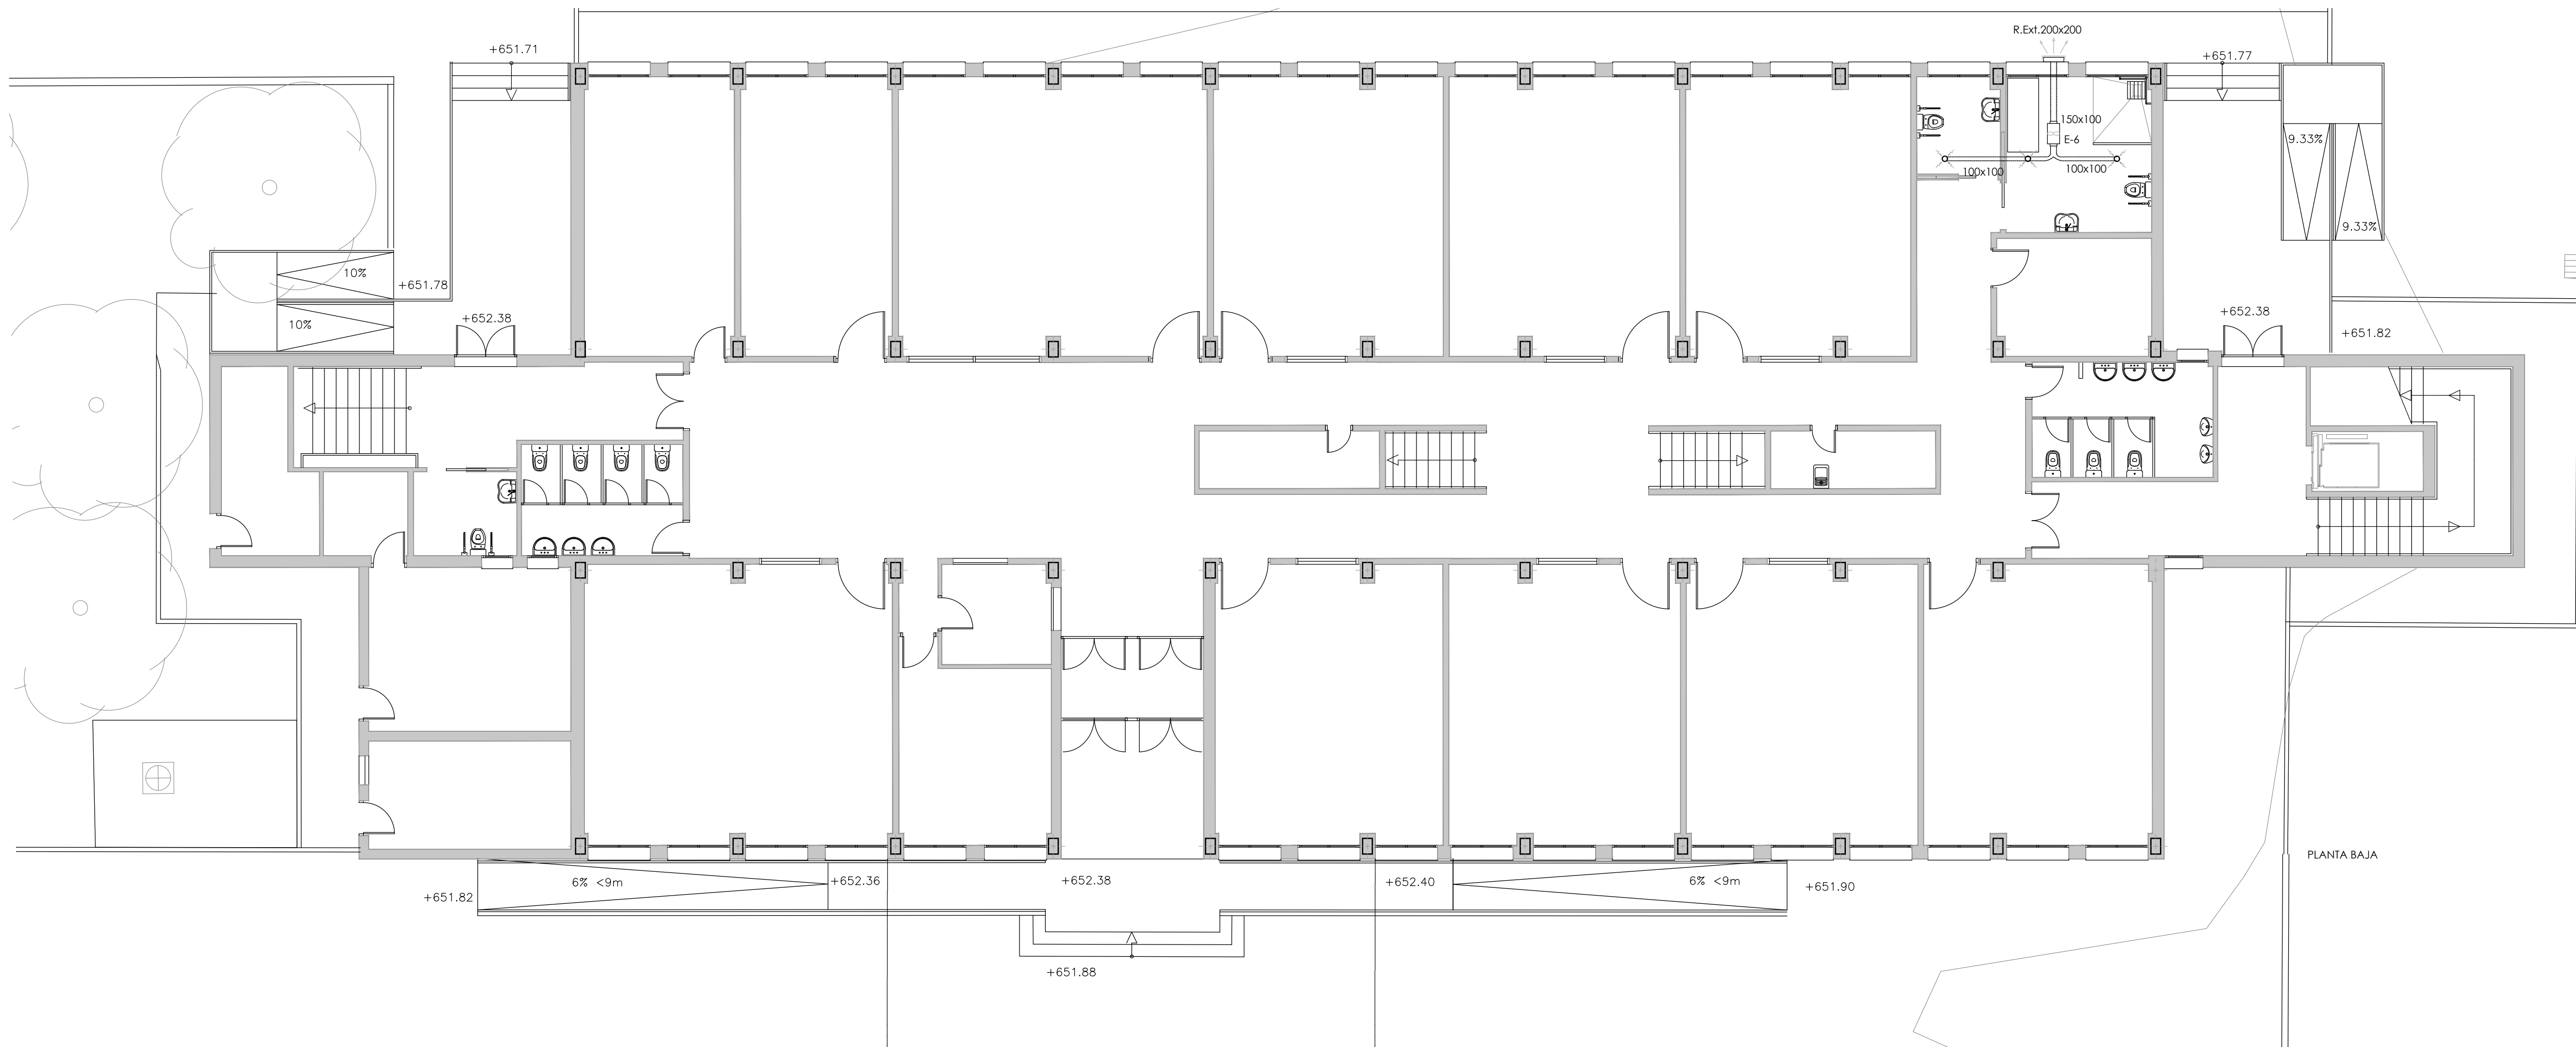

PLANTA BAJA

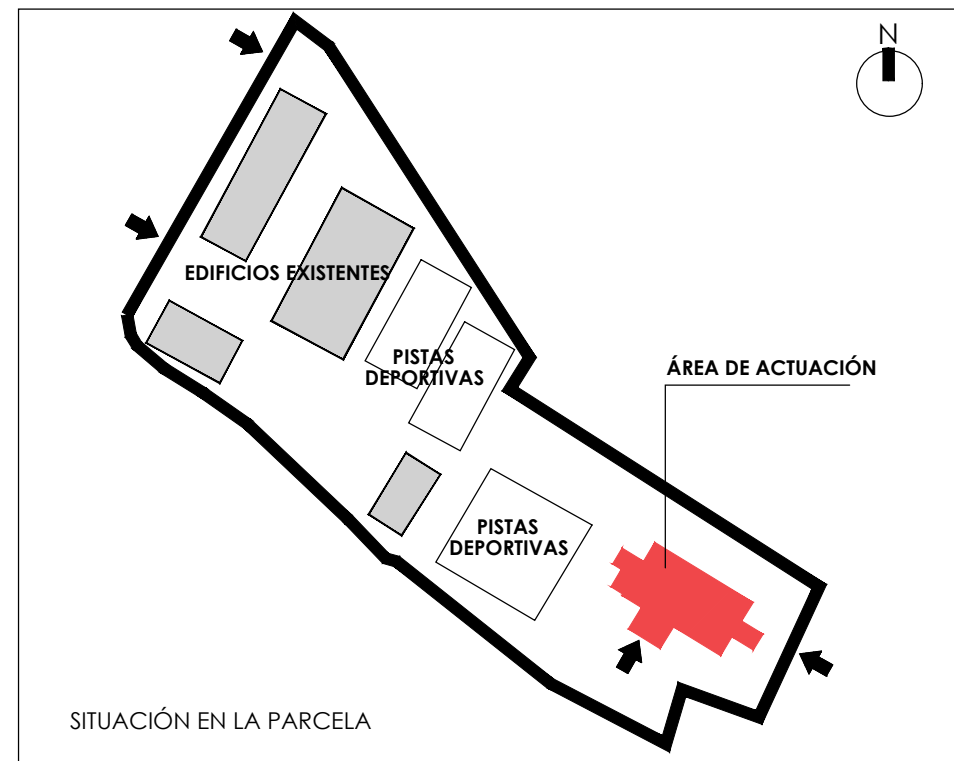

SITUACIÓN EN LA PARCELA

NOTAS: LA SITUACIÓN EXACTA DEL CONTROLADOR DE LOS RECUPERADORES SE DETERMINARÁ EN OBRA ANTES DE COMENZAR SU INSTALACIÓN.

LEYENDA

- EXTRACTOR HELICOCENTRÍFUGO
- RECUPERADOR DE CALOR C/ BATERÍA DE AGUA
- REJILLA DE IMPULSIÓN EN PARED C/REG.
- REJILLA DE EXTRACCIÓN EN TECHO C/REG.
- BOCA DE EXTRACCIÓN
- CONDUCTO DE IMPULSIÓN AIRE PRIMARIO (CLIMAVÉR-PLUS)
- CONDUCTO DE EXTRACCIÓN RECUPERADOR (CLIMAVÉR-PLUS)
- CONDUCTO DE EXTRACCIÓN ASESOS (CHAPA)
- CONDUCTO VERTICAL (CHAPA)
- REJILLA DE TOMA DE AIRE EXTERIOR



SUPERVISADO

0 1 2 3 4 5 6 7 8 9 10

ESCALA 1:100

Dirección General de Infraestructuras y Servicios
CONSEJERÍA DE EDUCACIÓN, UNIVERSIDADES, CIENCIA Y PORTAVOCÍA
Comunidad de Madrid

PROYECTO DE EJECUCIÓN
Acondicionamiento de edificio para adaptación a aulario en el CEIP María Martín de Navalcarnero. Madrid

SITUACION
Calle de las Víctimas del Terrorismo s/n, 28600, Navalcarnero. Madrid

PLANO
INSTALACIONES VENTILACIÓN PLANTA BAJA Y CUBIERTA

PROPIEDAD
D.G. Infraestructuras y Servicios de la Consejería de Educación, Universidades, Ciencia y Portavocía c/ Santa Hortensia, 30. 28002. Madrid

ARQUITECTO
Marta Castañeda Riestra

24109
ESCALA
DINA1 1/100
FECHA
Sep 2021
REVISADO