


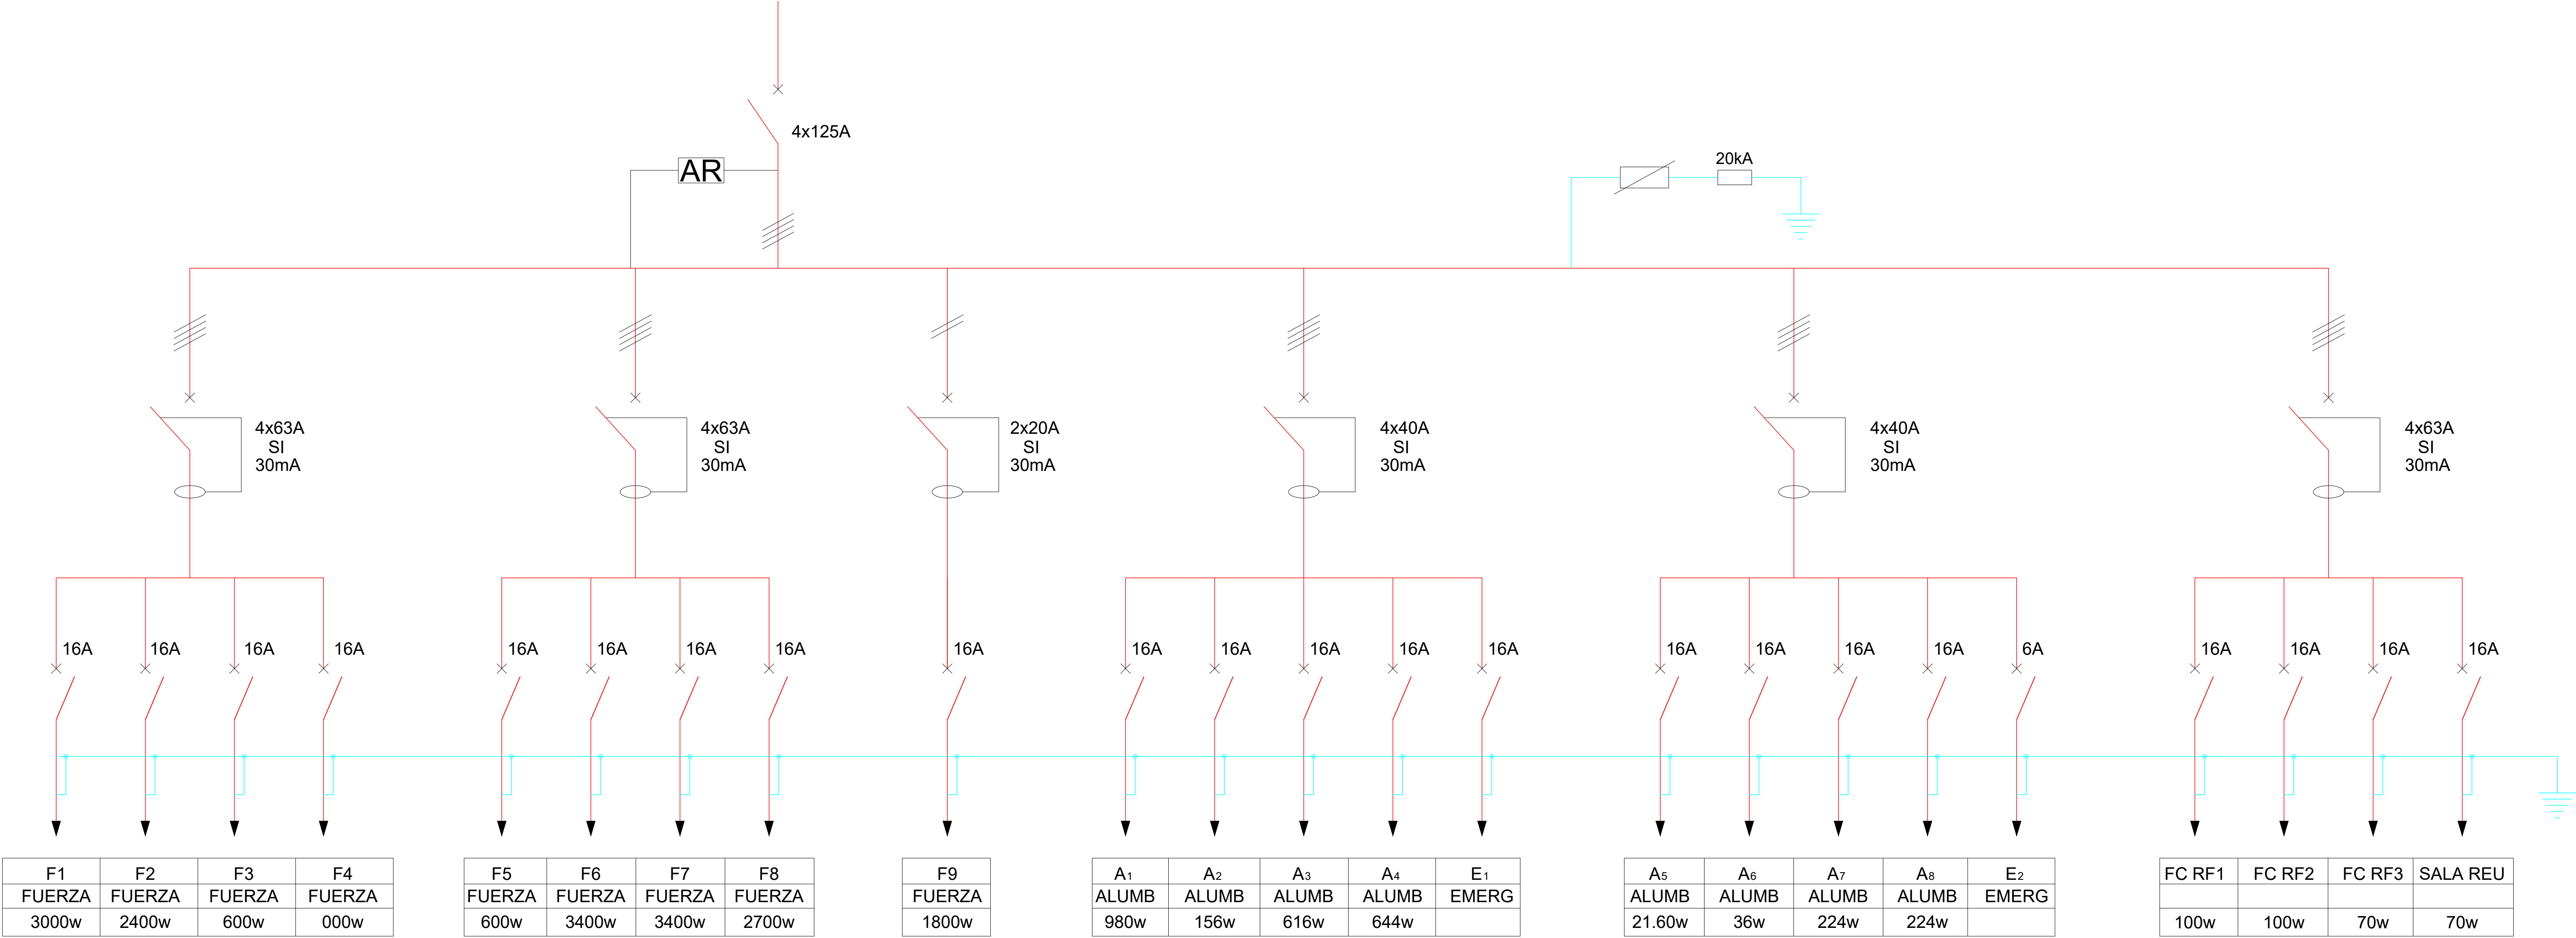

CUADRO UBICADO SOTANO 1 (SN)



 
LEYENDA ESQUEMAS ELECTRICOS




TOMA TIERRA




INTERRUPTOR MAGNETOTERMICO




INTERRUPTOR MAGNETOTERMICO CON DISPOSITIVO DIFERENCIAL ASOCIADO



 
ANALIZADOR DE REDES




FUSIBLE

 


DISYUNTOR MAGNETOTÉRMICO

 

CABLE MONOFASICO


 


CABLE TRIFASICO




CABLE TRIFASICO+ NEUTRO


La propiedad 		PROYECTO BÁSICO Y DE EJECUCIÓN PARA LA REFORMA DE LA PLANTA S2 Y NUEVO RADIOQUIRÓFANO EN EL EDIFICIO DE ONCOLOGÍA RADIOTERÁPICA DEL HU120 Emplazamiento HOSPITAL UNIVERSITARIO 12 DE OCTUBRE, MADRID.			
El Arquitecto  Fdo. Pablo Notarí Oviedo		INSTALACIÓN ELÉCTRICA UNIFILARES			
		Fecha SEPTIEMBRE 2022	Control 18/11/22	Escala 1:100	Plano N°. IE-05
Clave Proyecto: XXX		Fichero: IE-05 UNIFILARES_V2.dwg DIN A1			

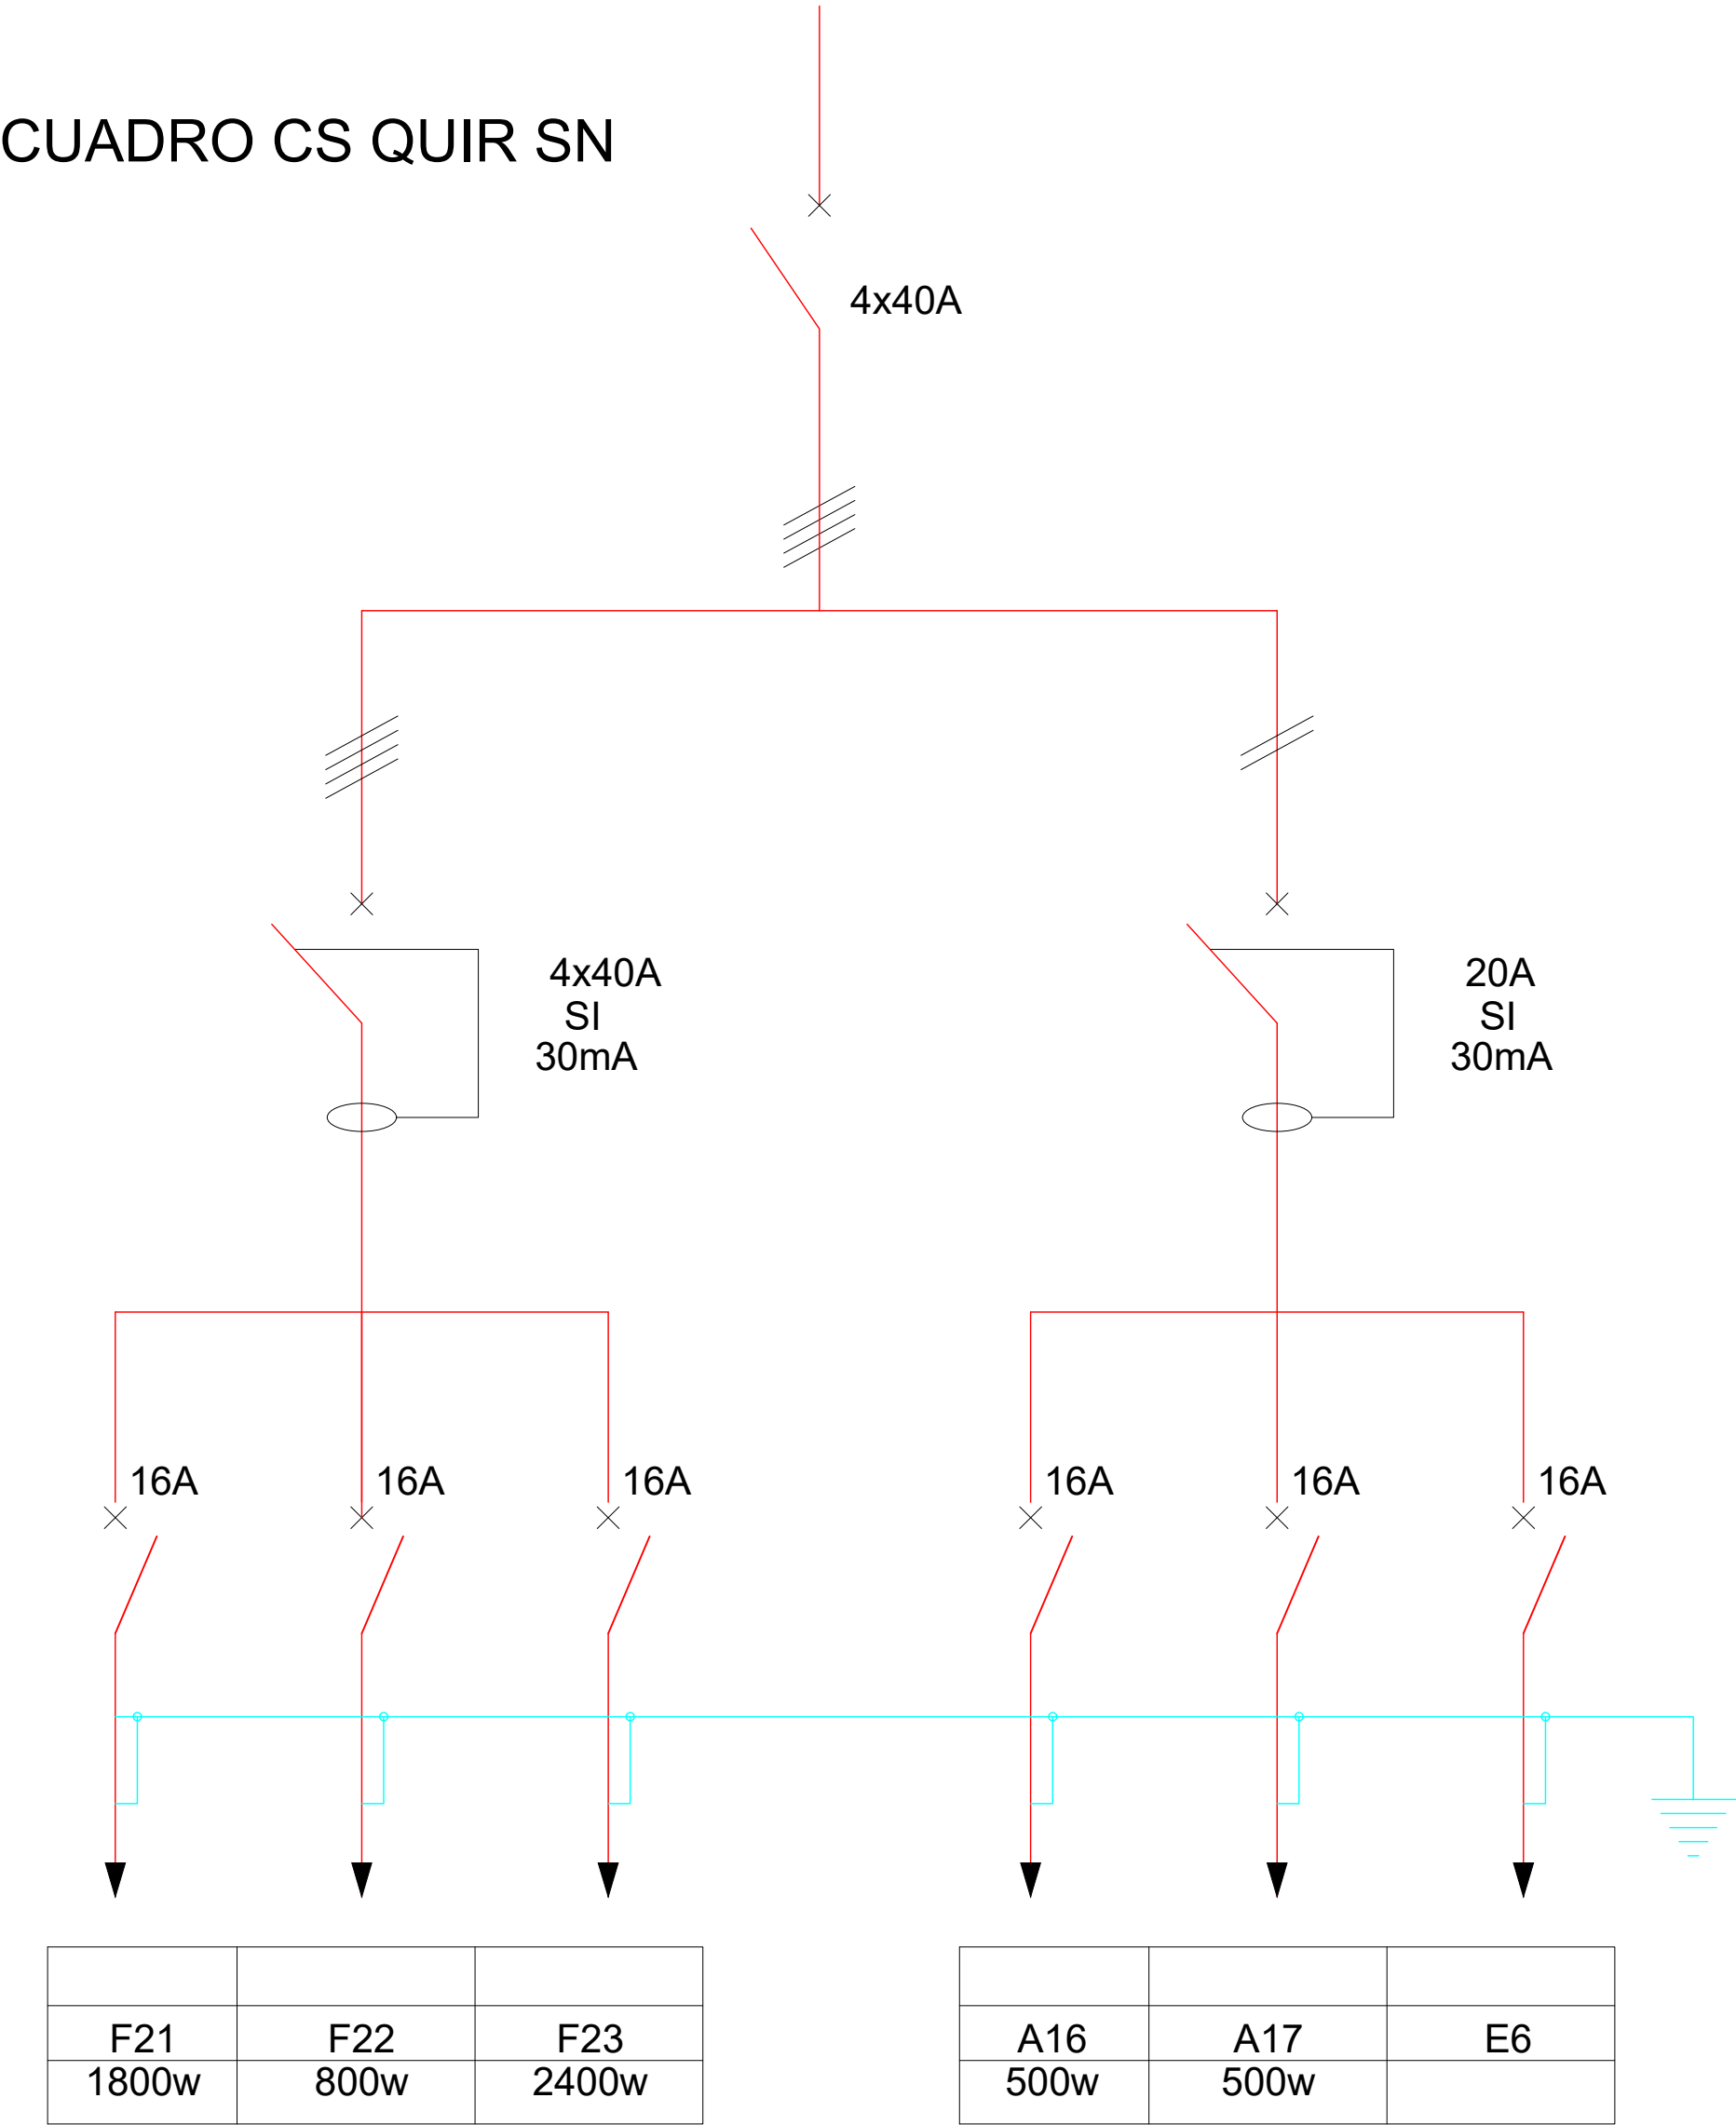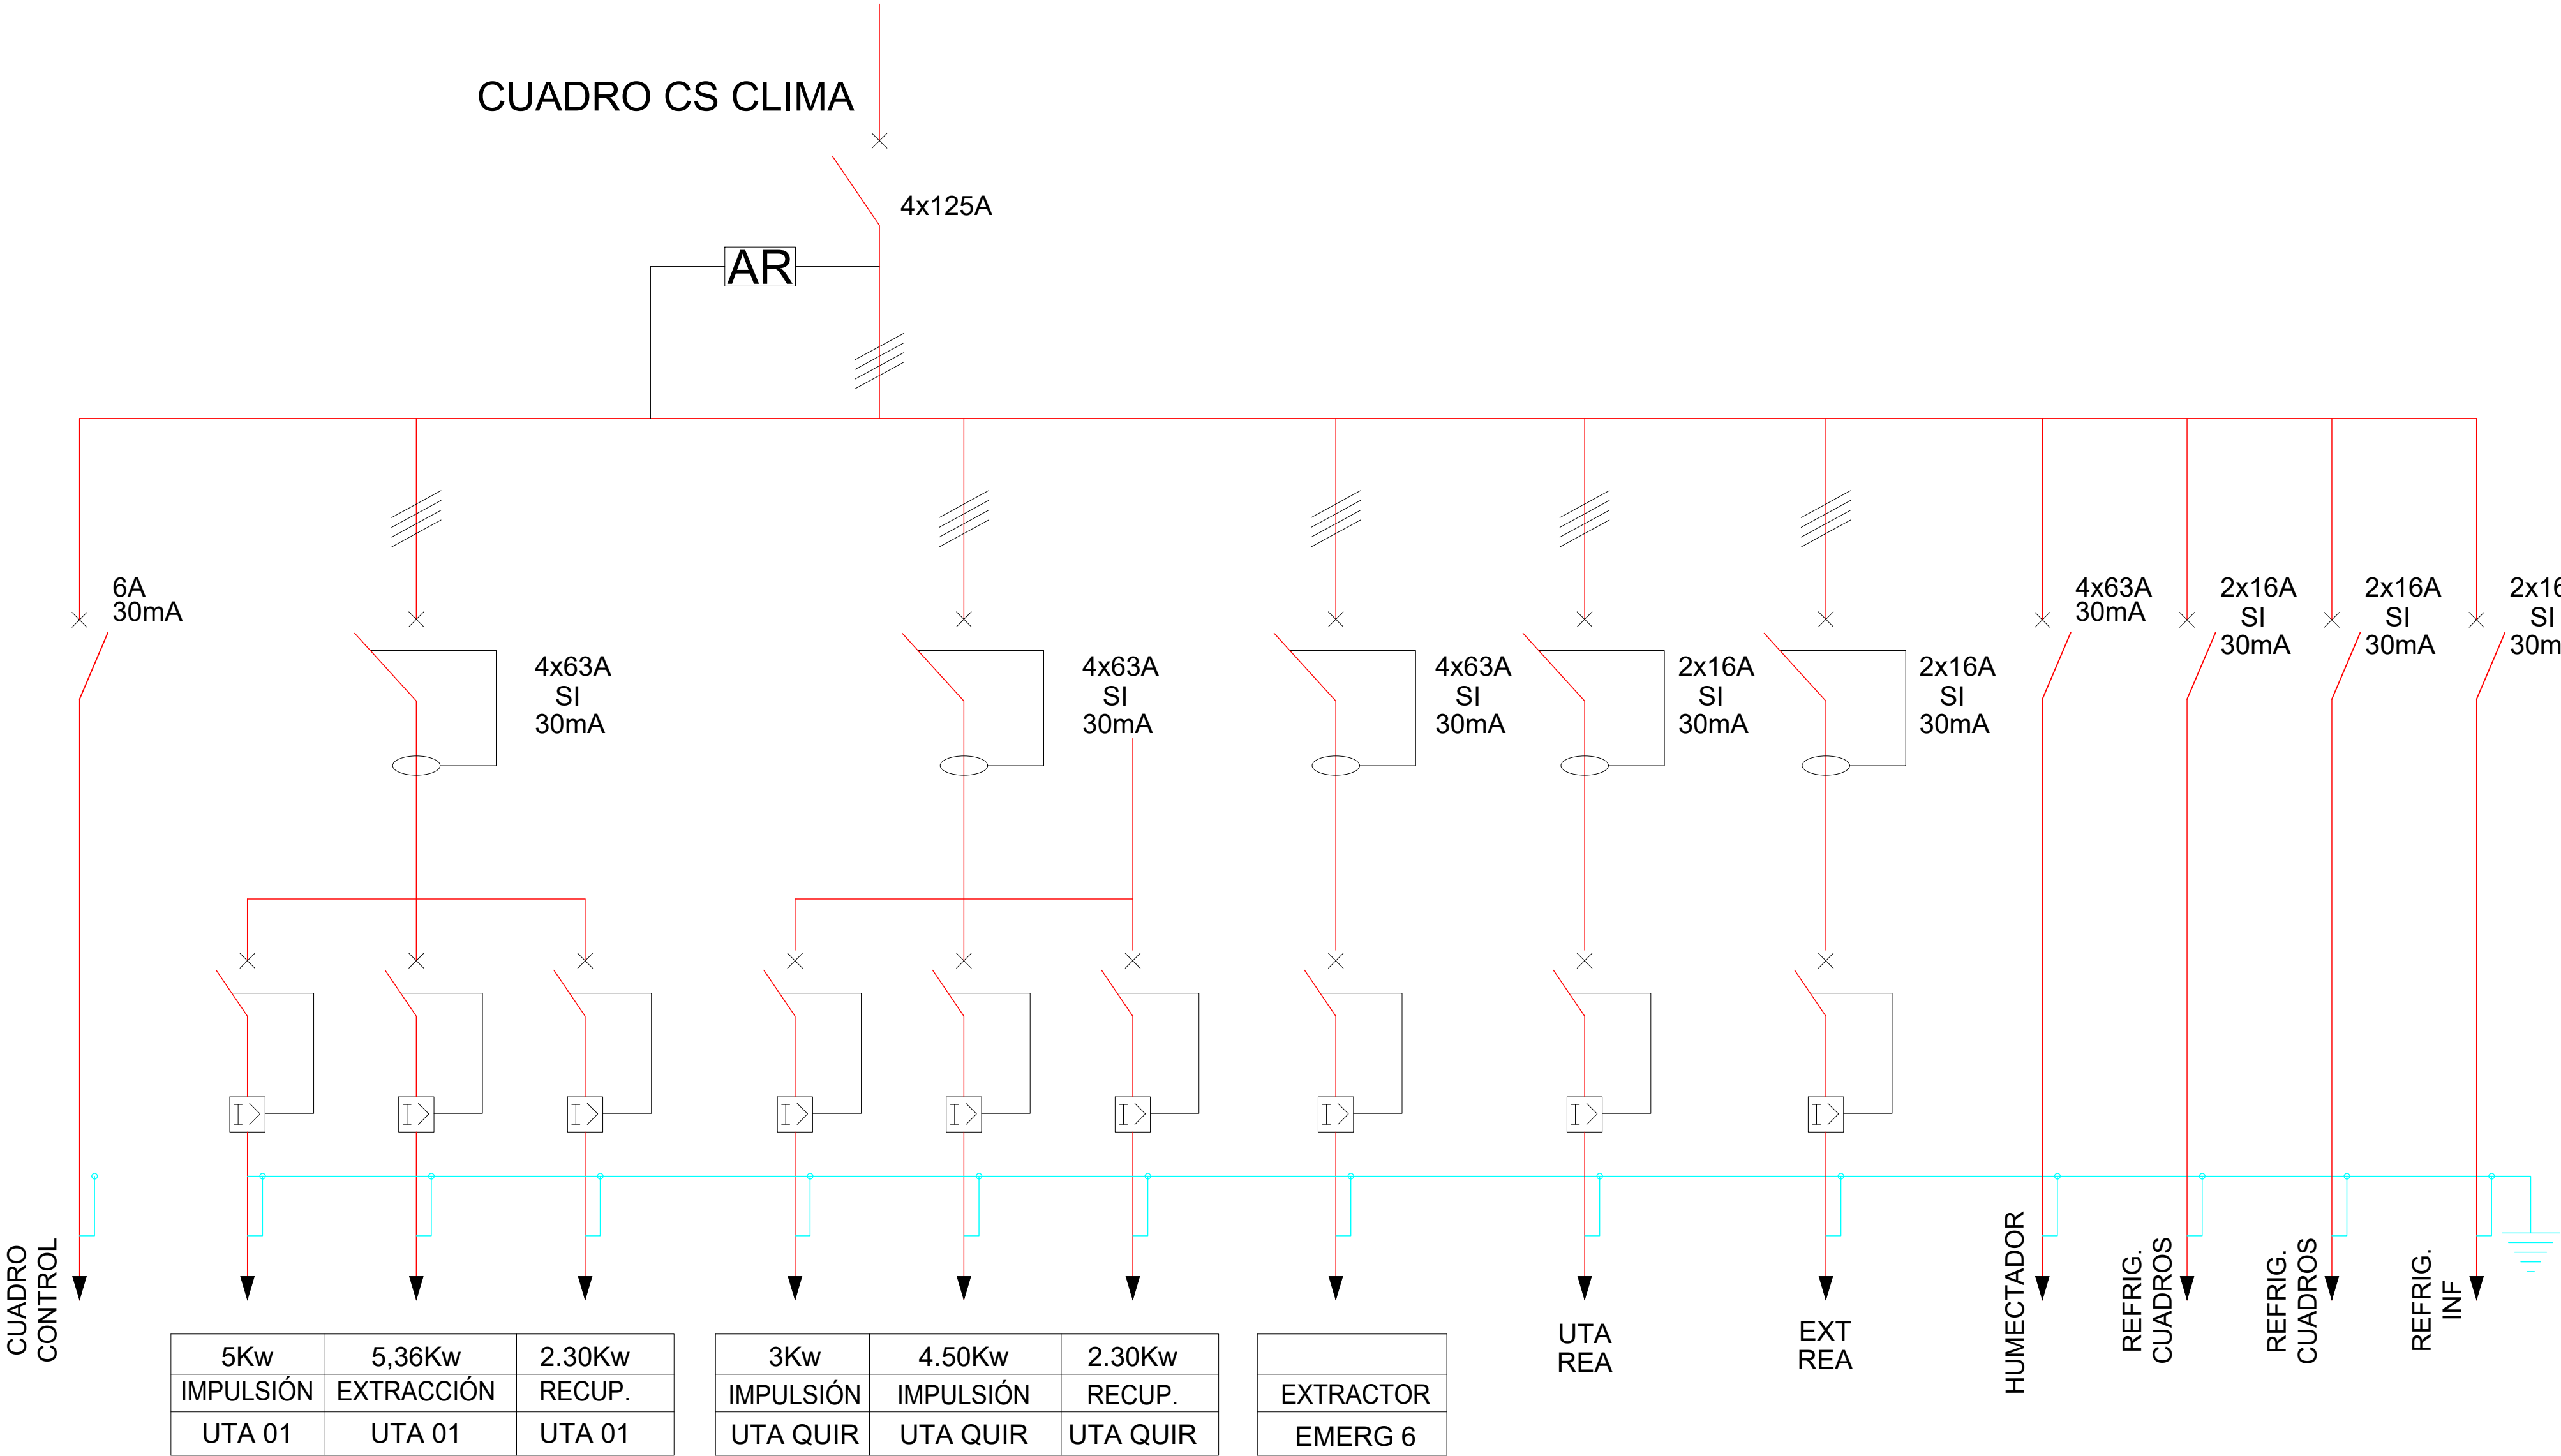


LEYENDA ESQUEMAS ELECTRICOS




TOMA TIERRA



 
INTERRUPTOR MAGNETOTERMICO




INTERRUPTOR MAGNETOTERMICO CON DISPOSITIVO DIFERENCIAL ASOCIADO



 
ANALIZADOR DE REDES




FUSIBLE

 


DISYUNTOR MAGNETOTÉRMICO

 


CABLE MONOFASICO

 



CABLE TRIFASICO




CABLE TRIFASICO+ NEUTRO

La propiedad  El Arquitecto  Fdo. Pablo Notarí Oviedo		PROYECTO BÁSICO Y DE EJECUCIÓN PARA LA REFORMA DE LA PLANTA S2 Y NUEVO RADIOQUIRÓFANO EN EL EDIFICIO DE ONCOLOGÍA RADIOTERÁPICA DEL HU120 Emplazamiento HOSPITAL UNIVERSITARIO 12 DE OCTUBRE, MADRID.			
CONURMA INGENIEROS CONSULTORES		Fecha SEPTIEMBRE 2022 Clave Proyecto: XXX		Control 18/11/22 Fichero: IE-05 UNIFILARES_V2.dwg	Plano N°. IE-05
		Escala 1:100 DIN A1			

CUADRO S2 CS SN FUERZA Y ALUMBRADO

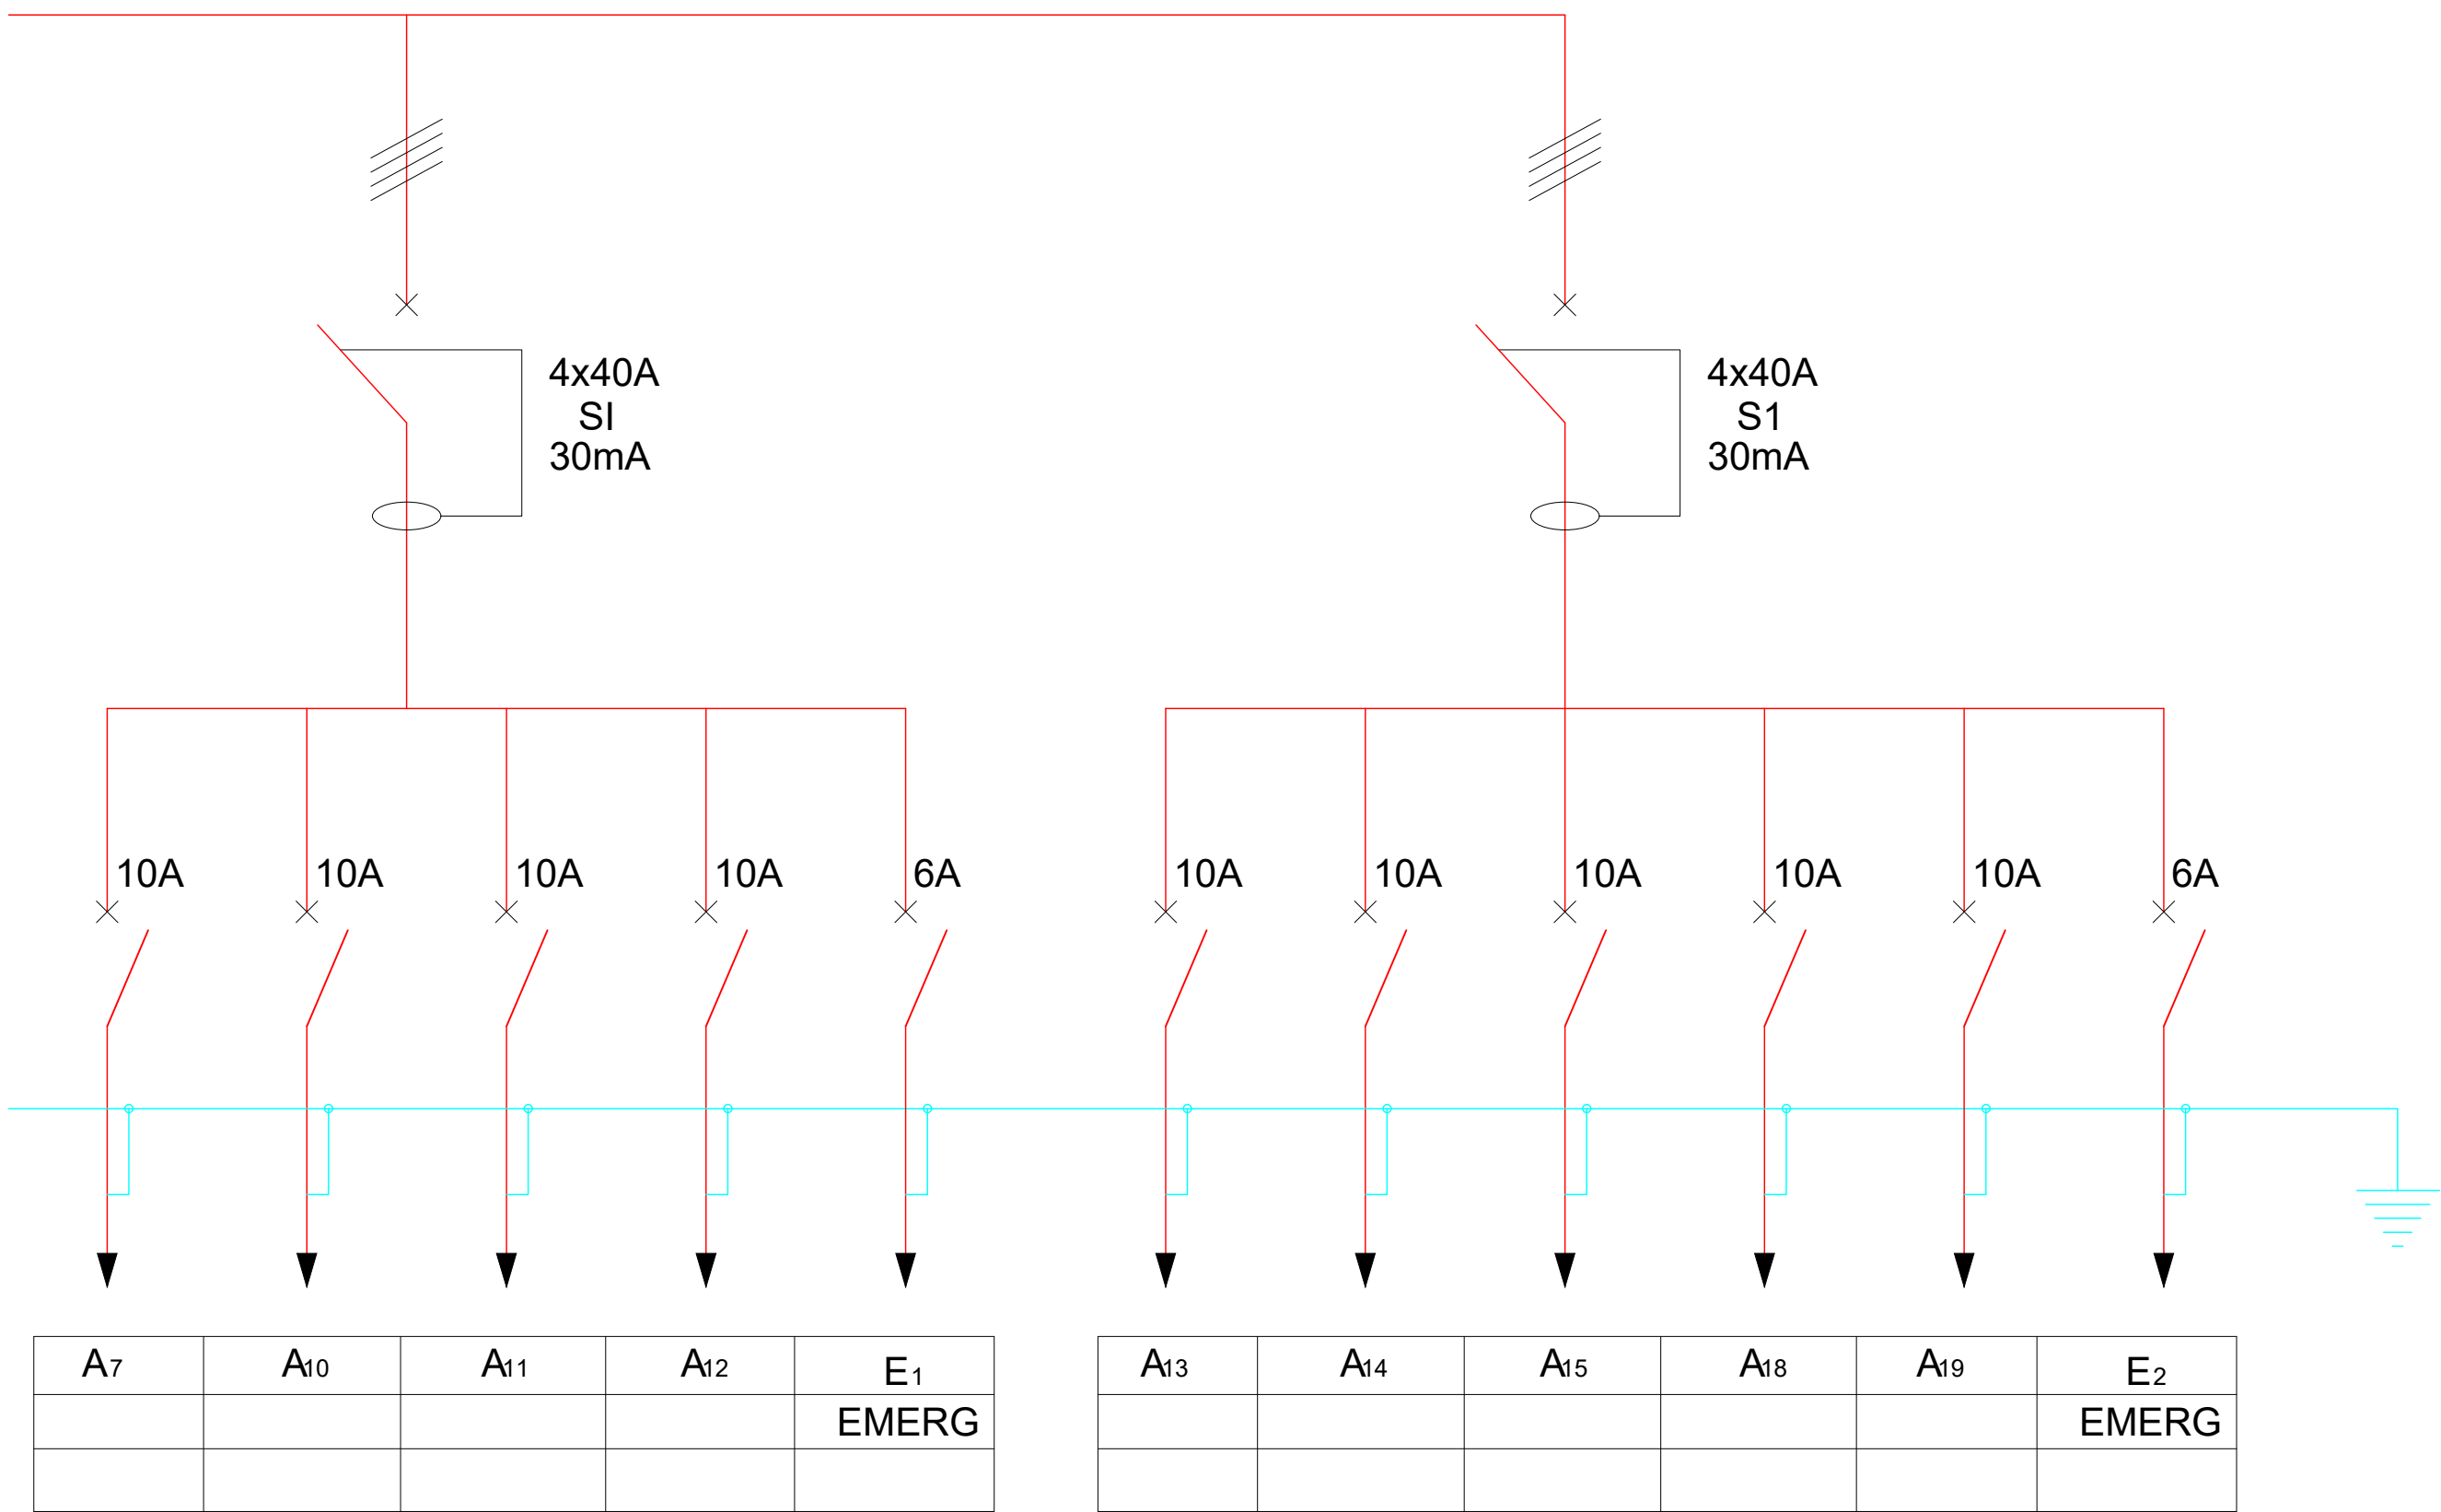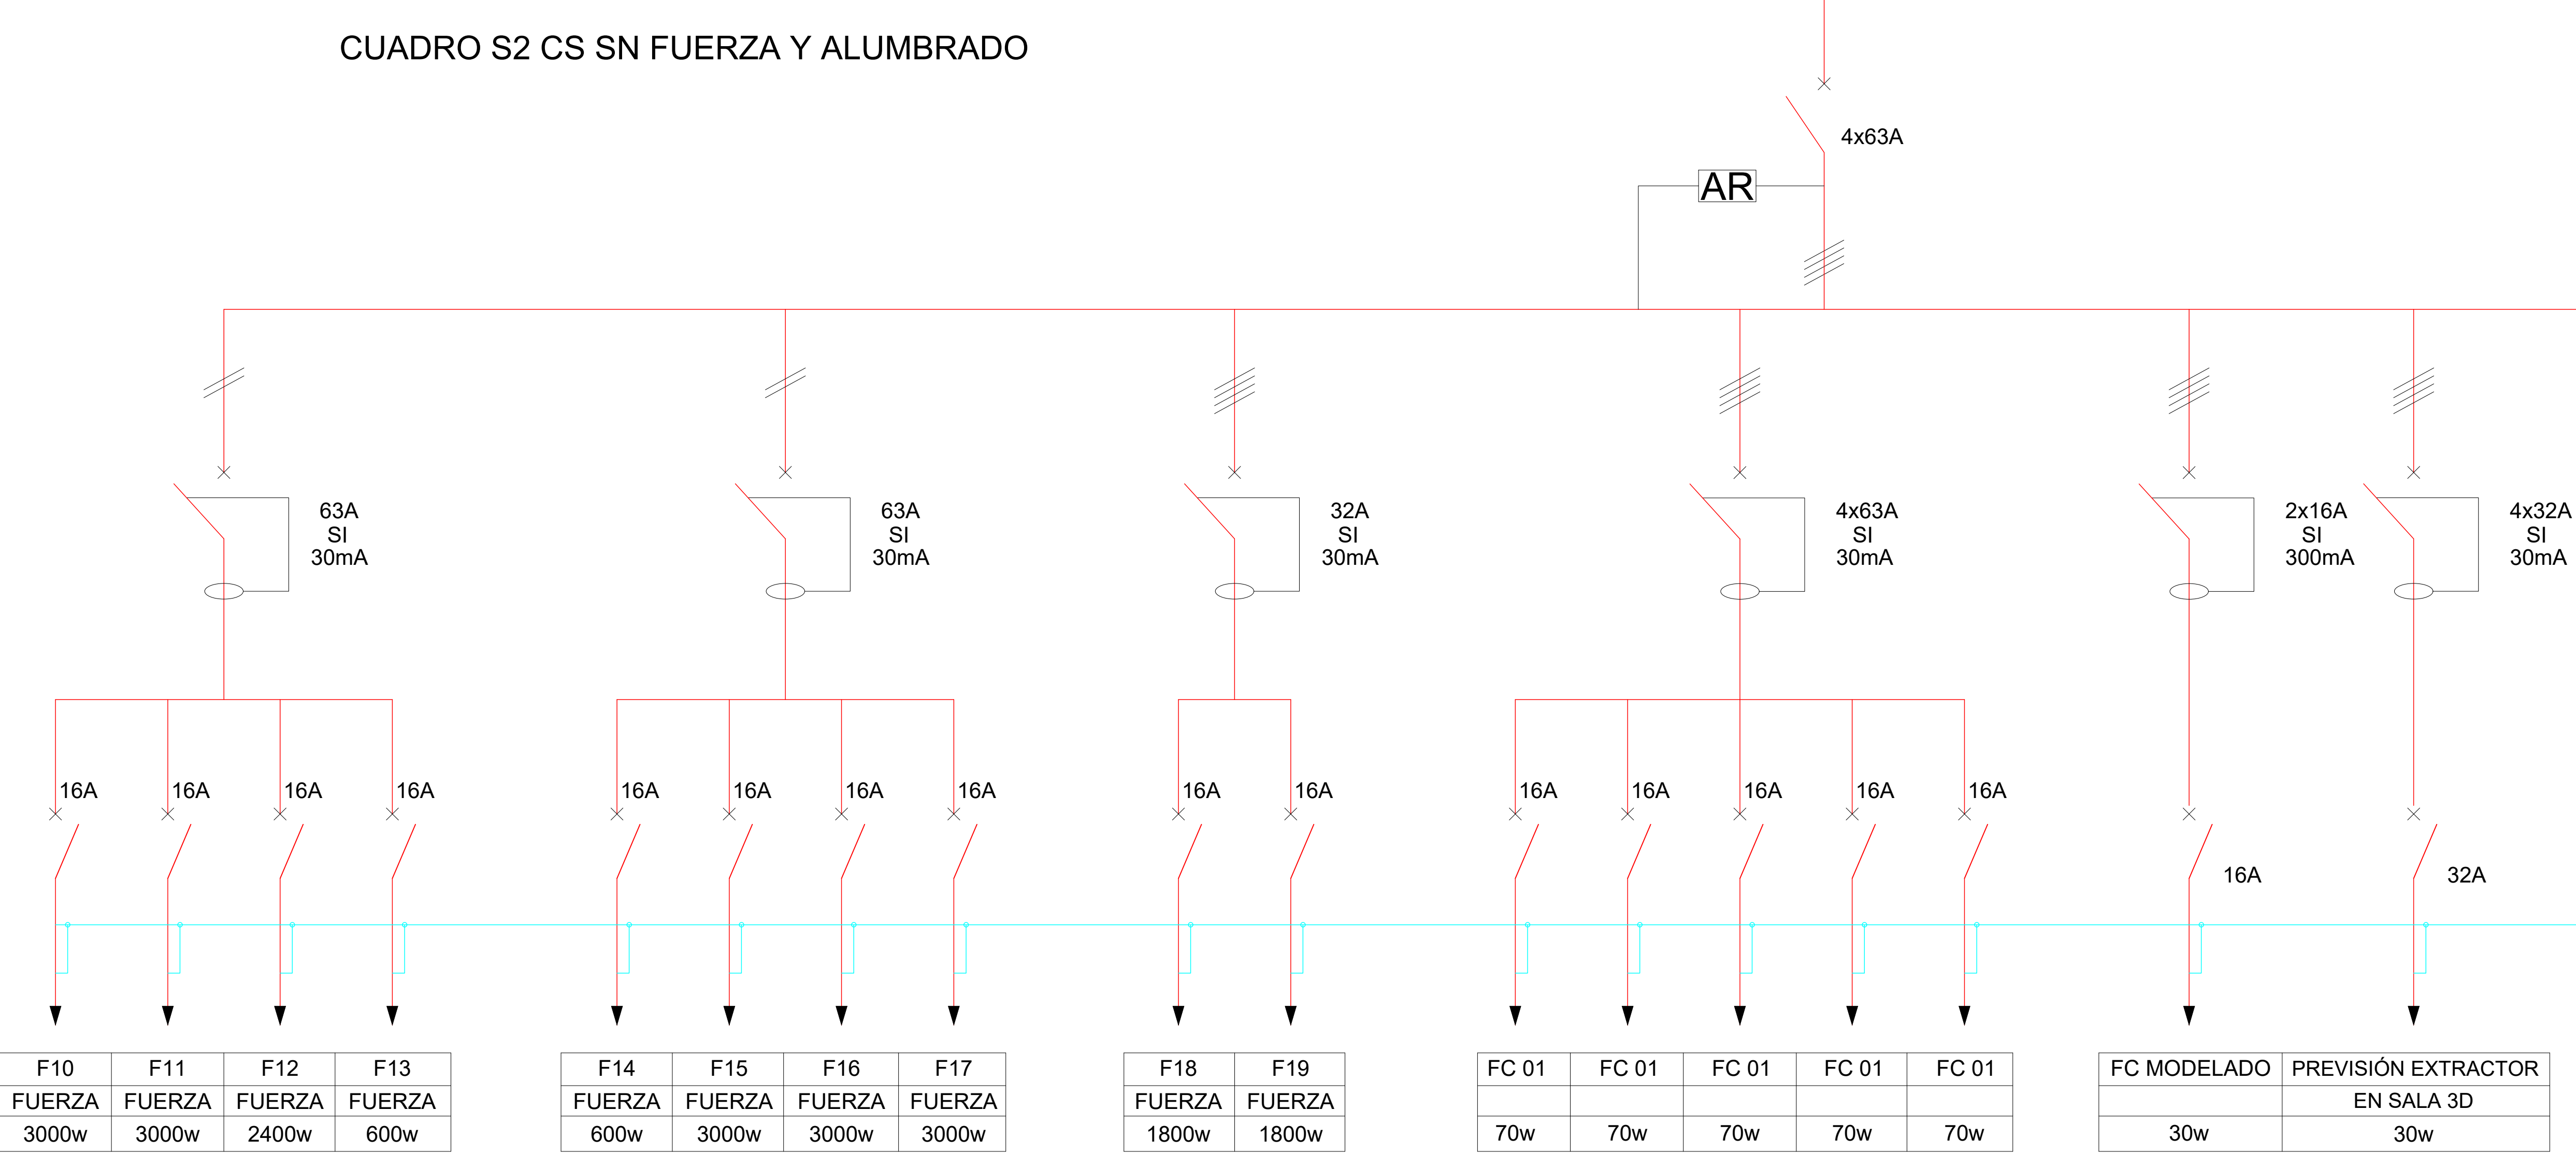


LEYENDA ESQUEMAS ELECTRICOS

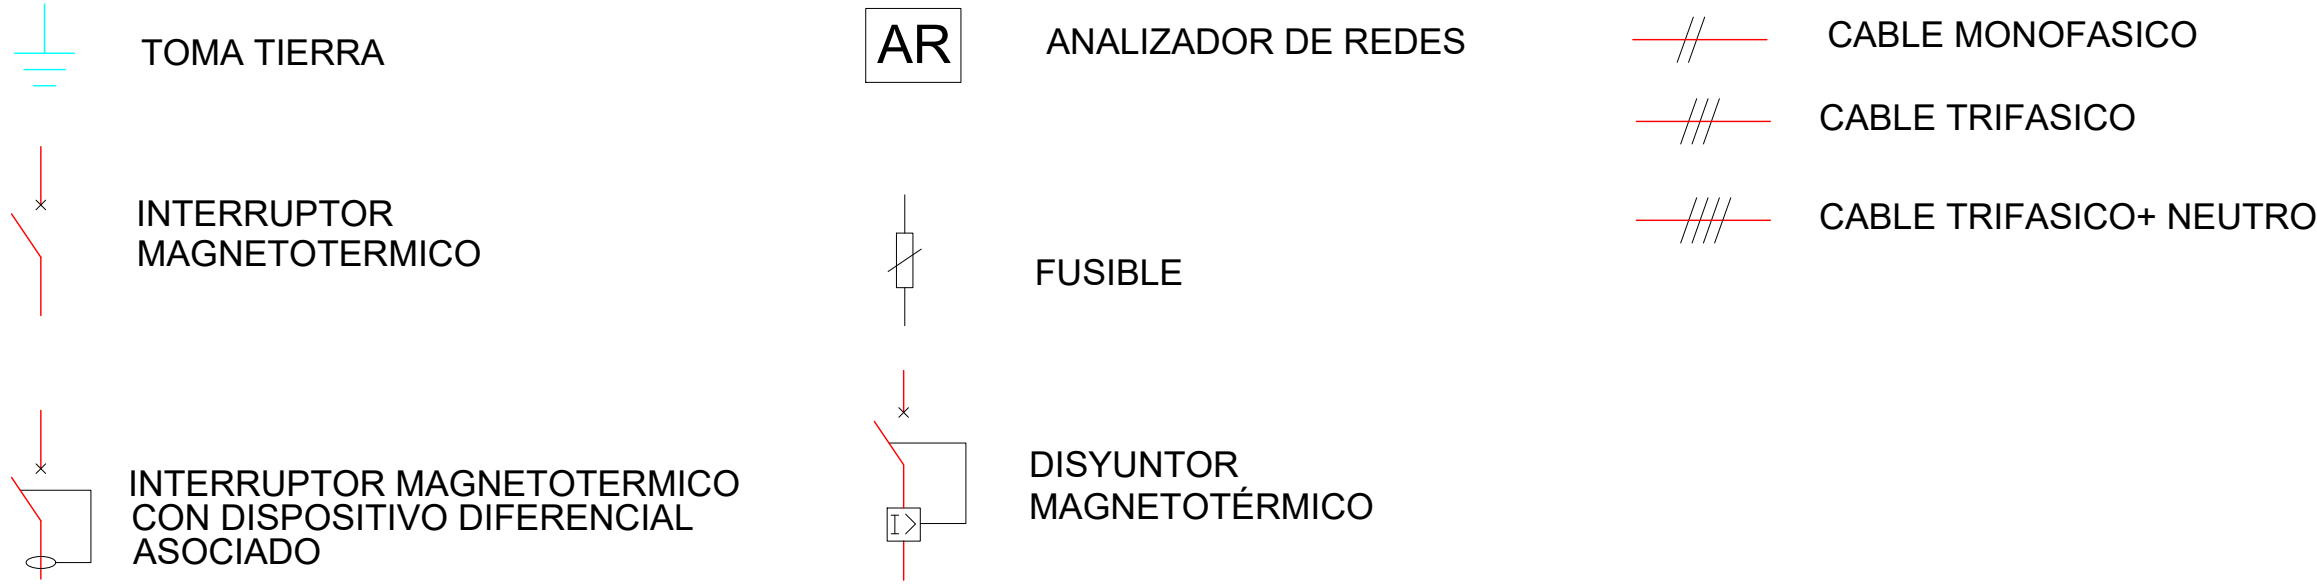


La propiedad		PROYECTO BÁSICO Y DE EJECUCIÓN PARA LA REFORMA DE LA PLANTA S2 Y NUEVO RADIOQUIRÓFANO EN EL EDIFICIO DE ONCOLOGÍA RADIOTERÁPICA DEL HU120	
		Emplazamiento HOSPITAL UNIVERSITARIO 12 DE OCTUBRE, MADRID.	
El Arquitecto		INSTALACIÓN ELÉCTRICA UNIFILARES	
Fdo. Pablo Notarí Oviedo			
		Fecha SEPTIEMBRE 2022	Control 18/11/22
		Clave Proyecto: XXX	Escala 1:100
		Fichero: IE-05 UNIFILARES_V2.dwg	Plano N°. IE-05
			DIN A1


CUADRO SS1 SUM SAI

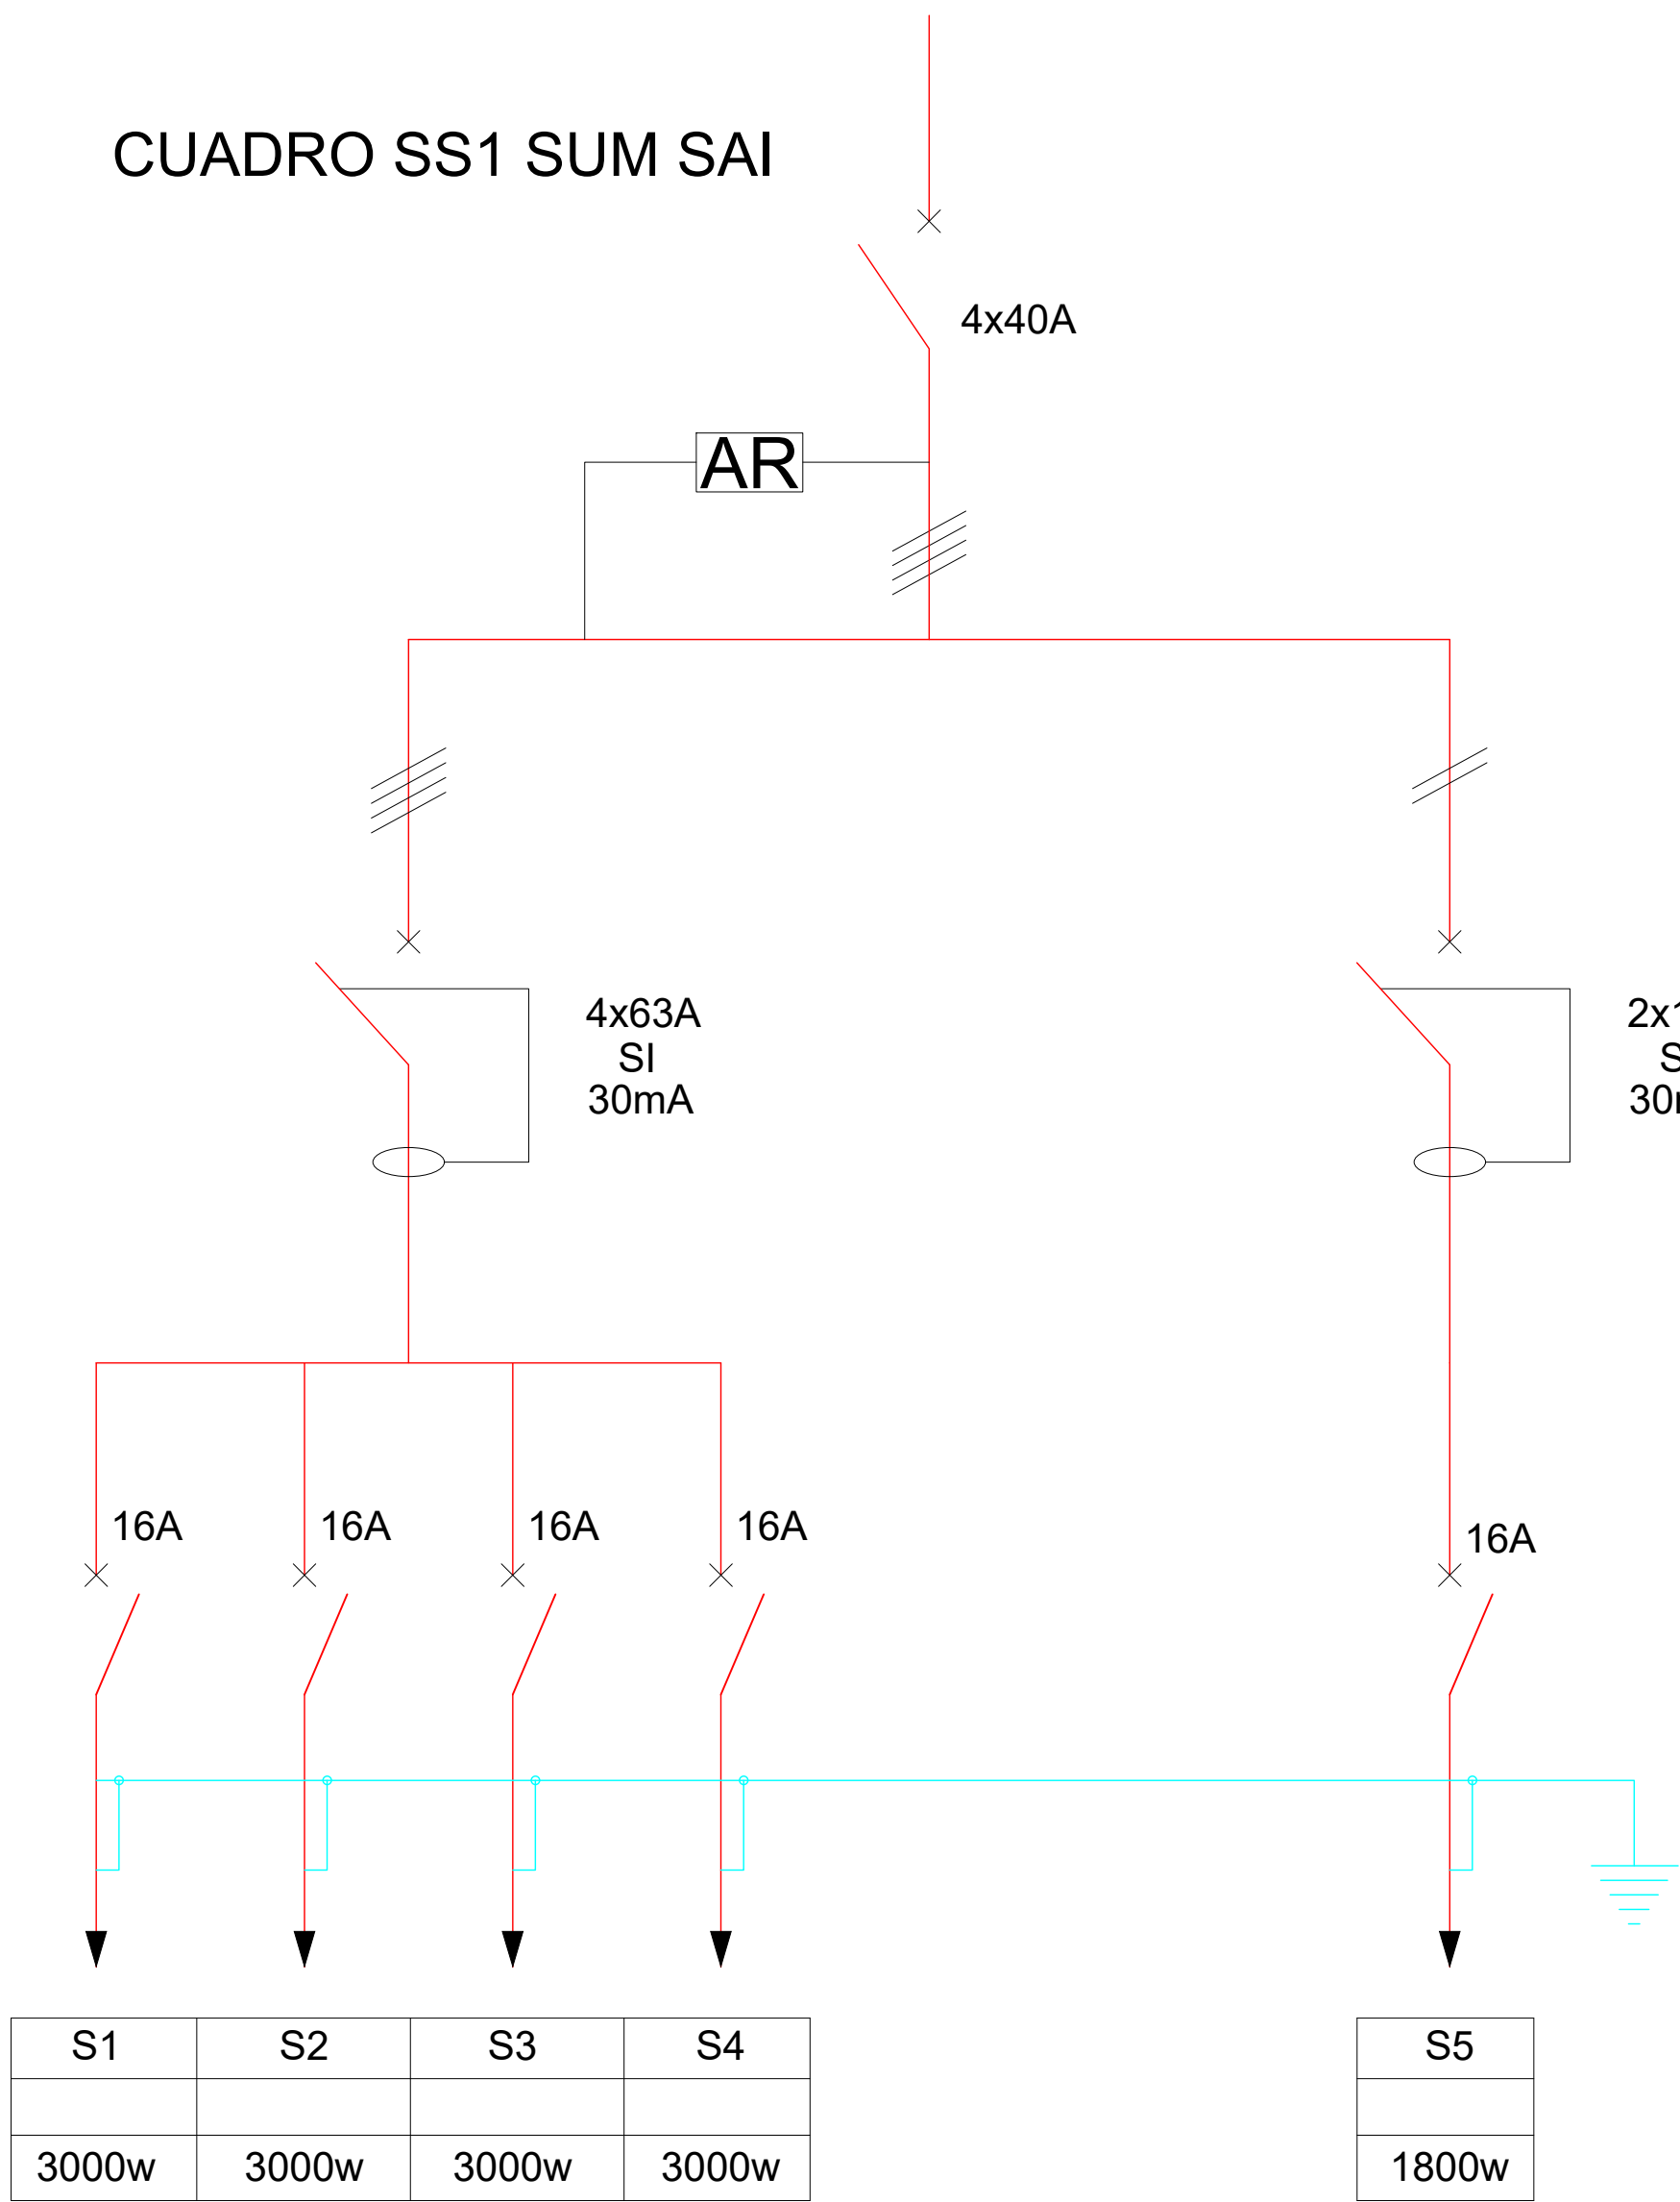

CUADRO SÓTANO 2 S. SAI

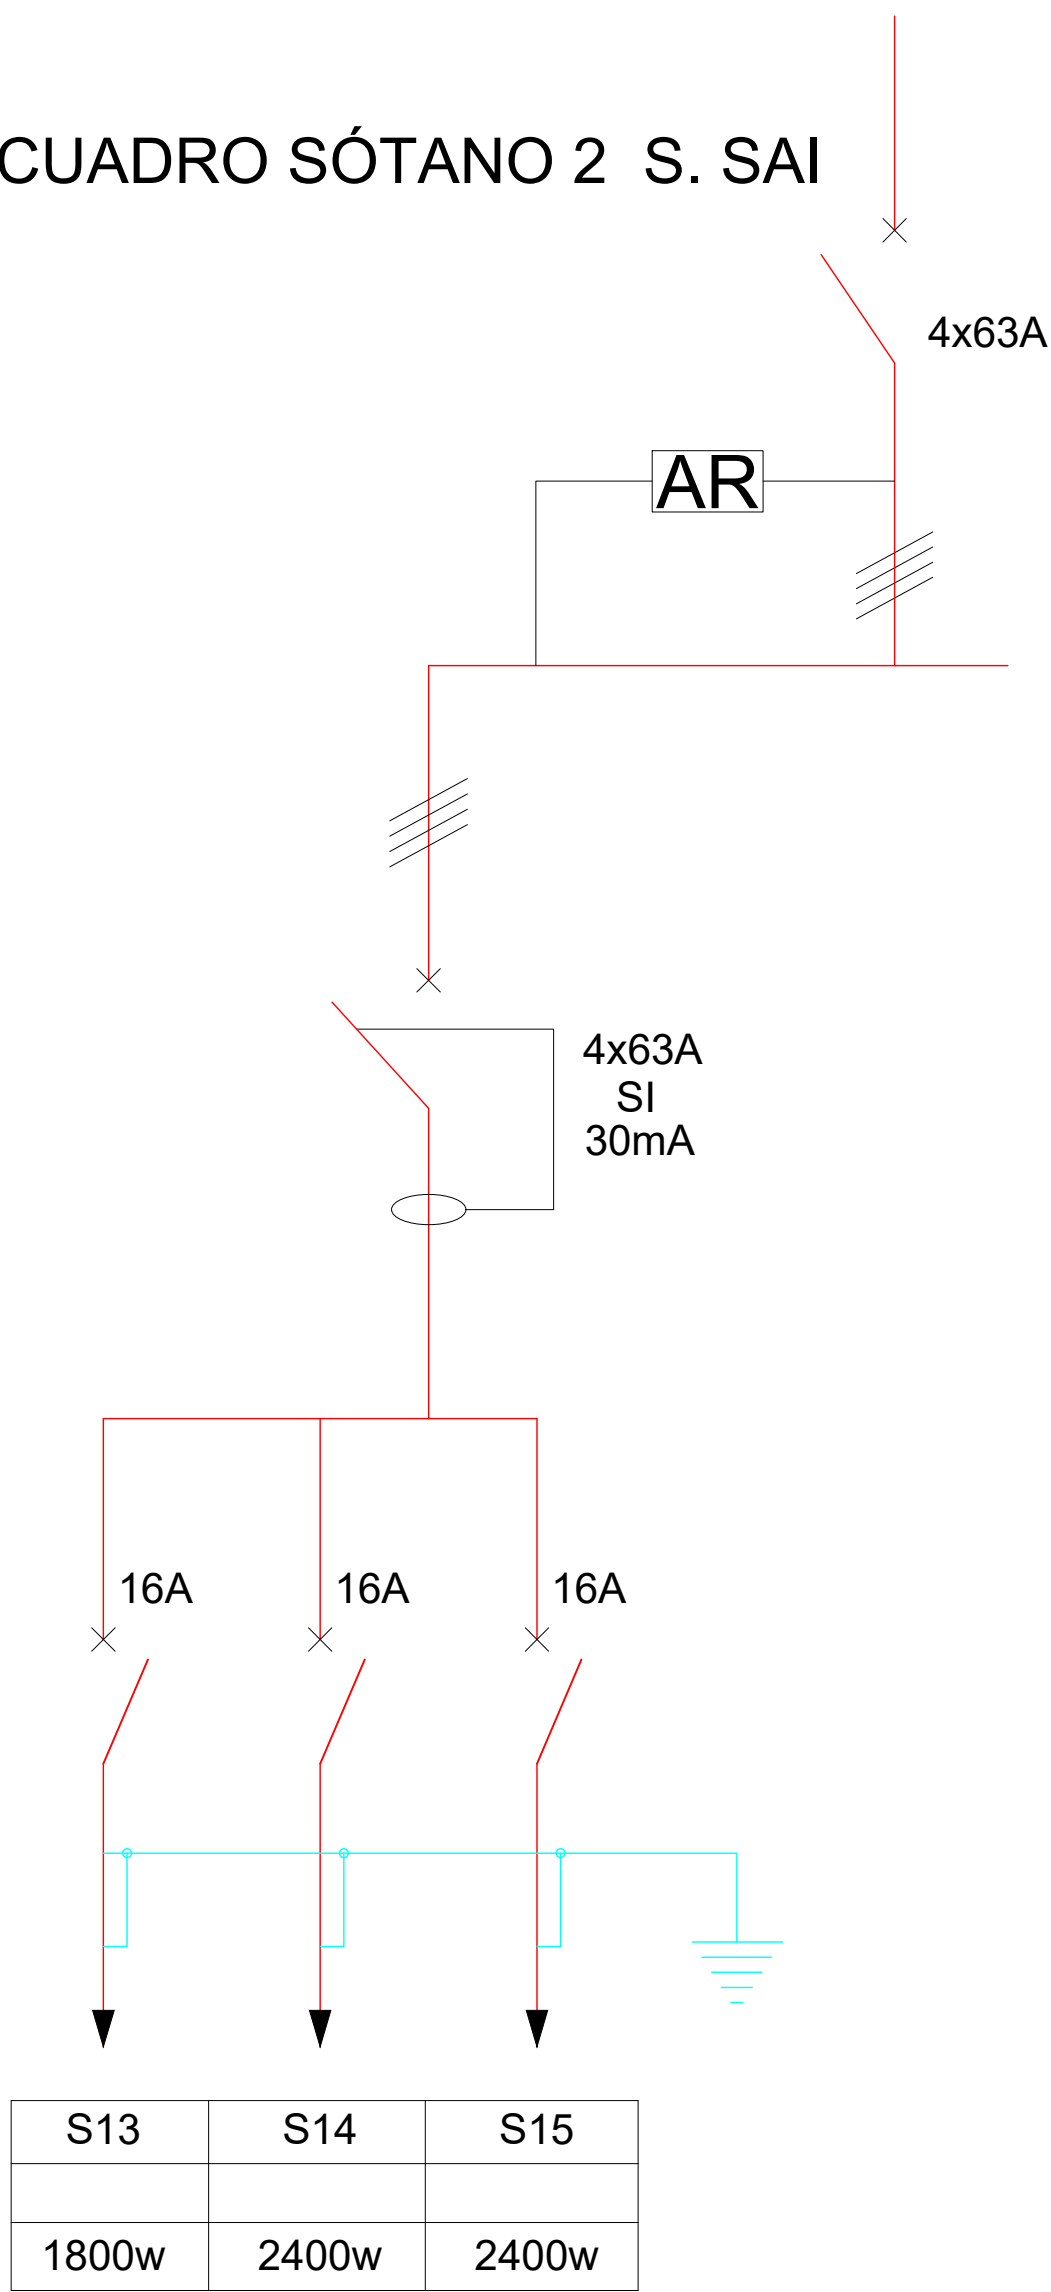

LEYENDA ESQUEMAS ELECTRICOS

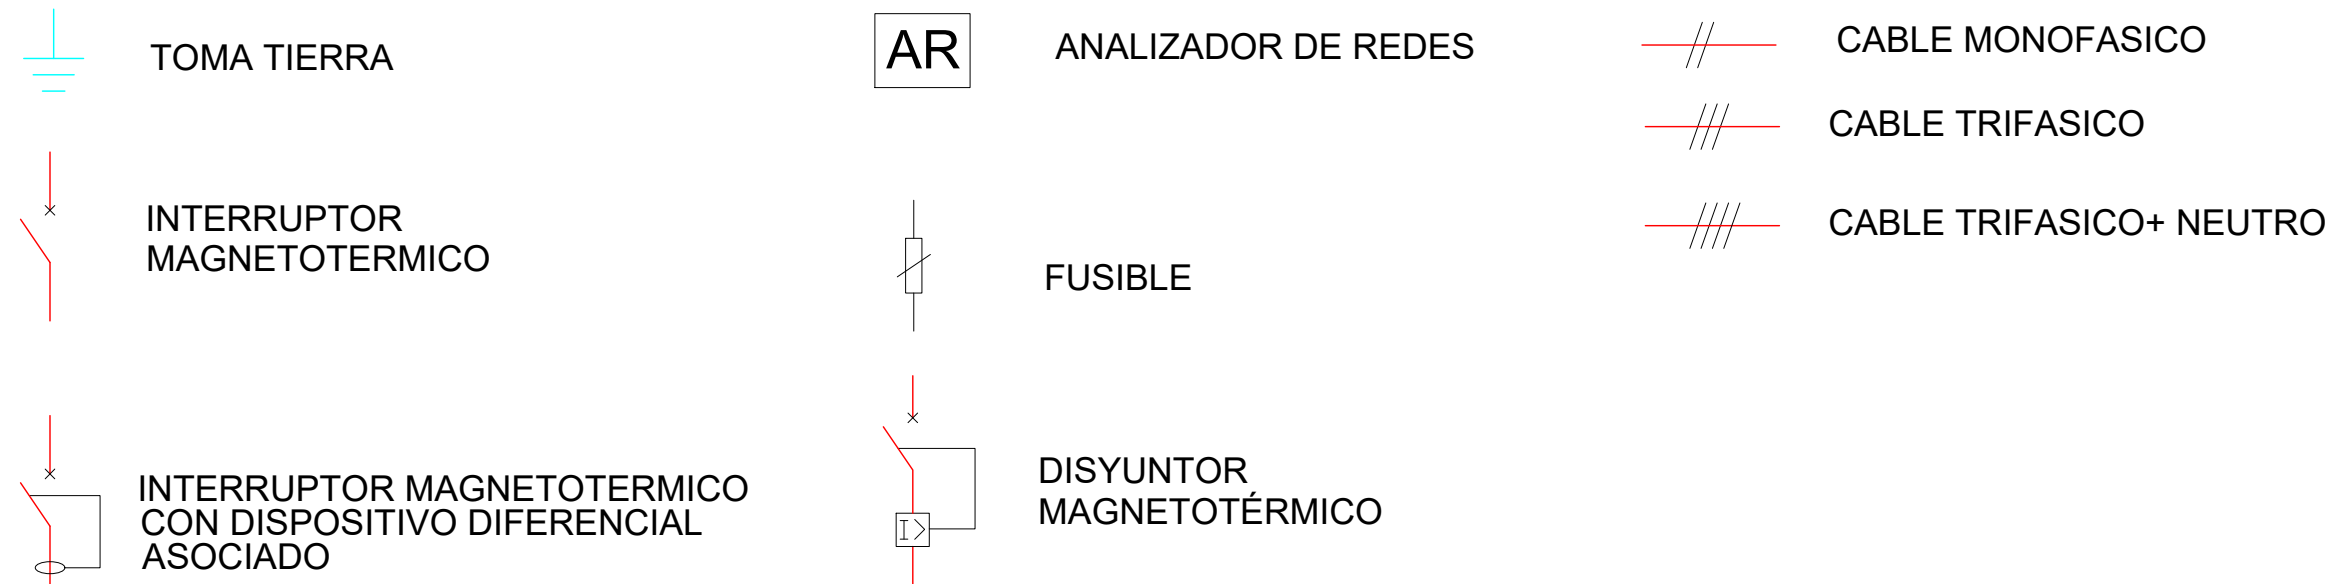

La propiedad		PROYECTO BÁSICO Y DE EJECUCIÓN PARA LA REFORMA DE LA PLANTA S2 Y NUEVO RADIOQUIRÓFANO EN EL EDIFICIO DE ONCOLOGÍA RADIOTERÁPICA DEL HU120			
Hospital Universitario 12 de Octubre		Emplazamiento HOSPITAL UNIVERSITARIO 12 DE OCTUBRE, MADRID.			
El Arquitecto		INSTALACIÓN ELÉCTRICA UNIFILARES			
Fdo. Pablo Notarí Oviedo					
CONURMA INGENIEROS CONSULTORES		Fecha SEPTIEMBRE 2022	Control 18/11/22	Escala 1:100	Plano N°. IE-05
Clave Proyecto: XXX		Fichero: IE-05 UNIFILARES_V2.dwg		DIN A1	