


# PS1-1



# PS1-3

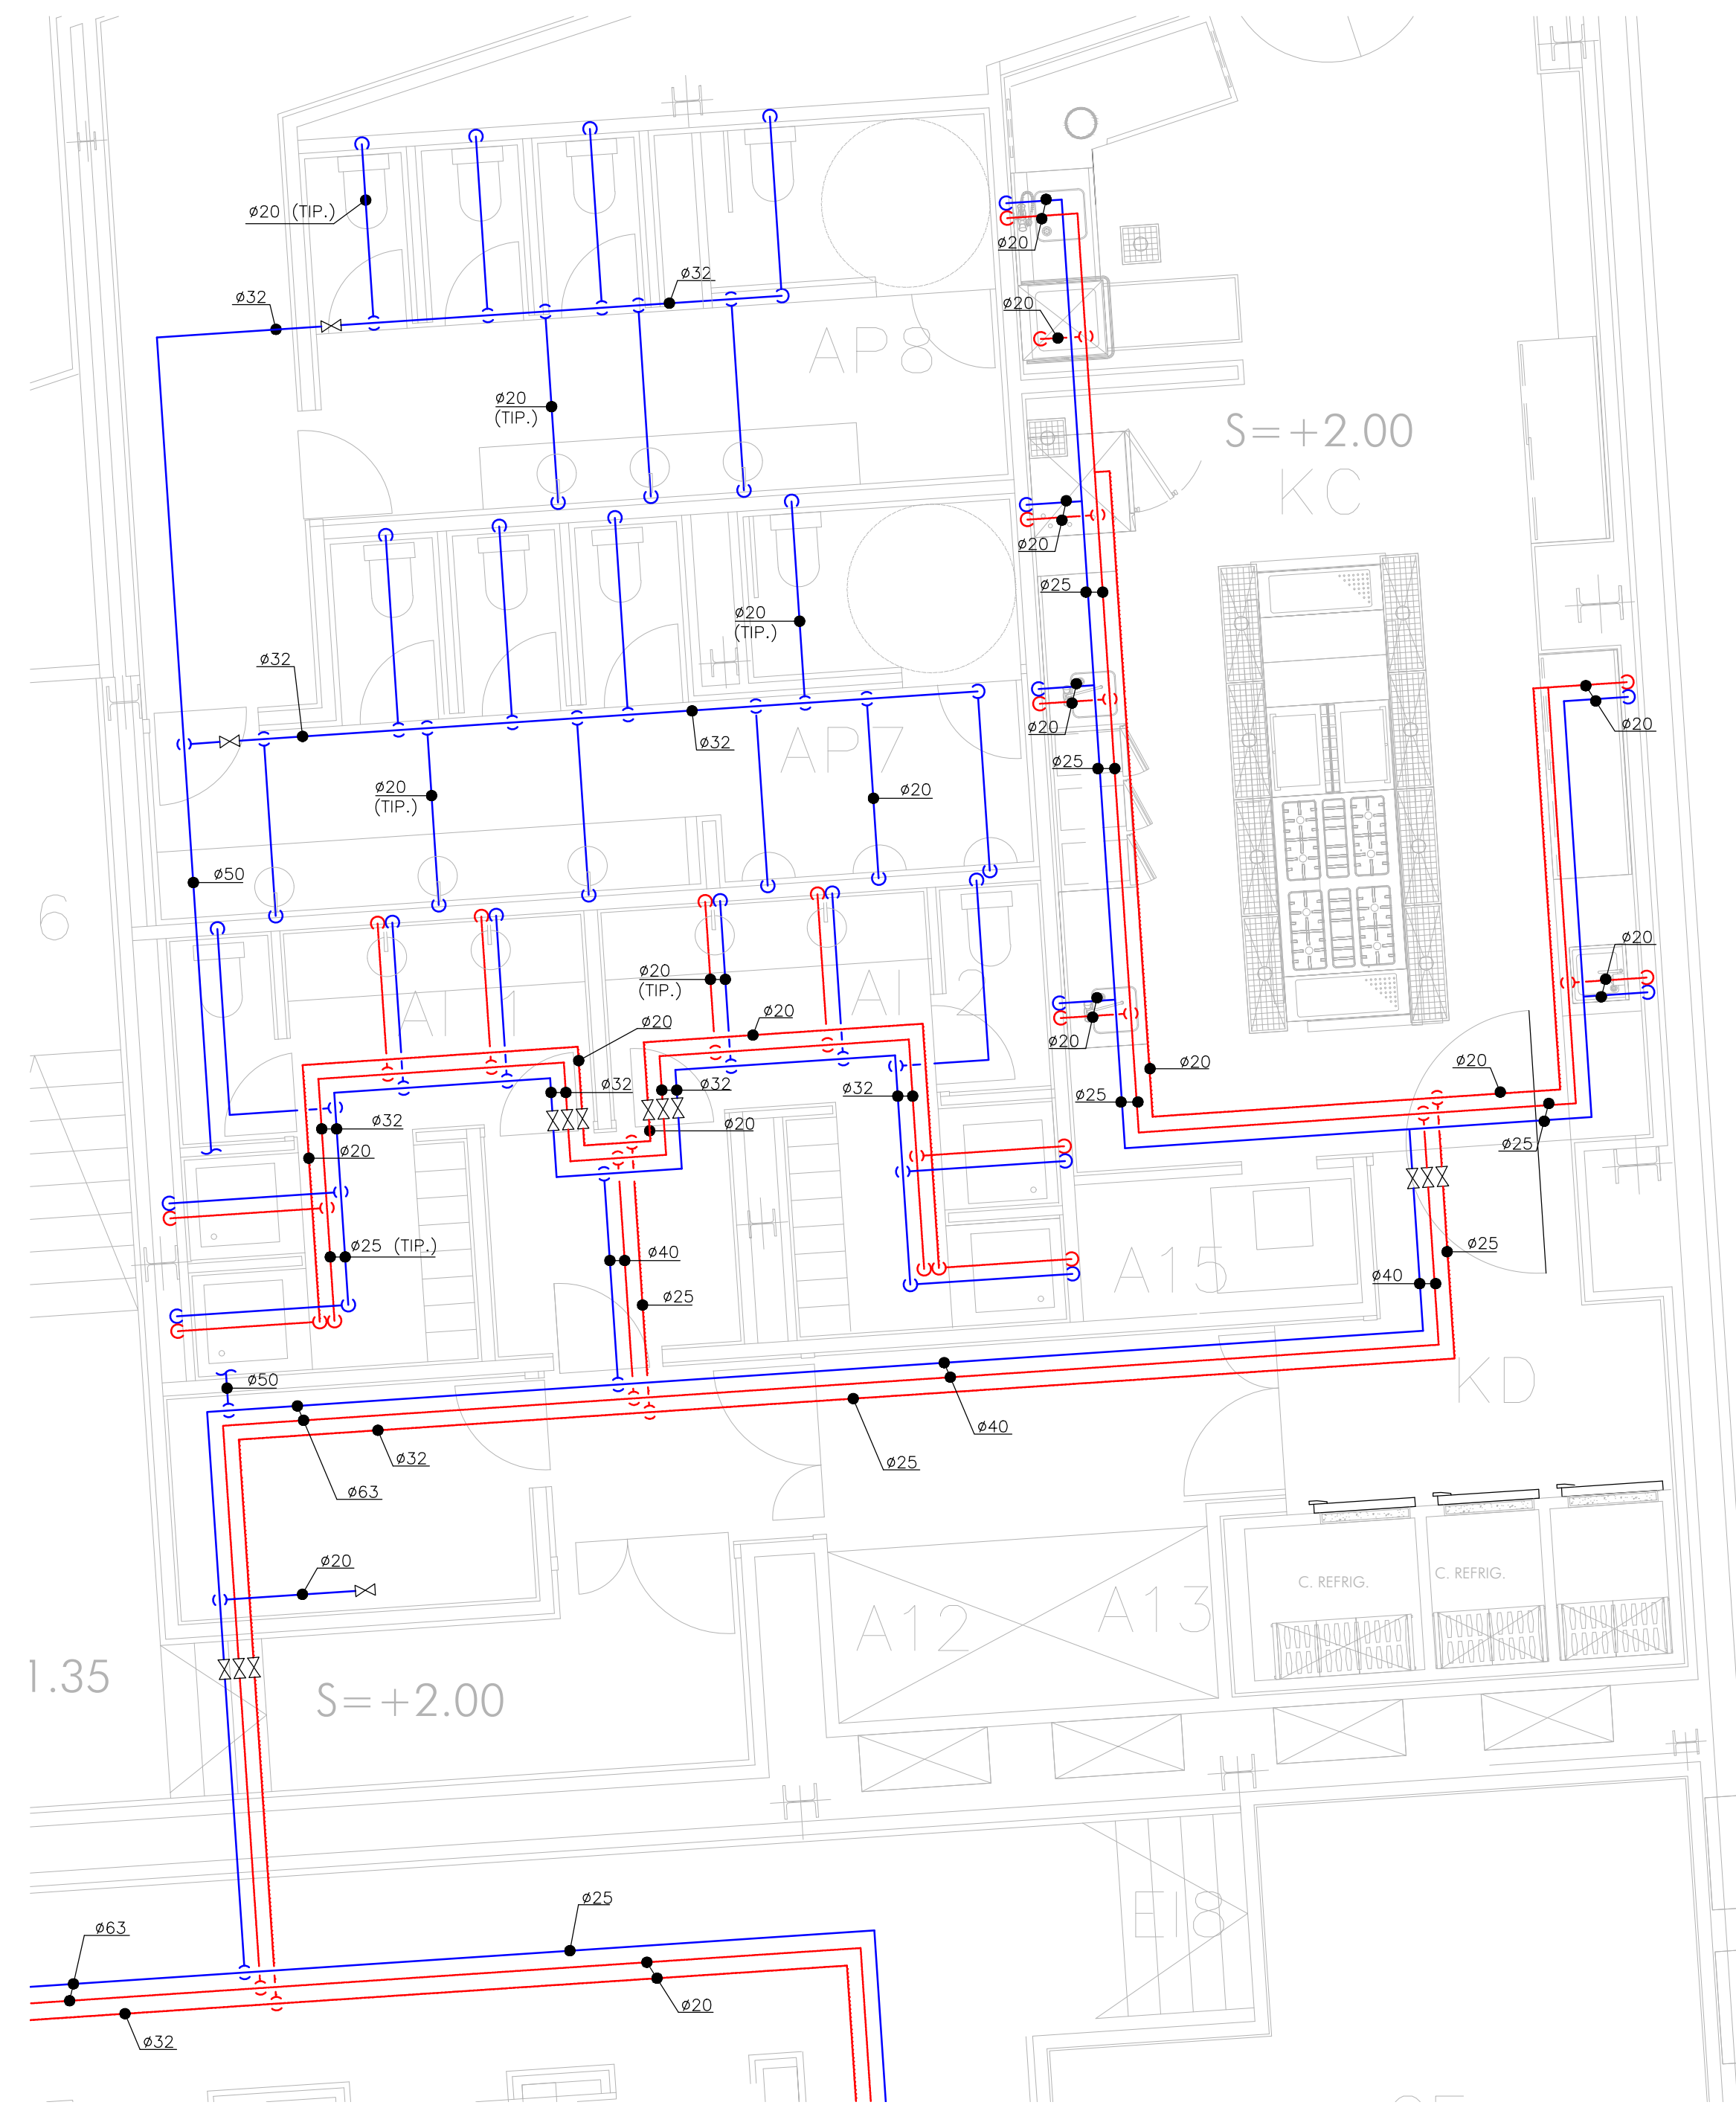

PROYECTO: NUEVA INST. TERMOS ELÉCTRICOS INSTALACION FONTANERÍA  
PRODUCCIÓN ACS POR ZONAS ACS  
PLANTA -1 (COTA +1,00, +2.00)

CLIENTE: INGENIERIA:



DWG: TCI-P-1.dwg FECHA: ABRIL 2024 ESCALA: 1:50 Nº: IFO\_02