



PS1-2A

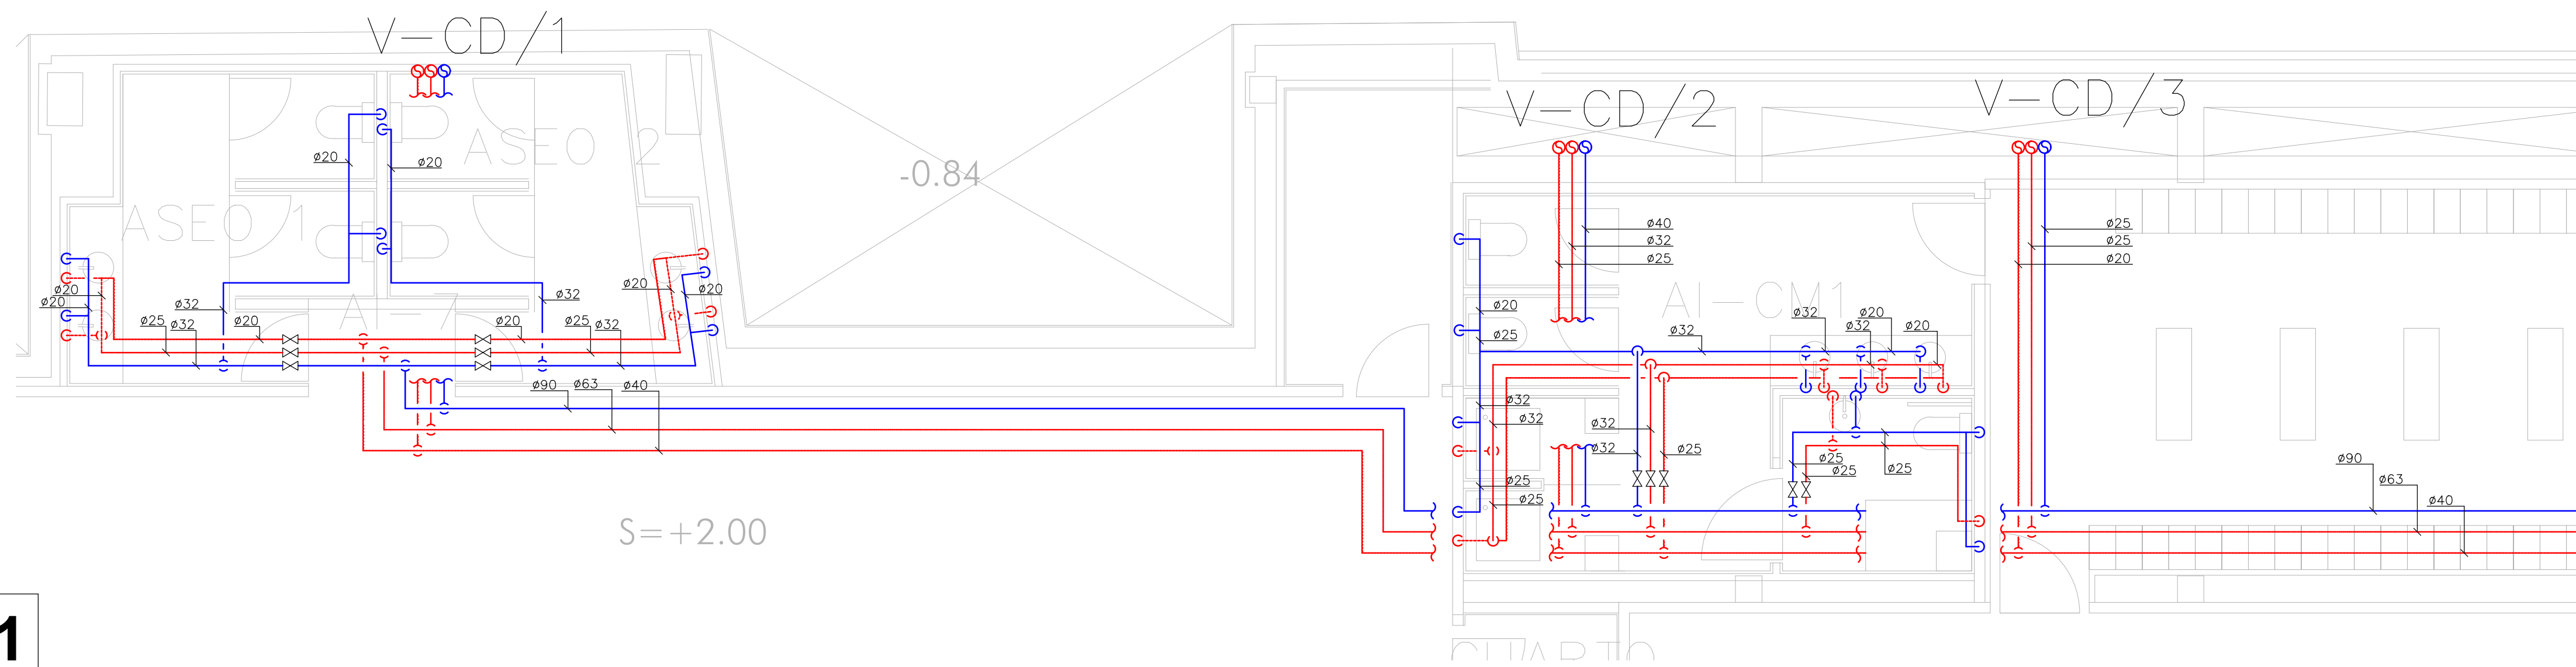


1



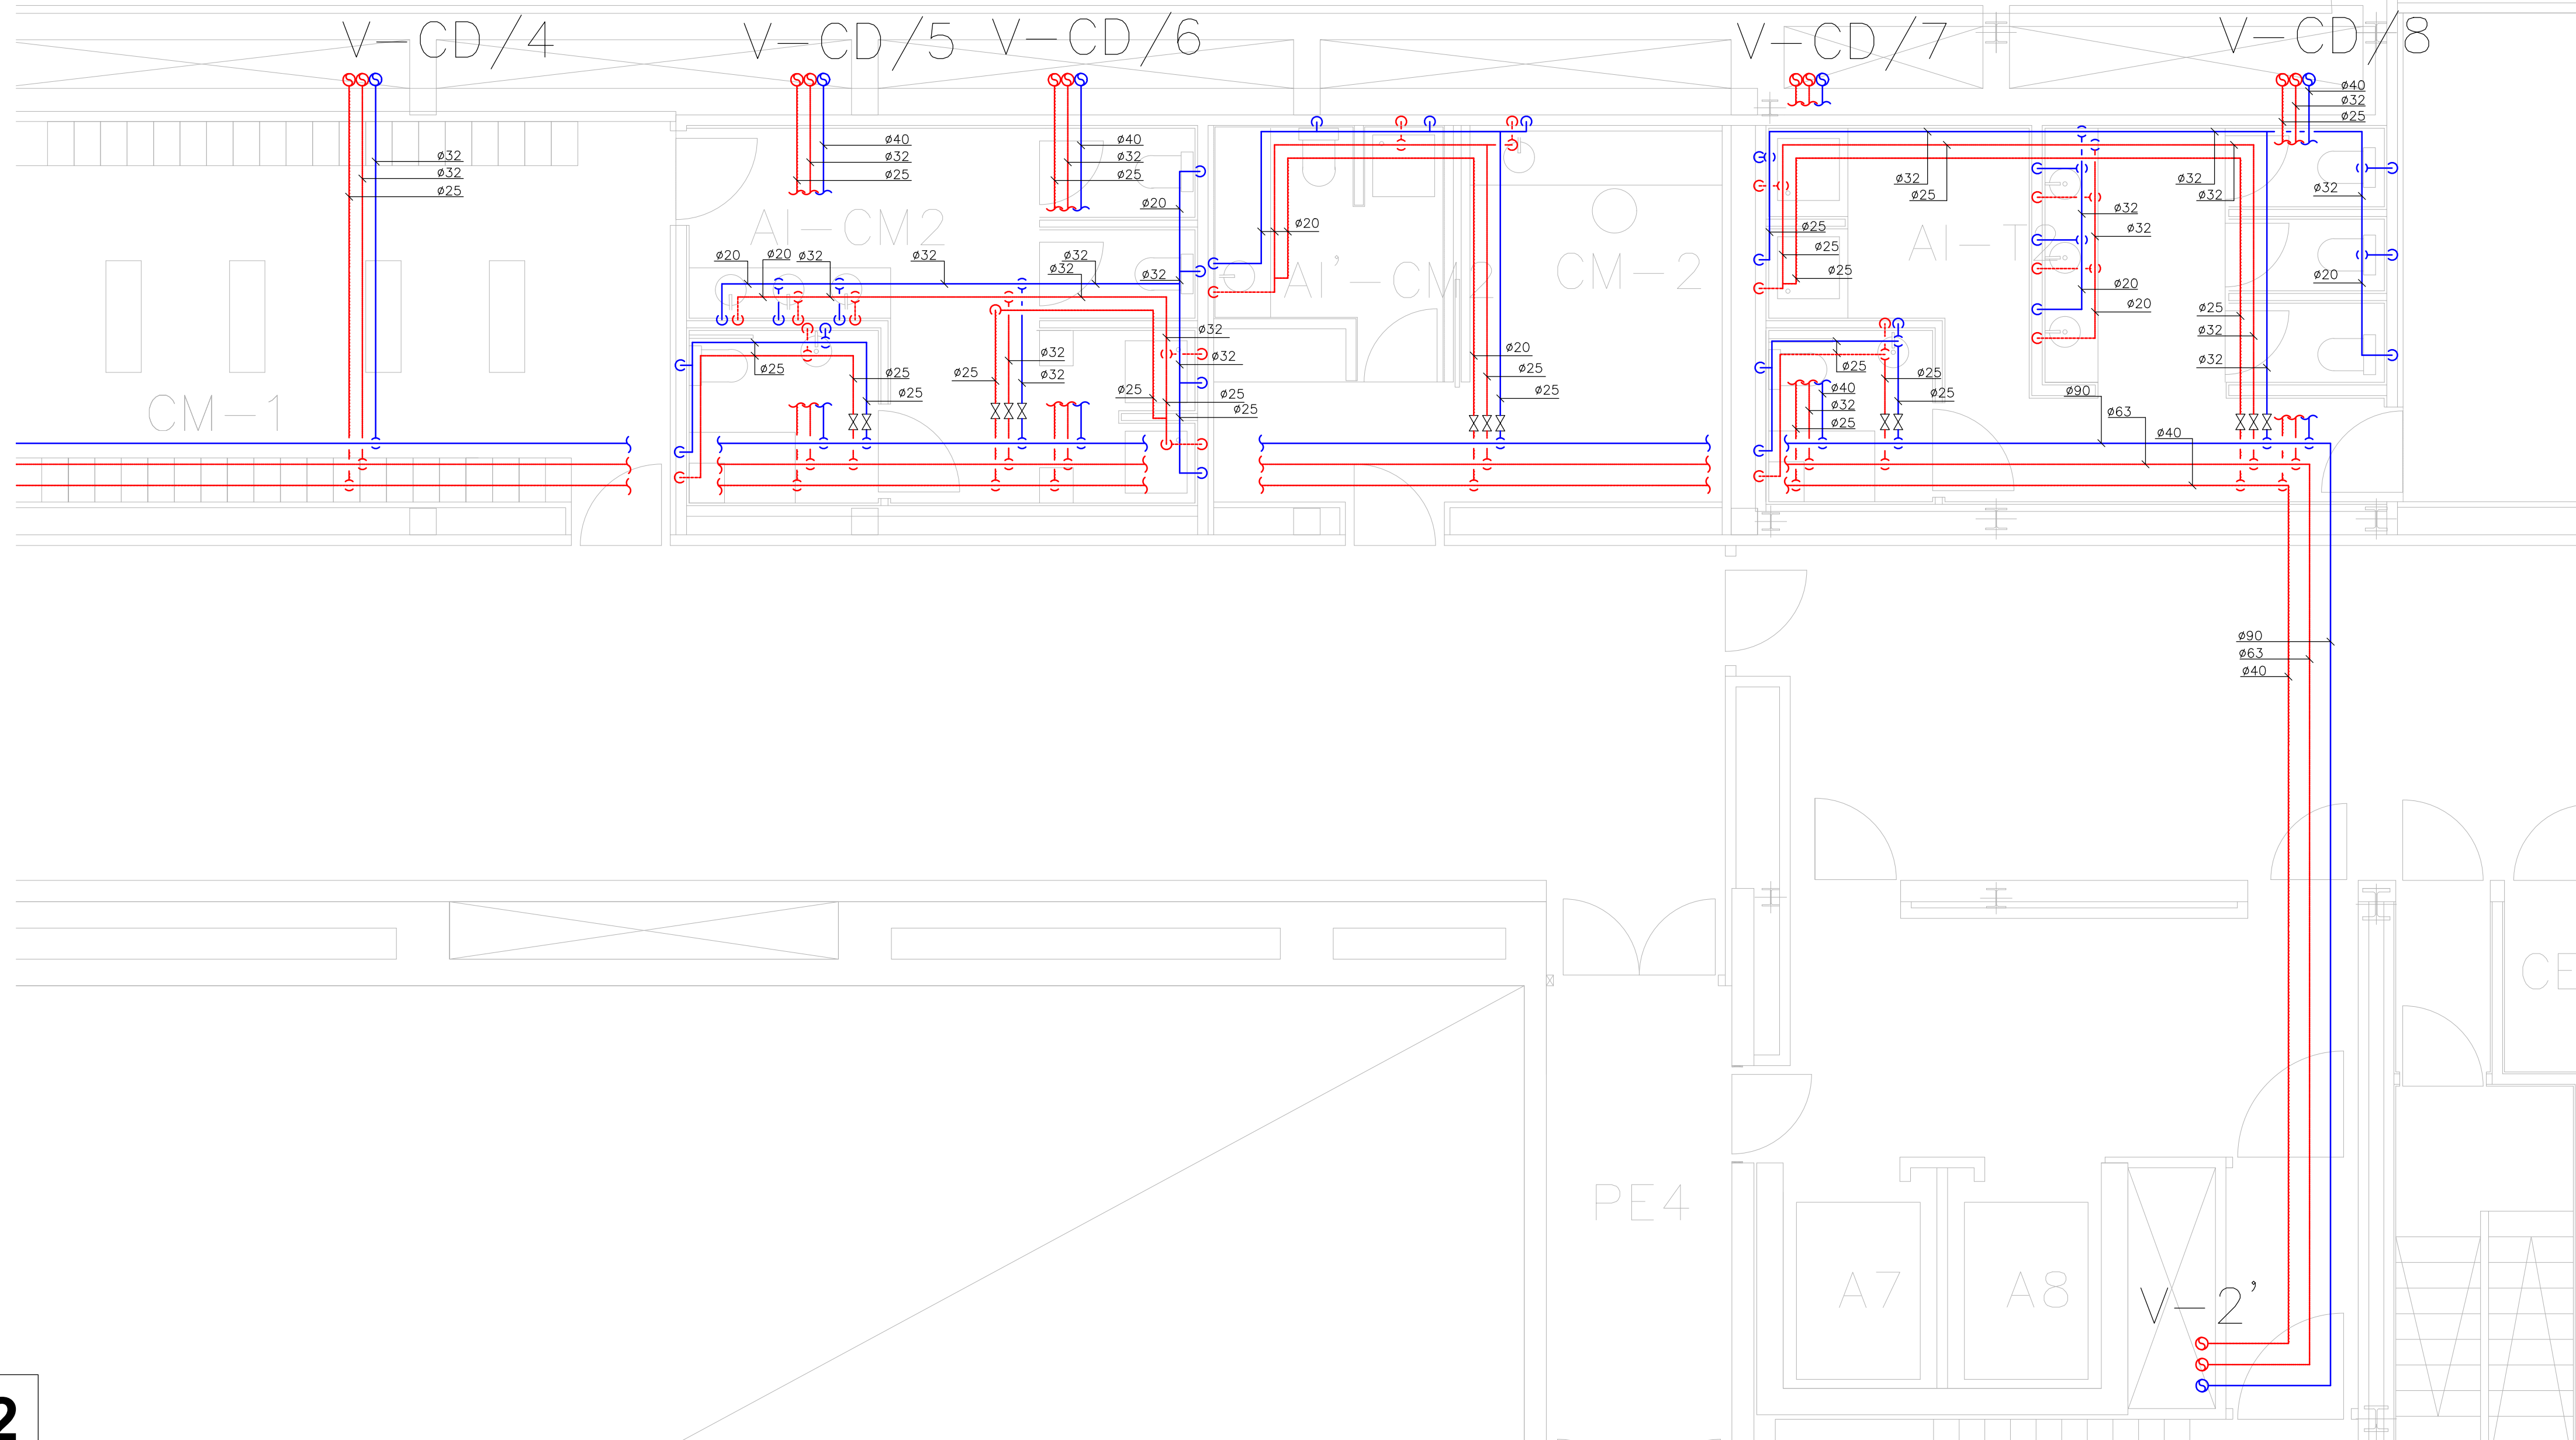

2

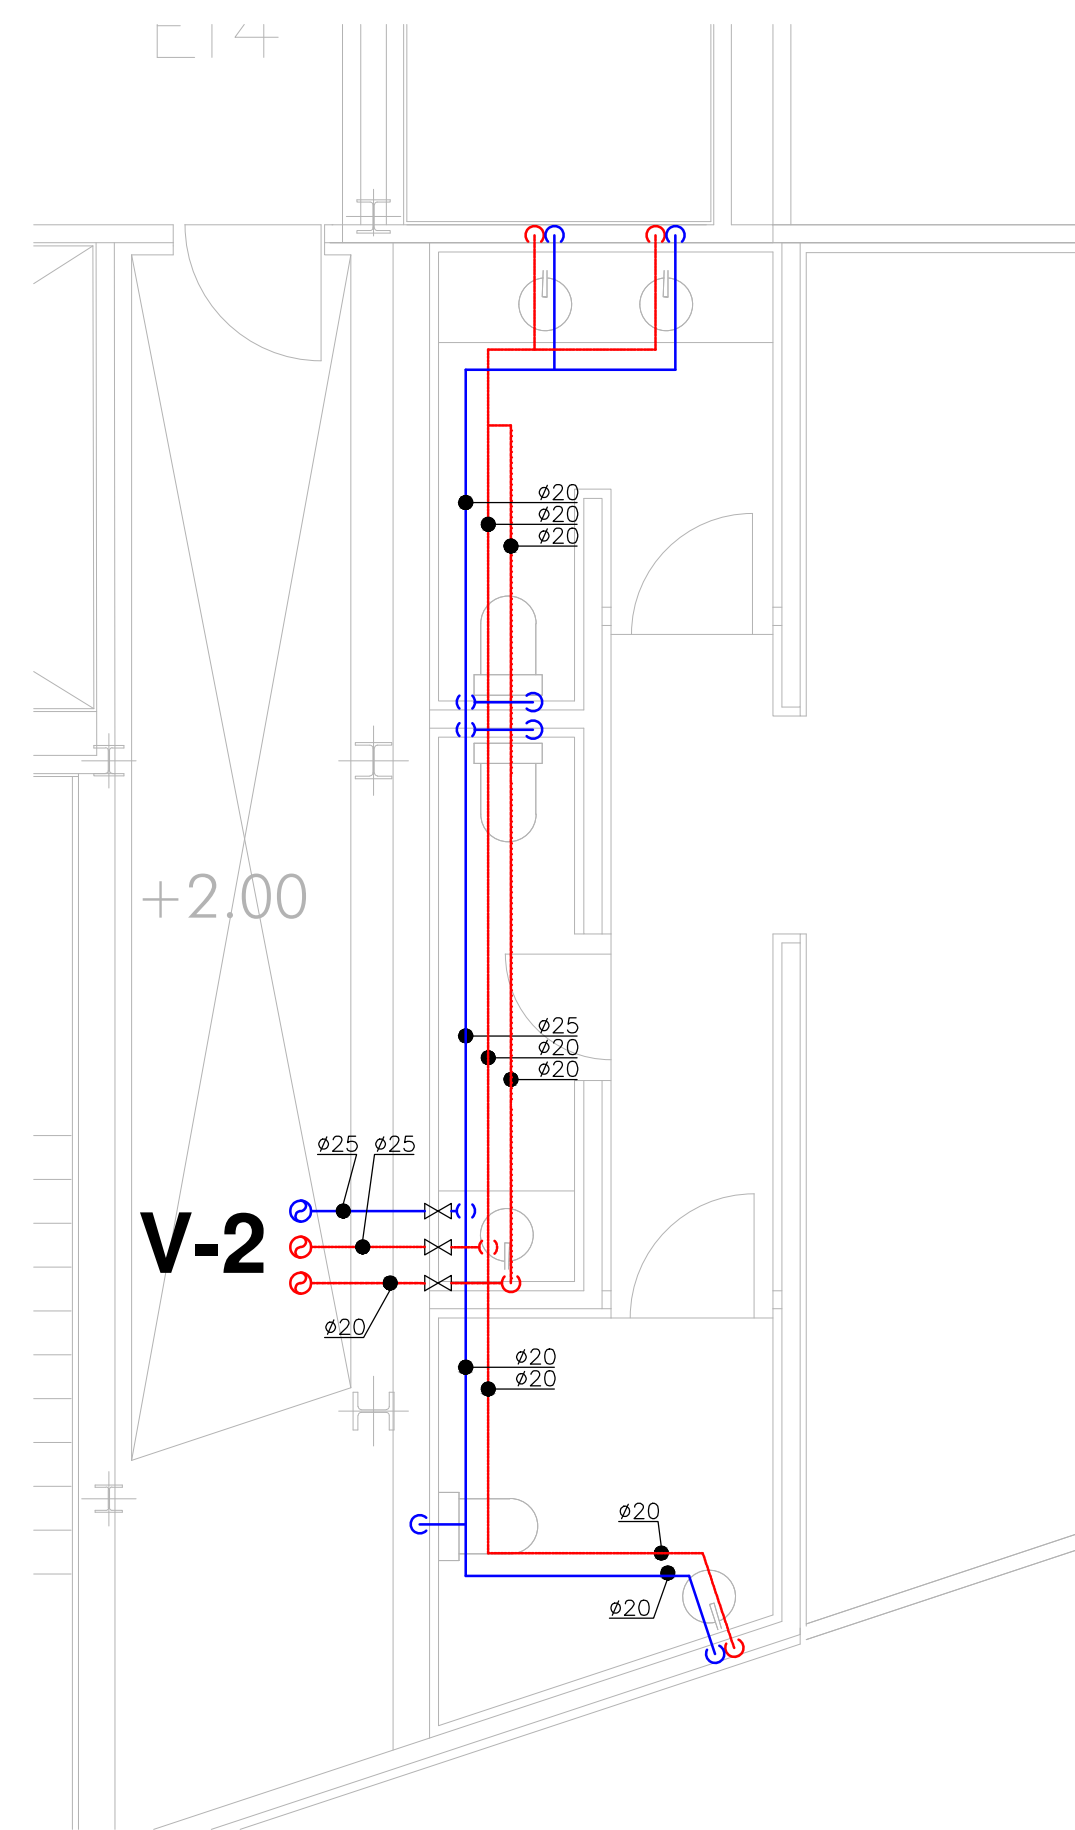PS1-2B



PROYECTO: NUEVA INST. TERMOS ELÉCTRICOS INSTALACION FONTANERÍA
PRODUCCIÓN ACS POR ZONAS ACS
PLANTA -1 (COTA +1,00, +2.00)

CLIENTE:  INGENIERIA: 
C\ Camiño de las Huertas, n°2 Bloque 4 Local 1-2
Pozuelo de Alarcón - Madrid 28223

DWG: TCI-P-1.dwg FECHA: ABRIL 2024 ESCALA: 1:50 Nº: IFO_03