


P11 – Alcobendas



Señal luminosa nueva.



Pantalla de 55" nueva.

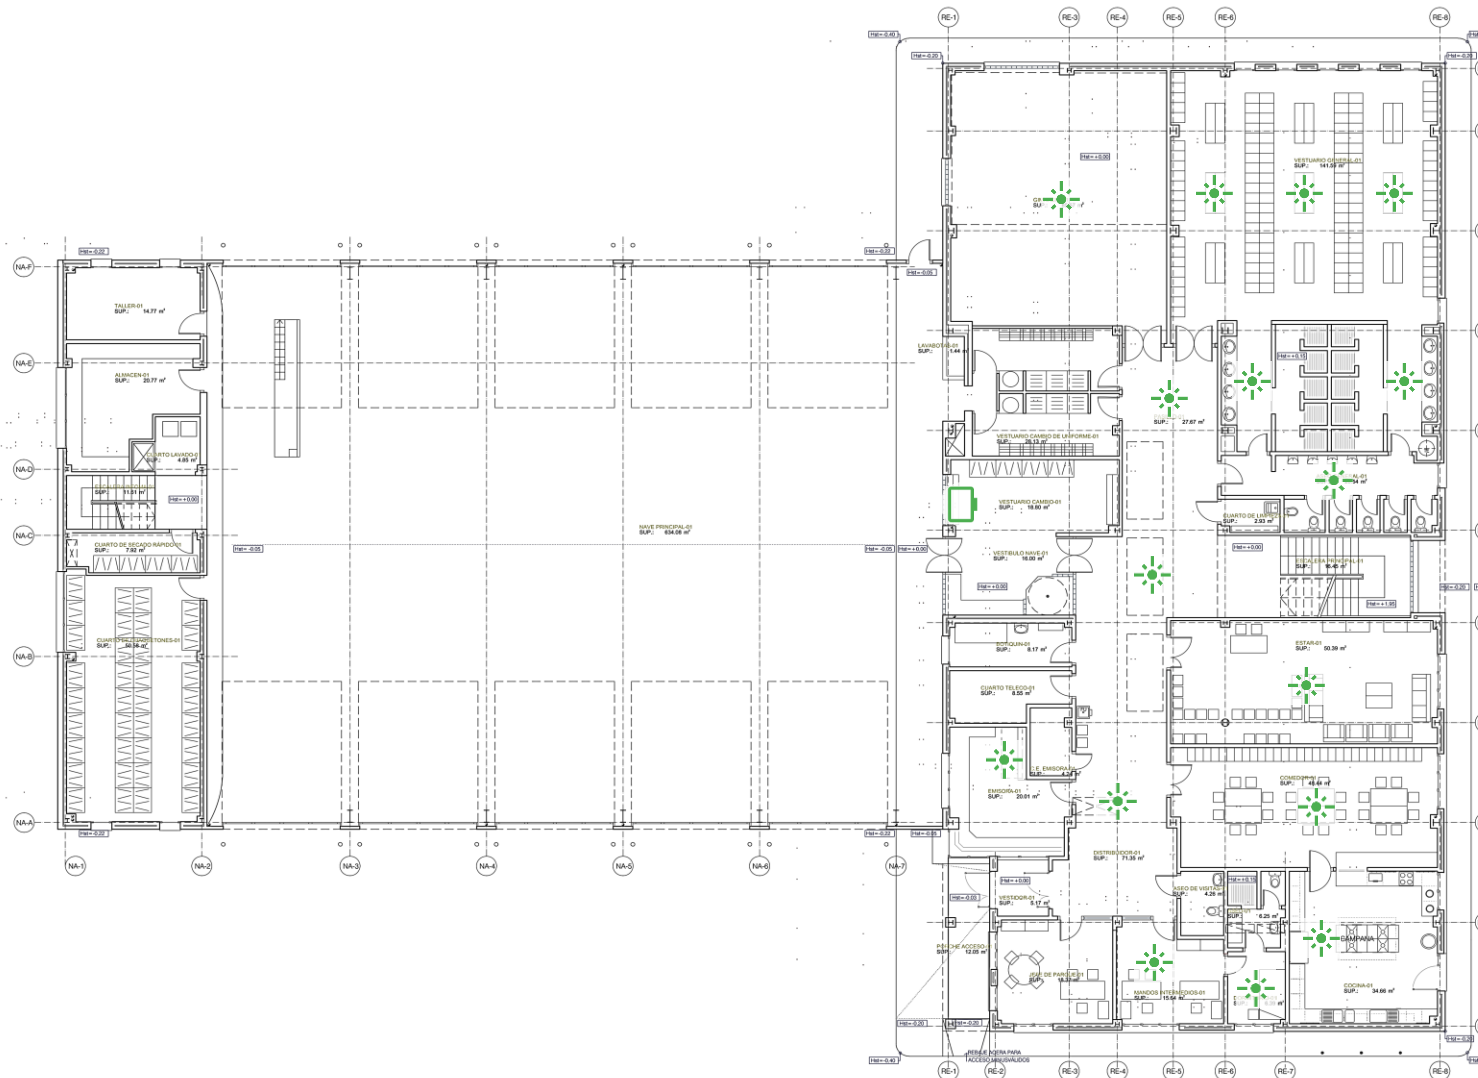

PLANTA BAJA - NAVE PRINCIPAL + INFORMACIÓN	
DEPENDENCIA	SUPERFICIE m²
ALMACÉN-01	20.77
CUARTO DE CHAUQUETONES-01	50.58
CUARTO DE SECADO RÁPIDO-01	7.92
CUARTO LAVADO-01	4.85
ESCALERA INFORMACIÓN-01	11.61
LAVASOTAS-01	1.44
NAVE PRINCIPAL-01	634.08
TALLER-01	14.77
SUPERFICIE ÚTIL TOTAL	
SUPERFICIE CONSTRUIDA TOTAL	
748.02	775.09

PLANTA BAJA - RESIDENCIA	
DEPENDENCIA	SUPERFICIE m²
ASEO-01	6.25
ASEO DE VISITAS-01	4.26
ASEO GENERAL-01	20.54
BOTQUIN-01	8.17
C.E. EMISORA-01	4.24
COCINA-01	34.66
COMEDOR-01	49.44
CUARTO DE LIMPIEZA-01	9.63
CUARTO TELECO-01	8.55
DISTRIBUIDOR-01	71.35
DORMITORIO-01	6.39
EMISORA-01	20.81
ESCALERA PRINCIPAL-01	10.45
ESTAR-01	50.39
GYMNASIO-01	85.67
JEFE DE PARQUE-01	18.37
MANOS INTERMEDIOS-01	15.84
PASILLO-01	27.87
PORCHE ACCESO-01	12.09
VESTIBULO NAVE-01	10.00
VESTIBULO-01	5.17
VESTUARIO CAMBIO-01	19.80
VESTUARIO CAMBIO DE UNIFORME-01	28.13
VESTUARIO GENERAL-01	141.59
SUPERFICIE ÚTIL TOTAL	
SUPERFICIE CONSTRUIDA TOTAL	
671.72	748.05

### PLANOS FINALES DE OBRA DEL NUEVO PARQUE DE BOMBEROS EN ALCOBENDAS (MADRID)

Parque de Bomberos de la  
Comunidad de Madrid  
en Alcobendas



OBRA DE  
MADRID  
Gobierno de la Comunidad de Madrid

ARQUITECTO:

REYES FERNÁNDEZ-CARRIÓN GARCÍA

DESIGNACIÓN:

USOS Y SUPERFICIES  
PLANTA BAJA

ESCALA: 1:100  
FECHA: OCTUBRE 2019  
PLANO N.º: ARQ 02.01



Señal luminosa nueva.



Pantalla de 55" nueva.



PLANTA PRIMERA- RESIDENCIA	
DEPENDENCIA	SUPERFICIE m²
ADMINISTRACIÓN-01	22.04
ALMACÉN GENERAL-01	27.18
ASEO + VESTUARIO FEMENINO-01	21.68
ASEO FEMENINO-01	6.97
ASEO GENERAL-01	25.37
AULA + CAMBIO DE TURNO-01	69.43
CUANTO DE LIMPIEZA-01	4.09
DORMITORIO-01	31.31
DORMITORIO-02	32.53
DORMITORIO-03	32.54
DORMITORIO-04	31.29
DORMITORIO-05	31.33
DORMITORIO FEMENINO-01	27.97
ESCALERA ACCESO INSTALACIONES-01	6.64
GRANISIO-01	23.56
JEFE DE ZONA-01	16.00
PASEO-01	102.20
SALA DE ESTUDIO-01	24.81
TERRAZA CUBIERTA-01	35.03
SUPERFICIE UTIL TOTAL	593.88
SUPERFICIE CONSTRUIDA TOTAL	664.45

PLANTA PRIMERA - NAVE PRINCIPAL + INFORMACIÓN	
DEPENDENCIA	SUPERFICIE m²
ASEO-01	1.50
AULA-01	26.70
AULA-02	30.82
DISTRIBUIDOR-01	4.09
DISTRIBUIDOR-02	3.88
VESTUARIO + ASEO FEMENINO-01	16.28
VESTUARIO + ASEO MASCULINO-01	17.58
SUPERFICIE UTIL TOTAL	100.89
SUPERFICIE CONSTRUIDA TOTAL	130.90

## PLANOS FINALES DE OBRA DEL NUEVO PARQUE DE BOMBEROS EN ALCOBENDAS (MADRID)

Parque de Bomberos de la  
Comunidad de Madrid  
en Alcobendas  
Sector 9 y zona de Parques 02 y 03



OBRA DE  
MADRID  
Sector 9 y zona de Parques 02 y 03

ARQUITECTO

REVISOR FERNÁNDEZ-CARRIÓN GARCÍA


DESIGNACIÓN

USOS Y SUPERFICIES  
PLANTA PRIMERA

ESCALA: 1:100  
FECHA: OCTUBRE 2019  
PLANO N.º: ARQ 02.02



P12 – Tres Cantos

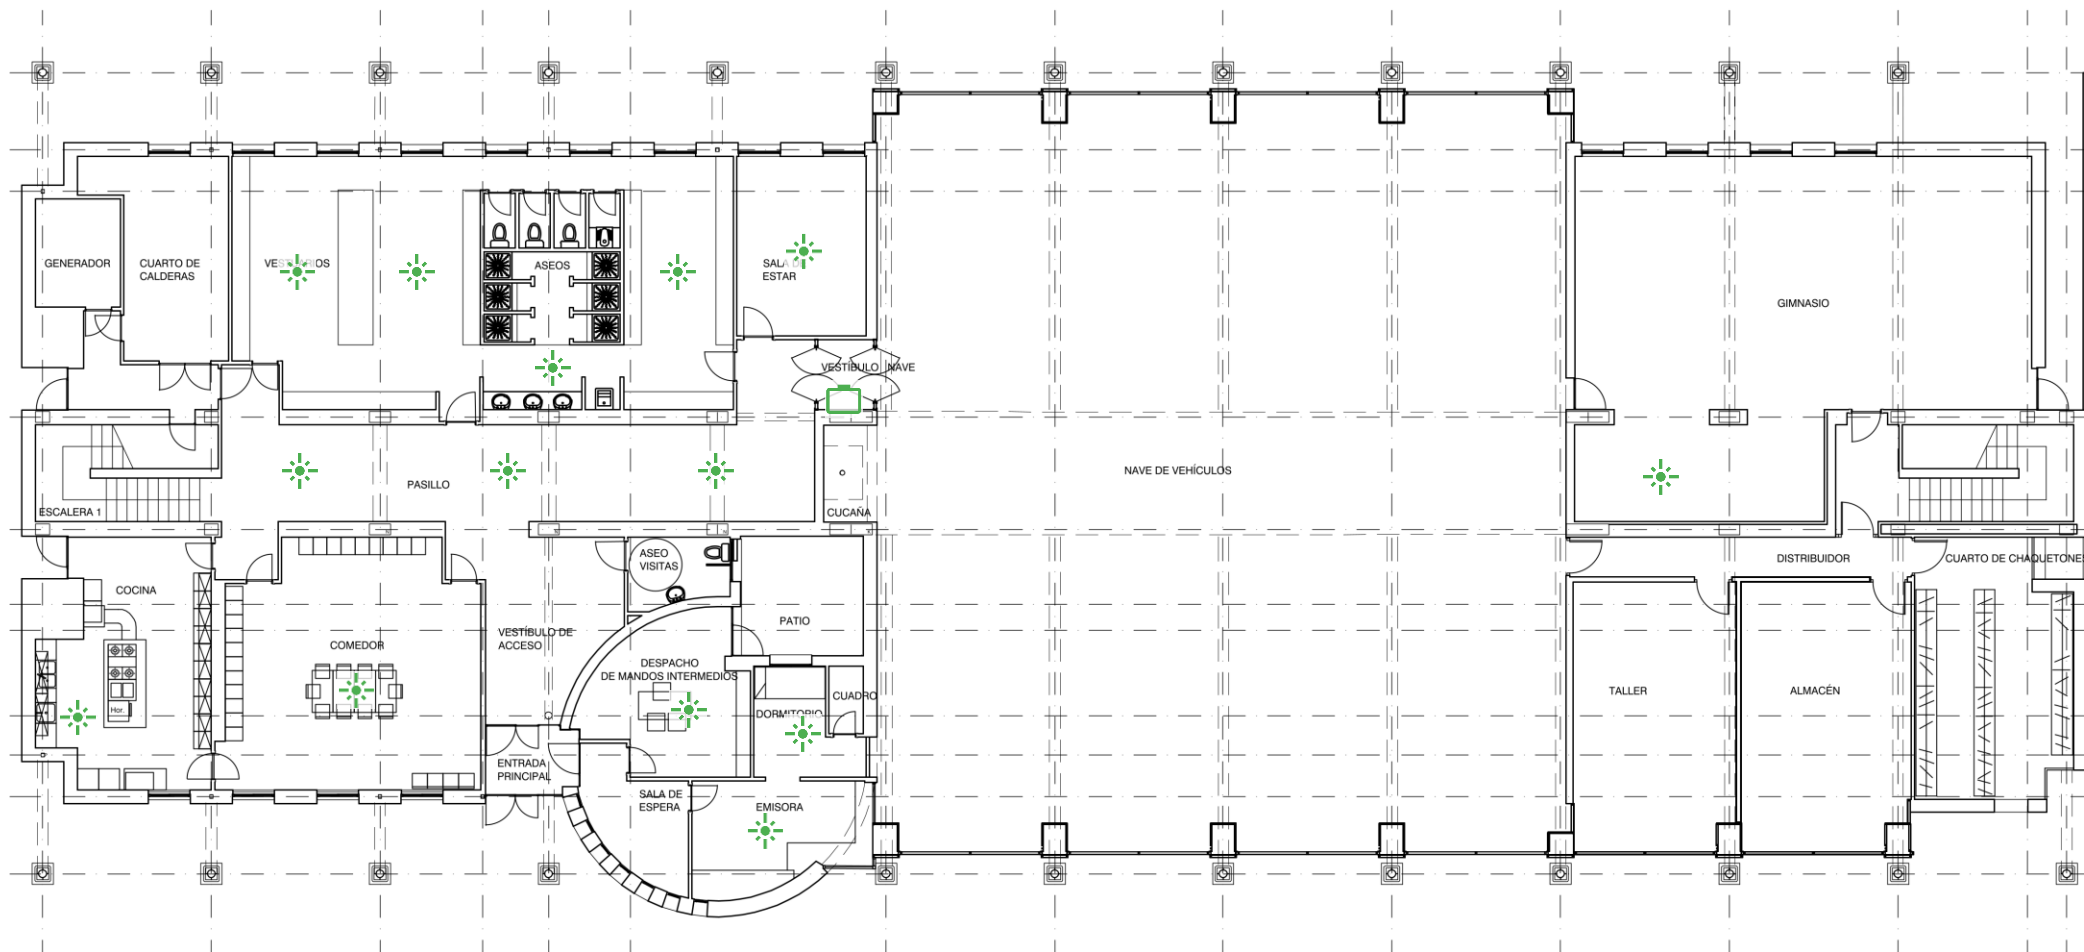






PLANTA BAJA






-  Señal luminosa nueva.
-  Pantalla de 55" nueva.

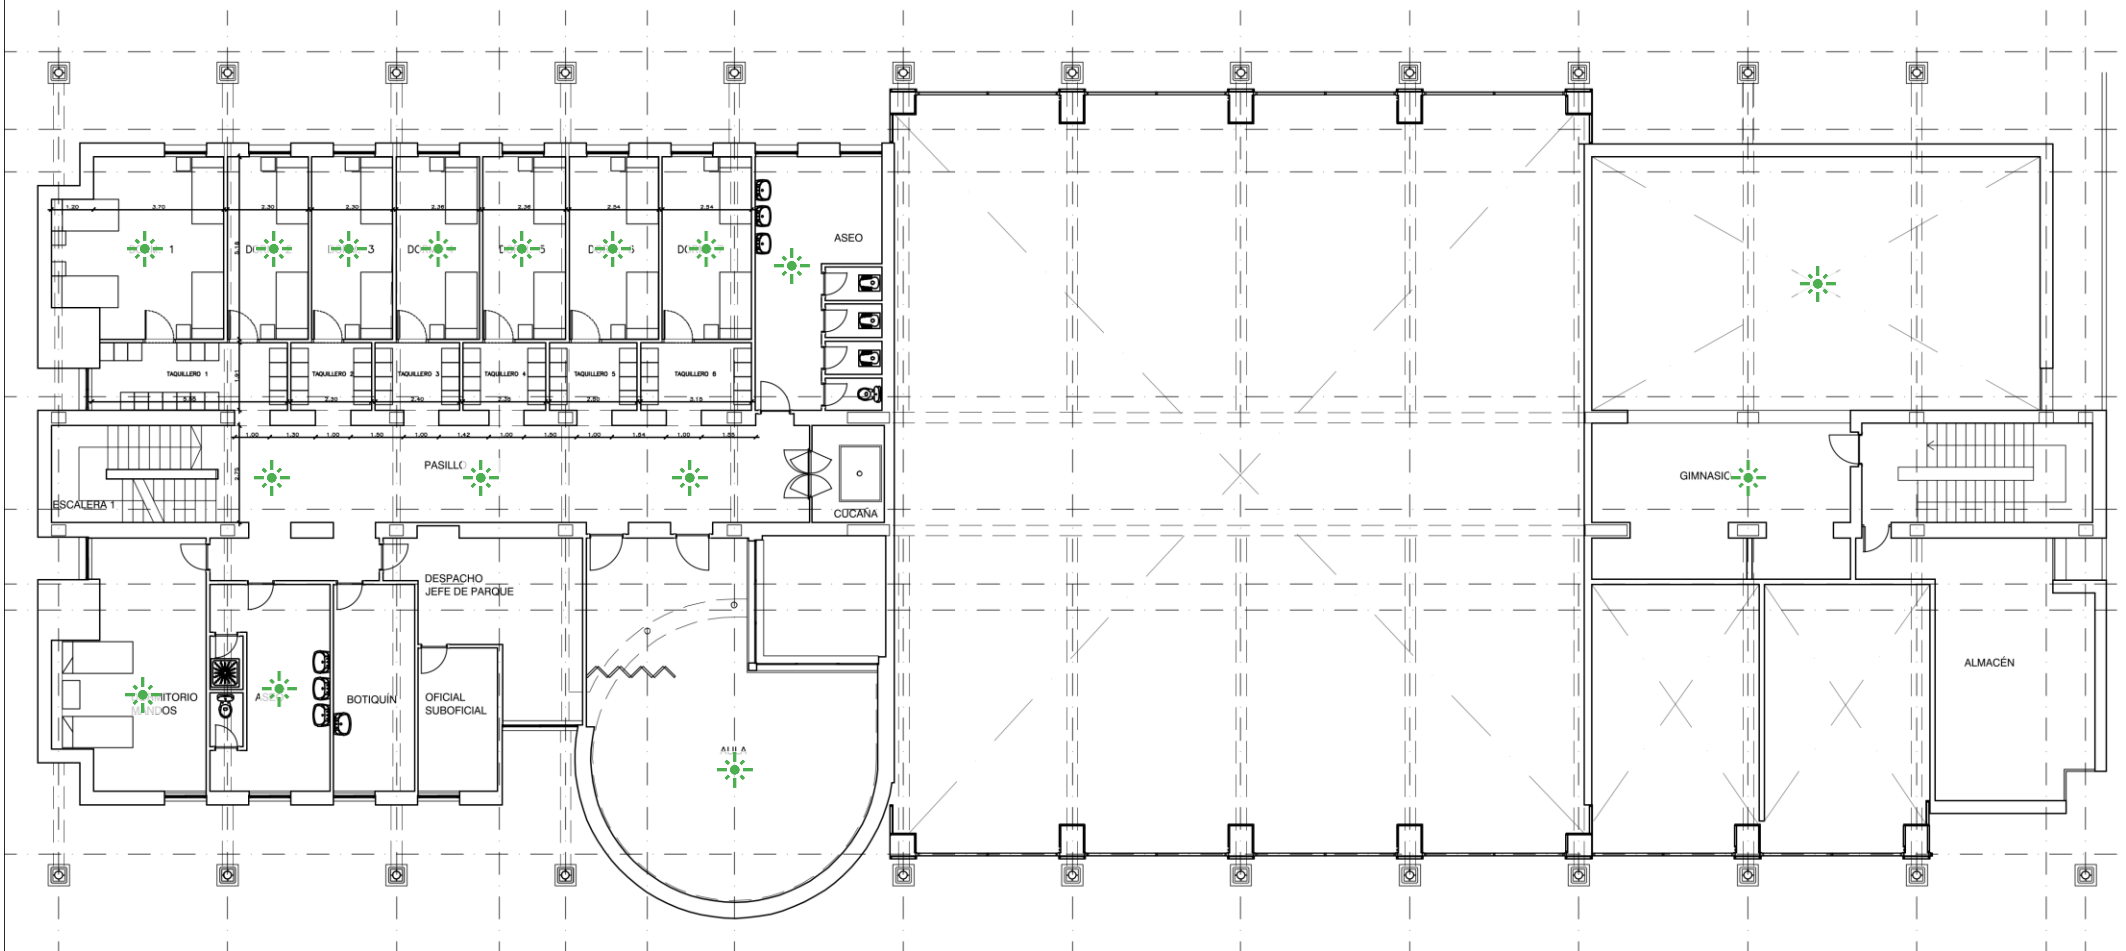 BOMBEROS de MADRID	SERVICIO DE OBRAS E INFRAESTRUCTURAS	Dirección General de Emergencias	
	CUERPO DE BOMBEROS	CONSEJERÍA DE PRESIDENCIA JUSTICIA E INTERIOR	
PROYECTO			N. PLANO:
PARQUE DE BOMBEROS DE LA COMUNIDAD DE MADRID MUNICIPIO DE TRES CANTOS ESTADO ACTUAL			P.01
			FECHA: Enero-2022
PLANO	PLANTA BAJA	ESCALA: 1:150	






PLANTA PRIMERA


-  Señal luminosa nueva.
-  Pantalla de 55" nueva.



 SERVICIO DE OBRAS E INFRAESTRUCTURAS		Dirección General de Emergencias	
CUERPO DE BOMBEROS		CONSEJERÍA DE PRESIDENCIA JUSTICIA E INTERIOR	
PROYECTO		N. PLANO:	P.02
PARQUE DE BOMBEROS DE LA COMUNIDAD DE MADRID		FECHA:	Enero-2022
MUNICIPIO DE TRES CANTOS		ESCALA:	1:150
ESTADO ACTUAL			
PLANO	PLANTA PRIMERA		



P13 – Lozoyuela

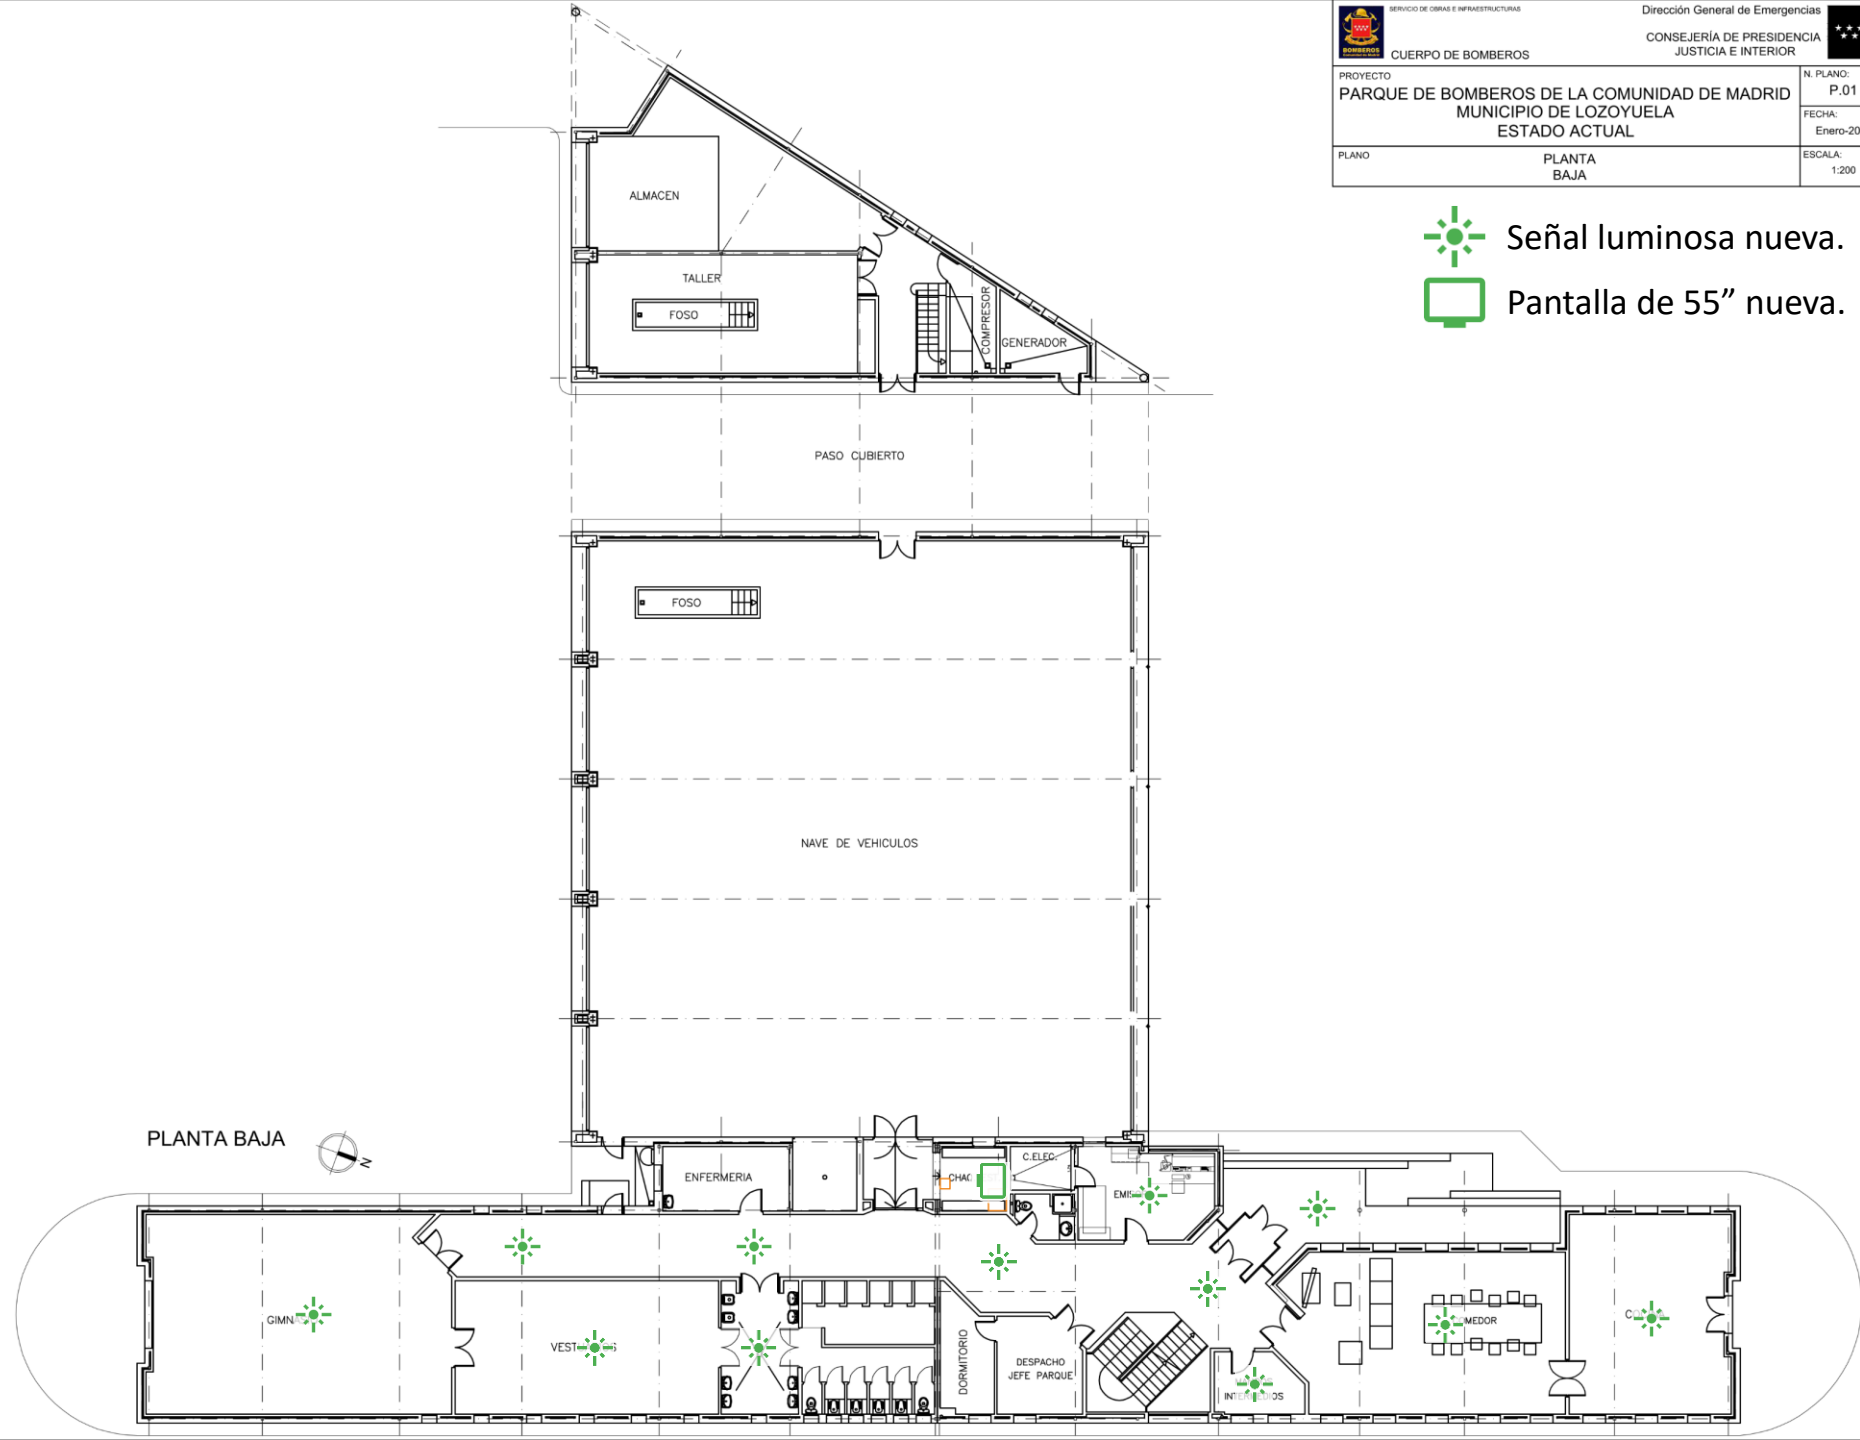
 SERVICIO DE OBRAS E INFRAESTRUCTURAS CUERPO DE BOMBEROS		Dirección General de Emergencias CONSEJERÍA DE PRESIDENCIA JUSTICIA E INTERIOR	
PROYECTO PARQUE DE BOMBEROS DE LA COMUNIDAD DE MADRID MUNICIPIO DE LOZOYUELA ESTADO ACTUAL		N. PLANO: P.01	FECHA: Enero-2022
PLANO PLANTA BAJA		ESCALA: 1:200	

-  Señal luminosa nueva.
-  Pantalla de 55" nueva.



 SERVICIO DE OBRAS E INFRAESTRUCTURAS		Dirección General de Emergencias	
 CUERPO DE BOMBEROS		CONSEJERÍA DE PRESIDENCIA JUSTICIA E INTERIOR	
PROYECTO <b>PARQUE DE BOMBEROS DE LA COMUNIDAD DE MADRID</b> <b>MUNICIPIO DE LOZOYUELA</b> <b>ESTADO ACTUAL</b>		N. PLANO: <b>P.02</b>	FECHA: Enero-2022
PLANO	PLANTA PRIMERA	ESCALA: 1:200	

-  Señal luminosa nueva.
-  Pantalla de 55" nueva.

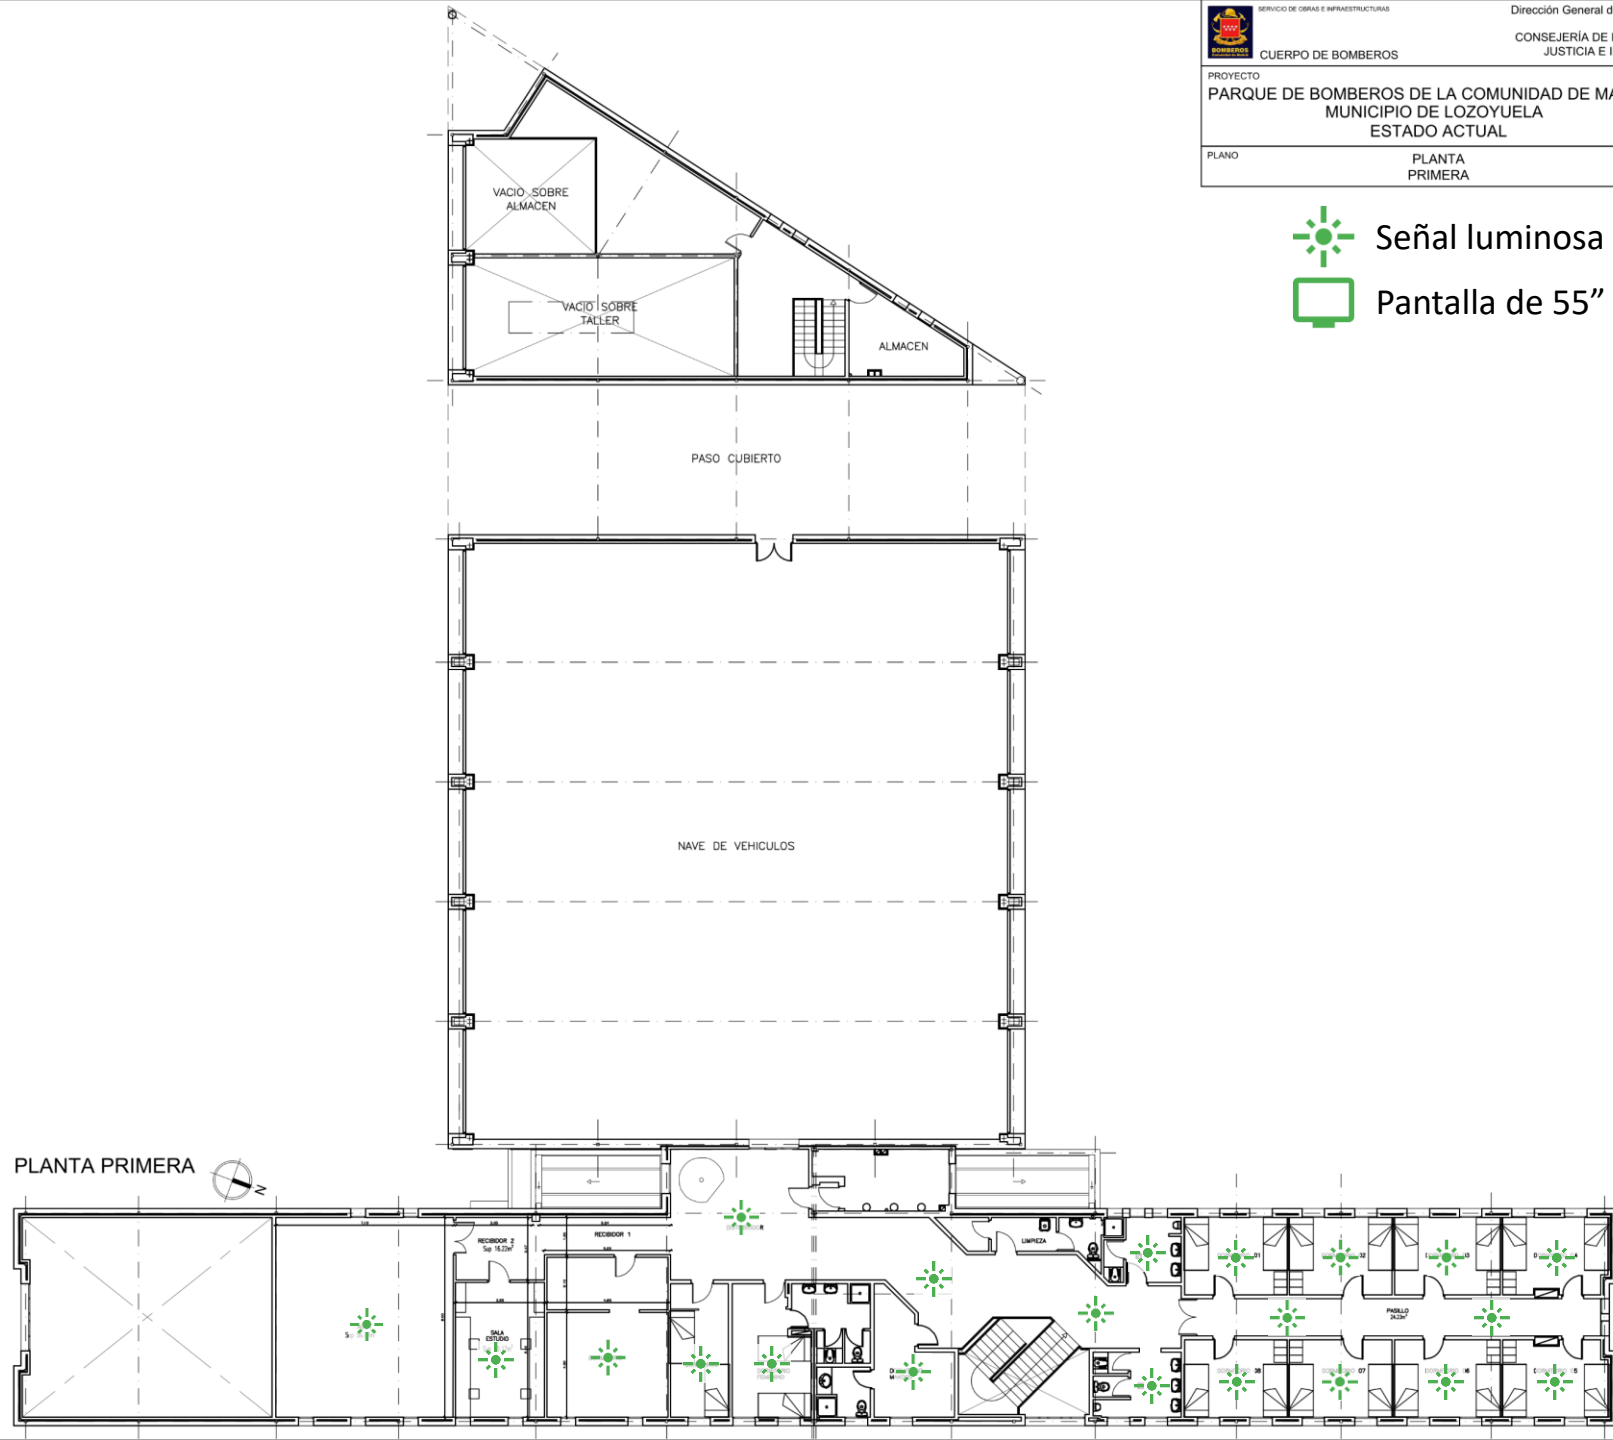

P21 – Coslada

PROYECTO  
PARQUE DE BOMBEROS DE LA COMUNIDAD DE MADRID  
MUNICIPIO DE COSLADA  
ESTADO ACTUAL


N. PLANO:  
P.01

FECHA:  
Enero-2022

PLANO  
PLANTA  
BAJA

ESCALA:  
1:200

SUPERFICIES CONSTRUIDAS	
PLANTA BAJA	1756.06 m <sup>2</sup>
PLANTA ALTA	1160.04 m <sup>2</sup>
TOTAL CONSTRUIDO	2916.46 m <sup>2</sup>
SUPERFICIE DE AMPLIACIÓN	1260.32 m <sup>2</sup>
SUPERFICIE DE REFORMA	1615.26 m <sup>2</sup>
SUPERFICIE UTIL	
PLANTA BAJA	
NAVE DE VEHÍCULOS, TALLERES, SERVICIOS VARIOS	
NAVE DE VEHÍCULOS	529.167m <sup>2</sup>
TALLER	16.867m <sup>2</sup>
GRUPO ELECTROGENO	14.576m <sup>2</sup>
ALMACÉN	37.706m <sup>2</sup>
SECADO RAPIDO DE CHAQUETONES	11.800m <sup>2</sup>
ACCESO	1.88m <sup>2</sup>
EDIFICIO GENERAL 1	
EMISORA	37.1463m <sup>2</sup>
ACCESO	13.963m <sup>2</sup>
CUADROS ELECTRICOS	6.625m <sup>2</sup>
ASEO MINUSVALIDOS	5.195m <sup>2</sup>
DESPACHO MANDOS INTERMEDIOS	22.720m <sup>2</sup>
DESPACHO JEFE DE PARQUE	21.145m <sup>2</sup>
ASEO JEFE PARQUE	5.300m <sup>2</sup>
VESTUARIO-ARCHIVO-ALMACEN	7.470m <sup>2</sup>
BOTQUIN	14.000m <sup>2</sup>
CUARTO DE CALDERAS	20.097m <sup>2</sup>
COCINA	77.528m <sup>2</sup>
SALA DE ESTAR	48.617m <sup>2</sup>
DESPACHO J.3.1	15.552m <sup>2</sup>
ASEO J.3.1	6.484m <sup>2</sup>
VESTUARIO J.3.1	15.369m <sup>2</sup>
DORMITORIO J.3.1	7.079m <sup>2</sup>
ALMACÉN MEDICAMENTOS	9.421m <sup>2</sup>
ESCALERA 1	10.659m <sup>2</sup>
EDIFICIO GENERAL 2	
VESTUARIOS	152.5375m <sup>2</sup>
DUCHAS	16.185m <sup>2</sup>
ASEOS	31.2877m <sup>2</sup>
GIMNASIO	131.0933m <sup>2</sup>
ESCALERA 2	4.1117m <sup>2</sup>
CIRCULACIONES	
PASILLO 1	76.1085m <sup>2</sup>
PASILLO 2	45.5885m <sup>2</sup>
PASILLO 3	56.8624m <sup>2</sup>
PASILLO 4	66.5259m <sup>2</sup>
TOTAL UTIL PLANTA BAJA	1576.33 m <sup>2</sup>

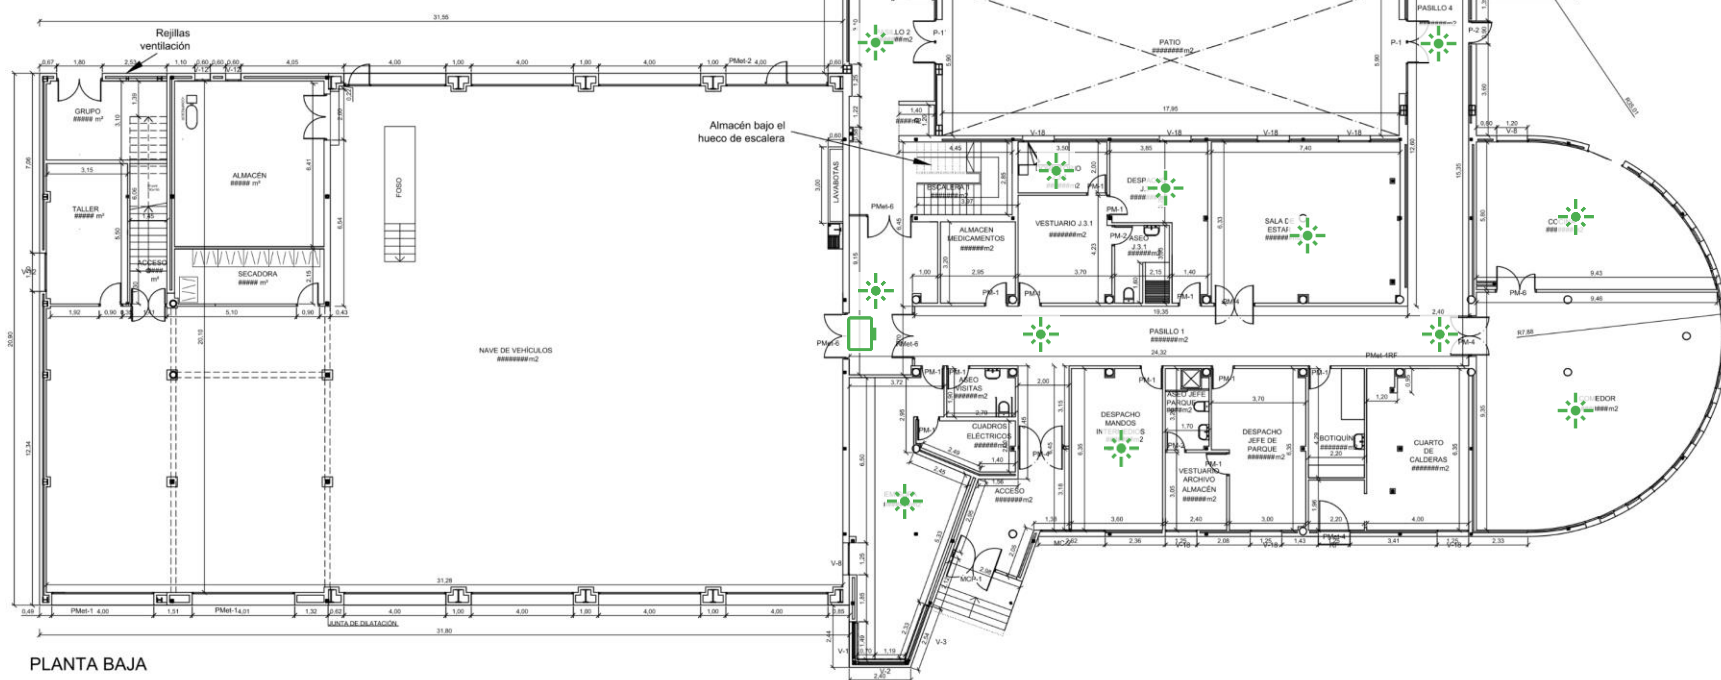

Señal luminosa nueva.  
Pantalla de 55" nueva.

PROYECTO  
PARQUE DE BOMBEROS DE LA COMUNIDAD DE MADRID  
MUNICIPIO DE COSLADA  
ESTADO ACTUAL


N. PLANO:  
P.02

FECHA:  
Enero-2022


PLANO  
PLANTA  
PRIMERA

ESCALA:  
1:200

SUPERFICIES CONSTRUIDAS	
PLANTA BAJA	1756.06 m <sup>2</sup>
PLANTA ALTA	1160.04 m <sup>2</sup>
TOTAL CONSTRUIDO	2916.46 m <sup>2</sup>
SUPERFICIE DE AMPLIACION	1260.32 m <sup>2</sup>
SUPERFICIE DE REFORMA	1615.28 m <sup>2</sup>
SUPERFICIE UTIL	
PLANTA ALTA	
NAVE DE VEHICULOS, TALLERES, SERVICIOS VARIOS	
CUARTO DE CHAQUETONES	79.51m <sup>2</sup>
ESCALERA	8.79m <sup>2</sup>
EDIFICIO GENERAL 1	
DORMITORIO 5	18.331m <sup>2</sup>
DORMITORIO 6	20.327m <sup>2</sup>
DORMITORIO 7	22.612m <sup>2</sup>
DORMITORIO 8	22.612m <sup>2</sup>
DORMITORIO 9	22.612m <sup>2</sup>
DORMITORIO 10	22.375m <sup>2</sup>
DORMITORIO CONDUCTOR	18.172m <sup>2</sup>
SALON MULTUSO	121.833m <sup>2</sup>
ASEOS	20.734m <sup>2</sup>
VESTUARIO FEMENINO	13.907m <sup>2</sup>
ASEOS FEMENINOS	15.861m <sup>2</sup>
DORMITORIO FEMENINO	23.115m <sup>2</sup>
DORMITORIO DE NIÑOS	23.300m <sup>2</sup>
ALMACEN	13.856m <sup>2</sup>
EDIFICIO GENERAL 2	
DORMITORIO 1	32.337m <sup>2</sup>
DORMITORIO 2	31.284m <sup>2</sup>
DORMITORIO 3	31.284m <sup>2</sup>
DORMITORIO 4	30.861m <sup>2</sup>
SALA DE ESTUDIO	33.006m <sup>2</sup>
LIMPIEZA	15.299m <sup>2</sup>
ASEOS	26.557m <sup>2</sup>
SALA POLIVALENTE	61.880m <sup>2</sup>
ALMACEN	5.975m <sup>2</sup>
CIRCULACIONES	
PASILLO 1	43.770m <sup>2</sup>
PASILLO 2	48.628m <sup>2</sup>
PASILLO 3	58.628m <sup>2</sup>
PASILLO 4	50.808m <sup>2</sup>
TOTAL UTIL PLANTA ALTA	936.85 m <sup>2</sup>

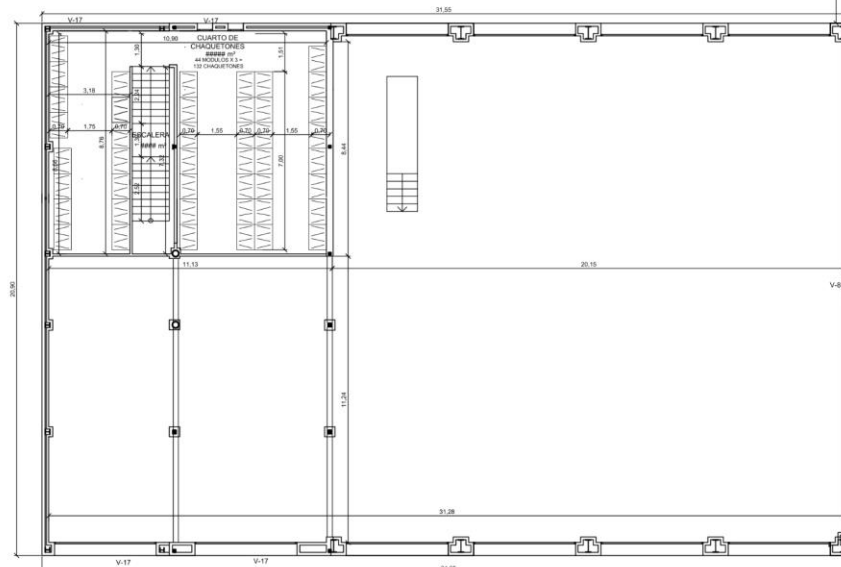


PLANTA PRIMERA

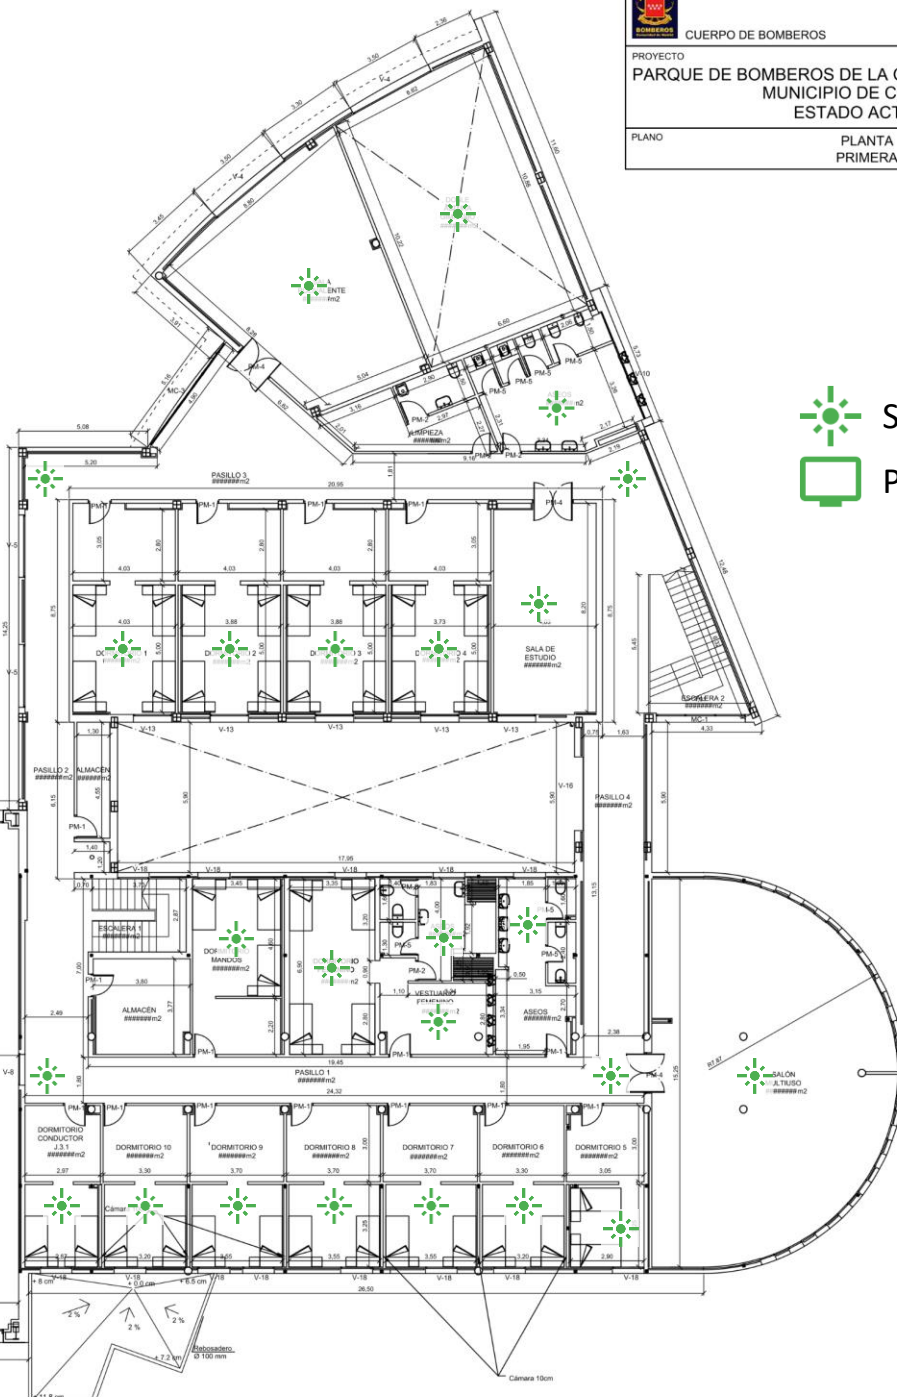

Señal luminosa nueva.  
Pantalla de 55" nueva.




P22 – Alcalá de Henares

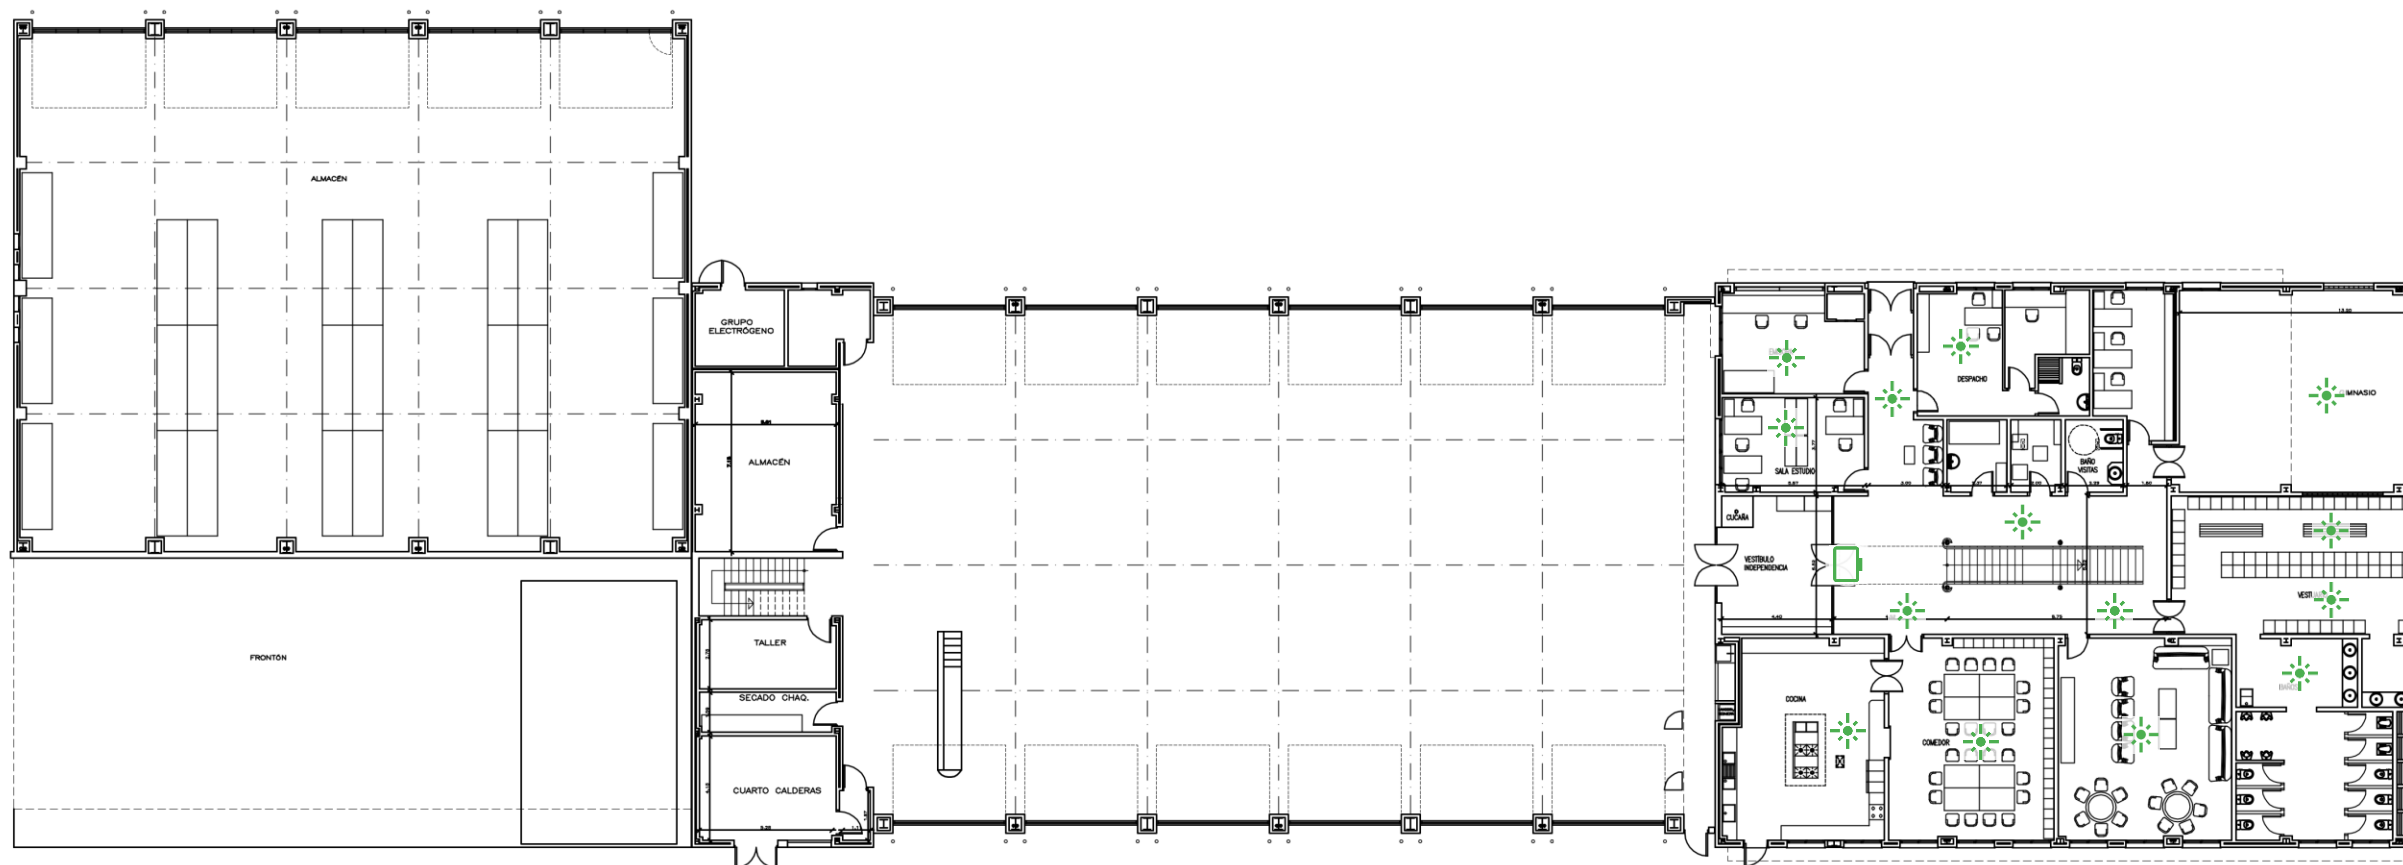

✗ PLANTA BAJA

 Señal luminosa nueva.

 Pantalla de 55" nueva.




CONSEJERÍA DE PR  
CUERPO DE BOMBEROS JUSTICIA E INT

PROYECTO  
PARQUE DE BOMBEROS DE LA COMUNIDAD DE MAD  
MUNICIPIO DE ALCALÁ DE HENARES  
ESTADO ACTUAL

PLANO

PLANTA  
BAJA

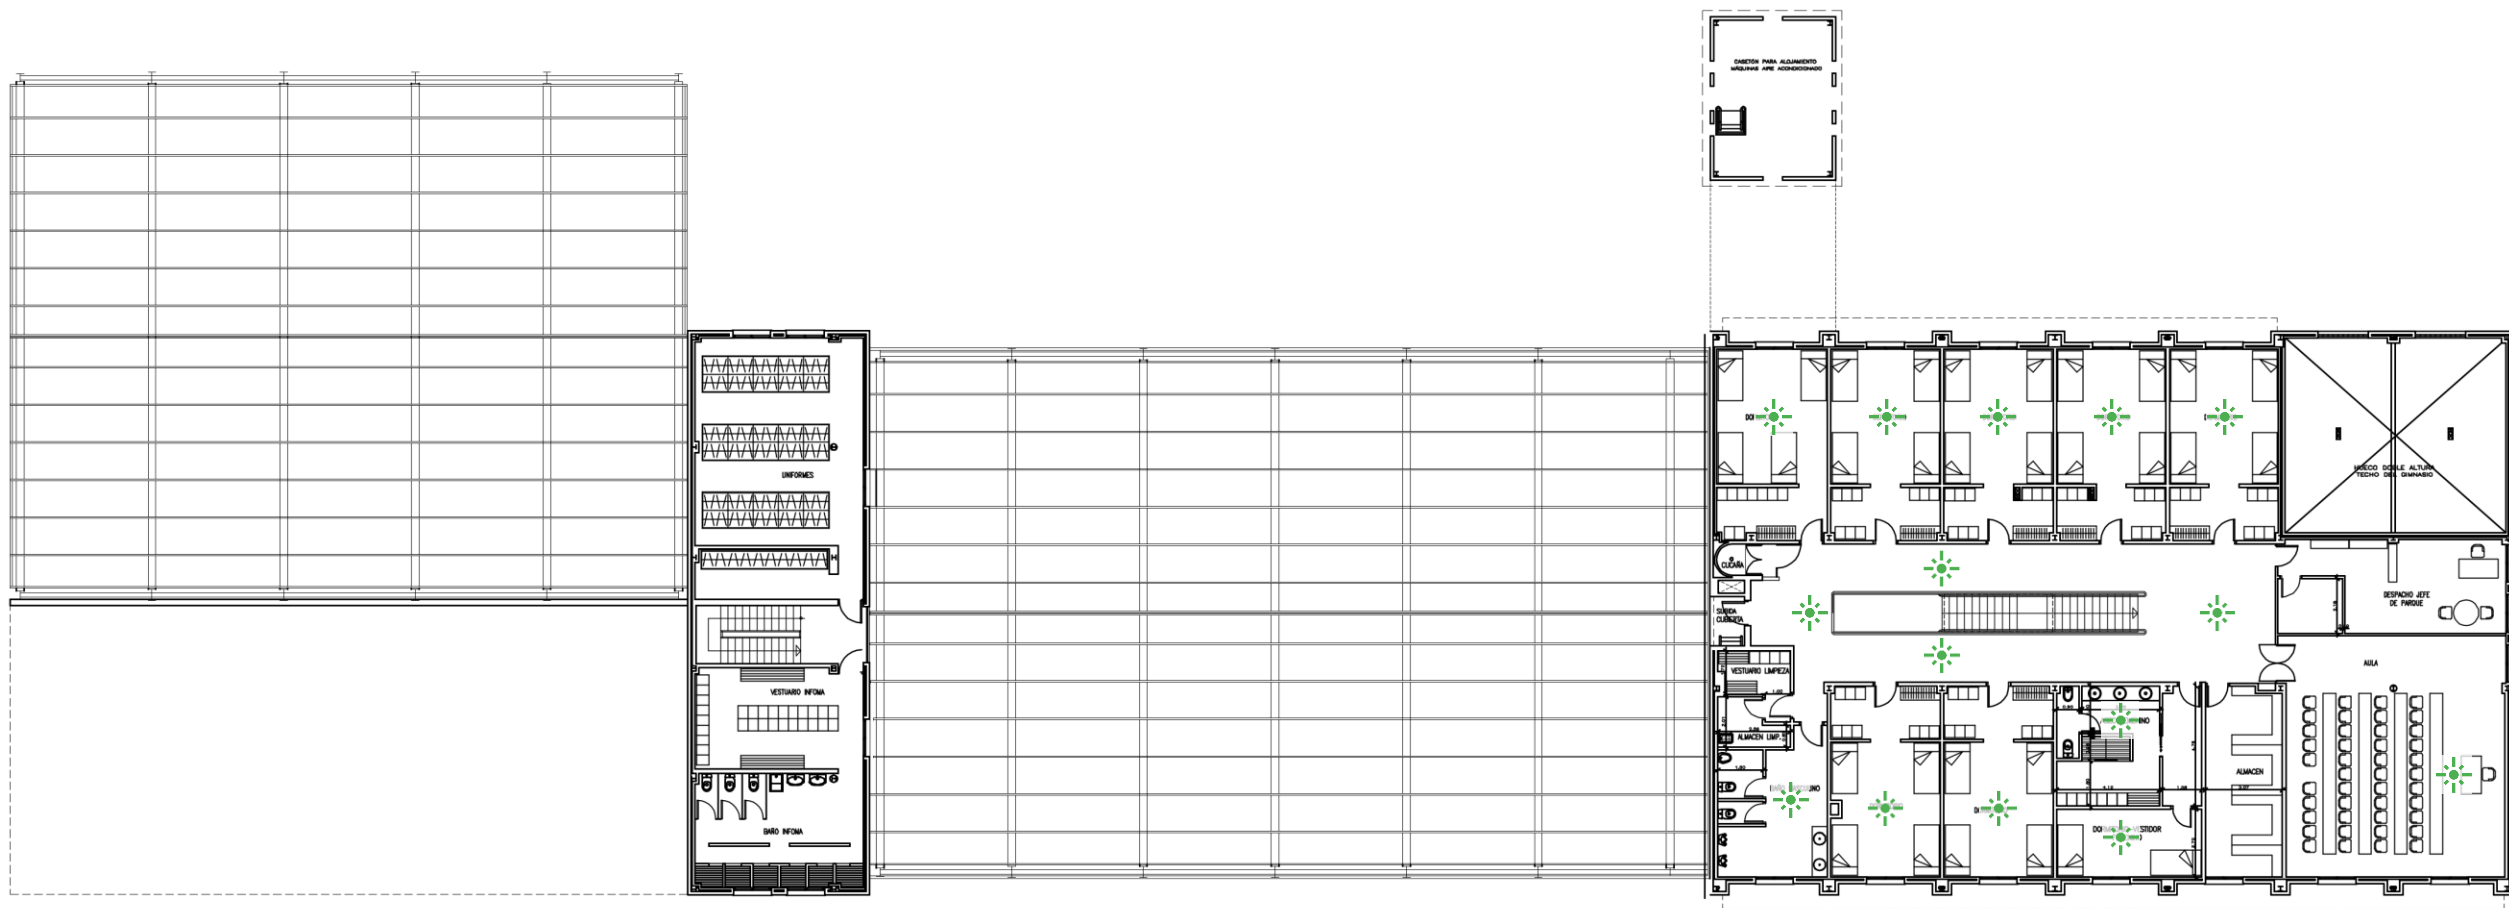


✕ PLANTA PRIMERA




Señal luminosa nueva.



Pantalla de 55" nueva.

 SERVICIO DE OBRAS E INFRAESTRUCTURAS		Dirección General de Emergencias	
CUERPO DE BOMBEROS		CONSEJERÍA DE PRESIDENCIA JUSTICIA E INTERIOR	
PROYECTO PARQUE DE BOMBEROS DE LA COMUNIDAD DE MADRID MUNICIPIO DE ALCALÁ DE HENARES ESTADO ACTUAL		N. PLANO: P.02	FECHA: Enero-2022
PLANO	PLANTA PRIMERA	ESCALA: 1:250	


P23 – Arganda del Rey

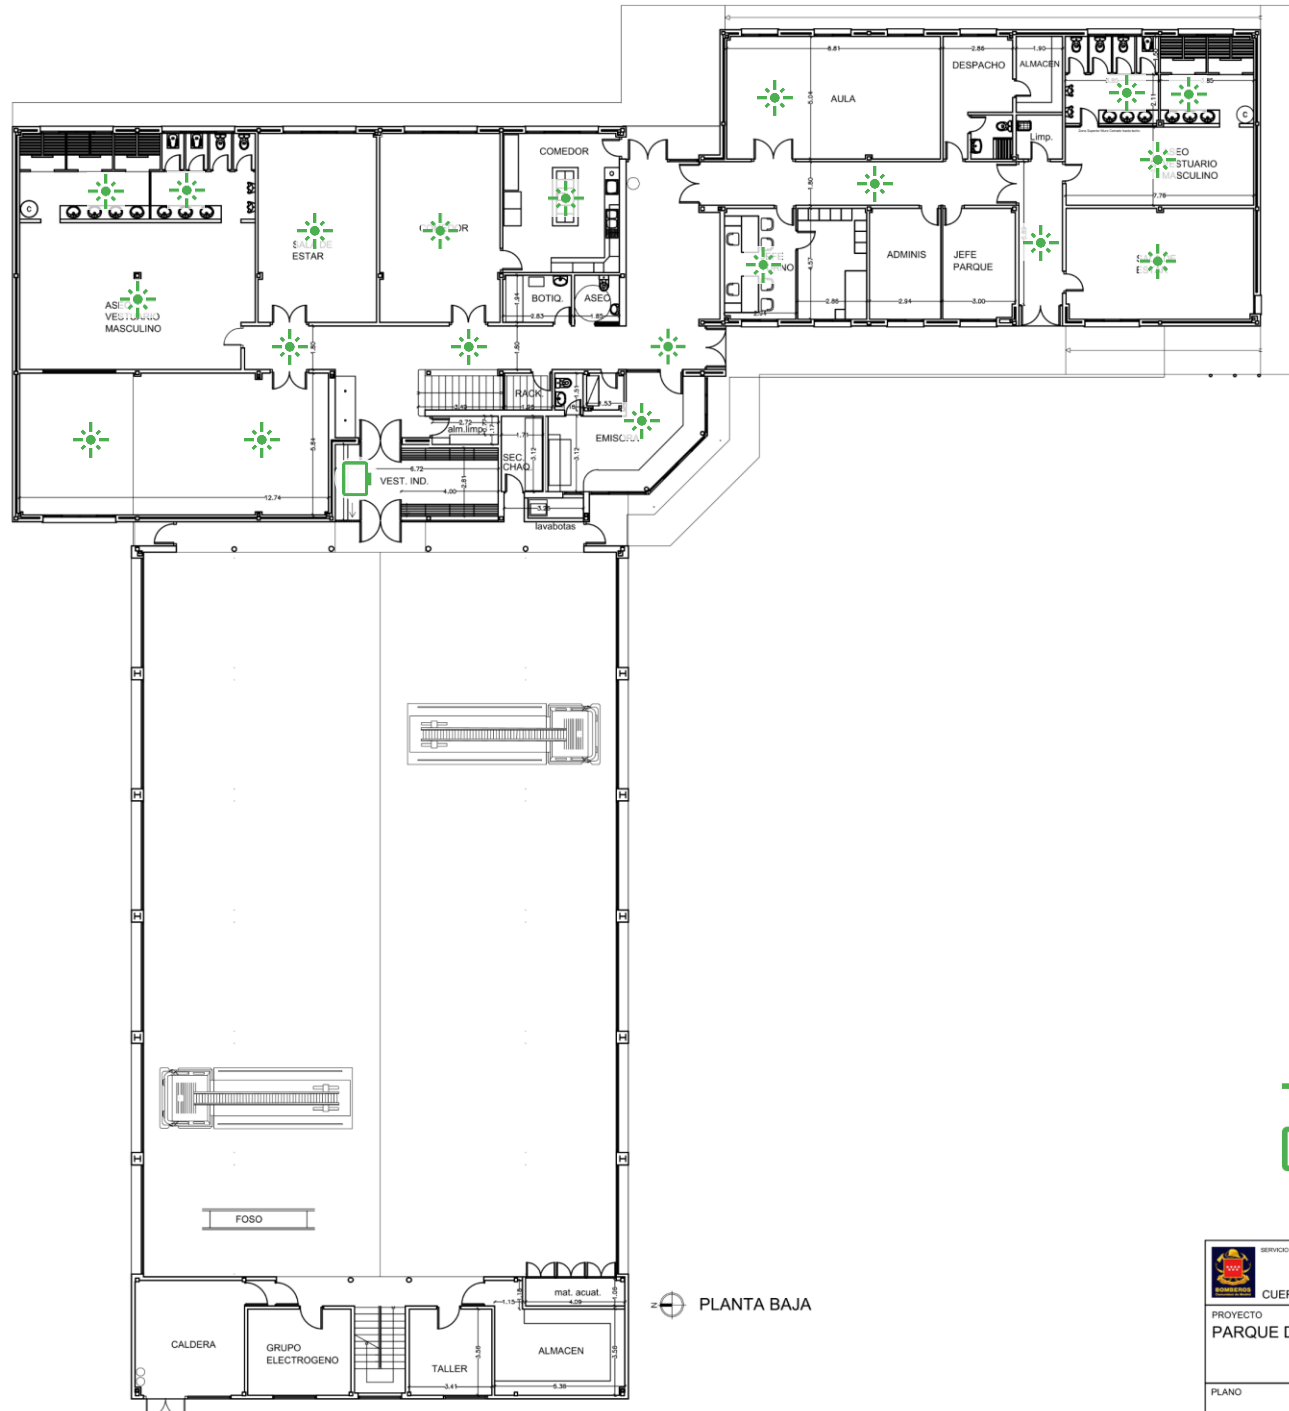


Señal luminosa nueva.





Pantalla de 55" nueva.

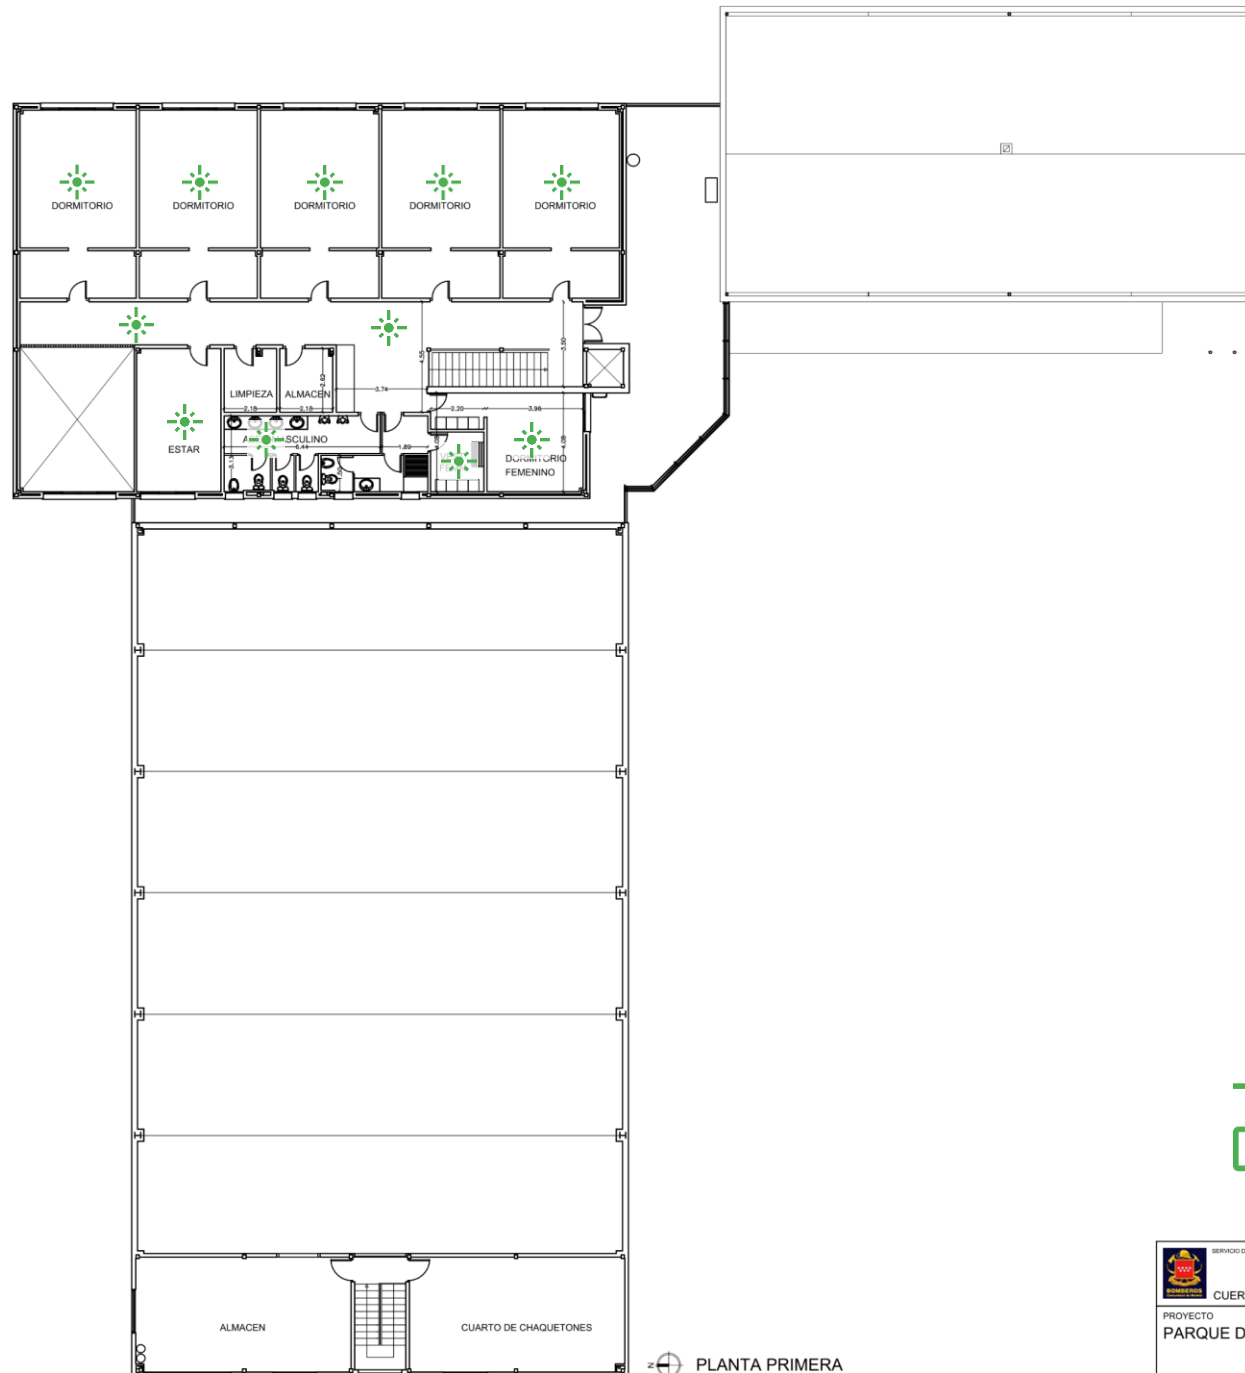	SERVICIO DE OBRAS E INFRAESTRUCTURAS	Dirección General de Emergencias	
CUERPO DE BOMBEROS		CONSEJERÍA DE PRESIDENCIA JUSTICIA E INTERIOR	
PROYECTO <b>PARQUE DE BOMBEROS DE LA COMUNIDAD DE MADRID</b> <b>MUNICIPIO DE ARGANDA</b> <b>ESTADO ACTUAL</b>		N. PLANO: <b>P.01</b>	
		FECHA: Febrero-2022	
PLANO	PLANTA BAJA	ESCALA: 1:200	

 



Señal luminosa nueva.

Pantalla de 55" nueva.

 SERVICIO DE OBRAS E INFRAESTRUCTURAS		Dirección General de Emergencias		
CUERPO DE BOMBEROS		CONSEJERÍA DE PRESIDENCIA JUSTICIA E INTERIOR		
PROYECTO PARQUE DE BOMBEROS DE LA COMUNIDAD DE MADRID MUNICIPIO DE ARGANDA ESTADO ACTUAL				N. PLANO: P.02
PLANO PLANTA PRIMERA				FECHA: Febrero-2022
				ESCALA: 1:200

P26 – Torrejón de Ardoz

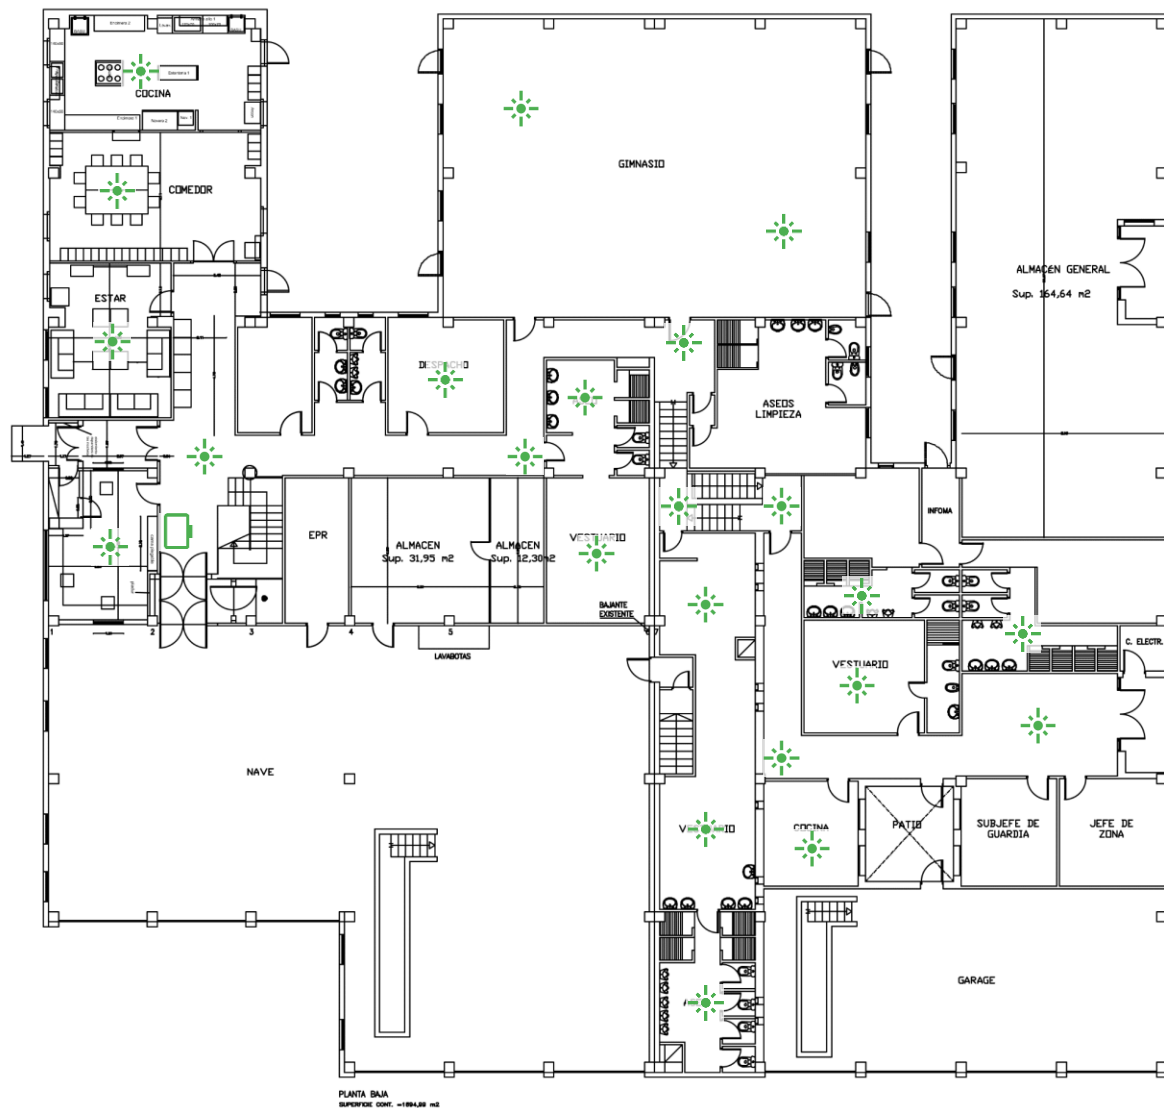


Señal luminosa nueva.






Pantalla de 55" nueva.

SERVICIO DE OBRAS E INFRAESTRUCTURAS		Dirección General de Protección Ciudadana	
CUERPO DE BOMBEROS		CONSEJERÍA DE PRESIDENCIA E INTERIOR	
Comunidad de Madrid			
PROYECTO: PARQUE DE BOMBEROS EN TORREJÓN DE ARDOZ		EL ARQUITECTO:	
PLANO:	ESTADO ACTUAL:	FECHA:	ESCALA:
		OCTUBRE 2011	1:100 EN A1
Nº PLANO:			

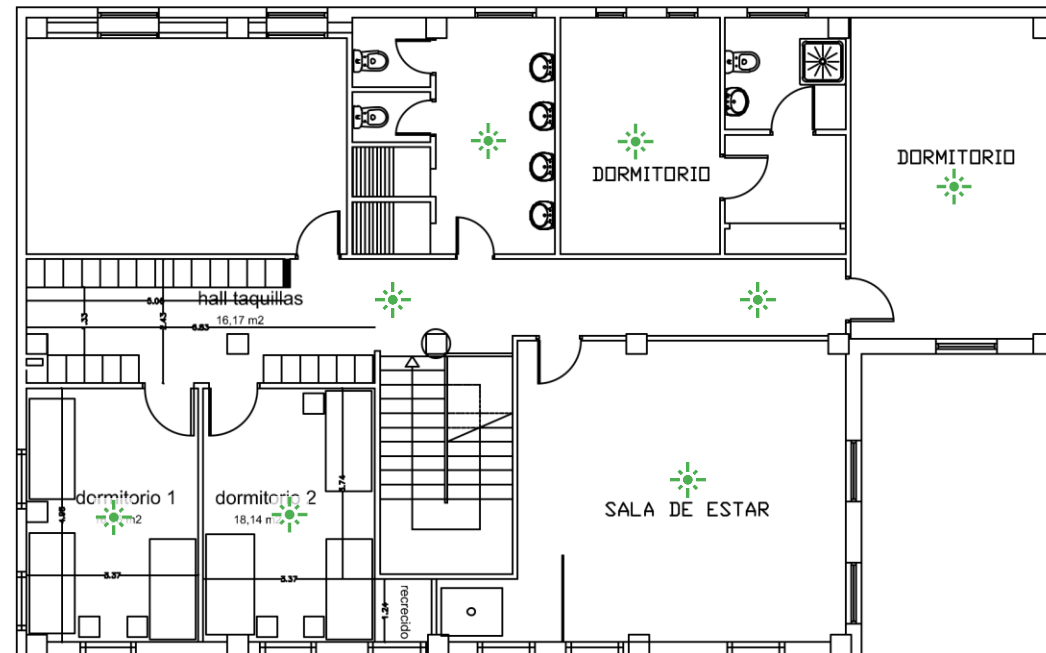








-  Señal luminosa nueva.
-  Pantalla de 55" nueva.


 <small>SERVICIO DE OBRAS E INFRAESTRUCTURAS</small> <small>CUERPO DE BOMBEROS</small>		<small>Dirección General de Emergencias</small> <small>VICEPRESIDENCIA</small> <small>CONSEJERÍA DE PRESIDENCIA</small> <small>Y PORTAVOCÍA DEL GOBIERNO</small>	
<small>PROYECTO</small>		<b>PARQUE DE BOMBEROS</b> <b>COMUNIDAD DE MADRID</b> <b>TORREJÓN DE ARDOZ</b>	
<small>PLANO</small>	<small>ESTADO ACTUAL</small> <small>PLANTA PRIMERA</small>	<small>FECHA</small> JUNIO 2019	<small>ESCALA</small> 1/100

P31 – Parla

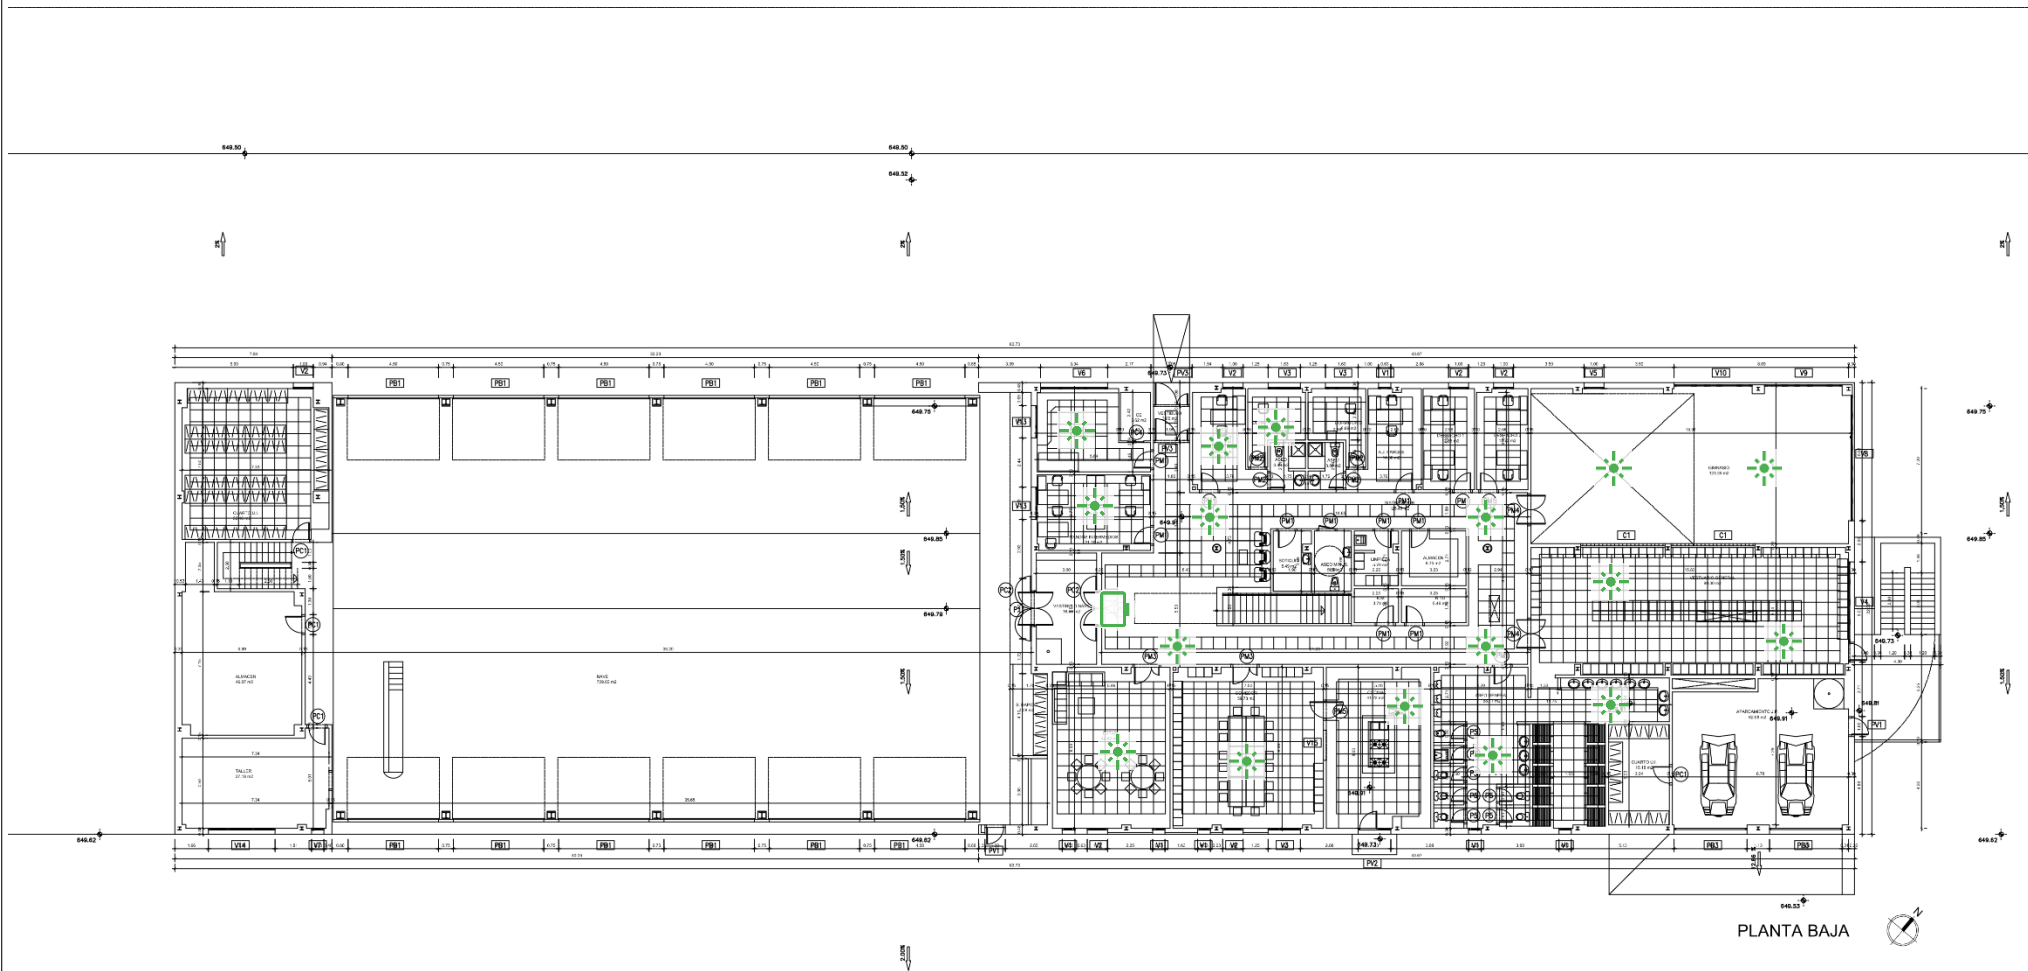 Señal luminosa nueva.  
 Pantalla de 55" nueva.



	SERVICIO DE OBRAS E INFRAESTRUCTURAS  CUERPO DE BOMBEROS	Dirección General de Emergencias  CONSEJERÍA DE PRESIDENCIA JUSTICIA E INTERIOR	
PROYECTO PARQUES DE BOMBEROS DE LA COMUNIDAD DE MADRID MUNICIPIO DE PARLA ESTADO ACTUALIZADO			N. PLANO: P.02  FECHA: Enero-2022
PLANO  PLANTA BAJA			ESCALA: 1: 250

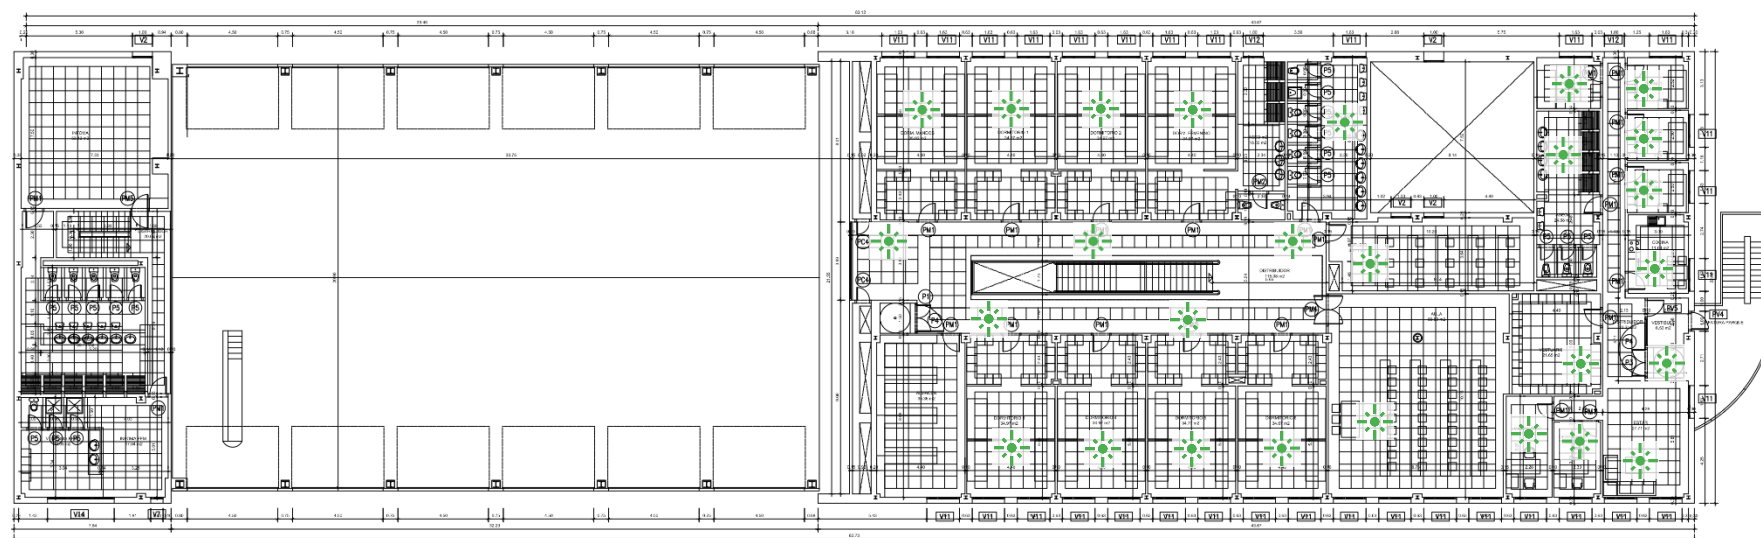



PLANTA PRIMERA




Señal luminosa nueva.



Pantalla de 55" nueva.

 <div>SERVICIO DE OBRAS E INFRAESTRUCTURAS</div>		Dirección General de Emergencias	
CUERPO DE BOMBEROS		CONSEJERÍA DE PRESIDENCIA JUSTICIA E INTERIOR	
PROYECTO PARQUES DE BOMBEROS DE LA COMUNIDAD DE MADRID MUNICIPIO DE PARLA ESTADO ACTUALIZADO		N. PLANO: P.03	
PLANO		FECHA: Enero-2022	
PLANTA PRIMERA		ESCALA: 1: 250	

P32 – Villaviciosa de  
Odón

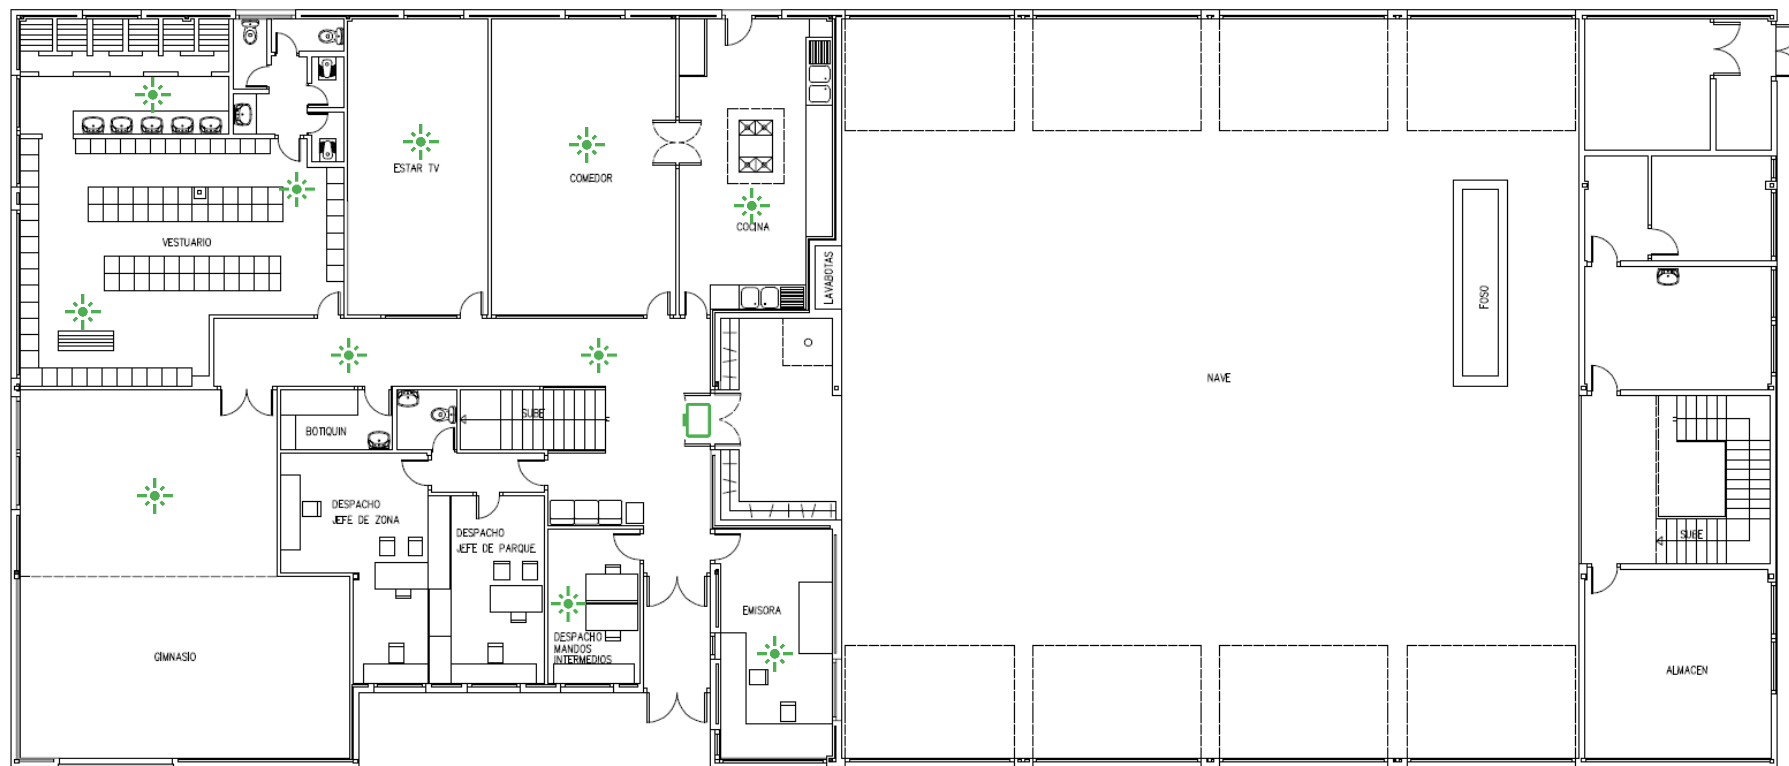


PLANTA BAJA




Señal luminosa nueva.



Pantalla de 55" nueva.

SERVICIO DE OBRAS E INFRAESTRUCTURAS  CUERPO DE BOMBEROS		Dirección General de Protección Ciudadana CONSEJERÍA DE PRESIDENCIA E INTERIOR 	
PROYECTO: 32200803villaviciosaParcelaEA.dwg <b>PARQUE DE BOMBEROS EN VILLAVICIOSA DE ODÓN</b>		EL ARQUITECTO: EFREN SANCHEZ SANCHEZ	
PLANO: ESTADO ACTUAL PLANTA BAJA	FECHA: MARZO 2008	ESCALA: 1/200 en A3	N° PLANO

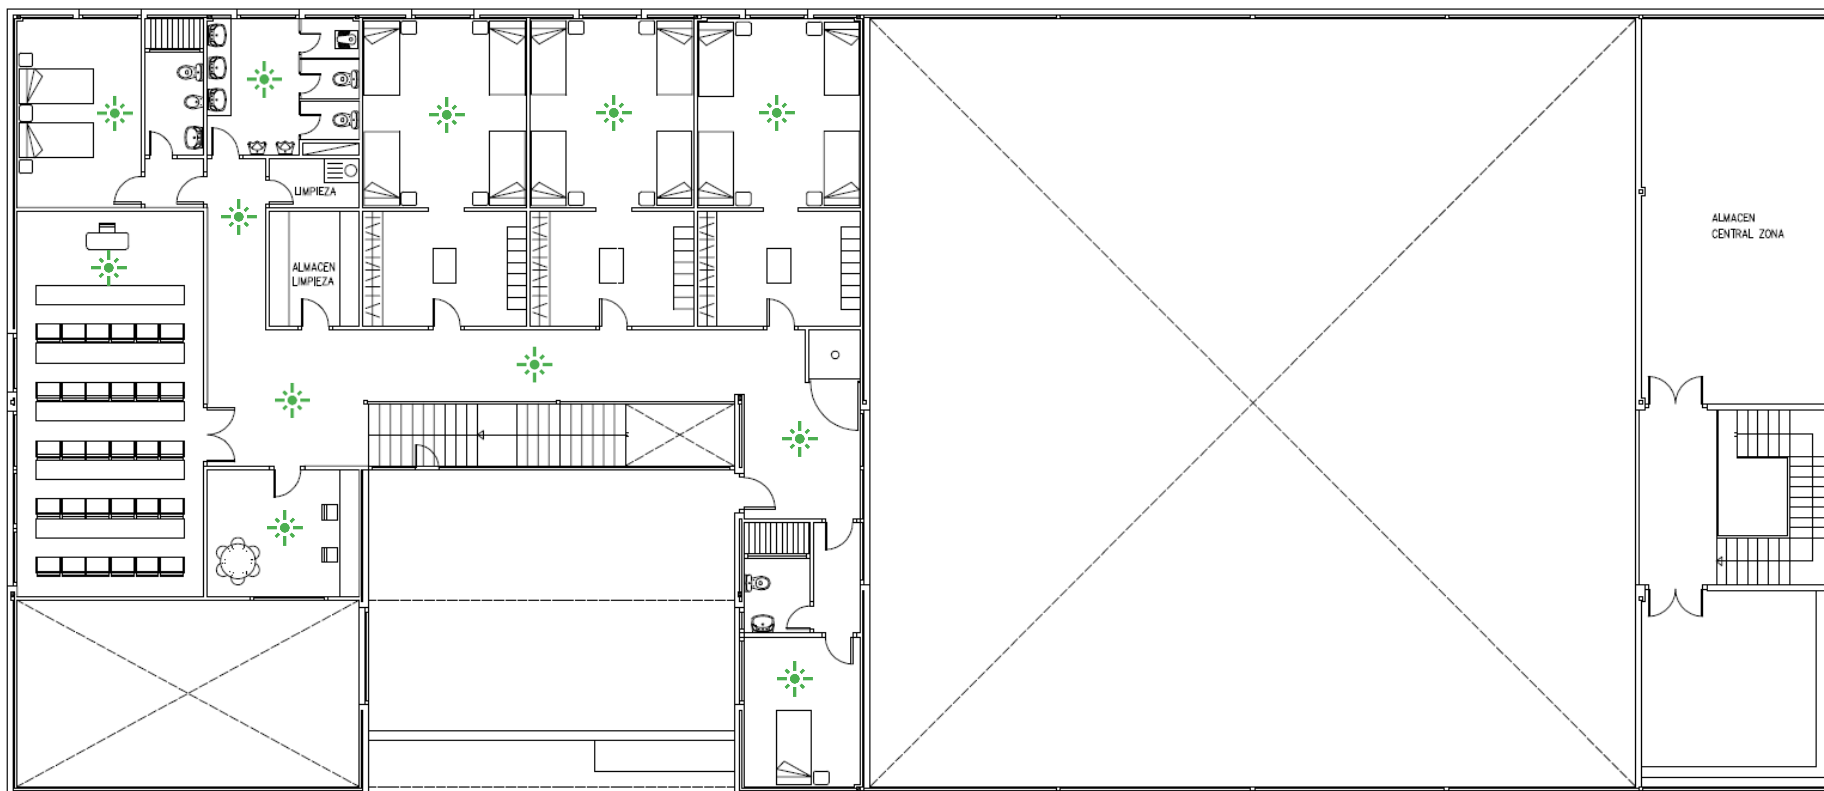



PLANTA ALTA



Señal luminosa nueva.

Pantalla de 55" nueva.

SERVICIO DE OBRAS E INFRAESTRUCTURAS  CUERPO DE BOMBEROS		Dirección General de Protección Ciudadana CONSEJERÍA DE PRESIDENCIA E INTERIOR 	
FICHERO: 32200803\Infra\Plantas\proyectoEA.dwg PROYECTO:		EL ARQUITECTO: EFREN SANCHEZ SANCHEZ	
PLANO: ESTADO ACTUAL PLANTA PRIMERA		FECHA: MARZO 2008	ESCALA: 1/200 en A3 N° PLANO

PARQUE DE BOMBEROS  
EN VILLAVICIOSA DE ODON

P33 – Aranjuez










Señal luminosa nueva.

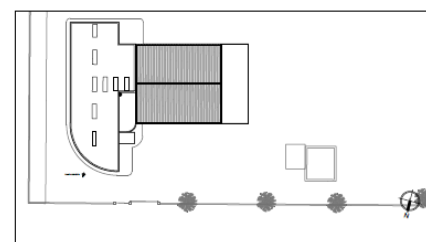


Pantalla de 55" nueva.



 SERVICIO DE OBRAS E INFRAESTRUCTURAS <b>CUERPO DE BOMBEROS</b>	Dirección General de Emergencias  CONSEJERÍA DE JUSTICIA INTERIOR Y VÍCTIMAS	
PROYECTO <b>PARQUES DE BOMBEROS DE LA COMUNIDAD DE MADRID</b> <b>MUNICIPIO DE ARANJUEZ</b> <b>ESTADO ACTUAL</b>		N. PLANO: <b>P.03</b>
PLANO  PLANTA PRIMERA		FECHA: DIC-2021  ESCALA: 1:150

P34 – Aldea del Fresno

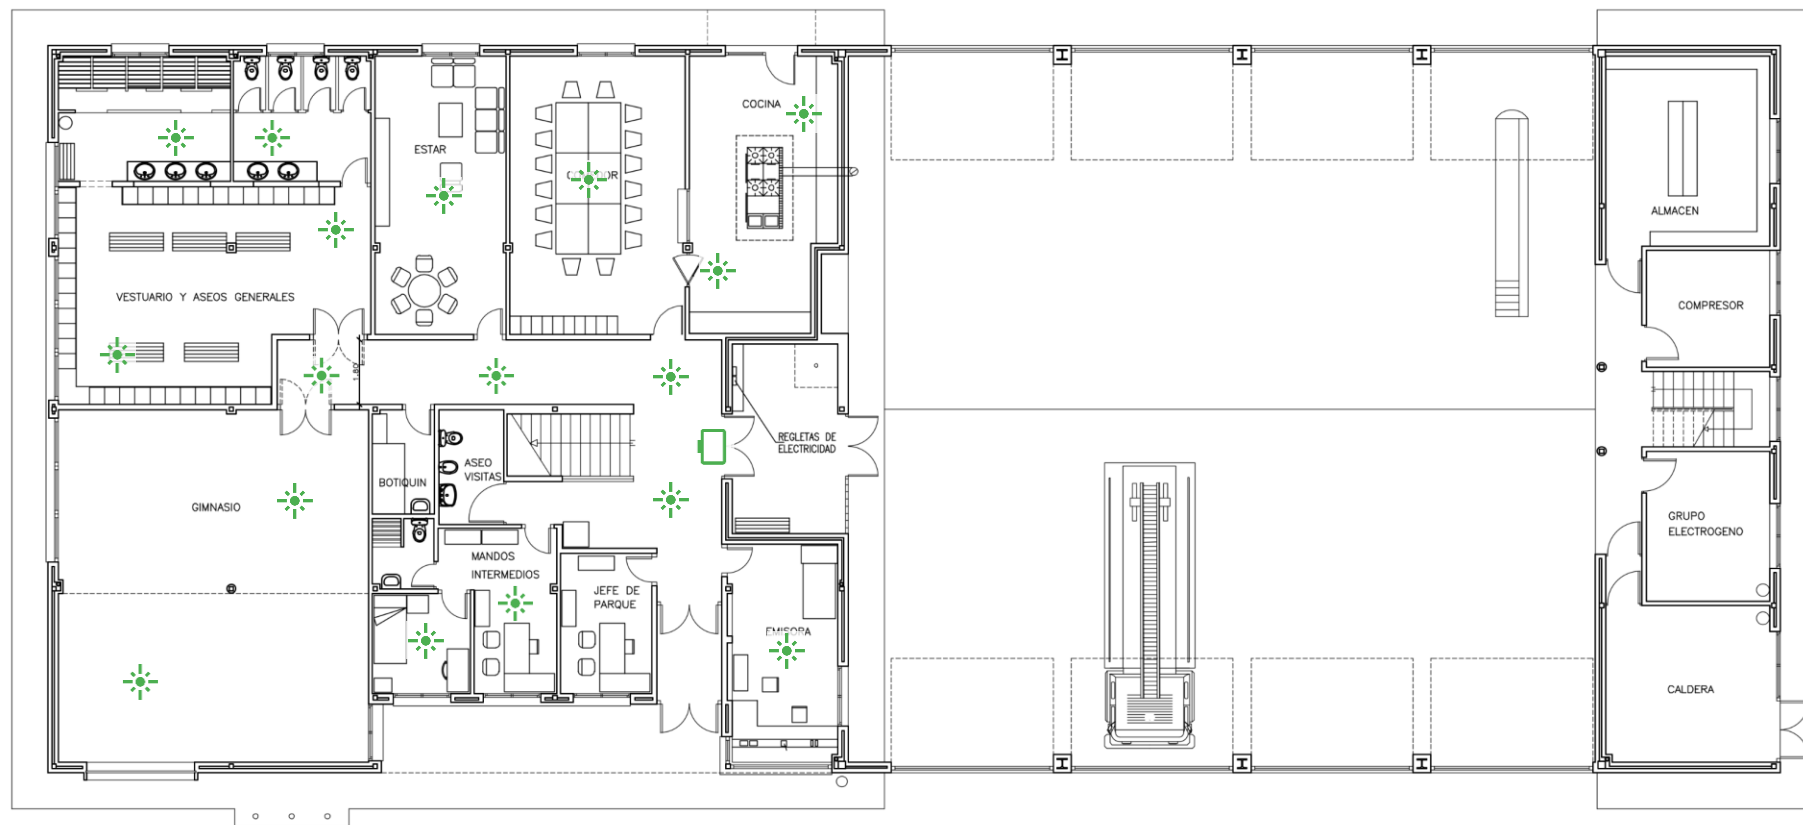

PLANTA BAJA



Señal luminosa nueva.



Pantalla de 55" nueva.



SERVICIO DE OBRAS E INFRAESTRUCTURAS

CUERPO DE BOMBEROS

Dirección General de Emergencias

CONSEJERÍA DE PRESIDENCIA  
JUSTICIA E INTERIOR



PROYECTO

PARQUE DE BOMBEROS DE LA COMUNIDAD DE MADRID  
MUNICIPIO DE ALDEA DEL FRESNO  
ESTADO ACTUAL


N. PLANO:  
P.01

FECHA:  
Marzo-2022

PLANO

PLANTA  
BAJA

ESCALA:  
1:150

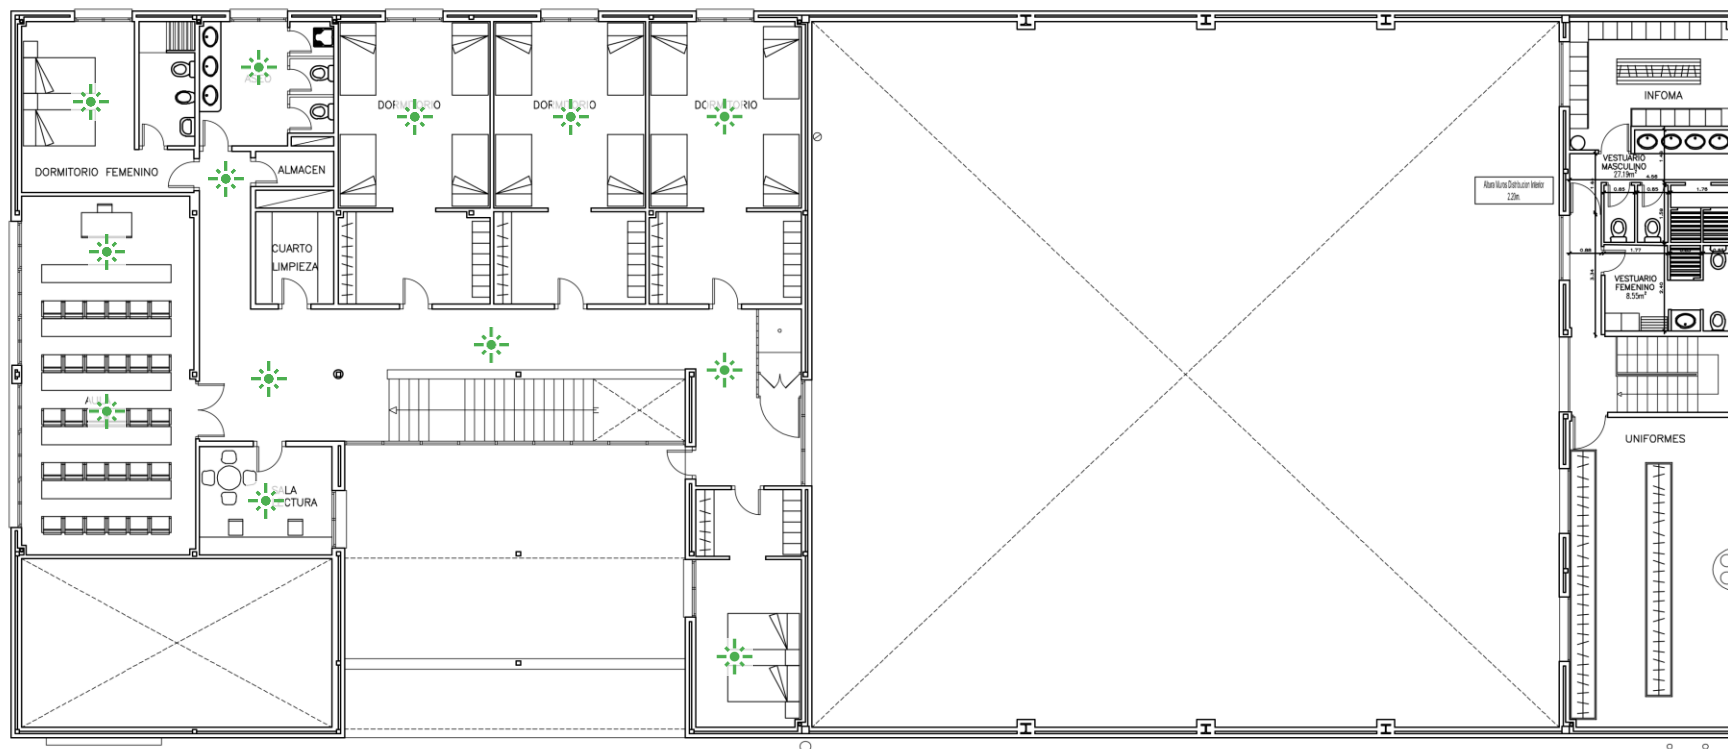

PLANTA PRIMERA



Señal luminosa nueva.



Pantalla de 55" nueva.



SERVICIO DE OBRAS E INFRAESTRUCTURAS

CUERPO DE BOMBEROS

Dirección General de Emergencias

CONSEJERÍA DE PRESIDENCIA  
JUSTICIA E INTERIOR



PROYECTO

PARQUE DE BOMBEROS DE LA COMUNIDAD DE MADRID  
MUNICIPIO DE ALDEA DEL FRESNO  
ESTADO ACTUAL

N. PLANO:  
P.02


FECHA:  
Marzo-2022

PLANO



PLANTA  
PRIMERA

ESCALA:  
1:150

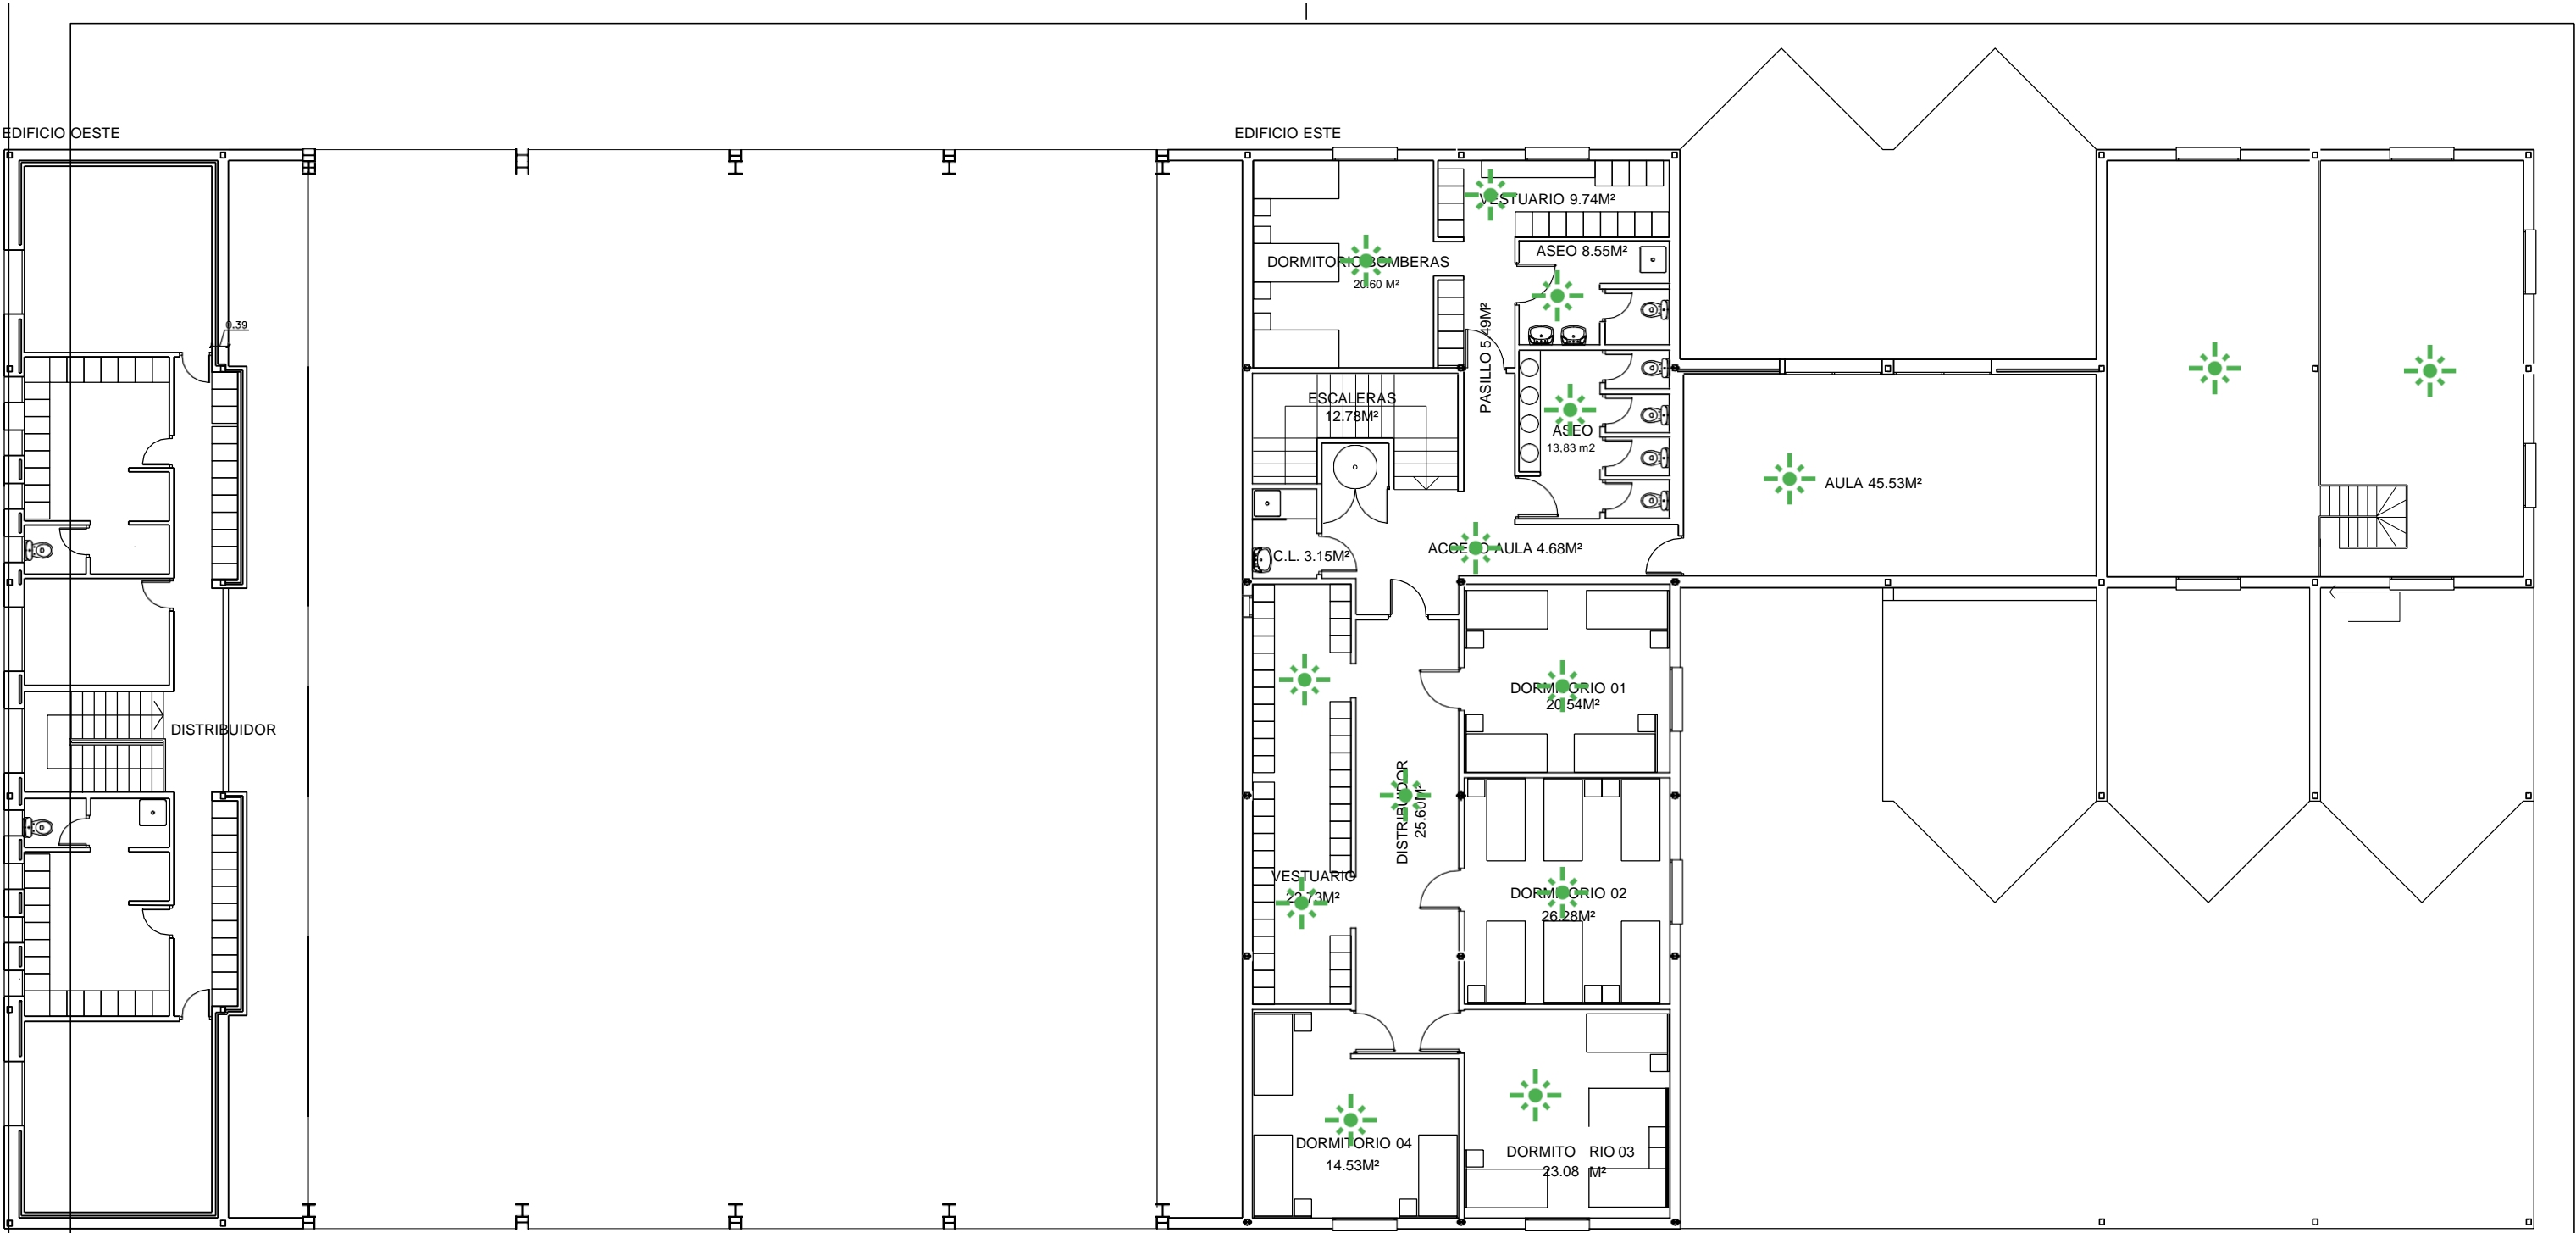
P35 – San Martín de  
Valdeiglesias







PLANTA PRIMERA:

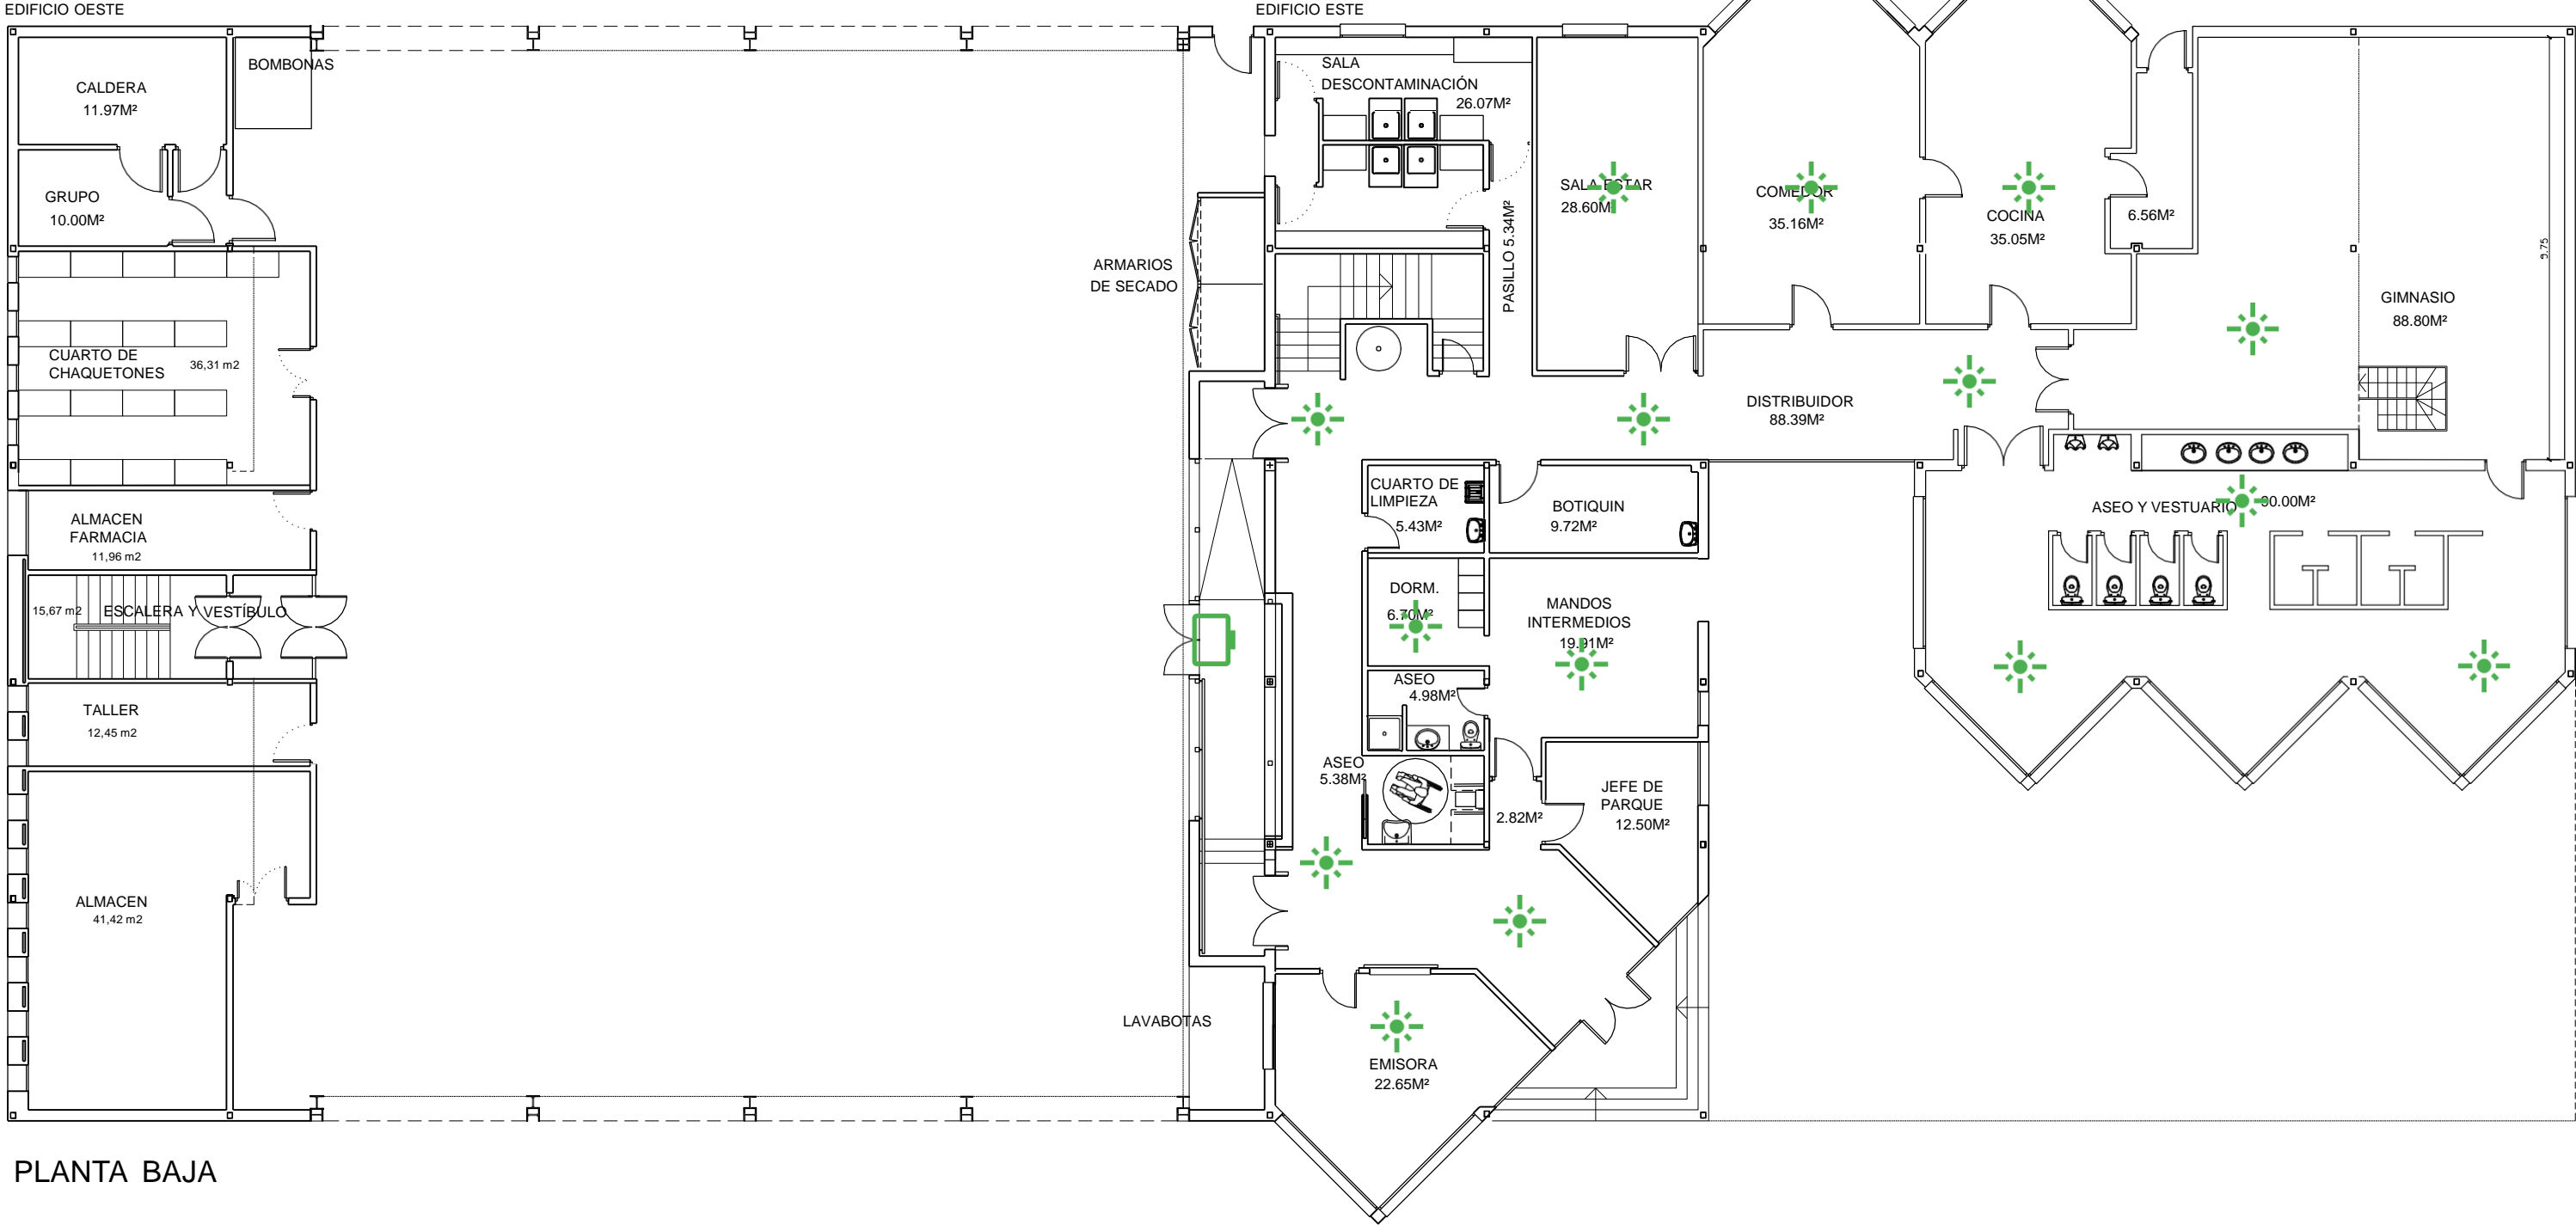-  Señal luminosa nueva.
-  Pantalla de 55" nueva.

	SERVICIO DE OBRAS E INFRAESTRUCTURAS	Dirección General de Emergencias		
CUERPO DE BOMBEROS		CONSEJERÍA DE JUSTICIA INTERIOR Y VÍCTIMAS		
PROYECTO				N. PLANO:
PARQUES DE BOMBEROS DE LA COMUNIDAD DE MADRID				03
MUNICIPIO DE SAN MARTIN DE VALDEIGLESIAS				FECHA:
ESTADO ACTUAL				DIC-2021
PLANO		PLANTA PRIMERA		ESCALA:
				1:150




-  Señal luminosa nueva.
-  Pantalla de 55" nueva.



 <div>SERVICIO DE OBRAS E INFRAESTRUCTURAS</div>		Dirección General de Emergencias		
CUERPO DE BOMBEROS		CONSEJERÍA DE JUSTICIA INTERIOR Y VÍCTIMAS		
PROYECTO				N. PLANO:
PARQUES DE BOMBEROS DE LA COMUNIDAD DE MADRID				02
MUNICIPIO DE SAN MARTIN DE VALDEIGLESIAS				FECHA:
ESTADO ACTUAL				DIC-2021
PLANO		PLANTA BAJA		ESCALA:
				1:150

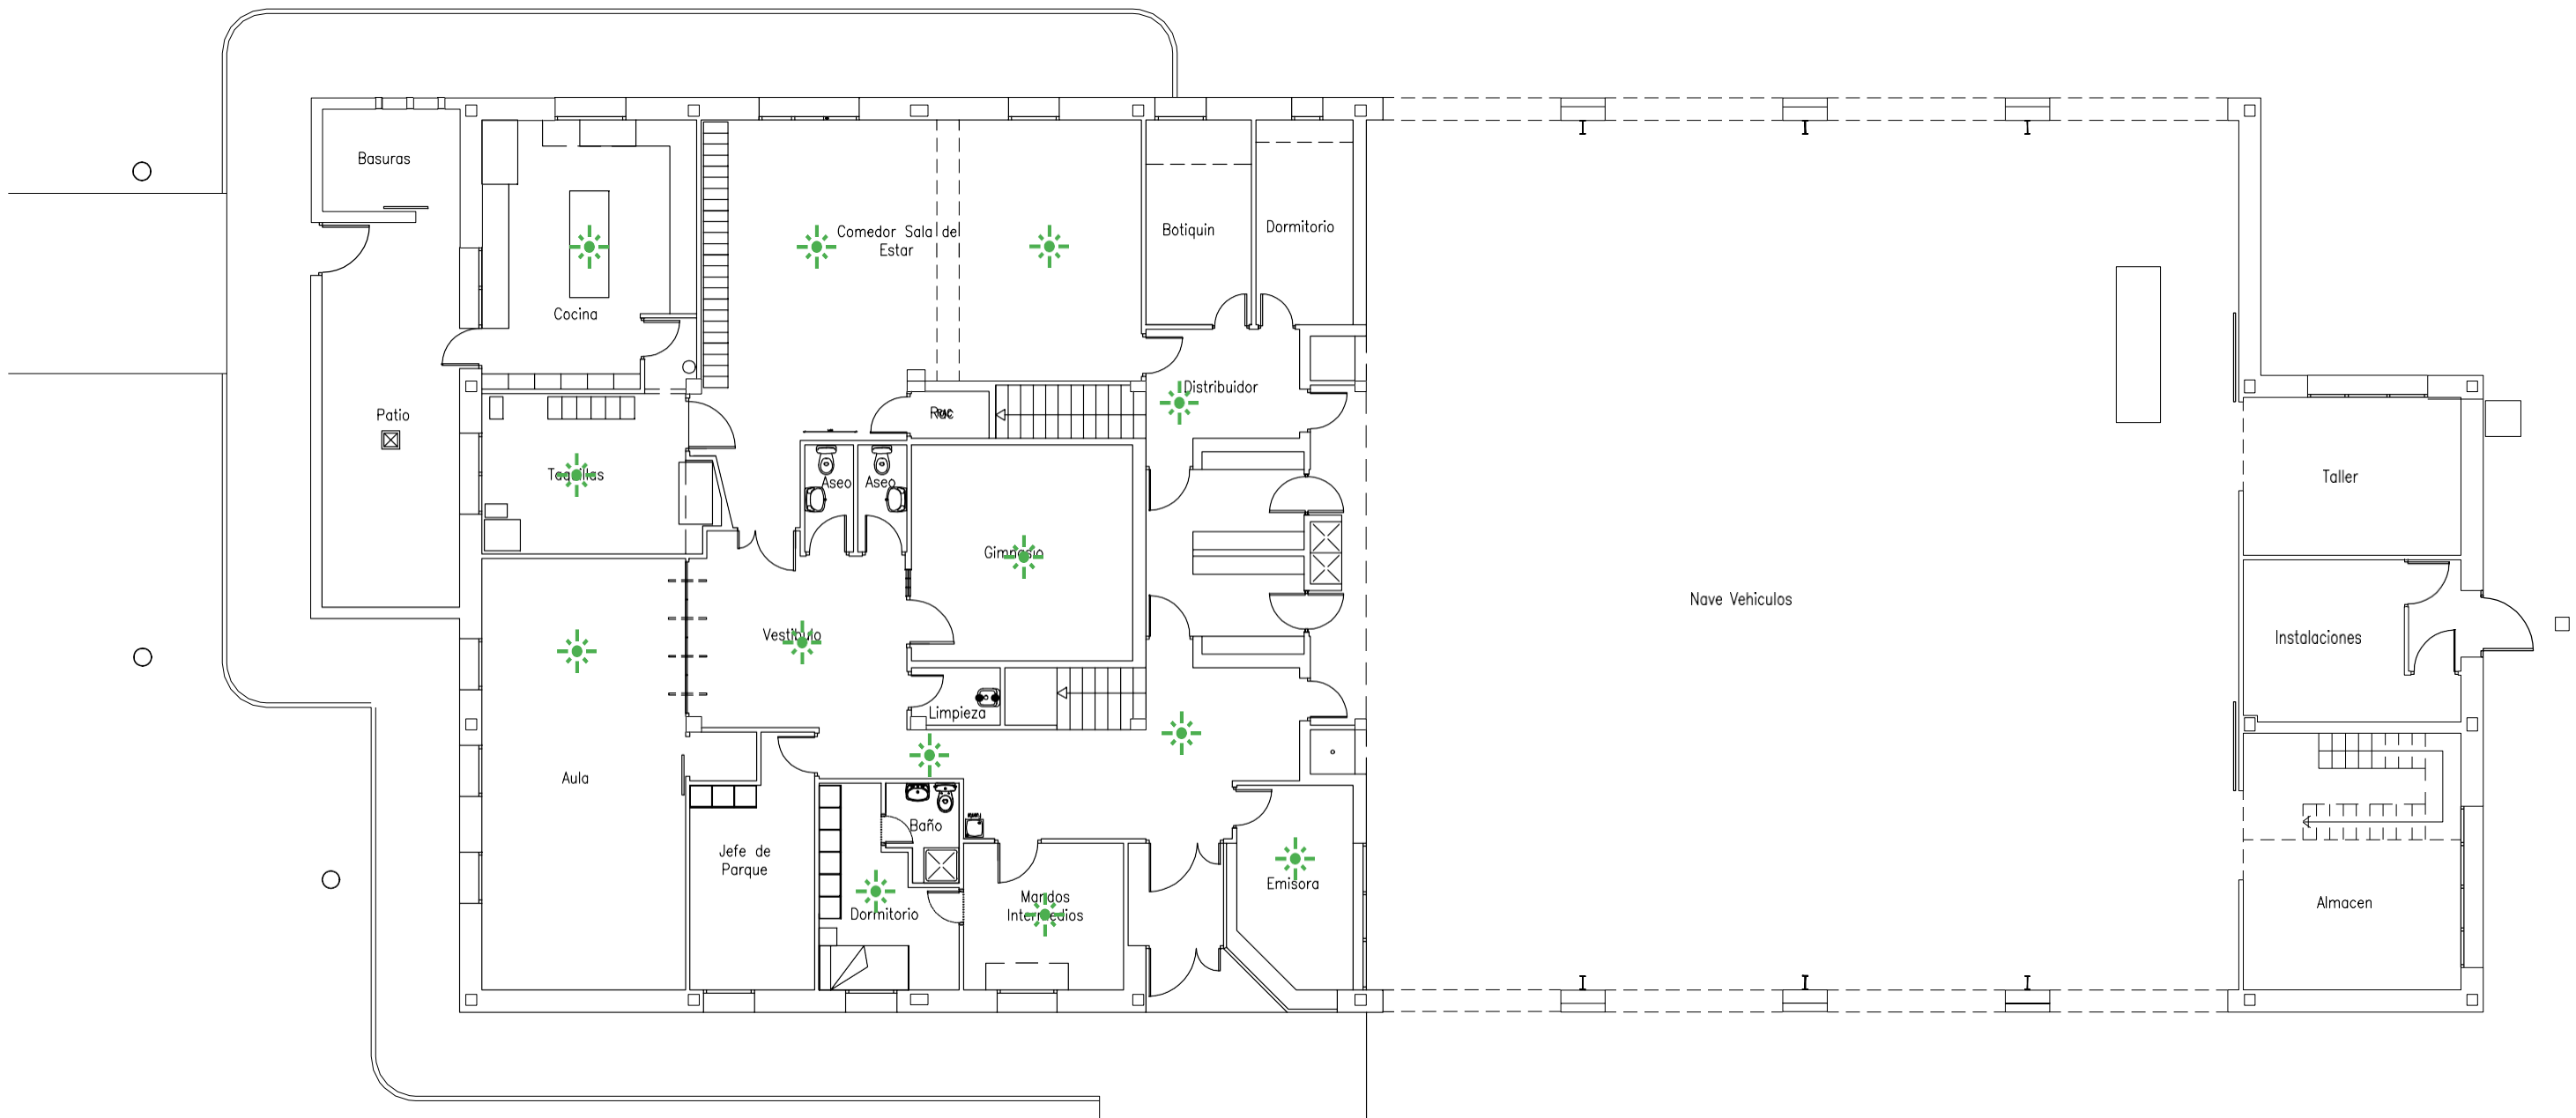


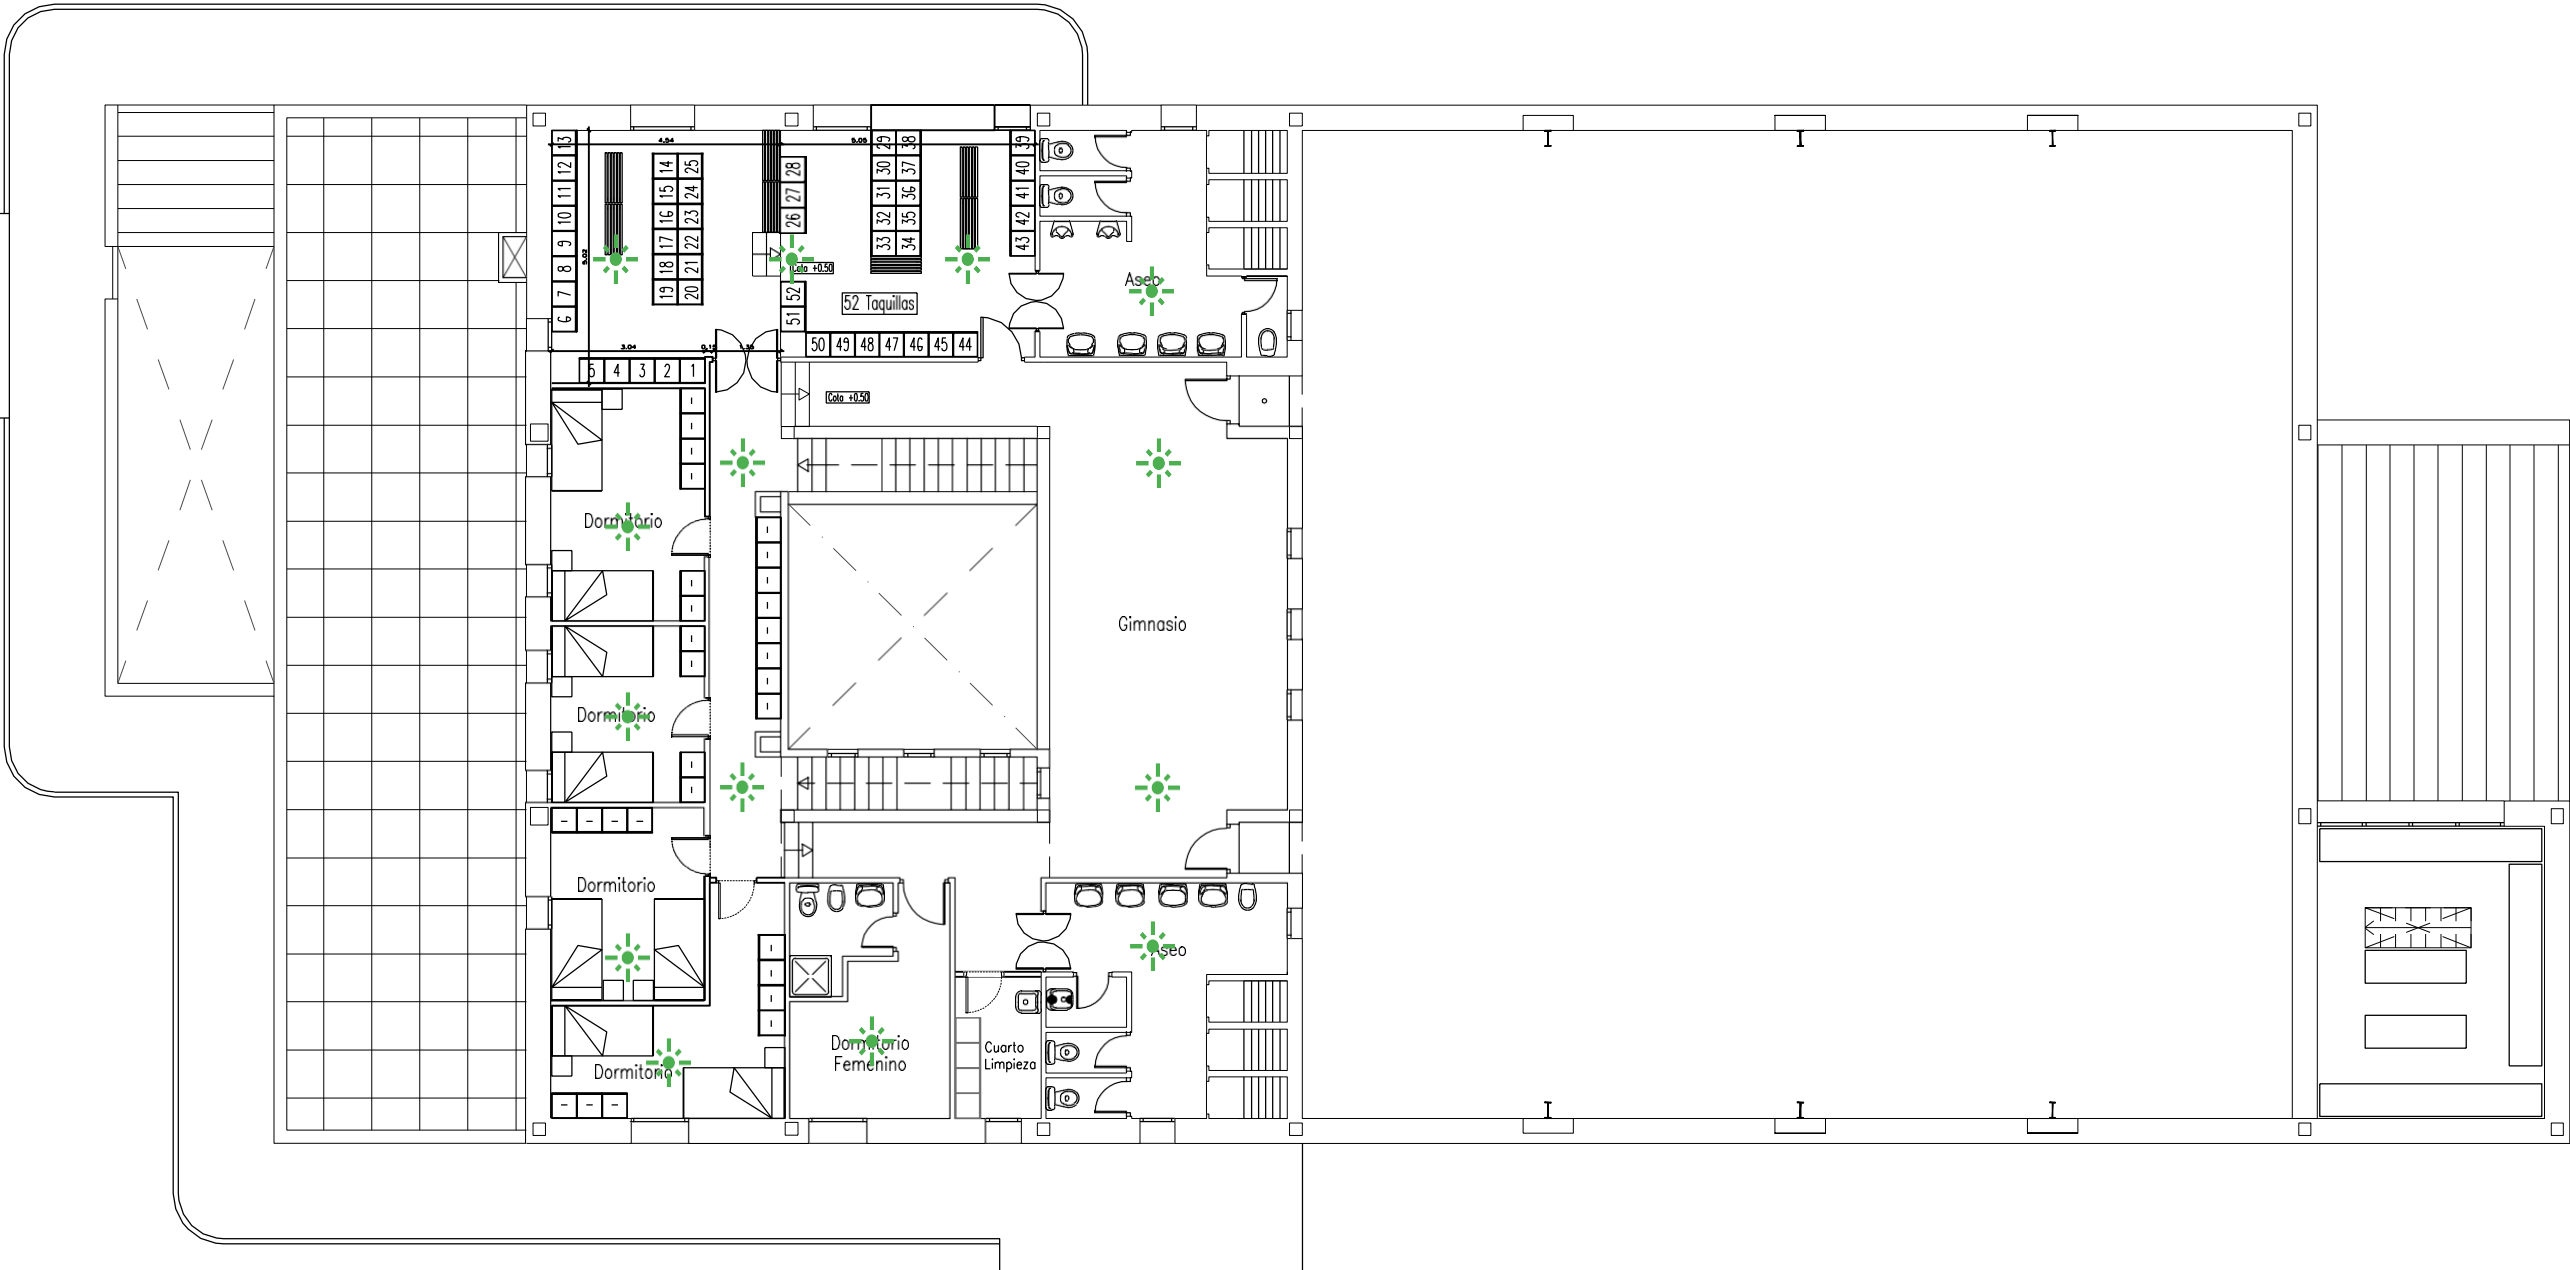
P36 – Getafe





PLANTA BAJA  
Modificada


-  Señal luminosa nueva.
-  Pantalla de 55" nueva.

<div><div>Dirección General de Emergencias CONSEJERÍA DE PRESIDENCIA JUSTICIA E INTERIOR</div></div>		
PROYECTO PARQUES DE BOMBEROS DE LA COMUNIDAD DE MADRID MUNICIPIO DE GETAFE ESTADO ACTUAL		N. PLANO: P.0
		FECHA: 27-Marzo-2023
PLANO	PLANO DE PLANTA BAJA	ESCALA: 1:1000






PLANTA PRIMERA  
Modificado

-  Señal luminosa nueva.
-  Pantalla de 55" nueva.

<div><div>Dirección General de Emergencias CONSEJERÍA DE PRESIDENCIA JUSTICIA E INTERIOR</div></div>		
PROYECTO PARQUES DE BOMBEROS DE LA COMUNIDAD DE MADRID MUNICIPIO DE GETAFE ESTADO ACTUAL		N. PLANO: P.0
PLANO PLANO DE PLANTA PRIMERA		FECHA: 27-Marzo-2023  ESCALA: 1:1000

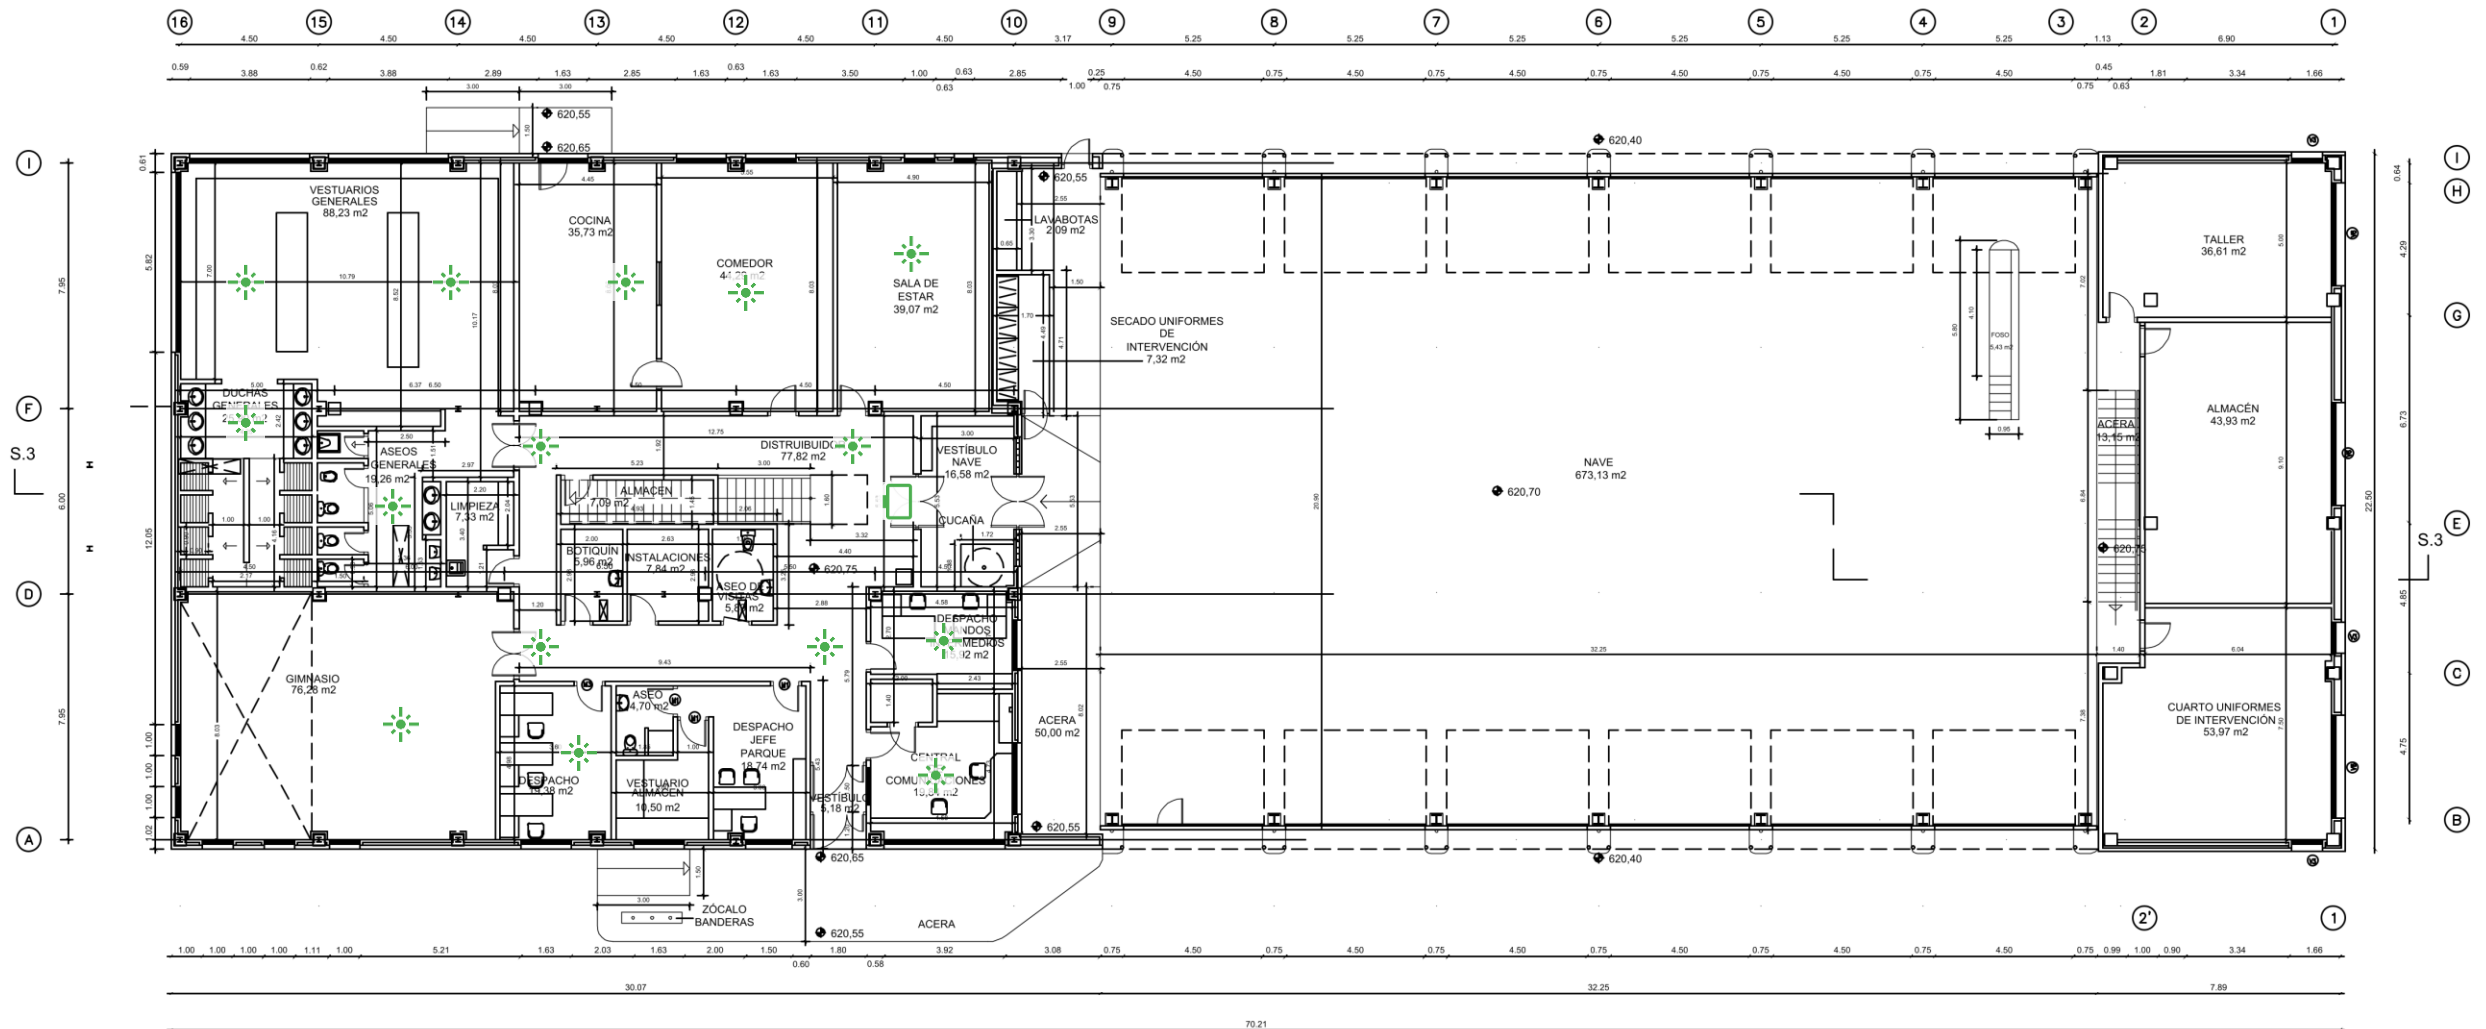P37 – Valdemoro



 Señal luminosa nueva.  
 Pantalla de 55" nueva.



SERVICIO DE OBRAS E INFRAESTRUCTURAS

CUERPO DE BOMBEROS

Dirección General de Emergencias

CONSEJERÍA DE PRESIDENCIA  
JUSTICIA E INTERIOR




PROYECTO  
**PARQUE DE BOMBEROS DE LA COMUNIDAD DE MADRID**  
**MUNICIPIO DE VALDEMORO**  
**ESTADO ACTUAL**

N. PLANO:  
 P.01



FECHA:  
 ENERO-2022


PLANO  
 PLANTA  
 BAJA

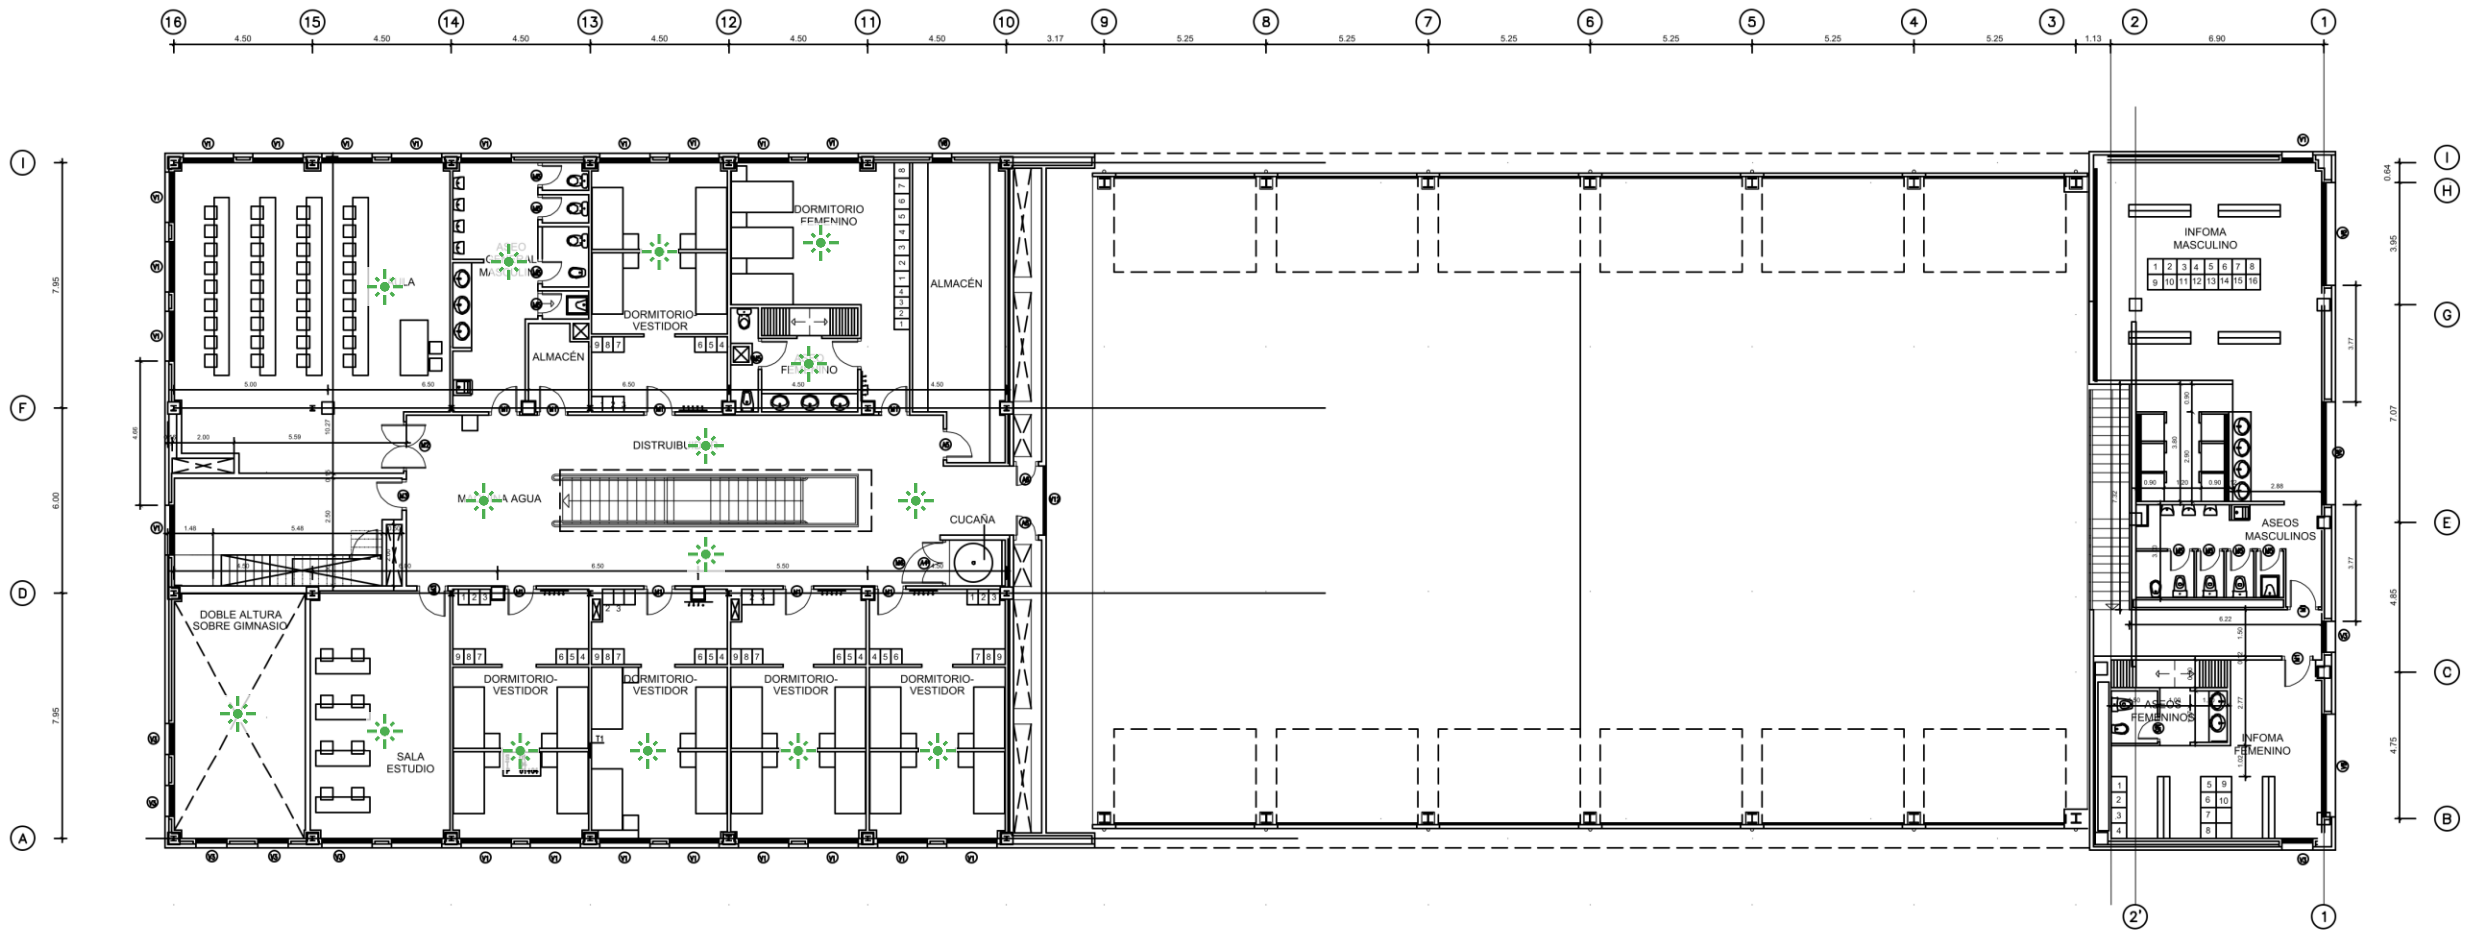ESCALA:  
 1:200






PLANTA PRIMERA


-  Señal luminosa nueva.
-  Pantalla de 55" nueva.

	SERVICIO DE OBRAS E INFRAESTRUCTURAS <b>CUERPO DE BOMBEROS</b>	Dirección General de Emergencias CONSEJERÍA DE PRESIDENCIA JUSTICIA E INTERIOR
PROYECTO <b>PARQUE DE BOMBEROS DE LA COMUNIDAD DE MADRID</b> <b>MUNICIPIO DE VALDEMORO</b> <b>ESTADO ACTUAL</b>		
PLANO <b>PLANTA PRIMERA</b>	N. PLANO: <b>P.02</b> FECHA: <b>ENERO-2022</b> ESCALA: <b>1:200</b>	

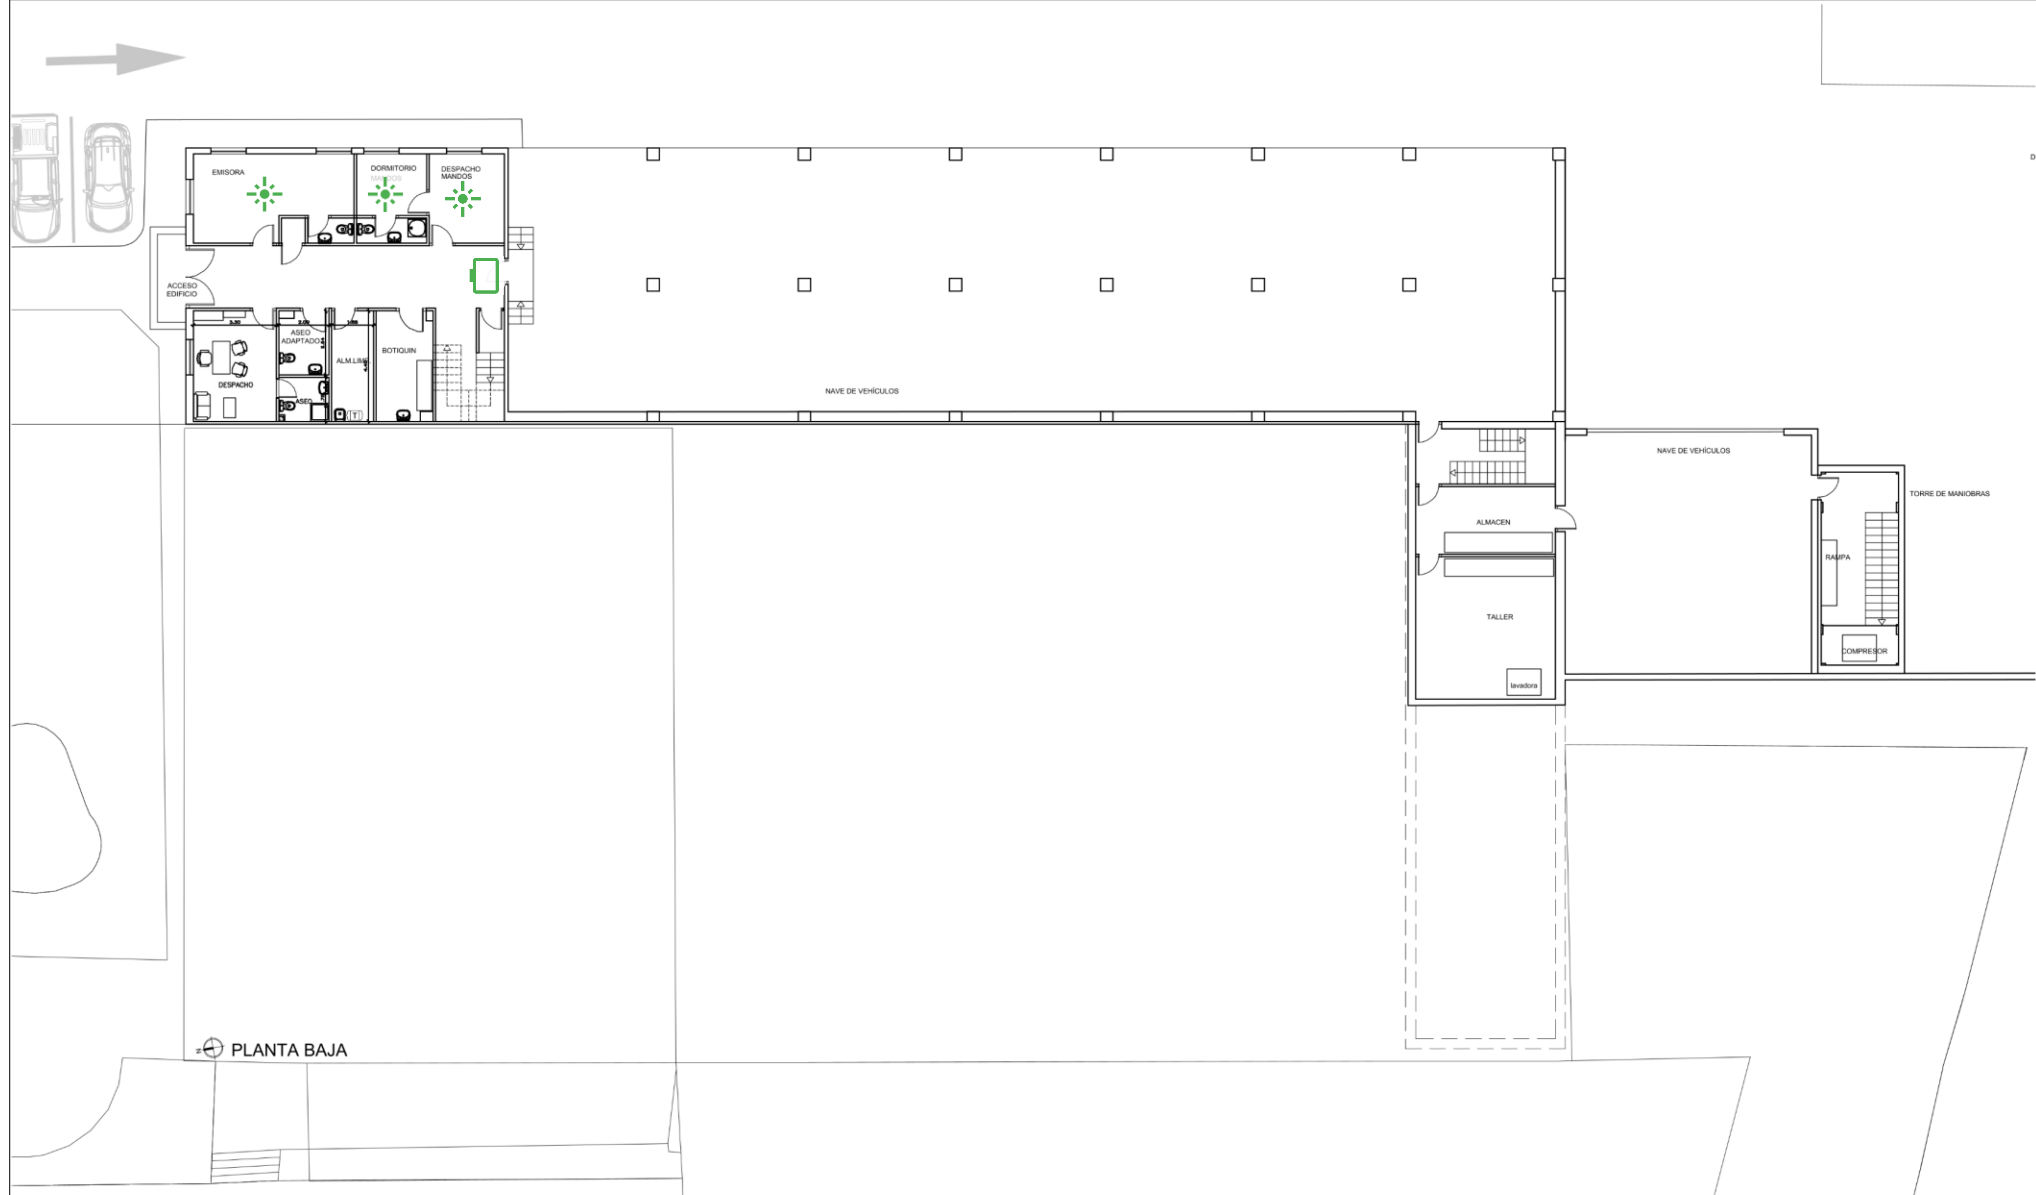
P38 – Móstoles



-  Señal luminosa nueva.
-  Pantalla de 55" nueva.

<div> Dirección General de Emergencias</div> <div>CONSEJERÍA DE PRESIDENCIA JUSTICIA E INTERIOR</div>		
PROYECTO	PARQUES DE BOMBEROS DE LA COMUNIDAD DE MADRID MUNICIPIO DE MOSTOLES ESTADO ACTUAL	N. PLANO: P.02
		FECHA: 08-Nov-2023
PLANO	PLANTA BAJA DISTRIBUCIÓN	ESCALA: 1:200



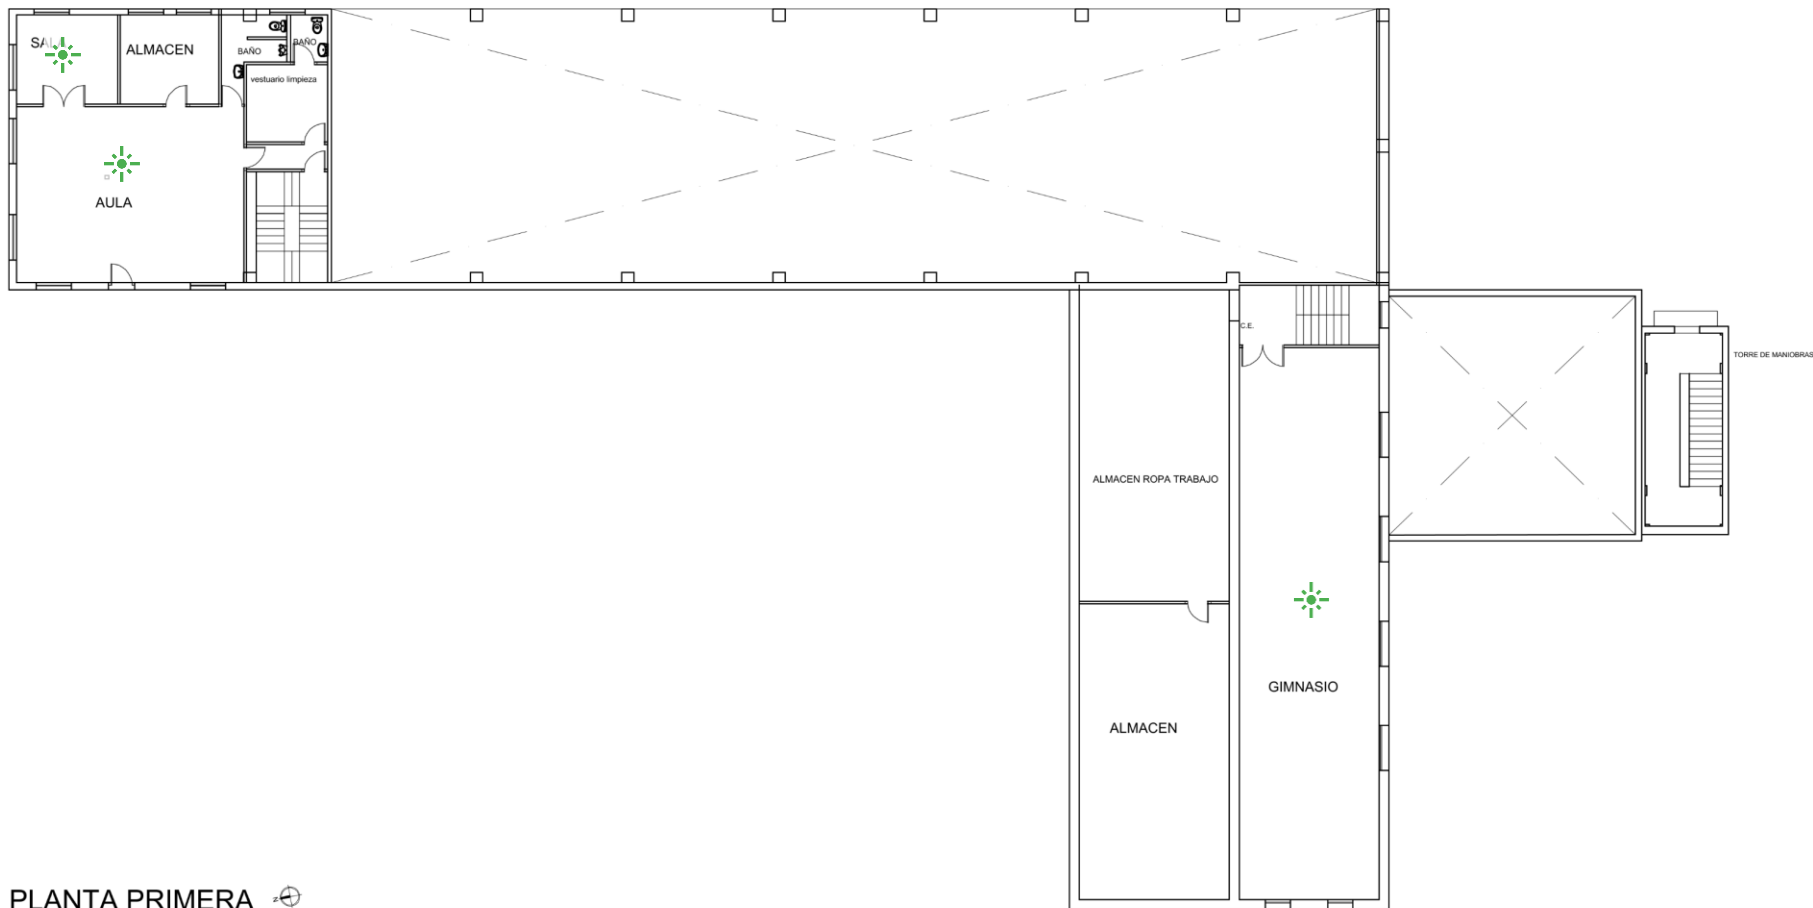


PLANTA PRIMERA 




Señal luminosa nueva.






Pantalla de 55" nueva.

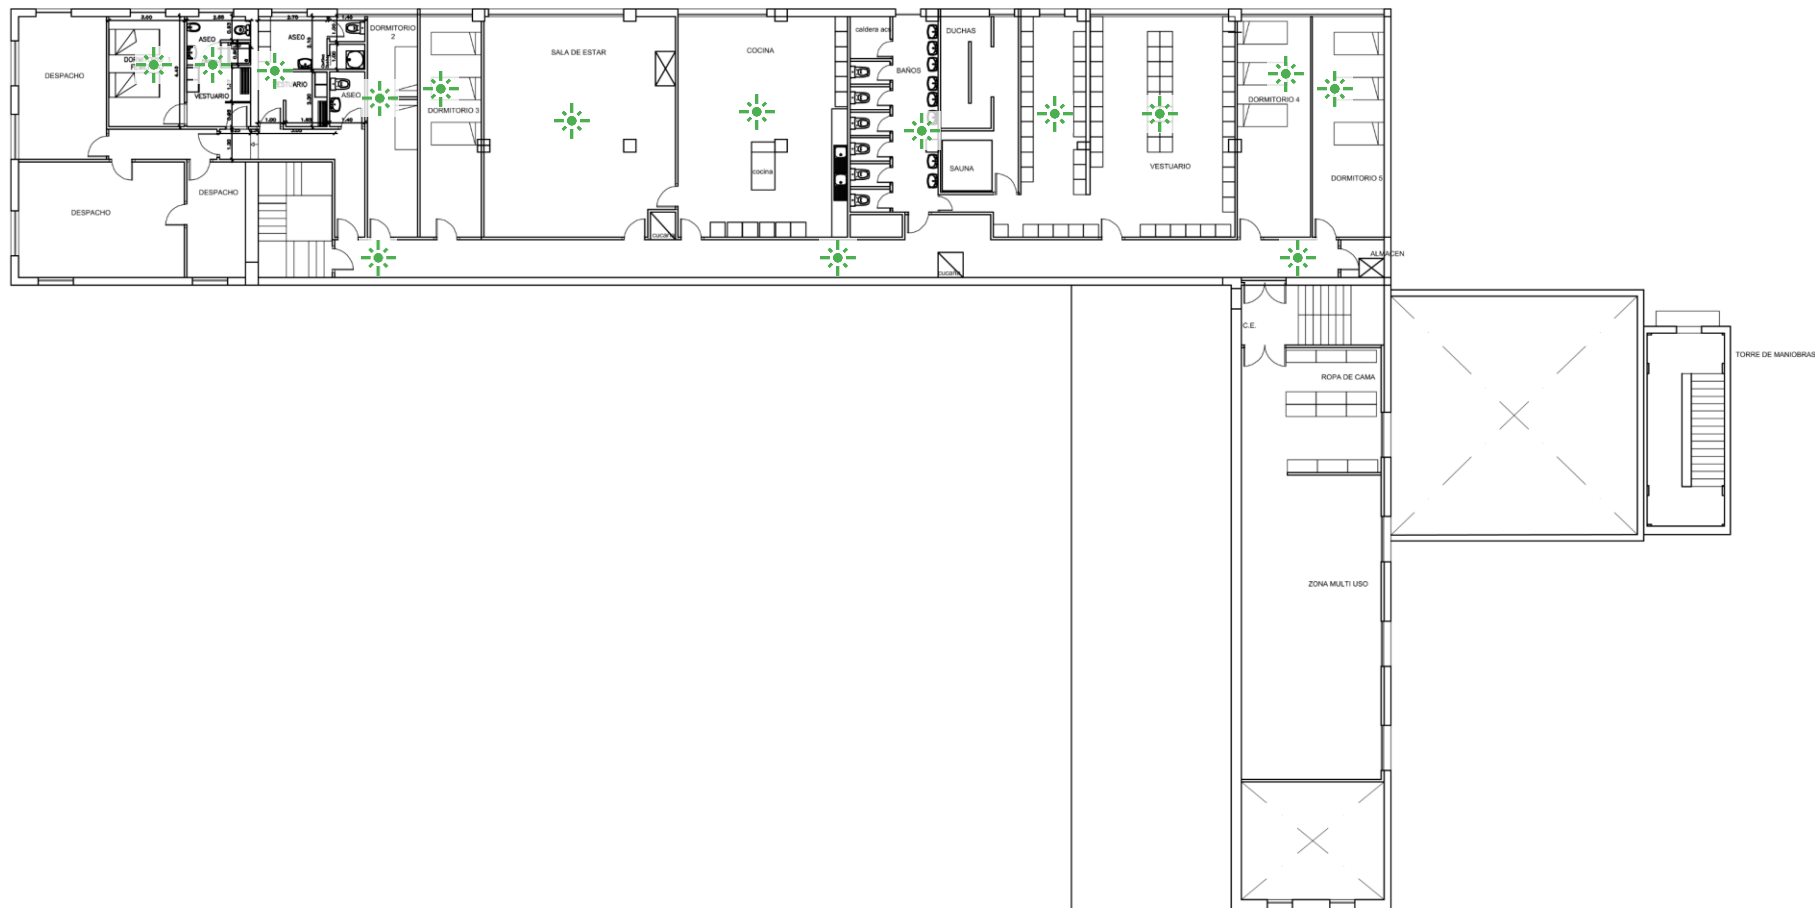 Dirección General de Emergencias CONSEJERÍA DE PRESIDENCIA JUSTICIA E INTERIOR		
PROYECTO	PARQUES DE BOMBEROS DE LA COMUNIDAD DE MADRID MUNICIPIO DE MOSTOLES ESTADO ACTUAL	N. PLANO: P.03
PLANO	PLANTA PRIMERA DISTRIBUCIÓN	FECHA: 08-Nov-2023
		ESCALA: 1:200

 


⊕ PLANTA SEGUNDA



-  Señal luminosa nueva.
-  Pantalla de 55" nueva.


<div>  <div>           Dirección General de Emergencias            CONSEJERÍA DE PRESIDENCIA            JUSTICIA E INTERIOR         </div> </div>		
PROYECTO	PARQUES DE BOMBEROS DE LA COMUNIDAD DE MADRID MUNICIPIO DE MOSTOLES ESTADO ACTUAL	N. PLANO: P.04
PLANO	PLANTA SEGUNDA DISTRIBUCIÓN	FECHA: 08-Nov-2023
		ESCALA: 1:200

P39 – Leganés






Pantalla de 55" nueva.

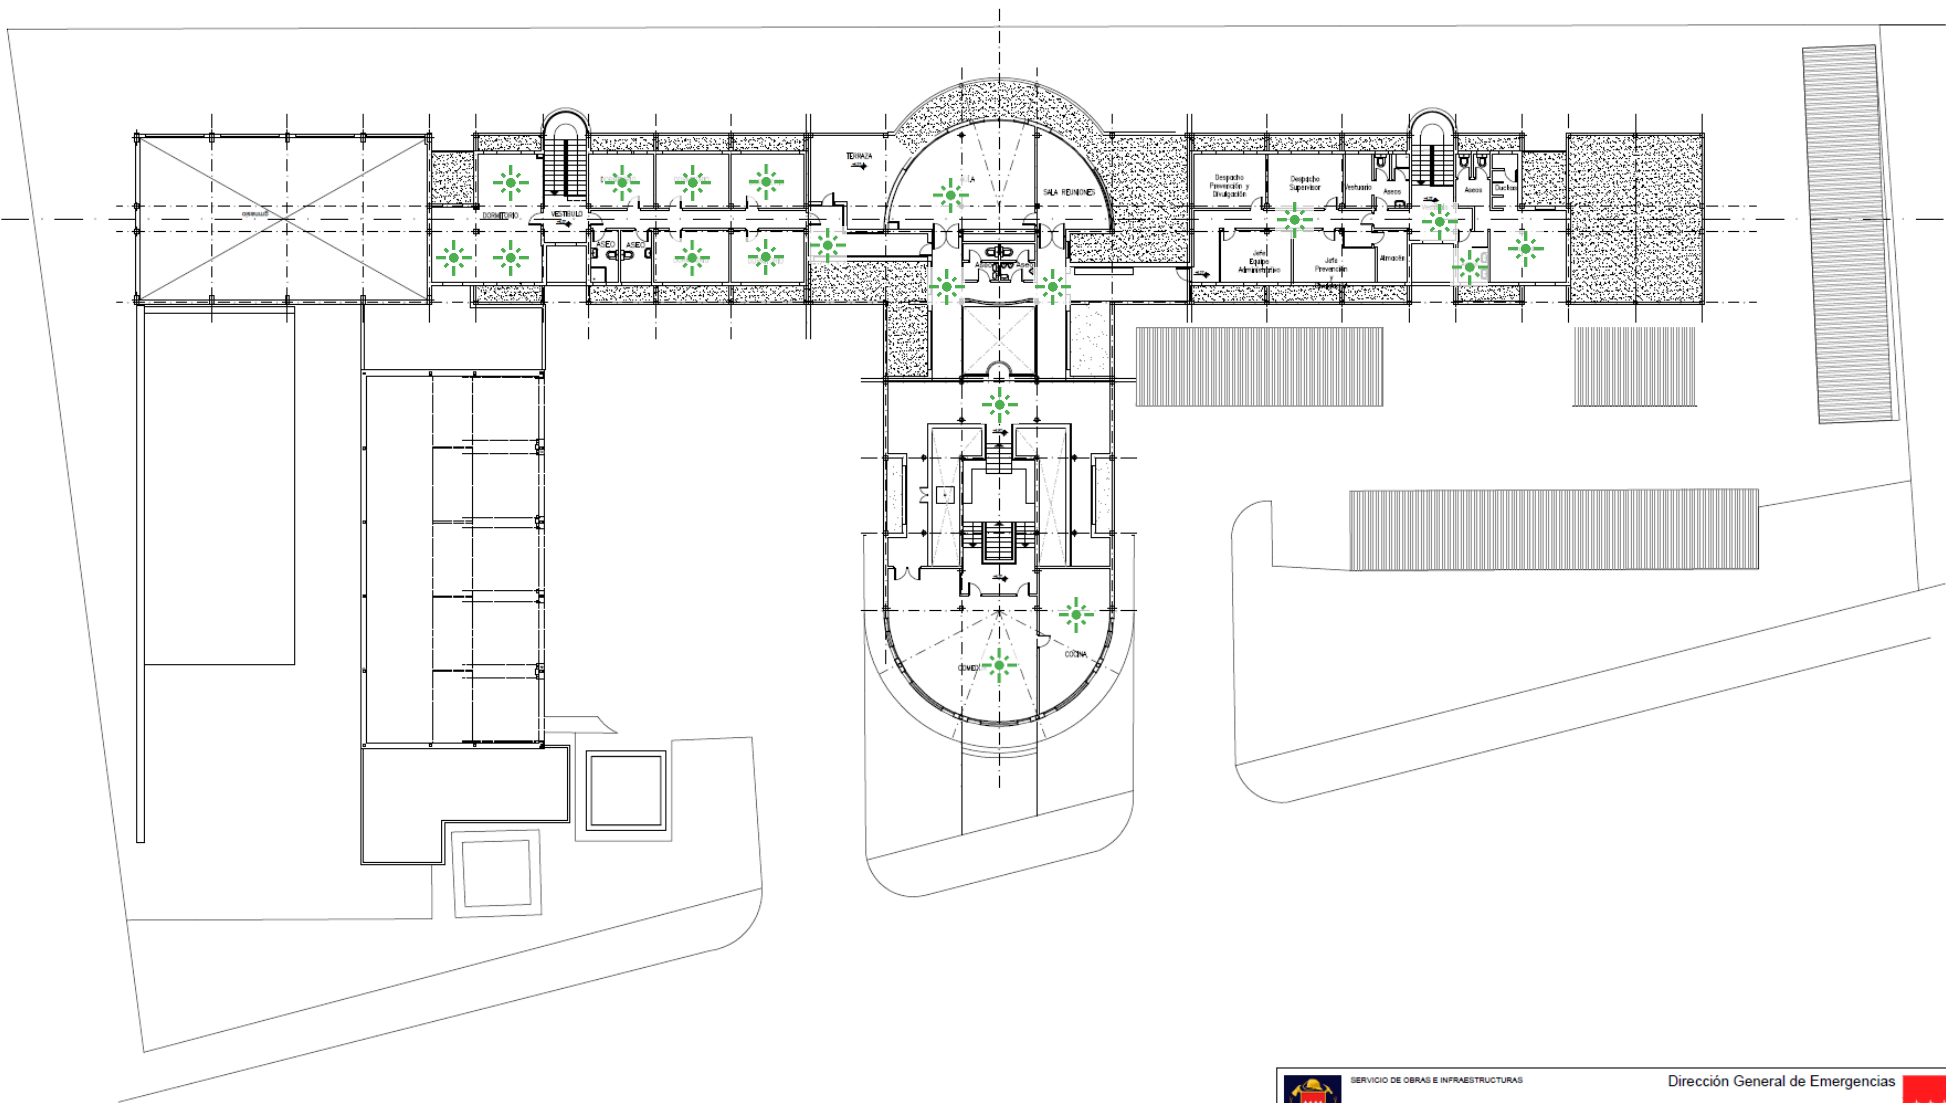	SERVICIO DE OBRAS E INFRAESTRUCTURAS  CUERPO DE BOMBEROS	Dirección General de Emergencias  CONSEJERÍA DE JUSTICIA INTERIOR Y VÍCTIMAS	
PROYECTO <b>PARQUES DE BOMBEROS DE LA COMUNIDAD DE MADRID</b> <b>MUNICIPIO DE LEGANES</b> <b>ESTADO ACTUAL</b>		N. PLANO: <b>P.03</b>  FECHA: Enero-2022	
PLANO	PLANTA BAJA	ESCALA: 1:300	




PLANTA PRIMERA

-  Señal luminosa nueva.
-  Pantalla de 55" nueva.

 SERVICIO DE OBRAS E INFRAESTRUCTURAS		Dirección General de Emergencias	
<b>CUERPO DE BOMBEROS</b>		<b>CONSEJERÍA DE JUSTICIA INTERIOR Y VÍCTIMAS</b> 	
PROYECTO <b>PARQUES DE BOMBEROS DE LA COMUNIDAD DE MADRID</b> <b>MUNICIPIO DE LEGANES</b> <b>ESTADO ACTUAL</b>		N. PLANO: <b>P.04</b>	
		FECHA: Enero-2022	
PLANO	PLANTA PRIMERA	ESCALA: 1:300	

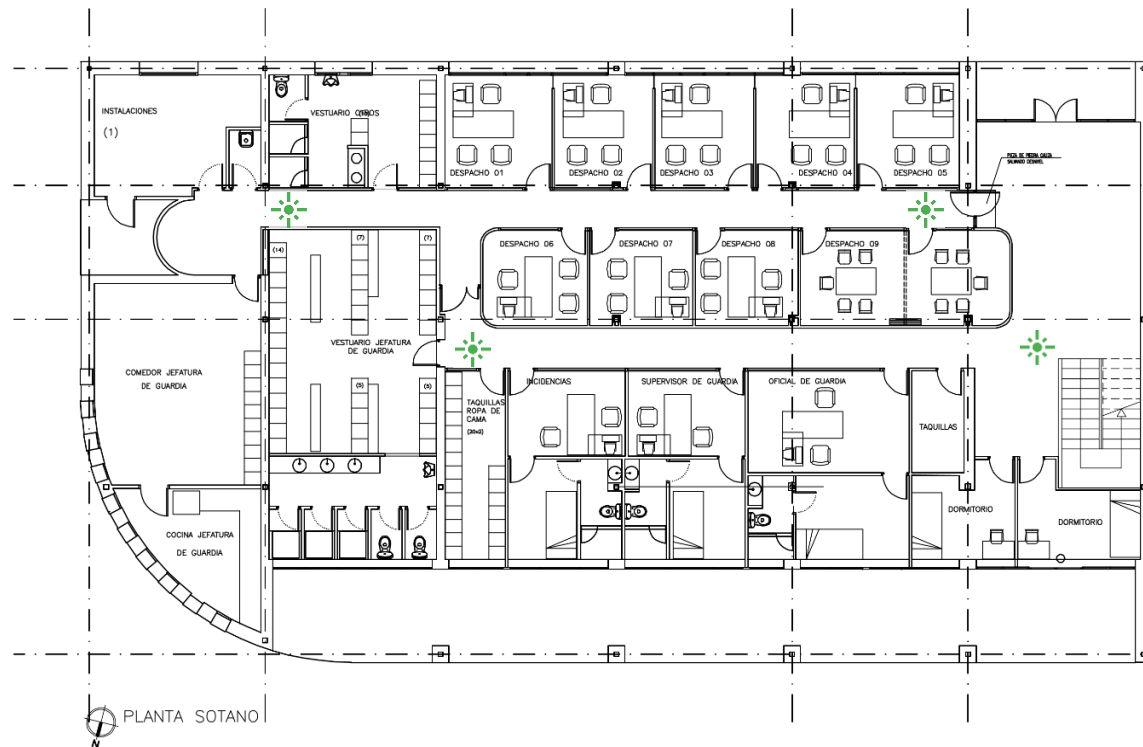

P41 – Las Rozas






Señal luminosa nueva.


 


Pantalla de 55" nueva.

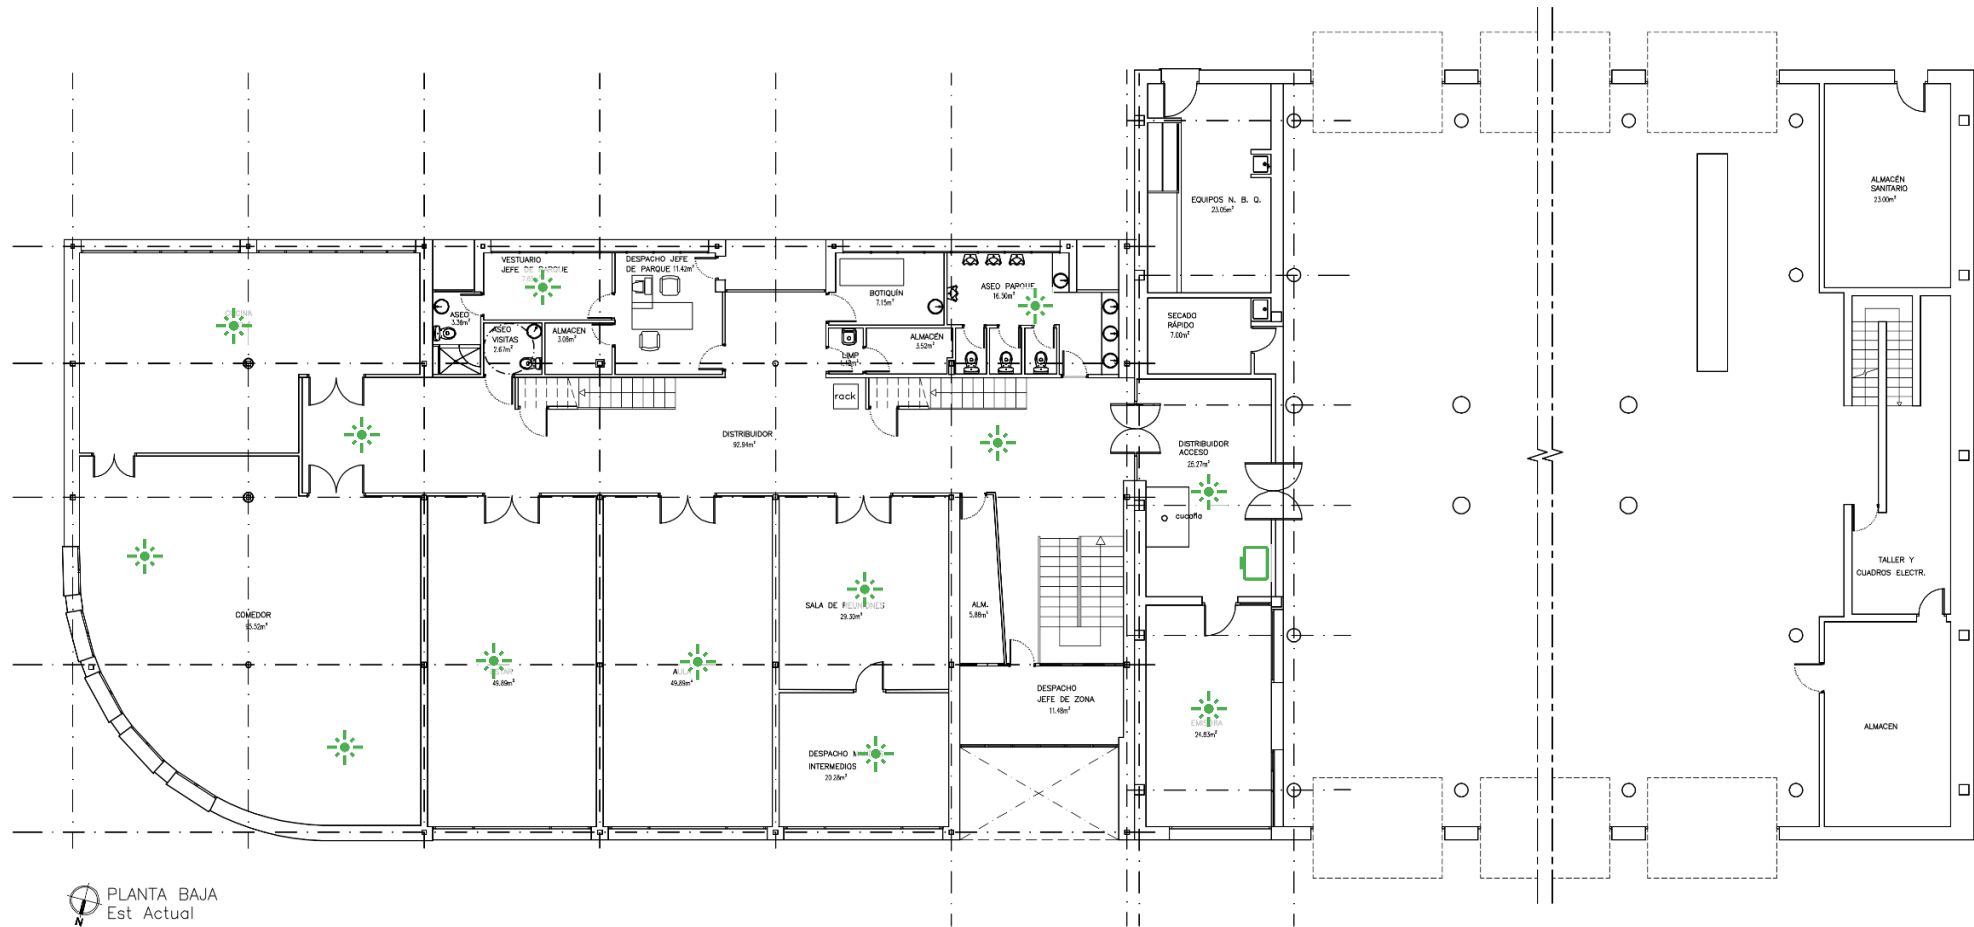
 SERVICIO DE OBRAS E INFRAESTRUCTURAS		Dirección General de Emergencias	
 CORPO DE BOMBEROS		CONSEJERÍA DE JUSTICIA INTERIOR Y VÍCTIMAS	
PROYECTO PARQUE DE BOMBEROS DE LA COMUNIDAD DE MADRID MUNICIPIO DE LAS ROZAS		N. PLANO: P.01	
PLANO		FECHA: -	
ESTADO ACTUAL PLANTA SÓTANO		ESCALA: 1:150	








-  Señal luminosa nueva.
-  Pantalla de 55" nueva.

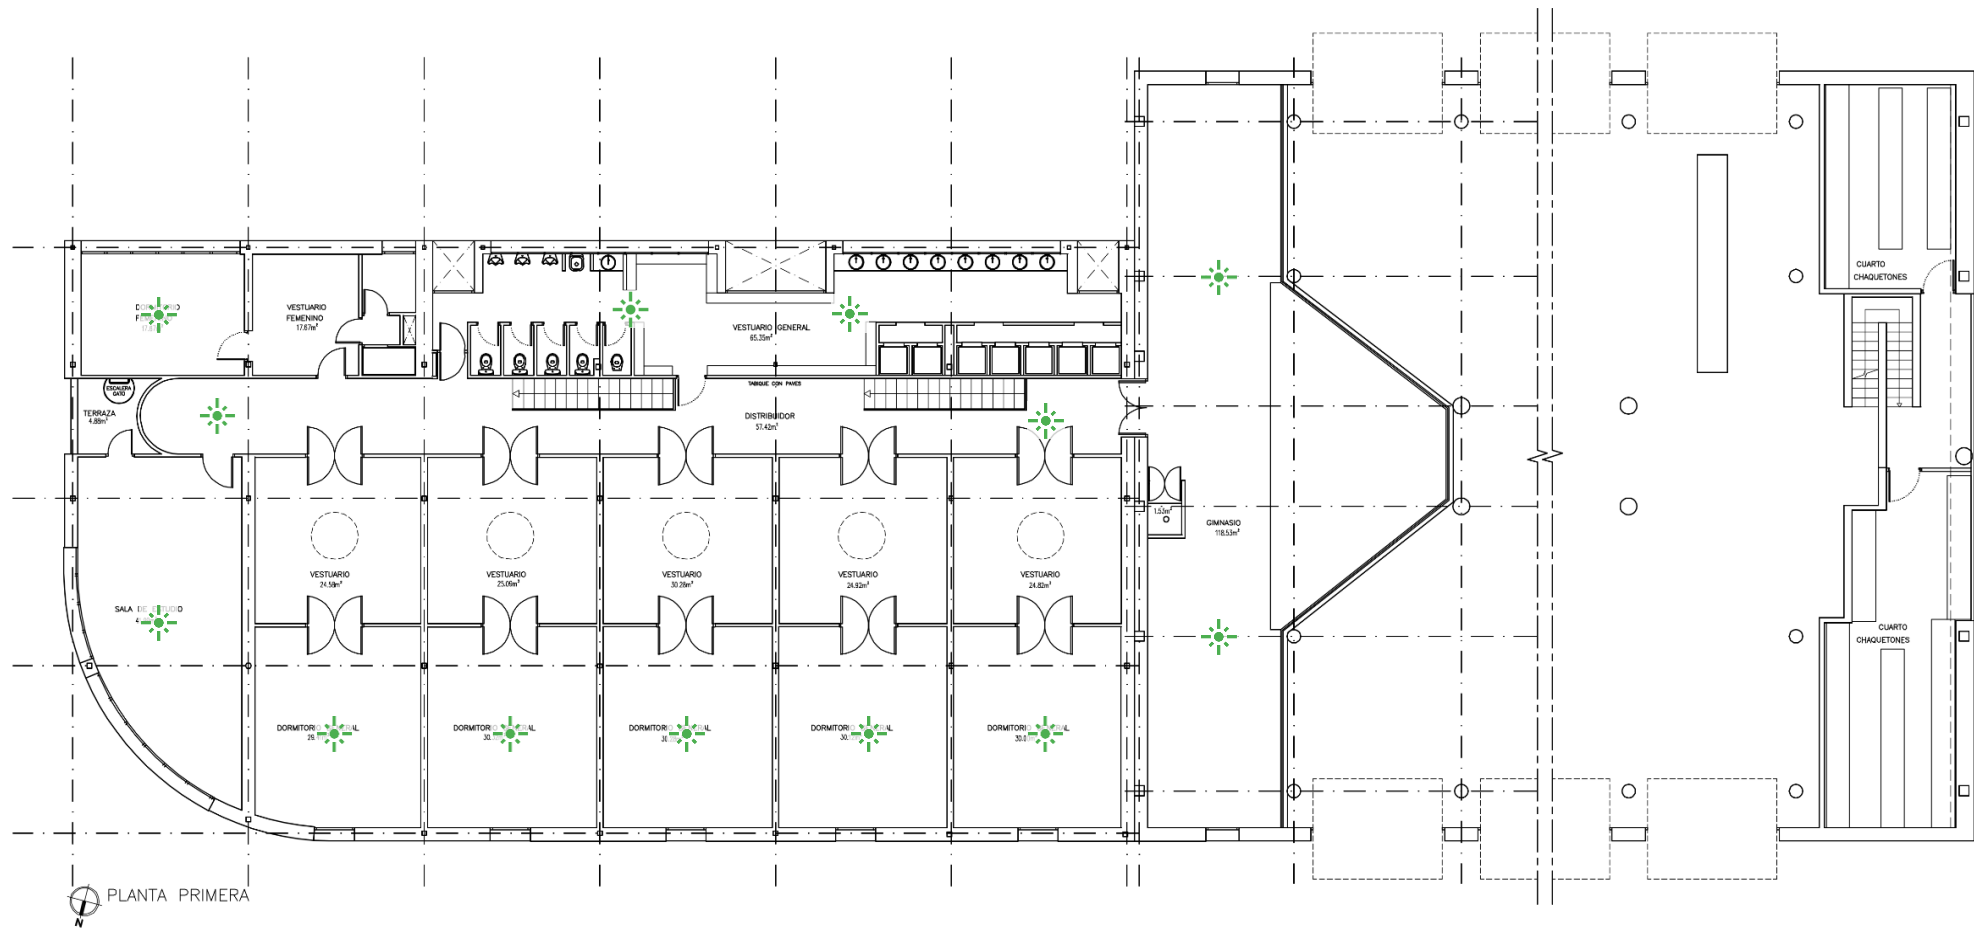 SERVICIO DE OBRAS E INFRAESTRUCTURAS		Dirección General de Emergencias	
 CUERPO DE BOMBEROS		CONSEJERÍA DE JUSTICIA INTERIOR Y VÍCTIMAS	
PROYECTO PARQUE DE BOMBEROS DE LA COMUNIDAD DE MADRID MUNICIPIO DE LAS ROZAS		N. PLANO: P.02	
PLANO ESTADO ACTUAL PLANTA BAJA		FECHA: -	
		ESCALA: 1:250	







-  Señal luminosa nueva.
-  Pantalla de 55" nueva.

 SERVICIO DE OBRAS E INFRAESTRUCTURAS		Dirección General de Emergencias	
 CUERPO DE BOMBEROS		CONSEJERÍA DE JUSTICIA INTERIOR Y VÍCTIMAS	
PROYECTO PARQUE DE BOMBEROS DE LA COMUNIDAD DE MADRID MUNICIPIO DE LAS ROZAS		N. PLANO: P.02	
PLANO		ESTADO ACTUAL PLANTA PRIMERA	FECHA: -
		ESCALA: 1:150	


P42 – Collado Villalba

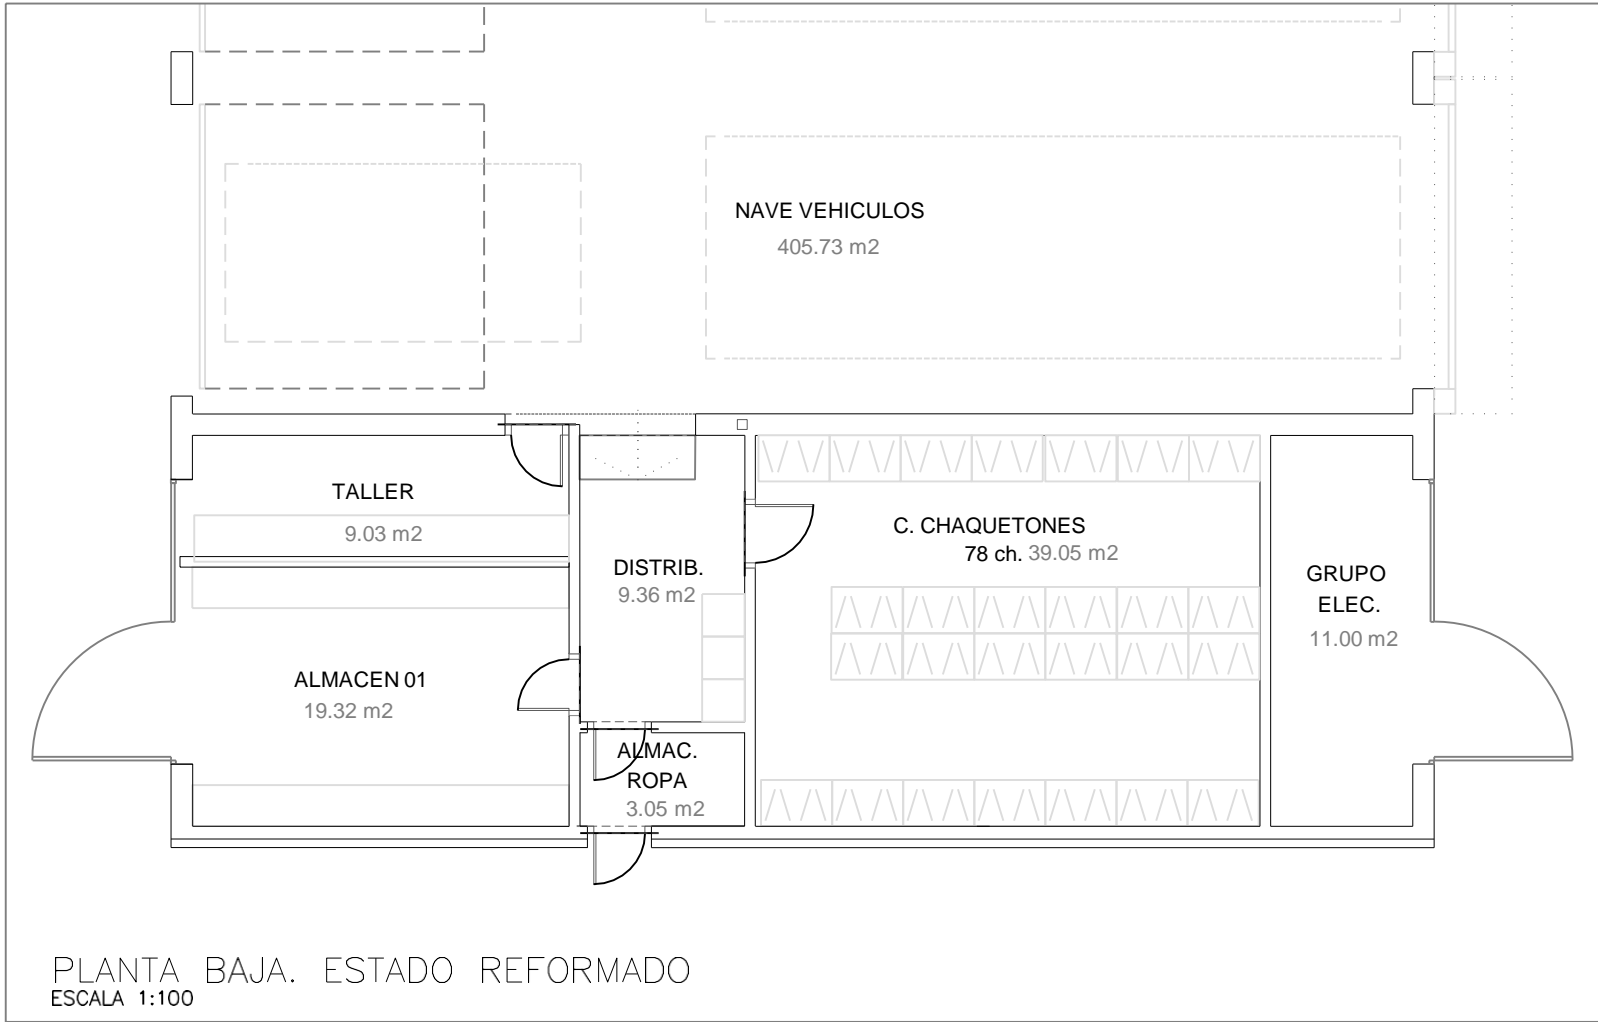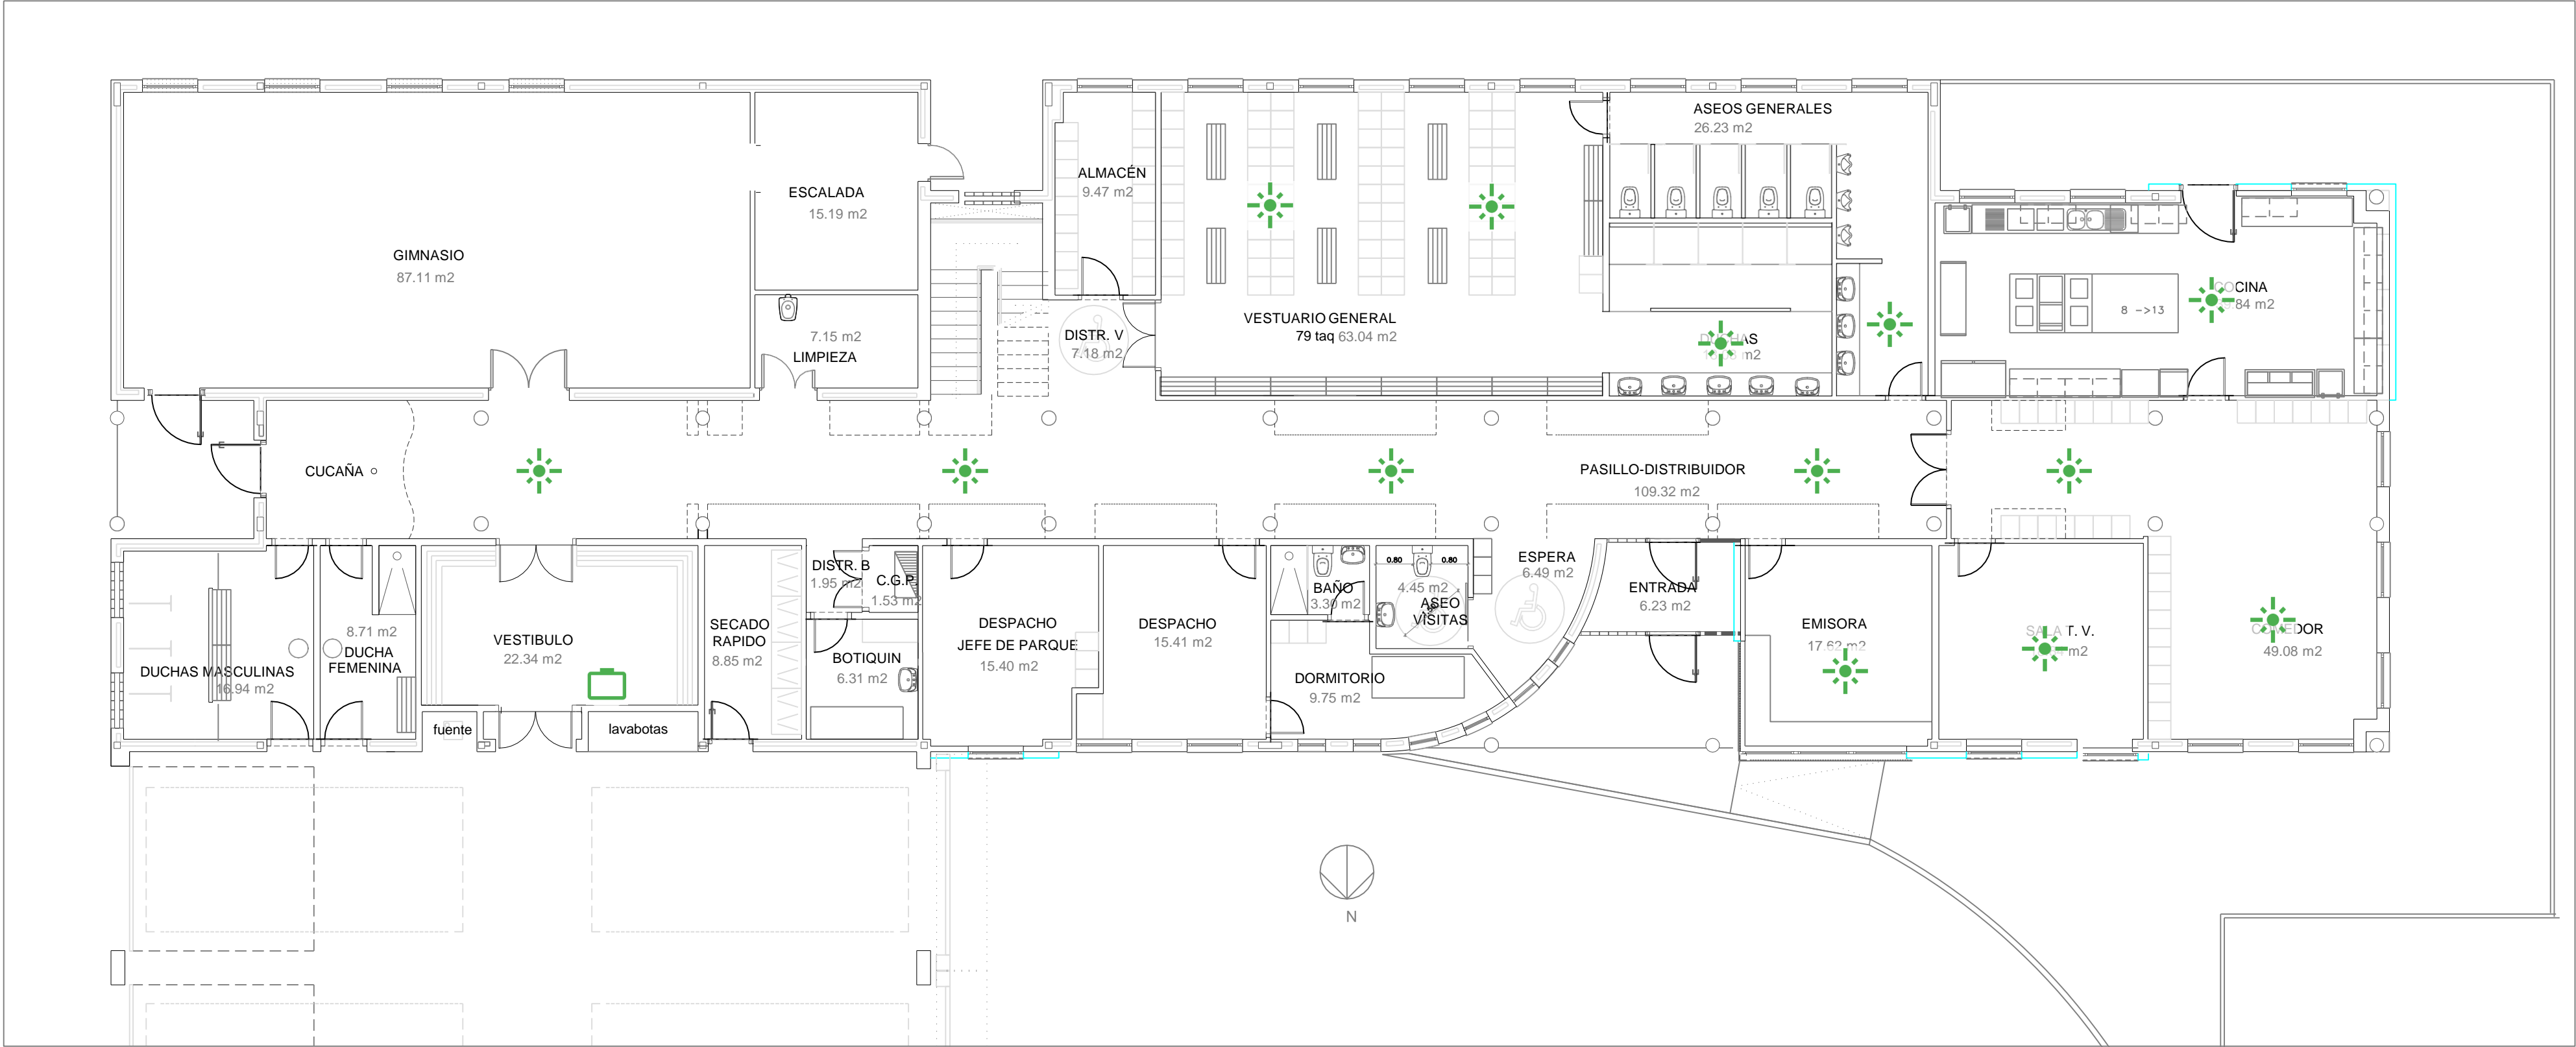

CUADRO DE SUPERFICIES


PLANTA BAJA				PLANTA PRIMERA					
ENTRADA	6.23 m2	GINNASIO	87.11 m2	ALMACEN 01	19.32 m2	DISTRIBUIDOR	85.83 m2	ASEO	3.31 m2
PASILLO-DISTRIBUIDOR	109.32 m2	ESCALADA	15.19 m2	ALMACEN ROPA	3.05 m2	SALA DISPONIBLE	45.15 m2	TAQUILLAS	27.86 m2
ESPERA	6.49 m2	LIMPIEZA	7.15 m2	C. CHAQUETONES	39.05 m2	INFOMA	25.91 m2	DORMITORIO	9.22 m2
ASEO VISITAS	4.45 m2	ALMACÉN	9.47 m2	GRUPO ELECTROGENO	11.00 m2	LIMPIEZA	5.12 m2	DORMITORIO	9.22 m2
BAÑO	3.30 m2	DISTR. VESTUARIO	7.18 m2			TAQUILLAS	14.13 m2	DORMITORIO	6.39 m2
DORMITORIO	9.75 m2	VESTUARIO GENERAL	63.04 m2			DORMITORIO	6.19 m2	DORMITORIO	6.39 m2
DESPACHO	15.41 m2	DUCHAS	18.03 m2			DORMITORIO	6.19 m2	DORMITORIO	6.39 m2
DESPACHO JEFE PARQUE	15.40 m2	ASEOS GENERALES	26.23 m2			DORMITORIO	6.26 m2	DORMITORIO	6.39 m2
DISTRIBUIDOR B	1.95 m2	COCINA	39.84 m2			DORMITORIO	6.26 m2	TERRAZA	20.65 m2
C.G.P.	1.53 m2	COMEDOR	49.08 m2			DORMITORIO FEMENINO	15.74 m2	ASEO	3.31 m2
BOTIQUIN	6.31 m2	SALA T. V.	18.84 m2			BAÑO FEMENINO	4.71 m2	DORMITORIO	9.22 m2
SECADO RAPIDO	8.85 m2	EMISORA	17.62 m2			SALA DE ESTUDIO	18.27 m2	DORMITORIO	9.22 m2
VESTIBULO	22.34 m2	NAVE VEHICULOS	405.73 m2			DORMITORIO	11.98 m2	CALDERA	16.60 m2
DUCHA FEMENINA	8.71 m2	TALLER	9.03 m2			AULA	79.15 m2	VESTIBULO INSTAL.	5.73 m2
DUCHAS MASCULINAS	16.94 m2	DISTRIBUIDOR	9.36 m2			ASEO	13.30 m2		
TOTAL SUP.UTIL PLANTA BAJA				1.092,35 m2	TOTAL SUP.UTIL PLANTA PRIMERA				484,10 m2
					TOTAL SUP.UTIL TOTALES				1.576,45 m2

SERVICIO DE OBRAS E INFRAESTRUCTURAS

CUERPO DE BOMBEROS

Dirección General de Emergencias

CONSEJERÍA DE PRESIDENCIA, JUSTICIA e INTERIOR

Comunidad de Madrid

FICHERO: --

PROYECTO: PROYECTO BASICO Y DE EJECUCIÓN MODIFICADO Nº1 DE REFORMA EN PARQUE DE BOMBEROS EN COLLADO VILLALBA


PLANO: E. REFORMADO\_P. BAJA  
USOS Y SUPERFICIES

EL ARQUITECTO: iAMarq\_URB S.C.P.  
Mercedes LÓPEZ LÓPEZ  
COAM 13434  
Alvaro GARCÍA PÉREZ  
COAM 19697

FECHA: Mayo-2022

ESCALA: 1/100 EN A2

Nº PLANO: A007

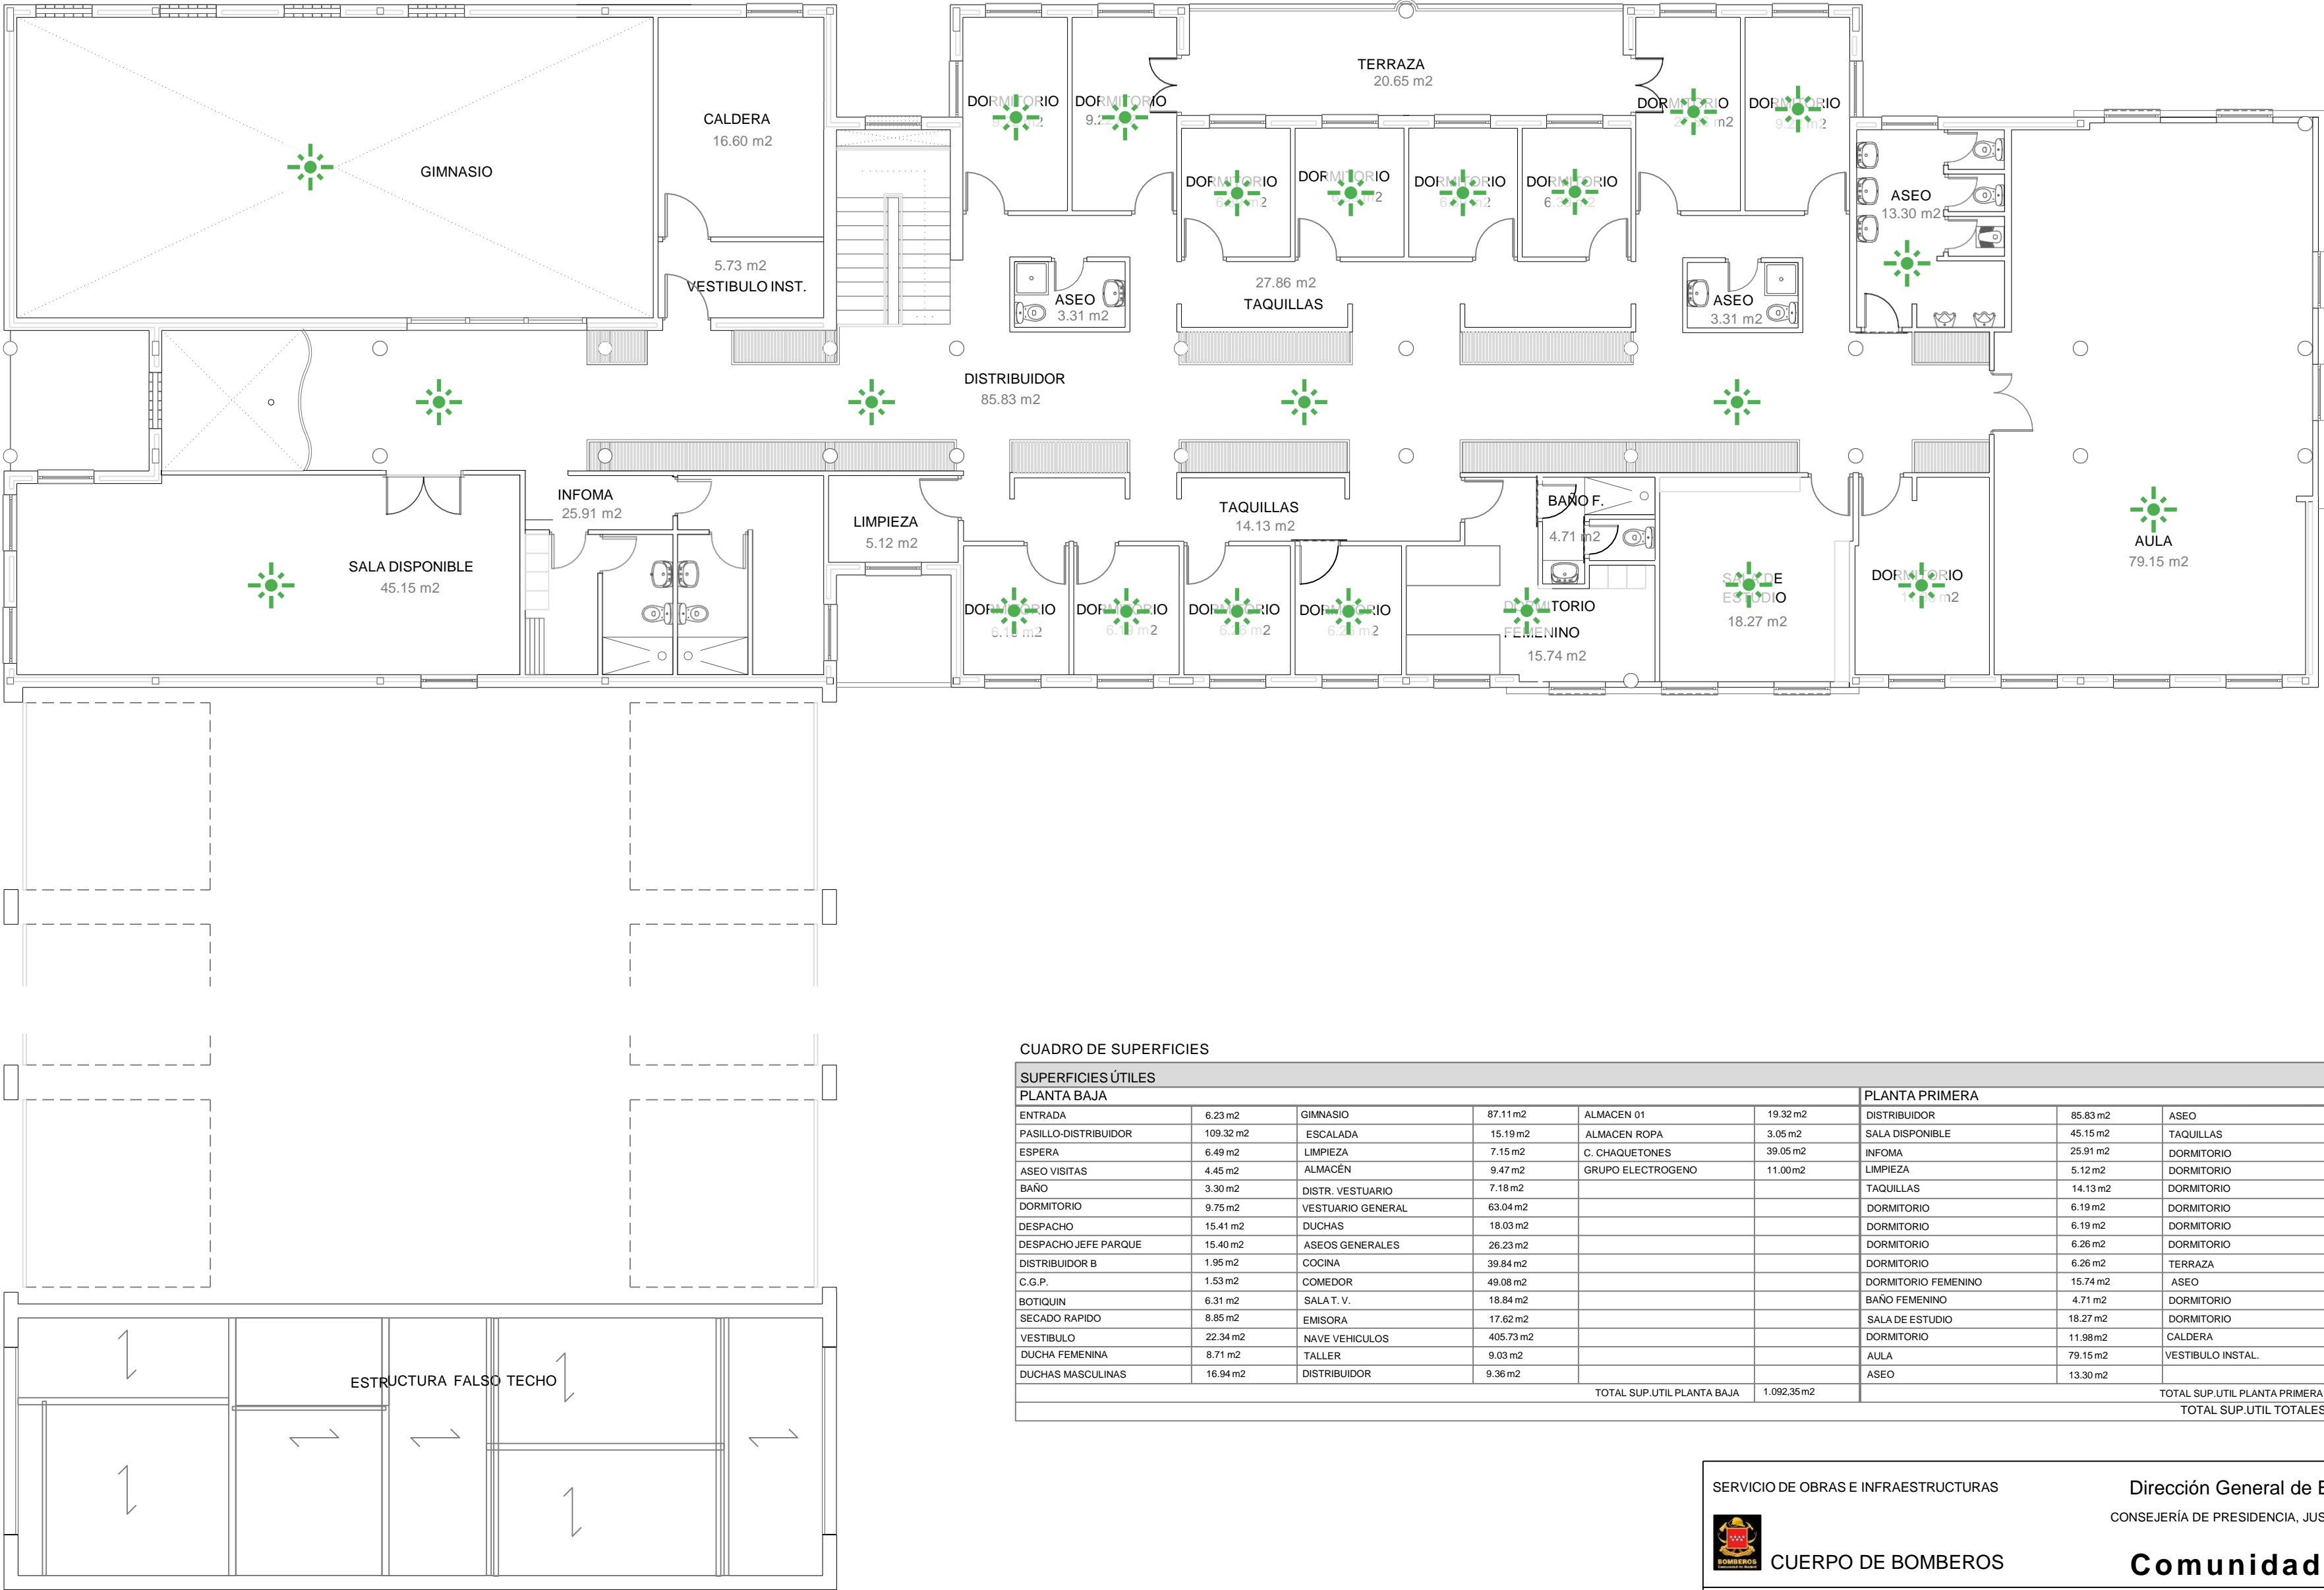


PLANTA PRIMERA. ESTADO REFORMADO  
ESCALA 1:100


CUADRO DE SUPERFICIES

SUPERFICIES ÚTILES									
PLANTA BAJA						PLANTA PRIMERA			
ENTRADA	6.23 m2	GINNASIO	87.11 m2	ALMACEN 01	19.32 m2	DISTRIBUIDOR	85.83 m2	ASEO	3.31 m2
PASILLO-DISTRIBUIDOR	109.32 m2	ESCALADA	15.19 m2	ALMACEN ROPA	3.05 m2	SALA DISPONIBLE	45.15 m2	TAQUILLAS	27.86 m2
ESPERA	6.49 m2	LIMPIEZA	7.15 m2	C. CHAQUETONES	39.05 m2	INFOMA	25.91 m2	DORMITORIO	9.22 m2
ASEO VISITAS	4.45 m2	ALMACÉN	9.47 m2	GRUPO ELECTROGENO	11.00 m2	LIMPIEZA	5.12 m2	DORMITORIO	9.22 m2
BAÑO	3.30 m2	DISTR. VESTUARIO	7.18 m2			TAQUILLAS	14.13 m2	DORMITORIO	6.39 m2
DORMITORIO	9.75 m2	VESTUARIO GENERAL	63.04 m2			DORMITORIO	6.19 m2	DORMITORIO	6.39 m2
DESPACHO	15.41 m2	DUCHAS	18.03 m2			DORMITORIO	6.19 m2	DORMITORIO	6.39 m2
DESPACHO JEFE PARQUE	15.40 m2	ASEOS GENERALES	26.23 m2			DORMITORIO	6.26 m2	DORMITORIO	6.39 m2
DISTRIBUIDOR B	1.95 m2	COCINA	39.84 m2			DORMITORIO	6.26 m2	TERRAZA	20.65 m2
C.G.P.	1.53 m2	COMEDOR	49.08 m2			DORMITORIO FEMENINO	15.74 m2	ASEO	3.31 m2
BOTIQUIN	6.31 m2	SALA T. V.	18.84 m2			BAÑO FEMENINO	4.71 m2	DORMITORIO	9.22 m2
SECADO RAPIDO	8.85 m2	EMISORA	17.62 m2			SALA DE ESTUDIO	18.27 m2	DORMITORIO	9.22 m2
VESTIBULO	22.34 m2	NAVE VEHICULOS	405.73 m2			DORMITORIO	11.98 m2	CALDERA	16.60 m2
DUCHA FEMENINA	8.71 m2	TALLER	9.03 m2			AULA	79.15 m2	VESTIBULO INSTAL.	5.73 m2
DUCHAS MASCULINAS	16.94 m2	DISTRIBUIDOR	9.36 m2			ASEO	13.30 m2		
TOTAL SUP.UTIL.PLANTA BAJA					1.092.35 m2	TOTAL SUP.UTIL. PLANTA PRIMERA			
						TOTAL SUP.UTIL. TOTALES			
						484.10 m2			
						1.576.45 m2			

SERVICIO DE OBRAS E INFRAESTRUCTURAS

CUERPO DE BOMBEROS

Dirección General de Emergencias  
CONSEJERÍA DE PRESIDENCIA, JUSTICIA e INTERIOR

Comunidad de Madrid

FICHERO: --

PROYECTO: PROYECTO BASICO Y DE EJECUCIÓN MODIFICADO Nº1 DE REFORMA EN PARQUE DE BOMBEROS EN COLLADO VILLALBA

PLANO: E. REFORMADO\_P. PRIMERA  
USOS Y SUPERFICIES


EL ARQUITECTO: IAMarq\_URB S.C.P.  
Mercedes LÓPEZ LÓPEZ  
COAM 13434  
Alvaro GARCÍA PÉREZ  
COAM 19697

FECHA: Mayo-2022

ESCALA: 1/100 EN A2

Nº PLANO: A008

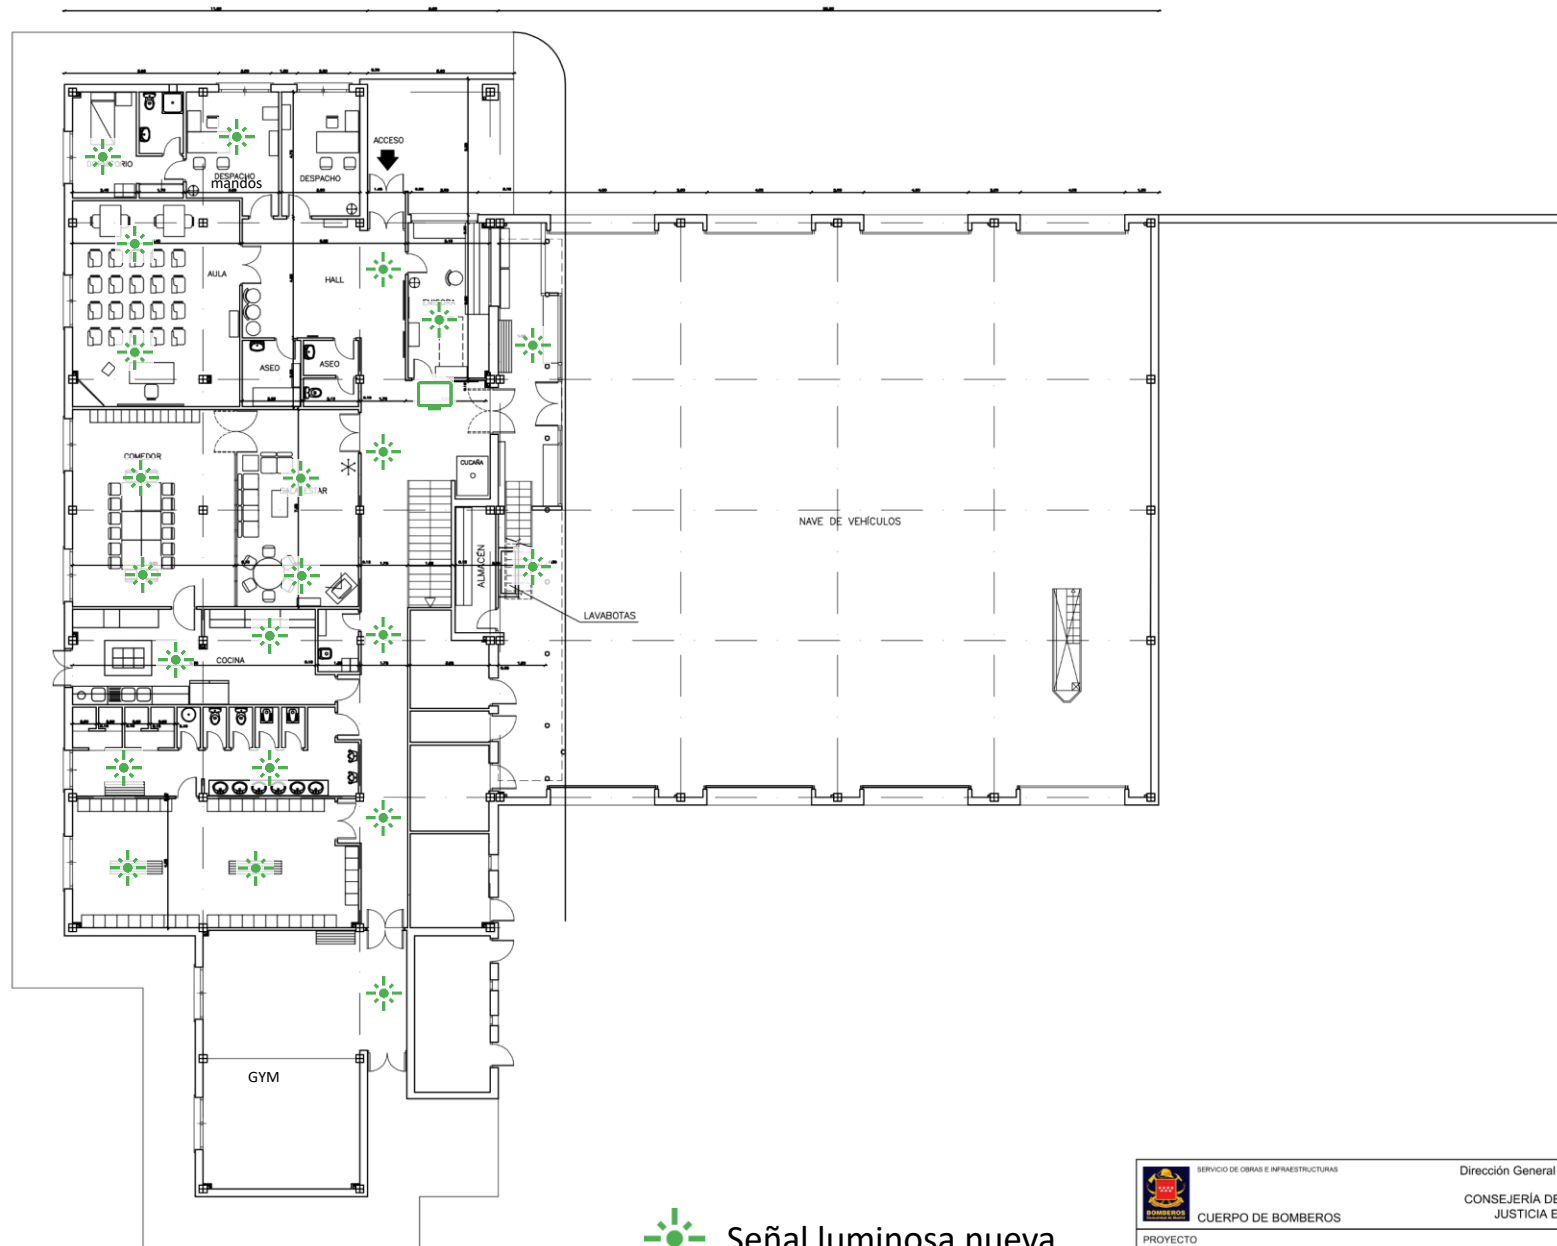

P43 – El Escorial




Señal luminosa nueva.




Pantalla de 55" nueva.

 SERVICIO DE OBRAS E INFRAESTRUCTURAS		Dirección General de Emergencias CONSEJERÍA DE PRESIDENCIA JUSTICIA E INTERIOR		
PROYECTO <b>PARQUE DE BOMBEROS DE LA COMUNIDAD DE MADRID</b> <b>MUNICIPIO DE EL ESCORIAL</b> <b>ESTADO ACTUAL</b>		N. PLANO: <b>P.01</b>		
		FECHA: Enero-2022		
PLANO <b>PLANTA</b> <b>BAJA</b>		ESCALA: 1:200		

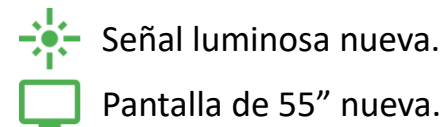



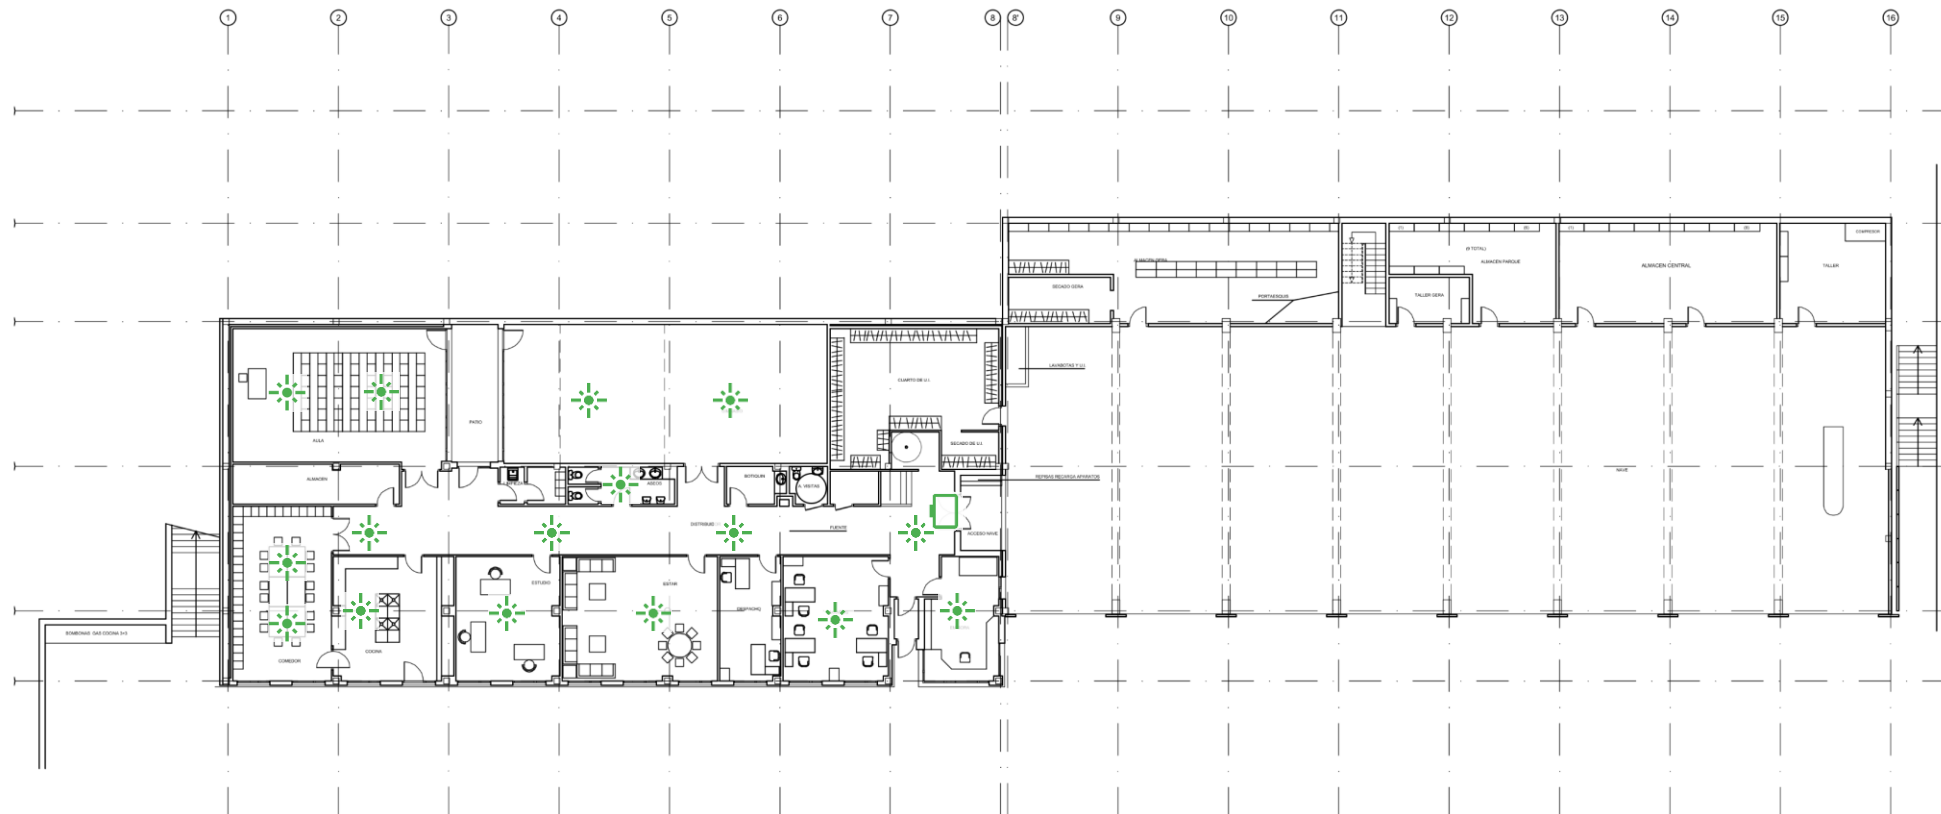

P46 – Navacerrada








PLANTA BAJA  
Escala 1:xx

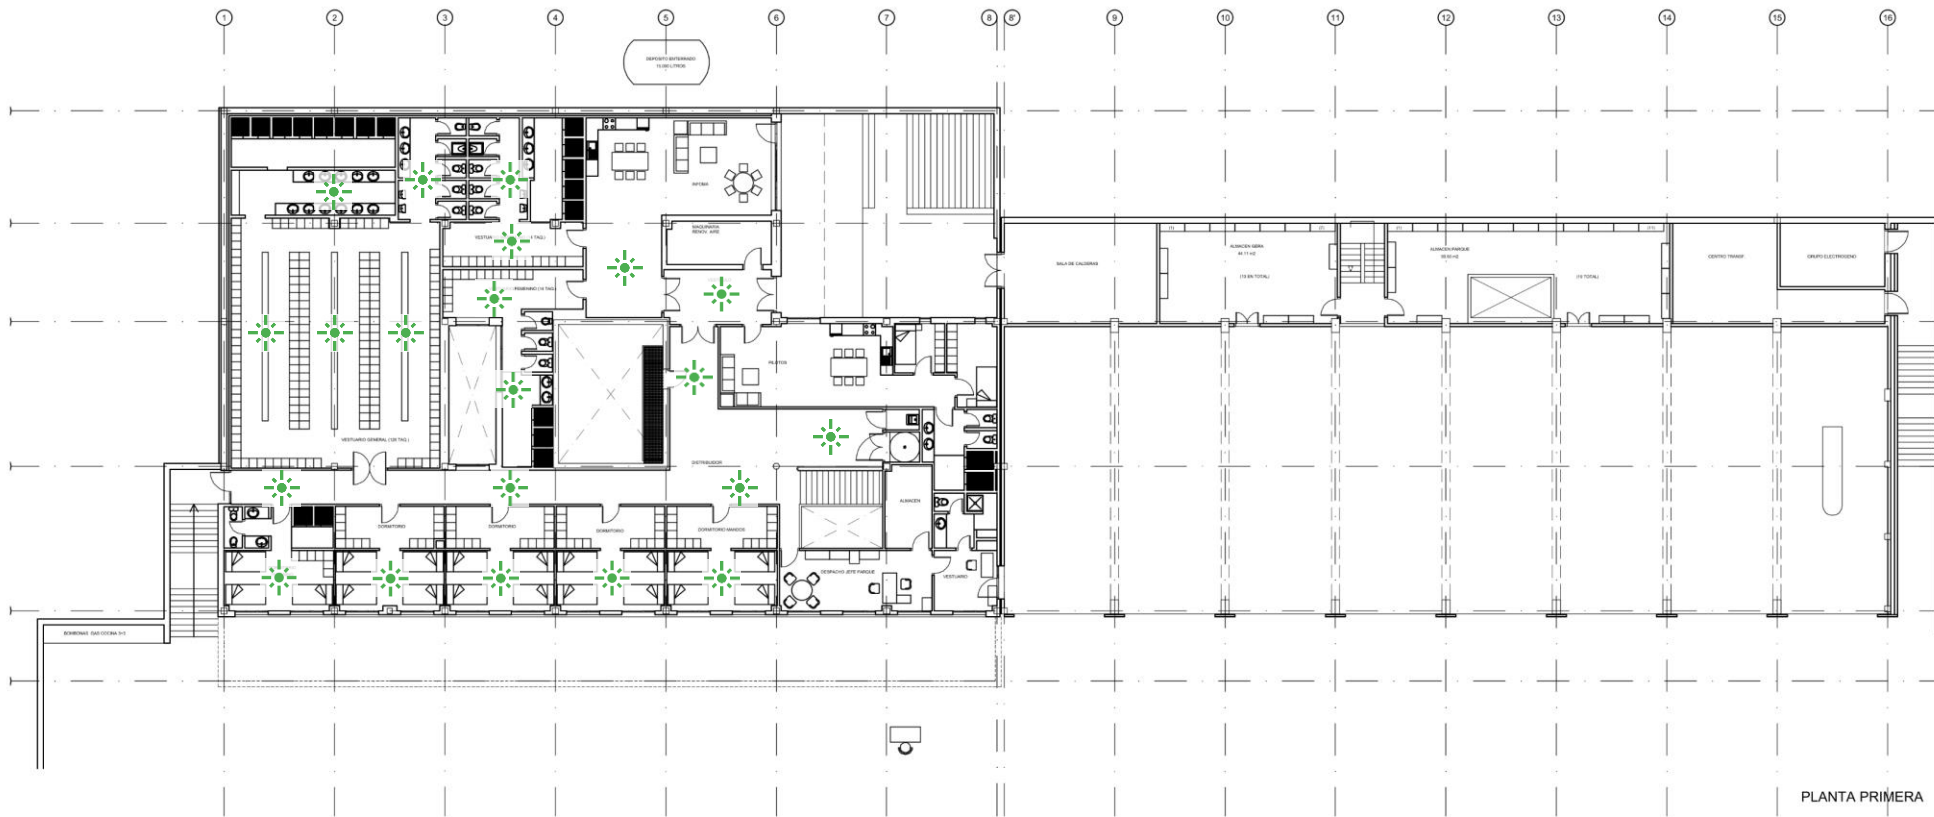

 Señal luminosa nueva.  
 Pantalla de 55" nueva.

 SERVICIO DE OBRAS E INFRAESTRUCTURAS CUERPO DE BOMBEROS	Dirección General de Emergencias CONSEJERÍA DE JUSTICIA INTERIOR Y VÍCTIMAS 
PROYECTO PARQUES DE BOMBEROS DE LA COMUNIDAD DE MADRID MUNICIPIO DE NAVACERRADA ESTADO ACTUAL	N. PLANO: P.02 FECHA: DIC-2021
PLANO DISTRIBUCIÓN PLANTA BAJA	ESCALA: 1:250




PLANTA BAJA  
Escala 1:xx

-  Señal luminosa nueva.
-  Pantalla de 55" nueva.

 SERVICIO DE OBRAS E INFRAESTRUCTURAS CUERPO DE BOMBEROS		Dirección General de Emergencias CONSEJERÍA DE JUSTICIA INTERIOR Y VÍCTIMAS 
PROYECTO PARQUES DE BOMBEROS DE LA COMUNIDAD DE MADRID MUNICIPIO DE NAVACERRADA ESTADO ACTUAL		N. PLANO: P.03
PLANO DISTRIBUCIÓN PLANTA PRIMERA		FECHA: DIC-2021
		ESCALA: 1:250

P47 – Pozuelo de  
Alarcón

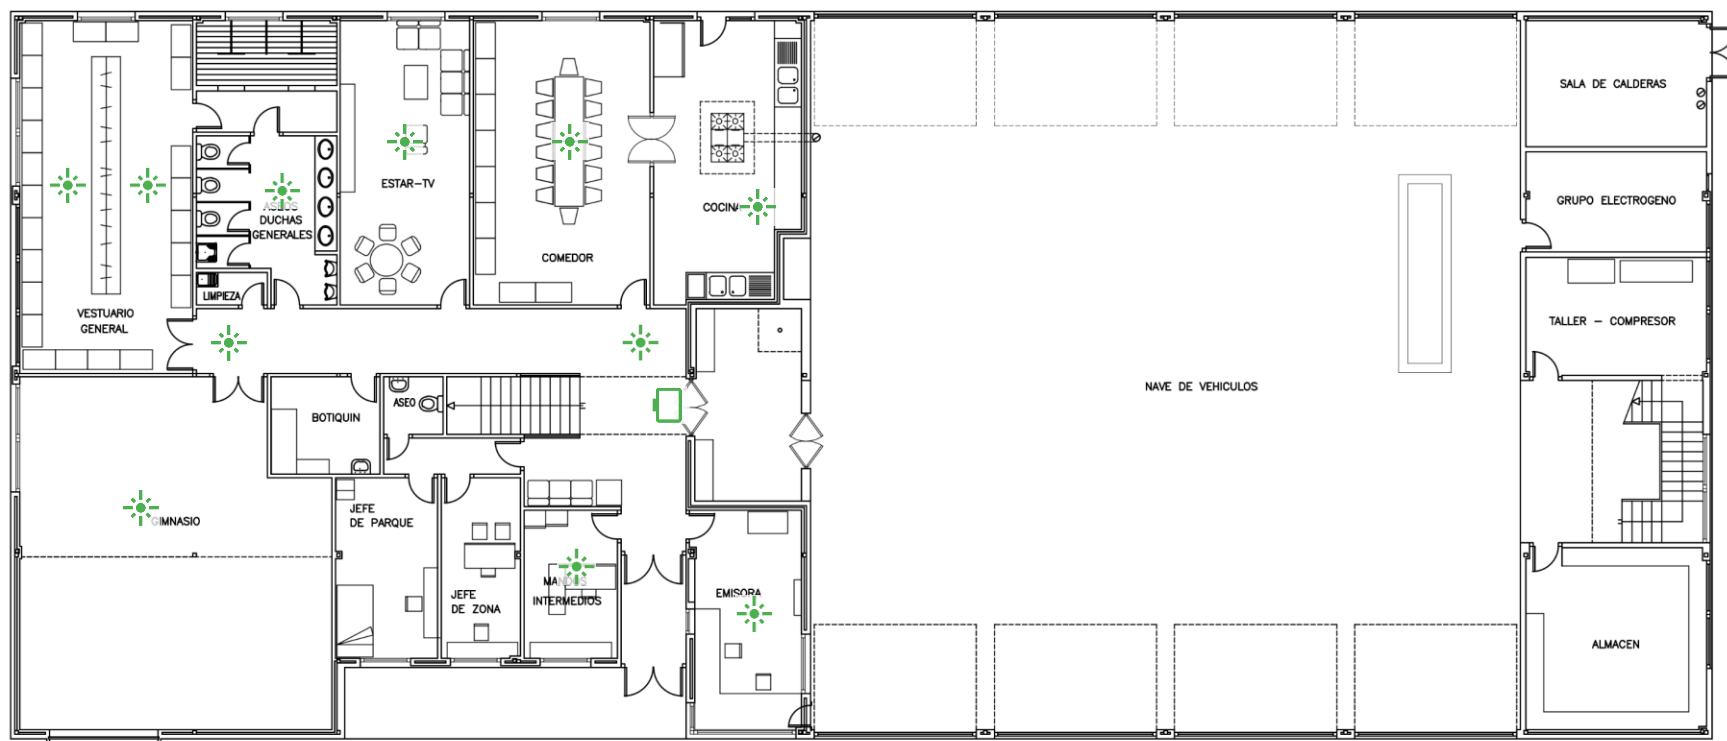



Señal luminosa nueva.





Pantalla de 55" nueva.

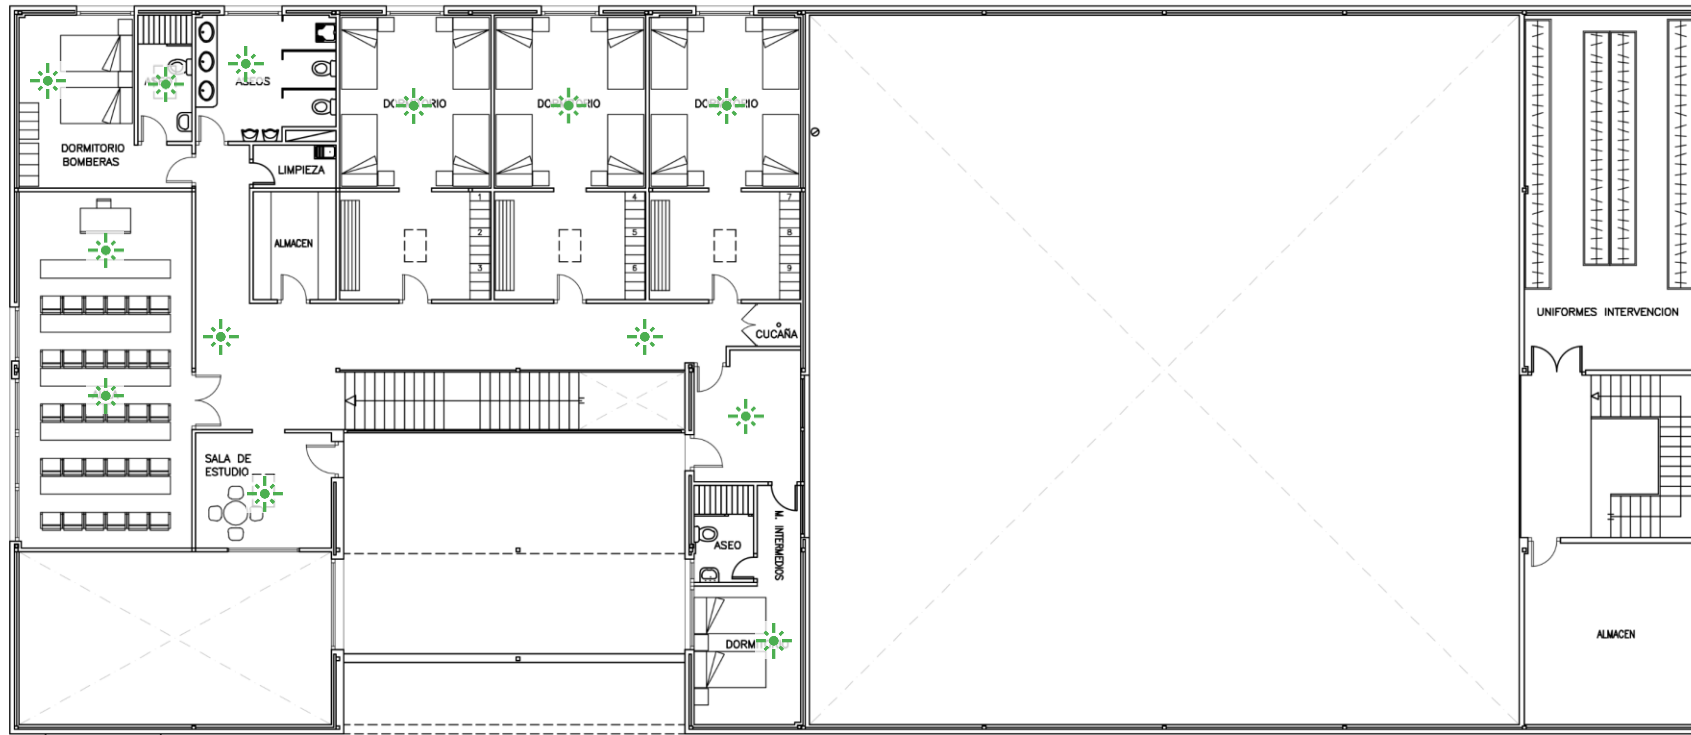	SERVICIO DE OBRAS E INFRAESTRUCTURAS  <b>CUERPO DE BOMBEROS</b>	Dirección General de Emergencias  <b>CONSEJERÍA DE PRESIDENCIA JUSTICIA E INTERIOR</b>	
PROYECTO <b>PARQUE DE BOMBEROS DE LA COMUNIDAD DE MADRID MUNICIPIO DE POZUELO ESTADO ACTUAL</b>		N. PLANO: <b>P.02</b>  FECHA: <b>Enero-2022</b>	
PLANO	<b>PLANTA BAJA</b>		ESCALA: <b>1:150</b>



 Señal luminosa nueva.

 Pantalla de 55" nueva.

 <div>SERVICIO DE OBRAS E INFRAESTRUCTURAS</div> <div>CUERPO DE BOMBEROS</div>		Dirección General de Emergencias CONSEJERÍA DE PRESIDENCIA JUSTICIA E INTERIOR	
PROYECTO		N. PLANO:	
PARQUE DE BOMBEROS DE LA COMUNIDAD DE MADRID		P.03	
MUNICIPIO DE POZUELO		FECHA:	
ESTADO ACTUAL		Enero-2022	
PLANO	PLANTA PRIMERA	ESCALA:	1:150