


LEYENDA

- TUBERÍA DE ACERO ABLADA CON COQUILLA CIRCUITO DE IDA FRÍO
- TUBERÍA DE ACERO ABLADA CON COQUILLA CIRCUITO DE RETORNO FRÍO
- TUBERÍA DE ACERO ABLADA CON COQUILLA CIRCUITO DE IDA CALOR
- TUBERÍA DE ACERO ABLADA CON COQUILLA CIRCUITO DE RETORNO CALOR

NOTA:

LA POSICIÓN DE LOS ELEMENTOS MOSTRADA EN PLANOS ES APROXIMADA Y DEBERÁ COORDINARSE EN OBRA TRAS REPLANTEO PREVIO AL COMIENZO DE LOS TRABAJOS.

TUBERÍA DE ACERO ABLADA  
A CONECTAR CON  
INSTALACIÓN EXISTENTE

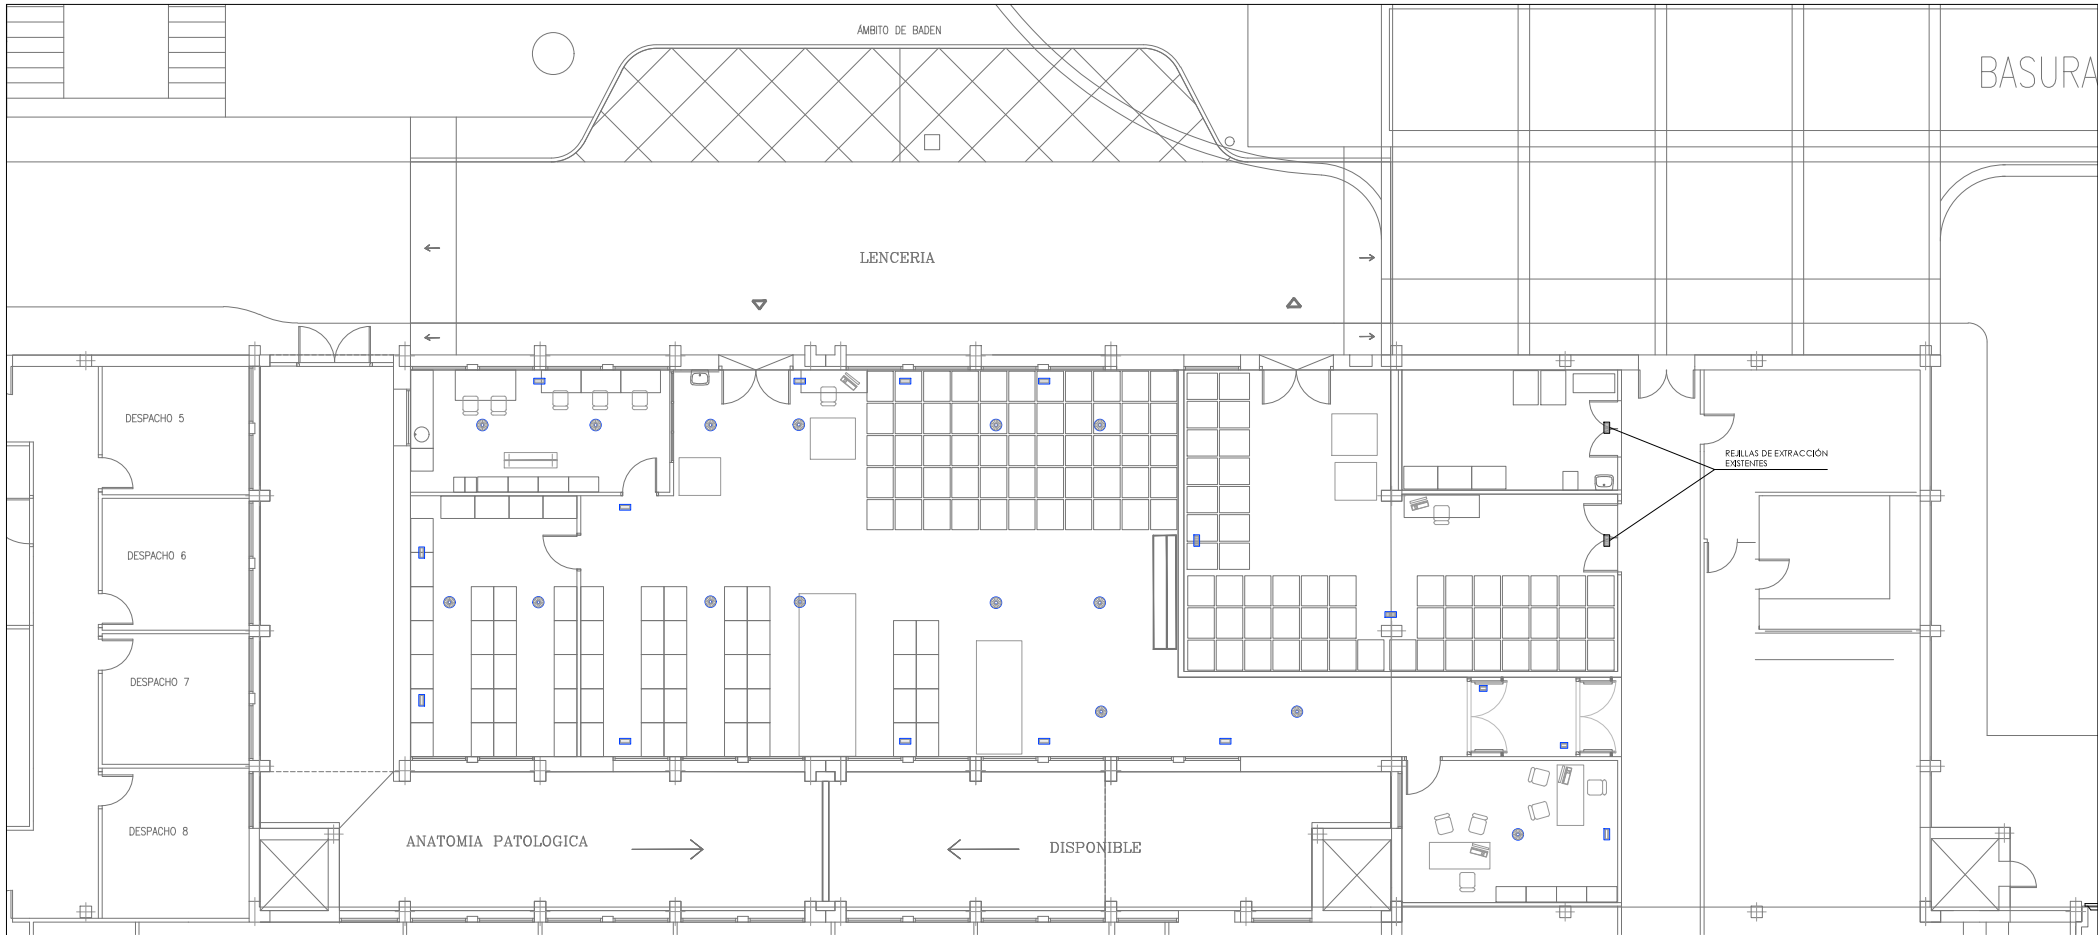


LEYENDA

- CONDUCTO DE CHAPA AISLADA PARA IMPULSIÓN DE AIRE
- CONDUCTO DE CHAPA AISLADA PARA RETORNO DE AIRE
- CONDUCTO DE CHAPA PARA TOMA DE AIRE
- CONDUCTO DE CHAPA PARA EXPULSIÓN DE AIRE
- CONDUCTO EH-20 PARA IMPULSIÓN DE VENTILACIÓN DE VESTIBULO
- CONDUCTO EH-20 PARA RETORNO DE VENTILACIÓN DE VESTIBULO
- CONDUCTO DE CHAPA PARA EXTRACCIÓN
- DFUSOR DE CONO
- REJILLA DE RETORNO
- REJILLA DE EXTRACCIÓN
- REJILLA VENTILACIÓN VESTIBULO
- COMPUERTA DE REGULACIÓN
- COMPUERTA CORTA FUEGOS

NOTA:

LA POSICIÓN DE LOS ELEMENTOS MOSTRADA EN PLANOS ES APROXIMADA Y DEBERÁ COORDINARSE EN OBRA TRAS REPLANTEO PREVIO AL COMIENZO DE LOS TRABAJOS.

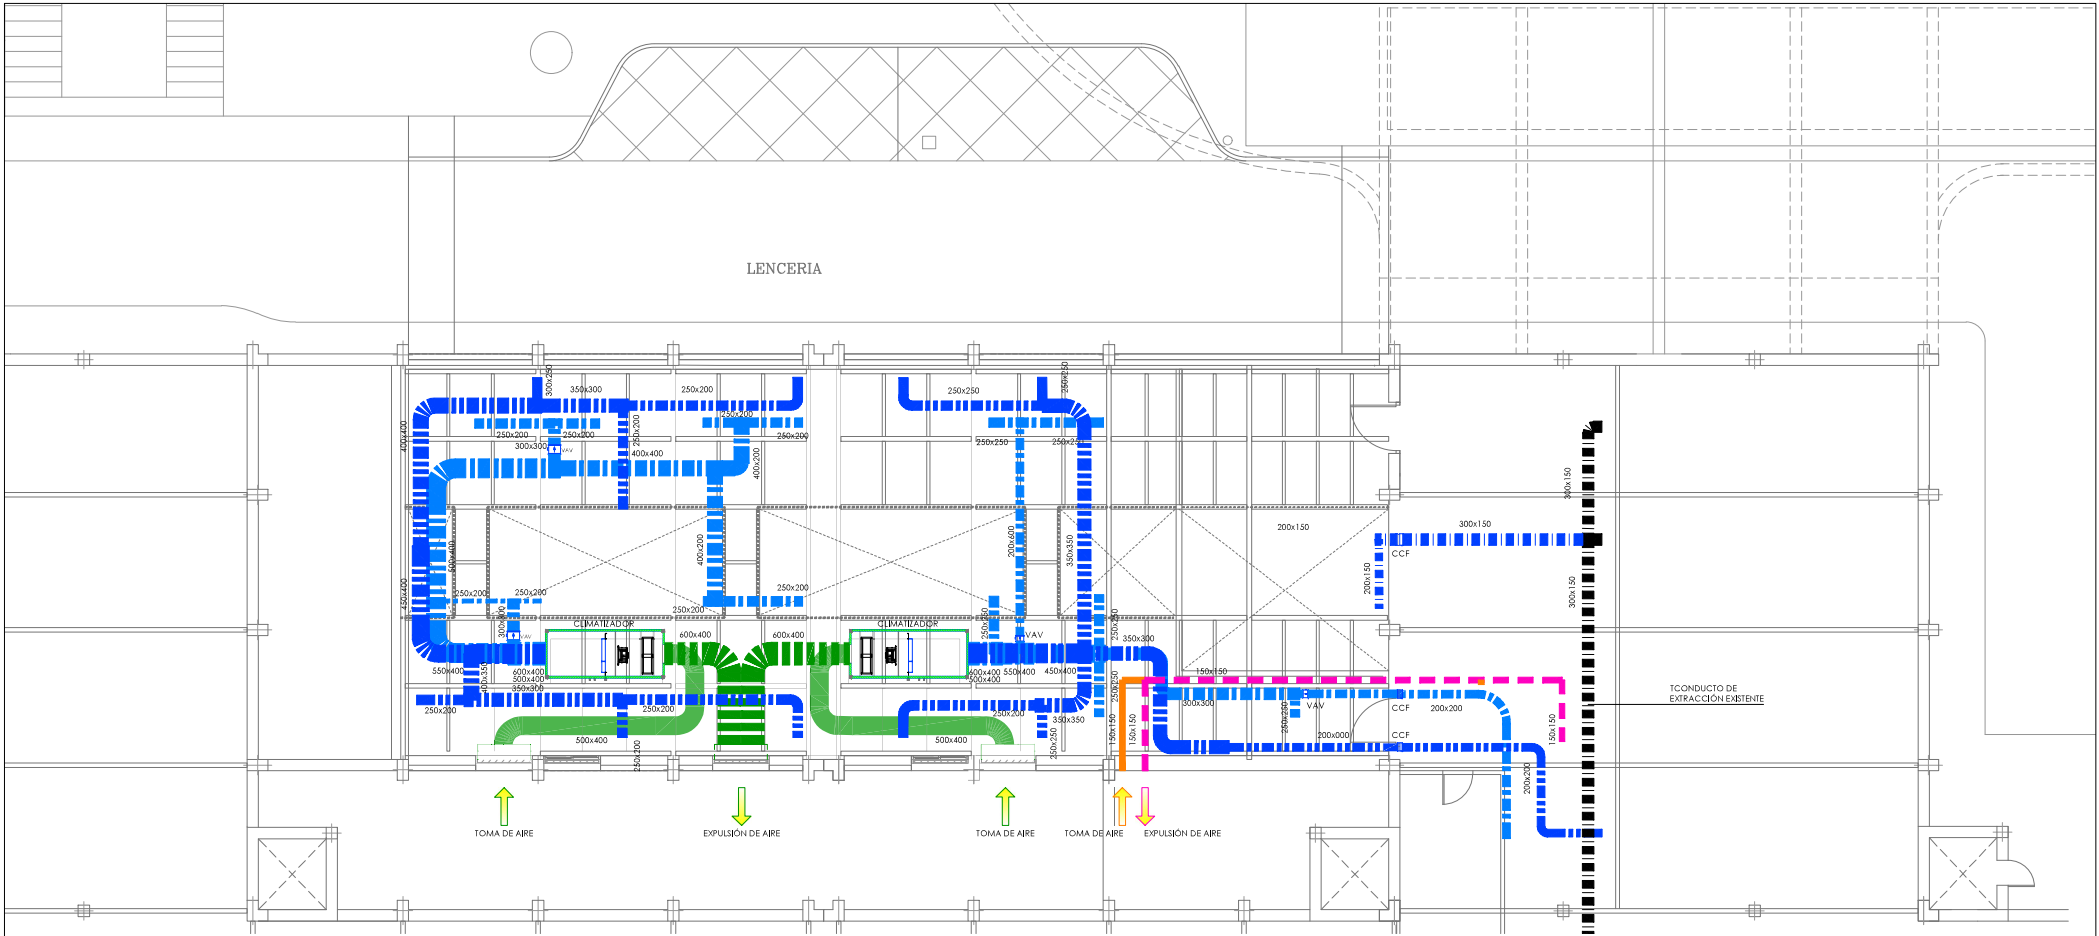

LEYENDA

- CONDUCTO DE CHAPA AISLADA PARA IMPULSIÓN DE AIRE
- CONDUCTO DE CHAPA AISLADA PARA RETORNO DE AIRE
- CONDUCTO DE CHAPA PARA TOMA DE AIRE
- CONDUCTO DE CHAPA PARA EXPULSIÓN DE AIRE
- CONDUCTO EH-20 PARA IMPULSIÓN DE VENTILACIÓN DE VESTIBULO
- CONDUCTO EH-20 PARA RETORNO DE VENTILACIÓN DE VESTIBULO
- CONDUCTO DE CHAPA PARA EXTRACCIÓN
- DIFUSOR DE CONO
- REJILLA DE RETORNO
- REJILLA DE EXTRACCIÓN
- REJILLA VENTILACIÓN VESTIBULO
- COMPUERTA DE REGULACIÓN
- COMPUERTA CORTA FUEGOS

NOTA:

LA POSICIÓN DE LOS ELEMENTOS MOSTRADA EN PLANOS ES APROXIMADA Y DEBERÁ COORDINARSE EN OBRA TRAS REPLANTEO PREVIO AL COMIENZO DE LOS TRABAJOS.

PROYECTO BÁSICO Y DE EJECUCIÓN DE LA REUBICACIÓN Y REFORMA DEL SERVICIO DE LENCERÍA DEL HOSPITAL UNIVERSITARIO DE GETAFE. Carretera de Toledo km. 12.500. 28905 Getafe (Madrid)



CONSEJERÍA DE SANIDAD Y CONSUMO  
DIRECCIÓN GENERAL DE SALUD  
ATENCIÓN ESPECIALIZADA, AREA 10  
SERVICIOS TÉCNICOS

Plano: ESTADO REFORMADO.  
Entrepanta. Climatización, Conductos  
Autor: Margarita Marqués Ley  
Equipo: Marian Moreno Varela/Nieves Rodríguez Noya

Escala: 1/100  
Fecha: ABRIL 2025

Nº plano  
Kb.02