



LA POSICIÓN DE LOS ELEMENTOS MOSTRADA EN PLANOS ES APROXIMADA Y DEBERÁ COORDINARSE EN OBRA TRAS REPLANTEO PREVIO AL COMIENZO DE LOS TRABAJOS.

Nº plano

Ga.02

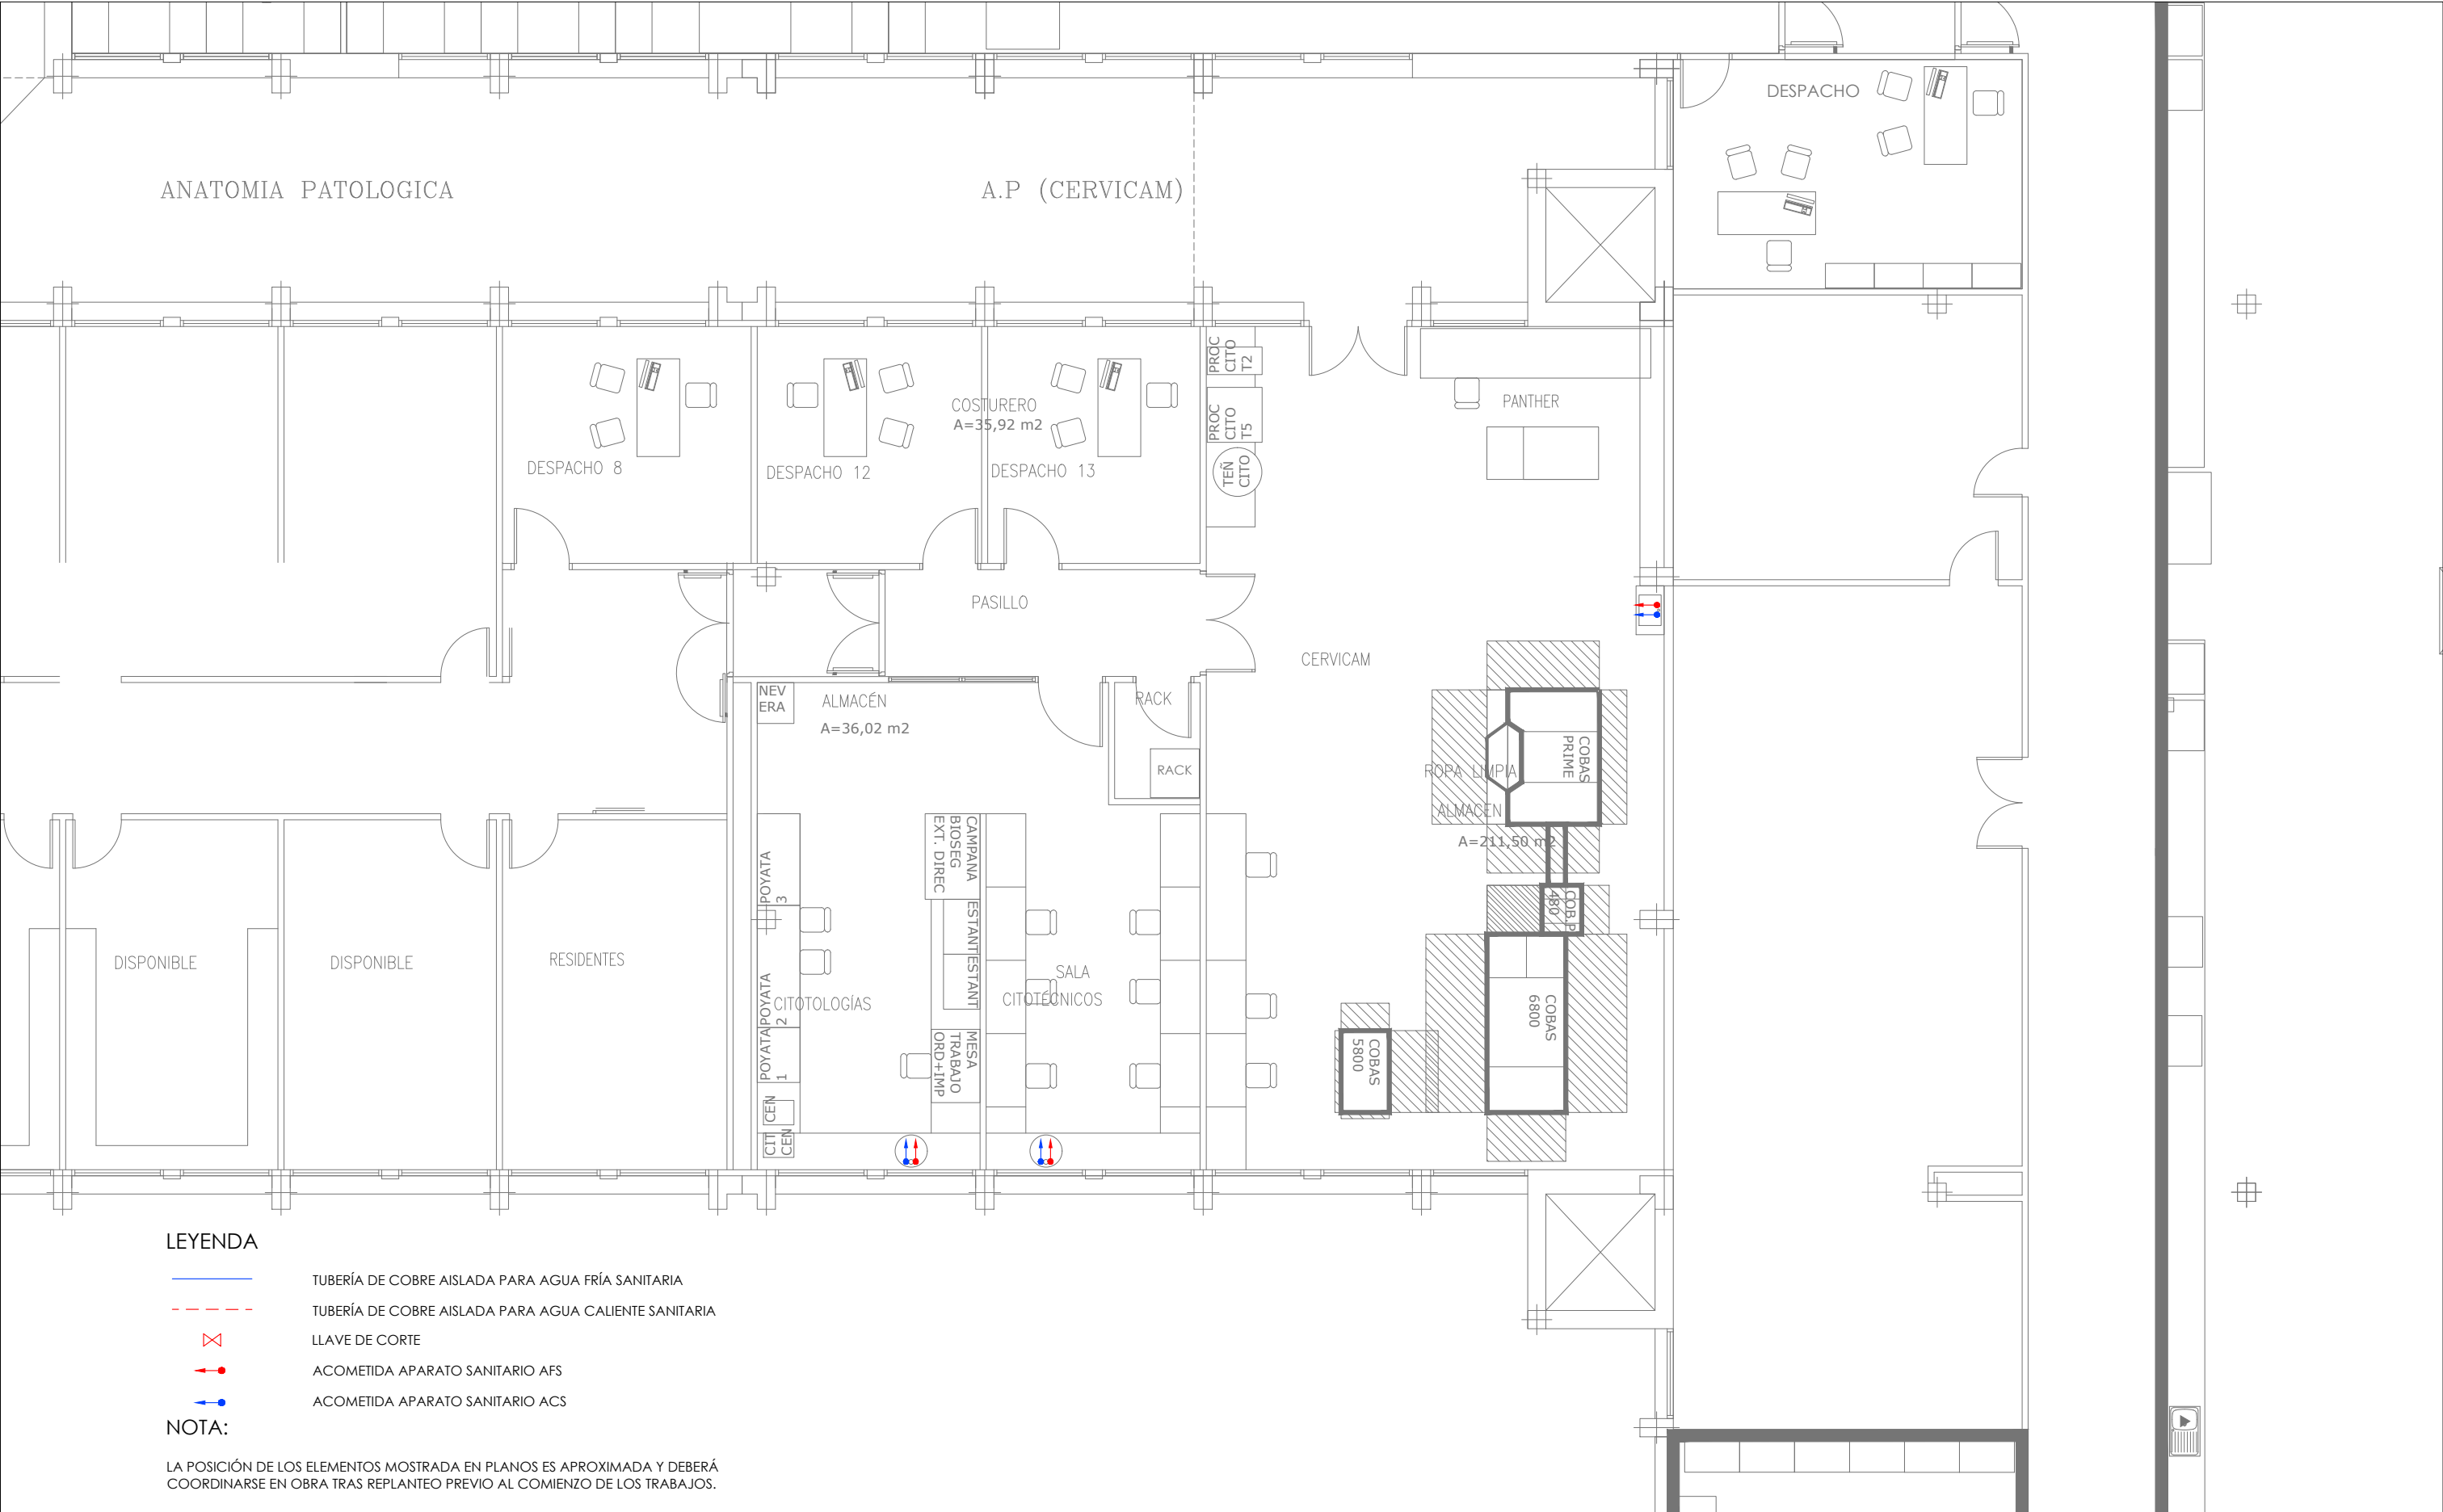

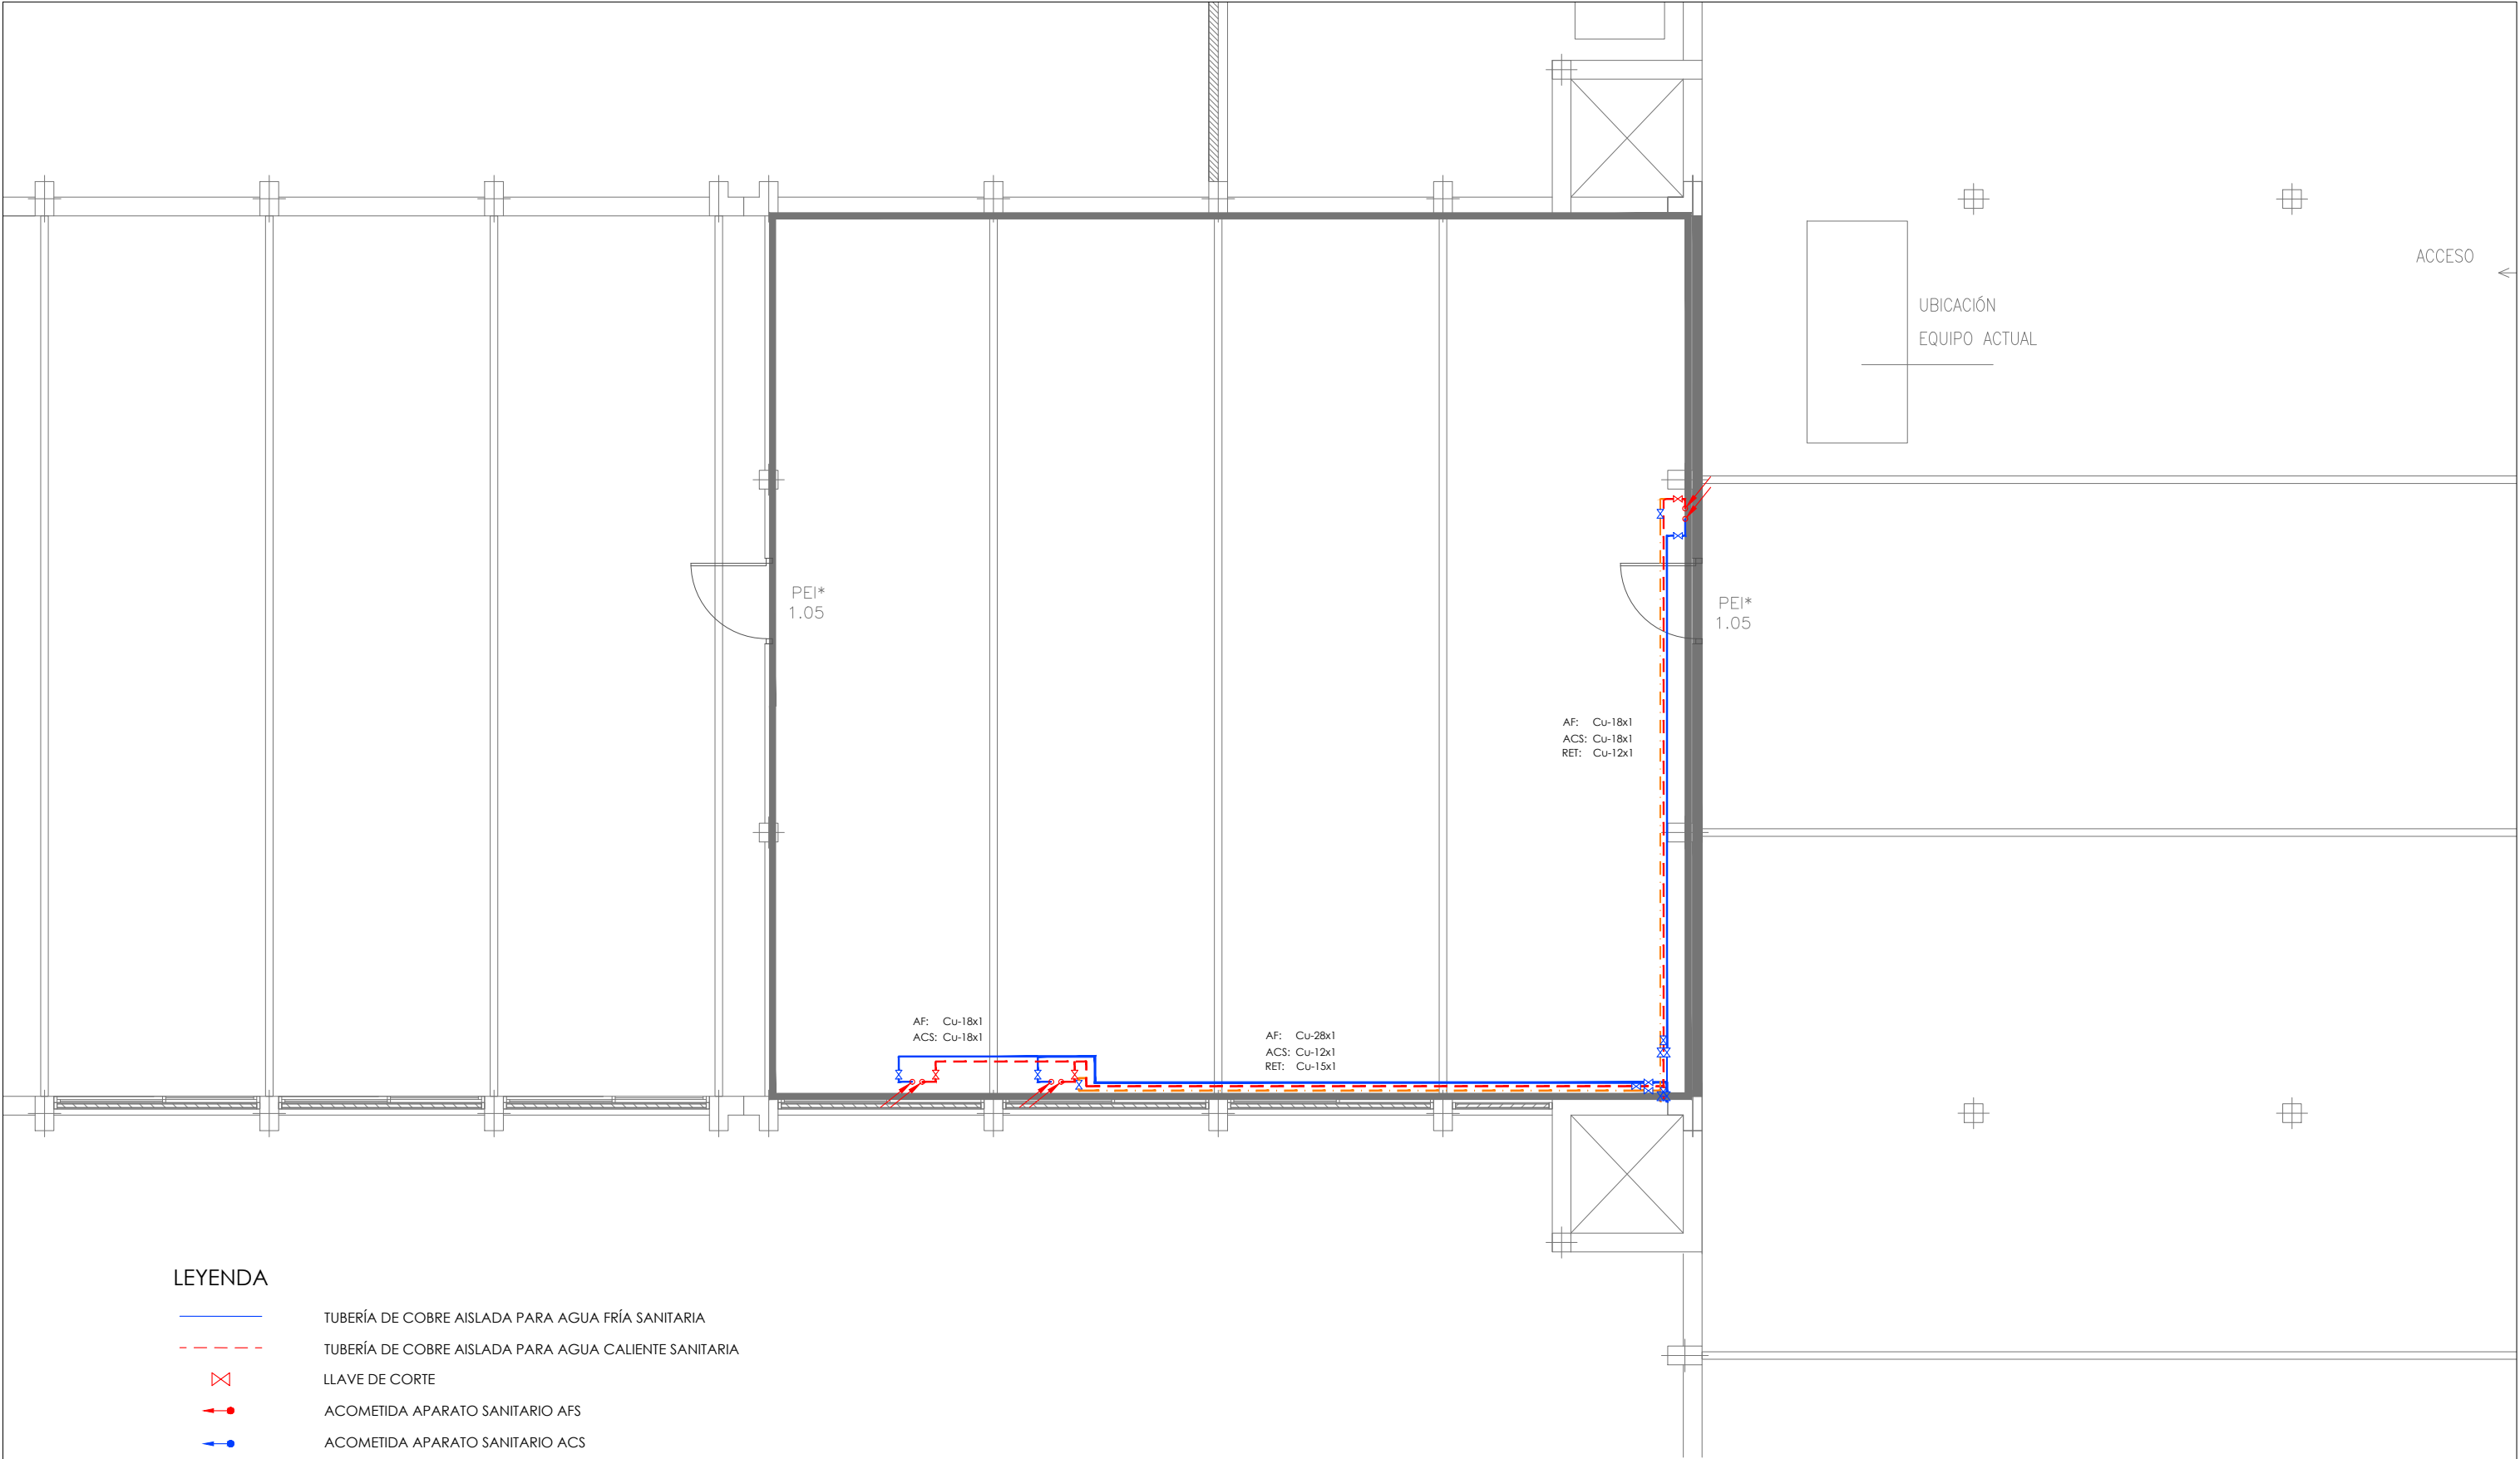




LEYENDA

- TUBERÍA DE COBRE AISLADA PARA AGUA FRÍA SANITARIA
- TUBERÍA DE COBRE AISLADA PARA AGUA CALIENTE SANITARIA
- LLAVE DE CORTE
- ACOMETIDA APARATO SANITARIO AFS
- ACOMETIDA APARATO SANITARIO ACS

NOTA:

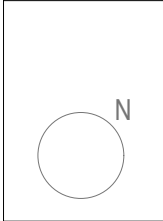LA POSICIÓN DE LOS ELEMENTOS MOSTRADA EN PLANOS ES APROXIMADA Y DEBERÁ COORDINARSE EN OBRA TRAS REPLANTEO PREVIO AL COMIENZO DE LOS TRABAJOS.



PROYECTO BÁSICO Y DE EJECUCIÓN DE LA HABILITACIÓN DE ESPACIO E INSTALACIONES PARA LA IMPLANTACIÓN DEL CERVICAM EN EL SERVICIO DE ANATOMÍA PATOLÓGICA DEL HOSPITAL UNIVERSITARIO DE GETAFE. Carretera de Toledo km. 12,500. 28905 Getafe (Madrid)					
	Plano:	FONTANERÍA. ESTADO REFORMADO. Entreplanta.		Escala 1/100	Nº plano  Gb.02
	Autor:	José de la Fuente Orden		Fecha JUNIO 2025	