






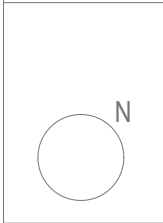


LEYENDA

-  TOMA SIMPLE
-  CAJA MECANISMOS DE PARED CON 6 SCHUKO 16A
-  CAJA MECANISMOS DE PARED CON 4 SCHUKO 16A
-  PUESTO DE TRABAJO CON 6 SCHUKO 16A + 2 ARJ
-  BANDEJA DE FUERZA TIPO REJIBAND
-  TOMA ALIMENTACIÓN FUERZA
-  EQUIPO CLIMA/VENTILACIÓN O PUERTA

NOTA:

LA POSICIÓN DE LOS ELEMENTOS MOSTRADA EN PLANOS ES APROXIMADA Y DEBERÁ COORDINARSE EN OBRA TRAS REPLANTEO PREVIO AL COMIENZO DE LOS TRABAJOS.



PROYECTO BÁSICO Y DE EJECUCIÓN DE LA HABILITACIÓN DE ESPACIO E INSTALACIONES PARA LA IMPLANTACIÓN DEL CERVICAM EN EL SERVICIO DE ANATOMÍA PATOLÓGICA DEL HOSPITAL UNIVERSITARIO DE GETAFE. Carretera de Toledo km. 12,500. 28905 Getafe (Madrid)



CONSEJERÍA DE SANIDAD Y CONSUMO
SERVICIO MADRILEÑO DE SALUD
ATENCIÓN ESPECIALIZADA, ÁREA 10
SERVICIOS TÉCNICOS

Plano: **ELECTRICIDAD. ESTADO REFORMADO.**
Entreplanta. Distribución de Fuerza

Autor: José de la Fuente Orden




Escala 1/100

Fecha
JUNIO 2025

Nº plano


Jb.02

AMPLIACIÓN CUADRO RED-GRUPO. PLANTA BAJA

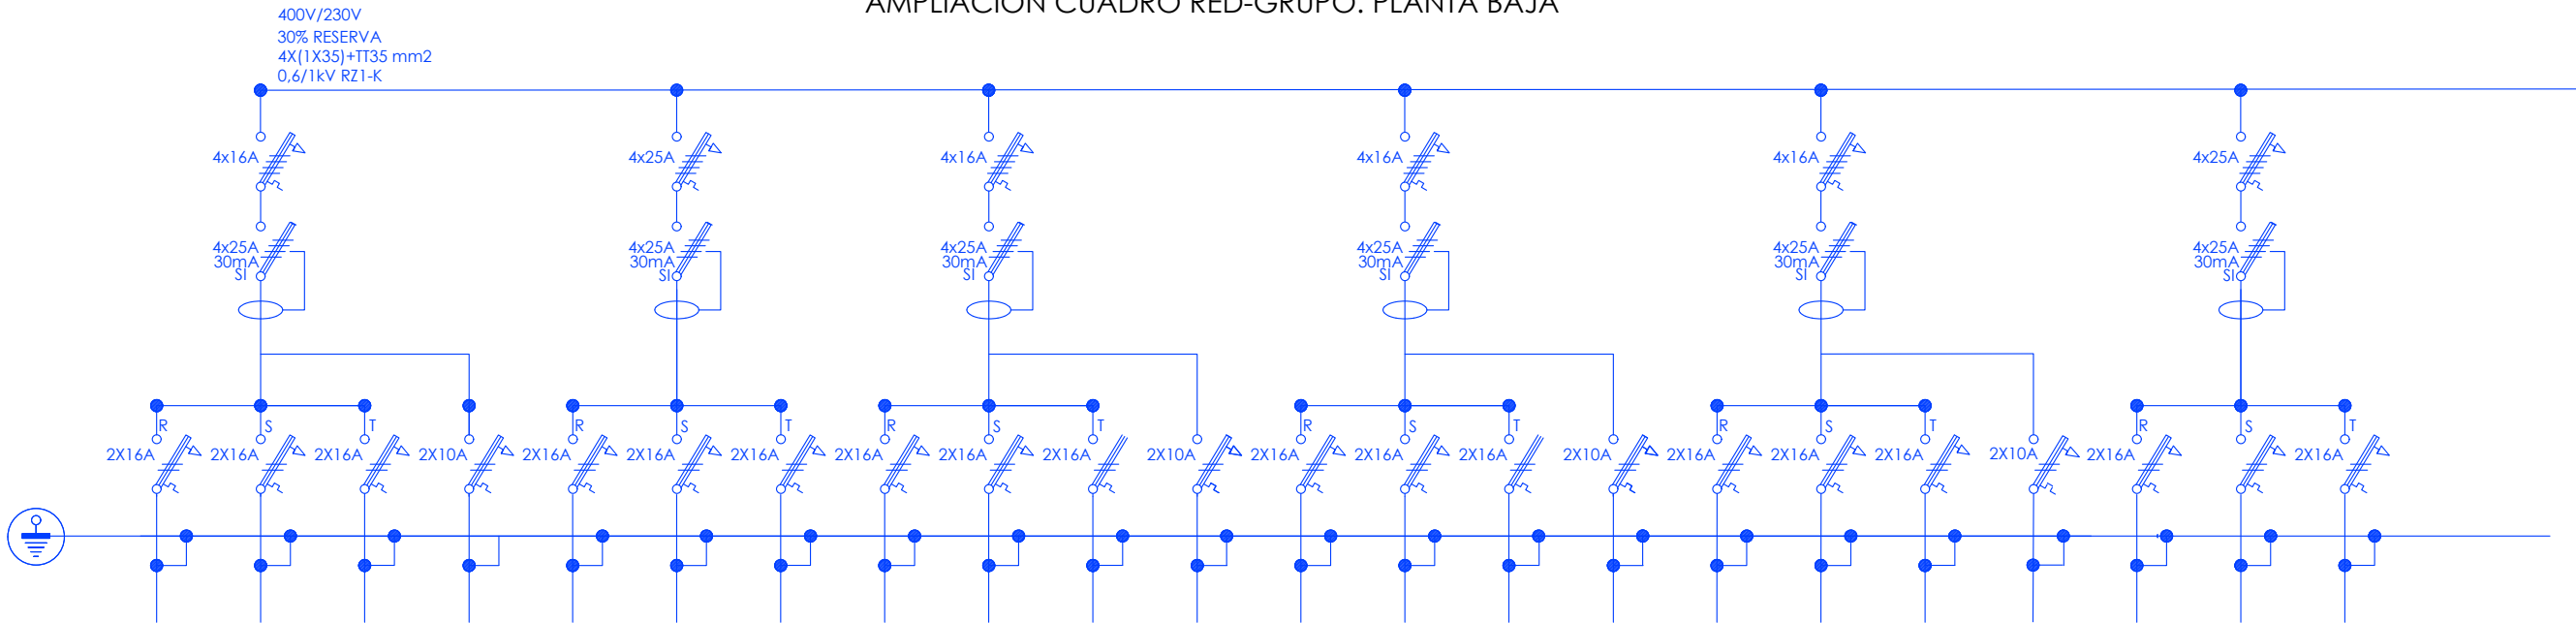


CIRCUITO	AL1	AL2	AL3	EM1	F1	F2	F3	AL4	AL5	AL6	EM2	AL7	AL8	AL9	EM3	AL10	AL11	AL12	EM4	F4	F5	F6
P.INSTALADA (W)	250	250	250	200	1.000	1.000	1.000	250	250	250	200	250	250	250	200	250	250	250	200	1000	1000	1000
SECCION (mm2)	3x2,5	3x2,5	3x2,5	3x1,5	3x2,5	3x2,5	3x2,5	3x2,5	3x2,5	3x2,5	3x1,5	3x2,5	3x2,5	3x2,5	3x1,5	3x2,5	3x2,5	3x2,5	3x1,5	3x2,5	3x2,5	3x2,5
TIPO	RZ1-K	RZ1-K	RZ1-K	RZ1-K	RZ1-K	RZ1-K	RZ1-K	RZ1-K	RZ1-K	RZ1-K	RZ1-K	RZ1-K	RZ1-K	RZ1-K	RZ1-K	RZ1-K	RZ1-K	RZ1-K	RZ1-K	RZ1-K	RZ1-K	RZ1-K
DESIGNACION	AL1	AL2	AL3	EM1	F1	F2	F3	AL4	AL5	AL6	EM2	AL7	AL8	AL9	EM3	AL10	AL11	AL12	EM4	F4	F5	F6

AMPLIACIÓN CUADRO SAI. PLANTA BAJA

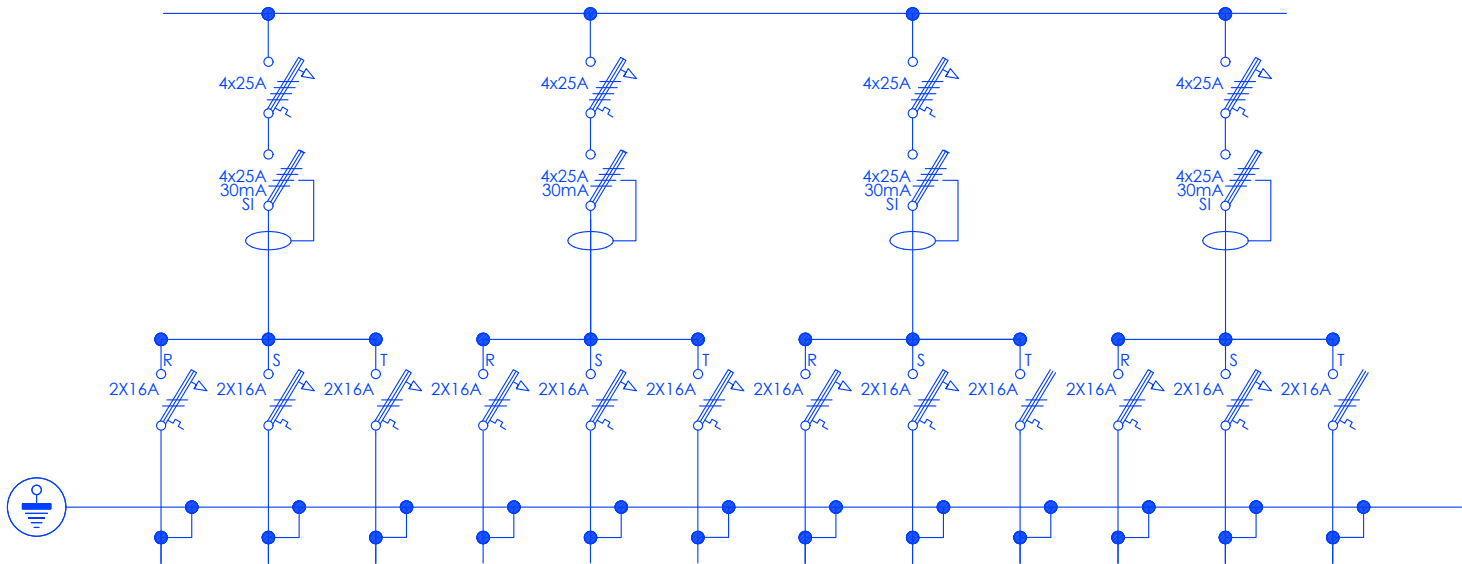


CIRCUITO	FS1	FS2	FS3	FS4	FS5	FS6	FS7	FS8	FS9	FS10	FS11	FS12
P.INSTALADA (W)	3000	3000	3000	3000	3000	3000	3000	3000	3000	3000	3000	3000
SECCION (mm2)	3x4	3x4	3x4	3x4	3x4	3x4	3x4	3x4	3x4	3x4	3x4	3x4
TIPO	RZ1-K	RZ1-K	RZ1-K	RZ1-K	RZ1-K	RZ1-K	RZ1-K	RZ1-K	RZ1-K	RZ1-K	RZ1-K	RZ1-K
DESIGNACION	FS1	FS2	FS3	FS4	FS5	FS6	FS7	FS8	FS9	FS10	FS11	FS12


AMPLIACIÓN CUADRO AA. ENTREPLANTA

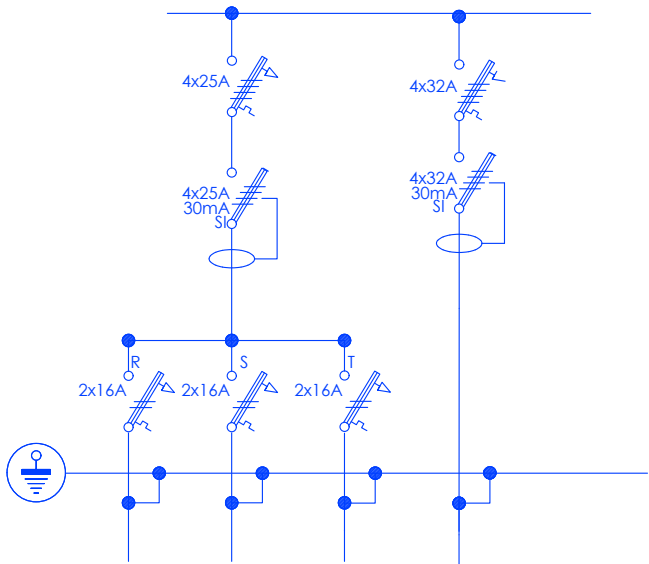

CIRCUITO	EXTRACTOR VESTÍB.	RESERVA	RESERVA	UTA
P.INSTALADA (W)	300			5.000
SECCION (mm2)	3x2,5			5x6
TIPO	RZ1-K			RZ1-K
DESIGNACION	EXTRACTOR VESTÍB.			UTA

 

 PROYECTO BÁSICO Y DE EJECUCIÓN DE LA HABILITACIÓN DE ESPACIO E INSTALACIONES PARA LA IMPLANTACIÓN DEL CERVICAM EN EL SERVICIO DE ANATOMÍA PATOLÓGICA DEL HOSPITAL UNIVERSITARIO DE GETAFE. Carretera de Toledo km. 12,500. 28905 Getafe (Madrid)




Plano: ESTADO REFORMADO.
Planta Baja. Esquemas Unifilares
Autor: José de la Fuente Orden




Escala S/E
Fecha JUNIO 2025

Nº plano
Jc.01

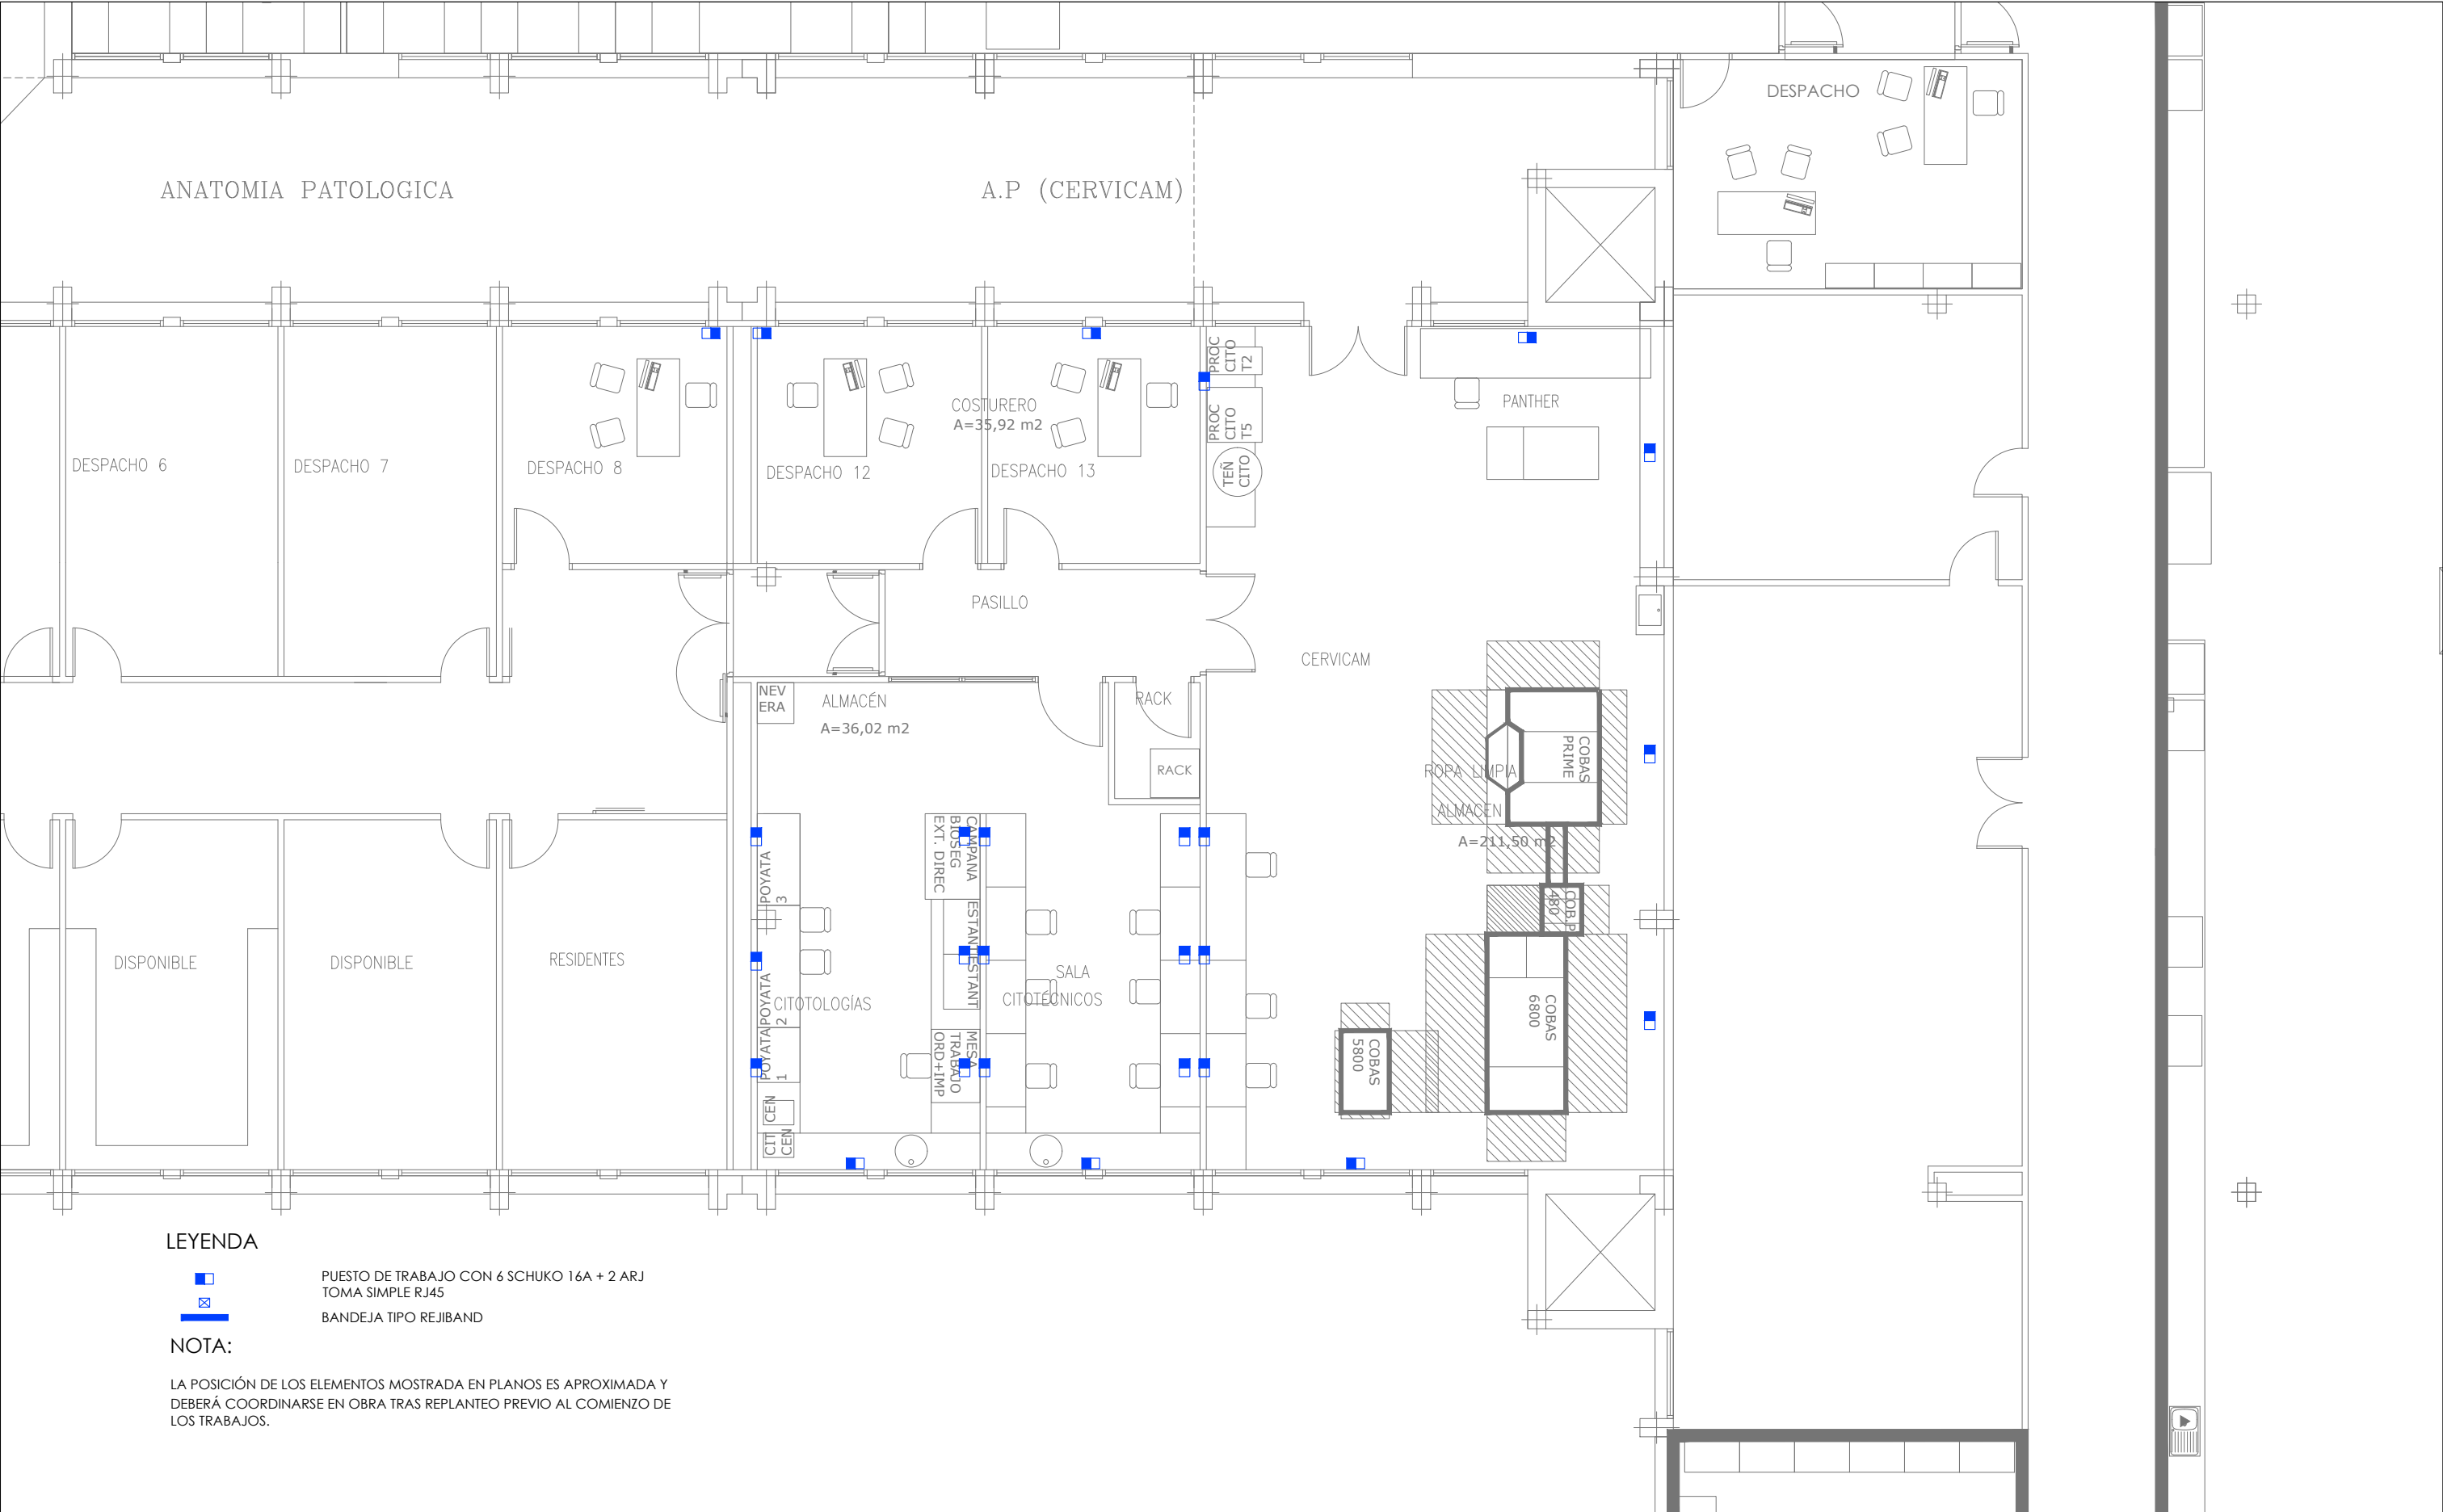


PROYECTO BÁSICO Y DE EJECUCIÓN DE LA HABILITACIÓN DE ESPACIO E INSTALACIONES PARA LA IMPLANTACIÓN DEL CERVICAM EN EL SERVICIO DE ANATOMÍA PATOLÓGICA DEL HOSPITAL UNIVERSITARIO DE GETAFE. Carretera de Toledo km. 12,500. 28905 Getafe (Madrid)

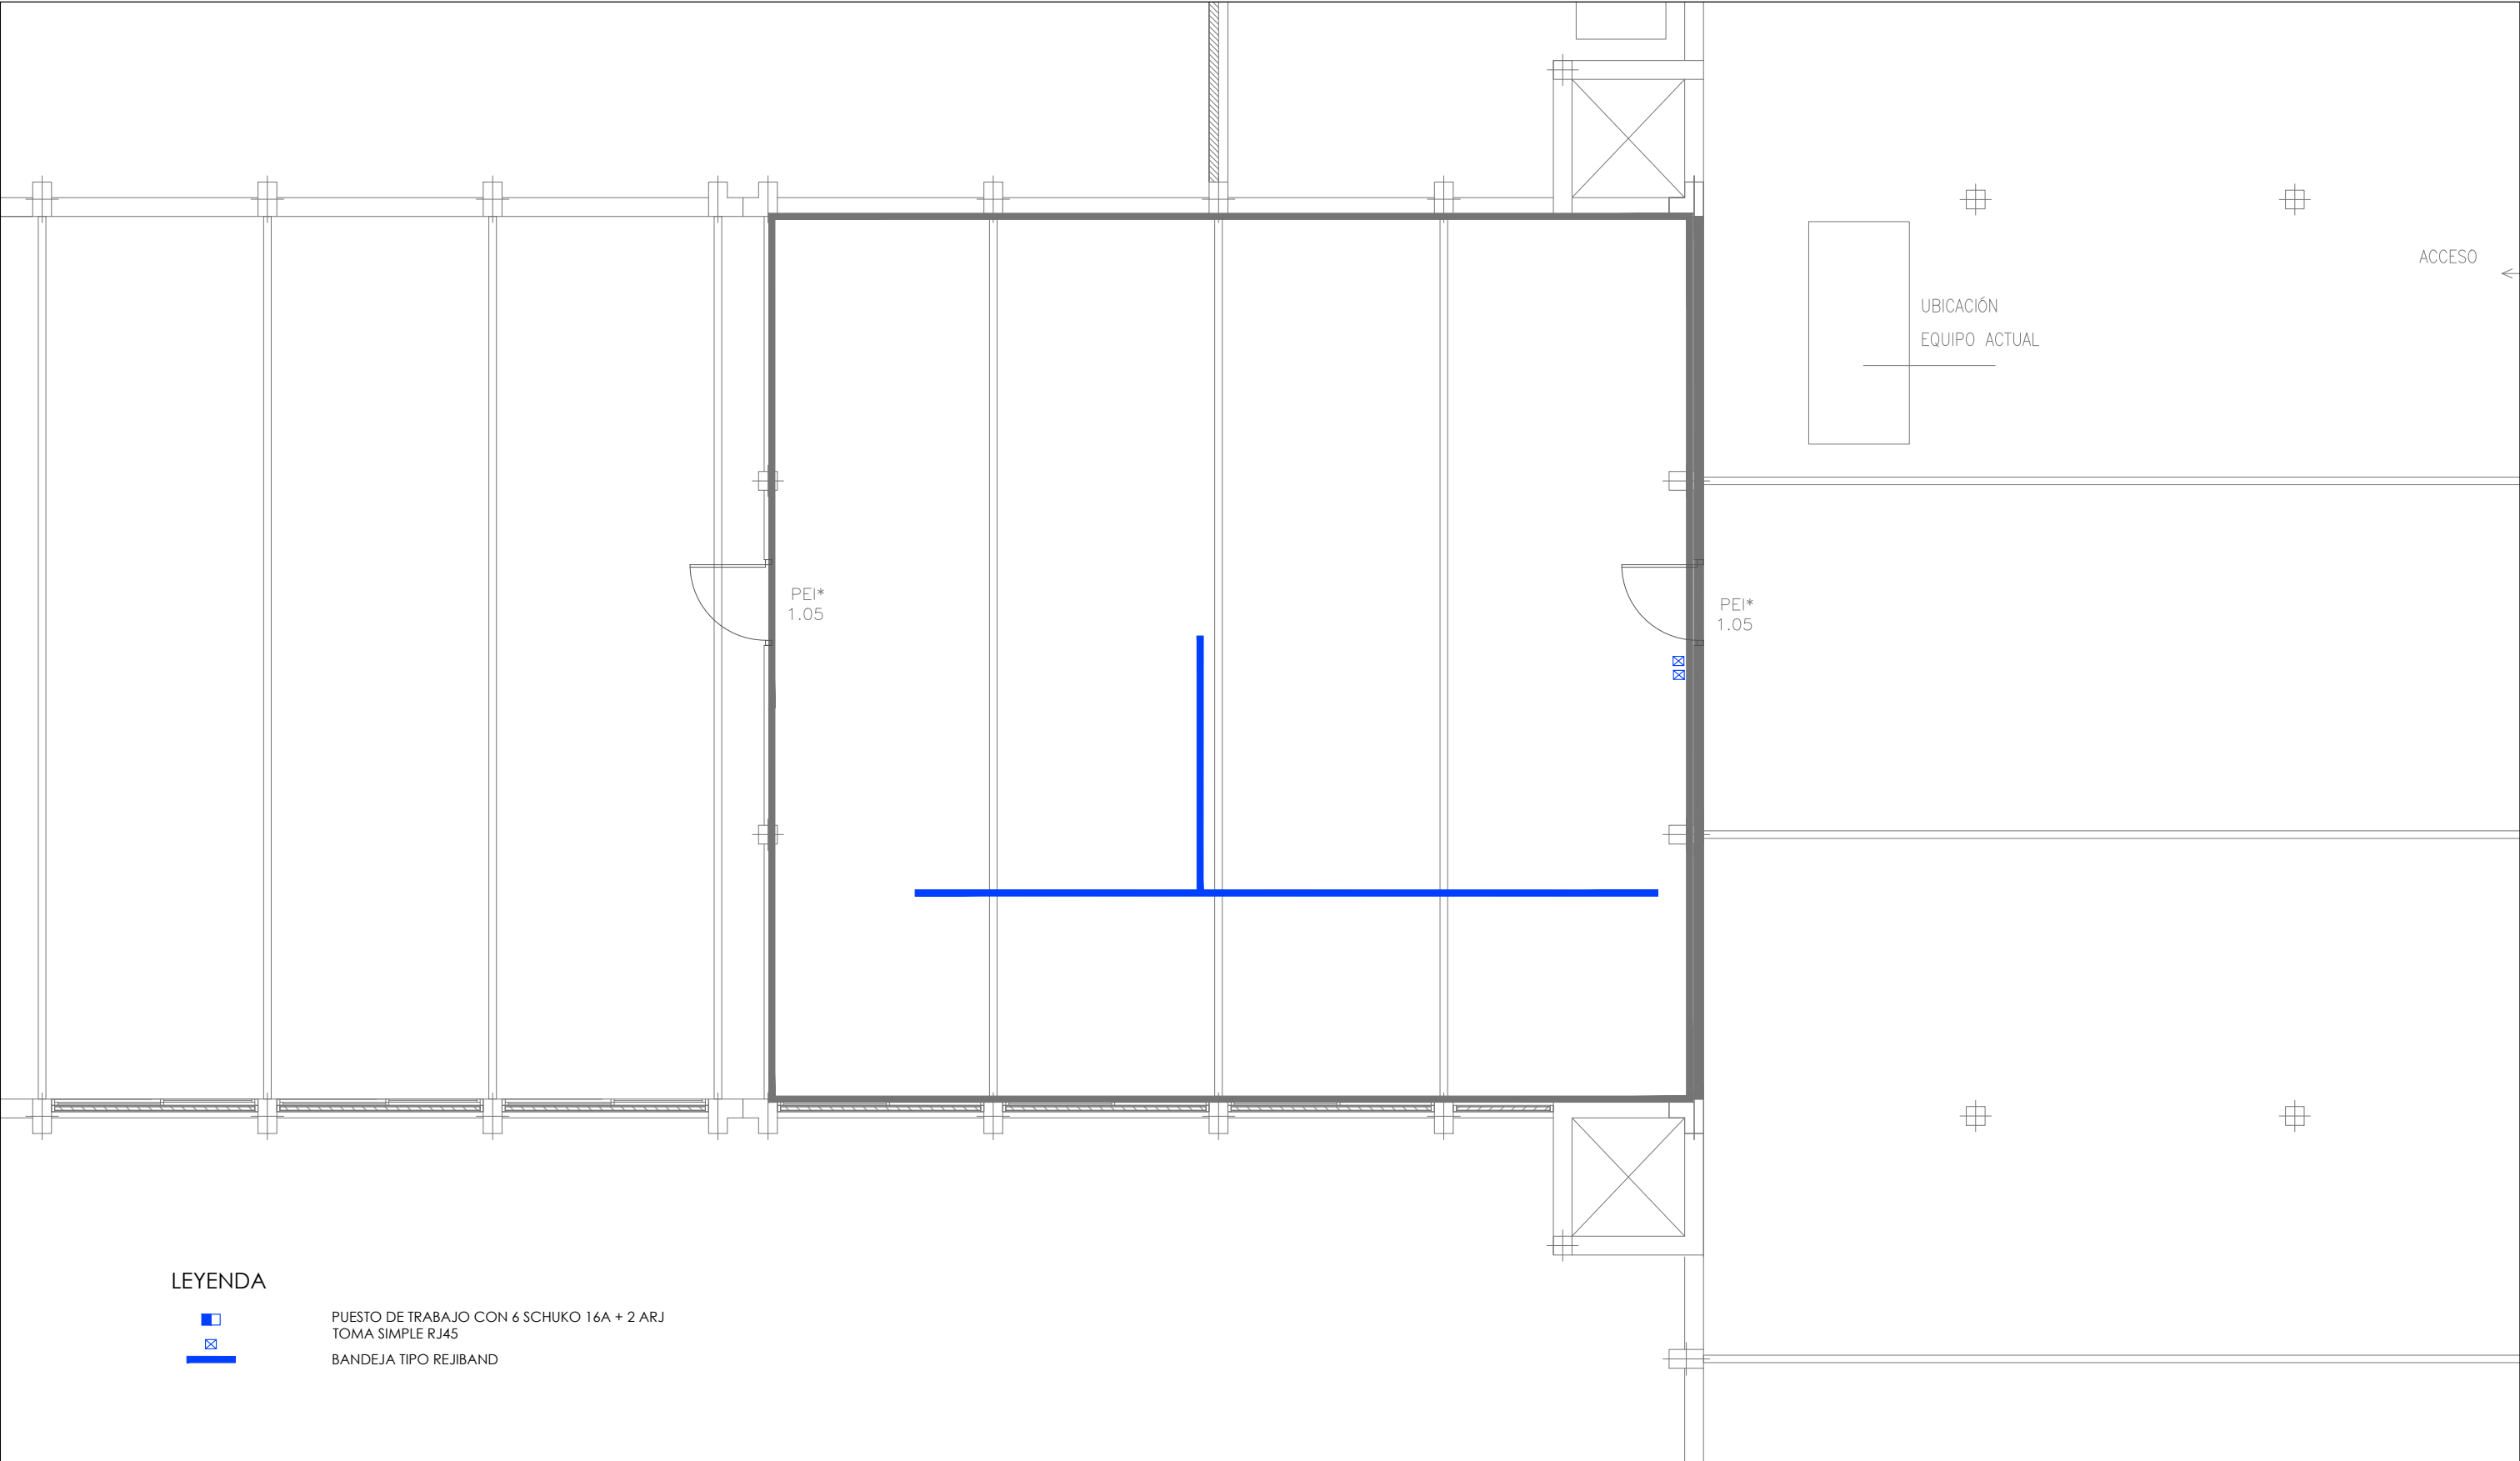



LEYENDA

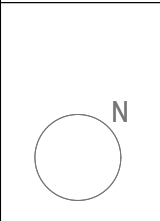

PUESTO DE TRABAJO CON 6 SCHUKO 16A + 2 ARJ
TOMA SIMPLE RJ45
BANDEJA TIPO REJIBAND



PROYECTO BÁSICO Y DE EJECUCIÓN DE LA HABILITACIÓN DE ESPACIO E INSTALACIONES PARA LA IMPLANTACIÓN DEL CERVICAM EN EL SERVICIO DE ANATOMÍA PATOLÓGICA DEL HOSPITAL UNIVERSITARIO DE GETAFE. Carretera de Toledo km. 12,500. 28905 Getafe (Madrid)							
	CONSEJERÍA DE SANIDAD Y CONSUMO SERVICIO MADRILEÑO DE SALUD ATENCIÓN ESPECIALIZADA. AREA 10 SERVICIOS TÉCNICOS	Plano:	COMUNICACIONES. ESTADO REFORMADO. Entrepanta.		Escala	1/100	Nº plano Va.02
		Autor:	José de la Fuente Orden		Fecha	JUNIO 2025	