





LOCALIZACIÓN
S/E

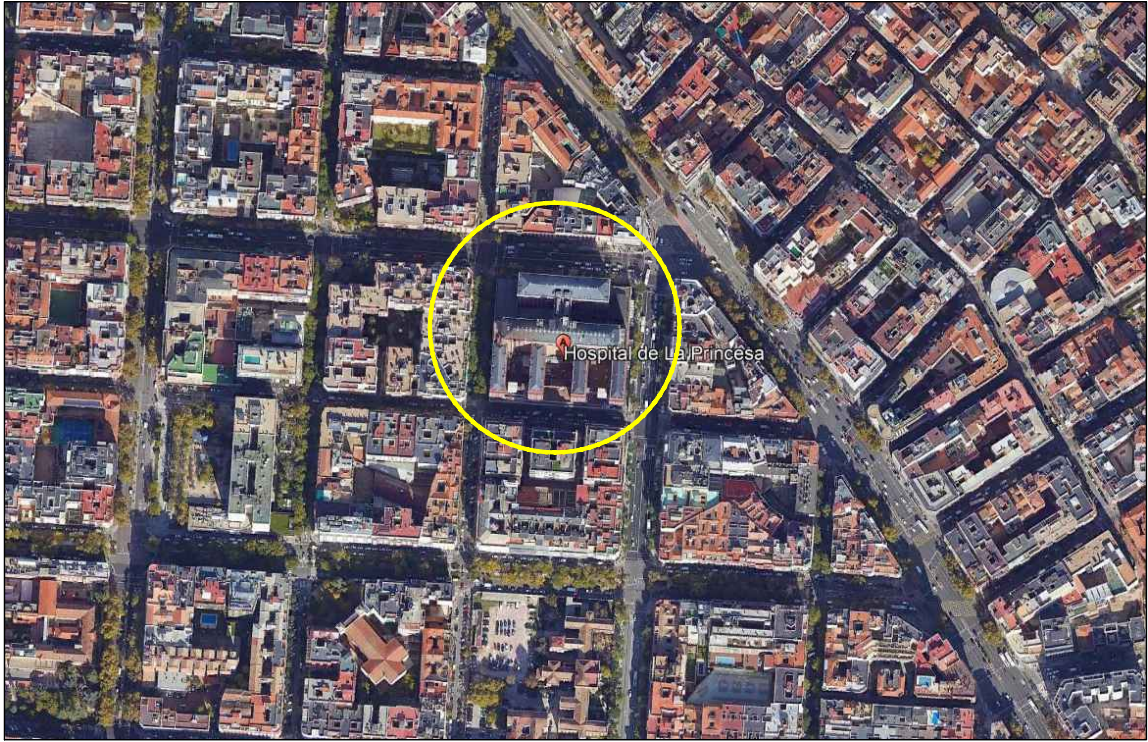


EMPLAZAMIENTO
S/E

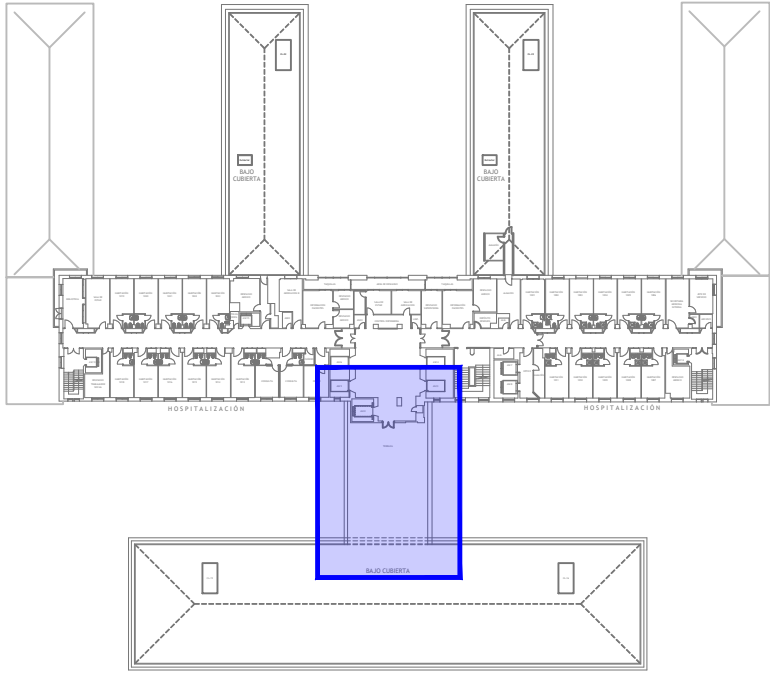

PLANTA CUBIERTA
ESCALA 1/1000

INDICE PLANOS		
CODIGO	DESCRIPCIÓN	HOJAS
1	Situación y Emplazamiento. Indice de Planos	1
2	Estado Actual	
2.1	Estructura	1 Bancadas existentes y pasarelas existente.
2.2	Climatización	1 Planta 10. Torres de Refrigeración Existentes y Tuberías. Esquema Principio.
2.3	Instalación Eléctrica	3
2.3.1	Instalación Eléctrica	1 Torres de Refrigeración. Esquema Unifilar existente.
2.3.2	Instalación Eléctrica	1 Planta -2. Cuadros Eléctricos.
2.3.3	Instalación Eléctrica	1 Planta 10. Cuadros y Canalizaciones
2.4	Saneamiento	1 Planta 10. Sumideros y Desagües Torres de Refrigeración.
2.5	Fontanería	1 Planta 10. Tuberías Agua Aporte a Torres
3	Definición de Alcance y Faseado	1 Planta 10 y Planta -2
4	Demoliciones y Demontajes	3 Planta 10 y Planta -2
5	Estado Projectado	
5.1	Estructura	5 Planta 10. Modificación de Pasarela y Bancada
5.2	Climatización	3
5.2.1	Climatización	1 Planta 10. Implantación Torres de Refrigeración y Tuberías. Torres de refrigeración
5.2.2	Climatización	1 Tuberías circuito de condensación.
5.2.3	Climatización	1 Detalles
5.2.4	Climatización	1 Esquema de principio
5.3	Instalación Eléctrica	3
5.3.1	Instalación Eléctrica	1 Esquema Unifilar
5.3.2	Instalación Eléctrica	1 Planta -2. Cuadros Eléctricos y Canalizaciones
5.3.3	Instalación Eléctrica	1 Planta 10. Cuadros Eléctricos y Canalizaciones
5.4	Saneamiento	1 Planta 10. Sumideros y Desagües Torres de Refrigeración.
5.5	Fontanería	1 Planta 10. Tuberías Agua Aporte a Torres
5.6	Control Instalaciones	1 Planta 10. Situación de equipos. Diagrama PI. Arquitectura de Señales.
5.7	Comunicaciones	3
5.7.1	Comunicaciones	1 Planta 10. Puntos de acceso a red, equipos y Canalizaciones.
5.7.2	Comunicaciones	1 Planta 9. Puntos de acceso a red, equipos y canalizaciones
5.7.3	Comunicaciones	1 Planta -2. Puntos de acceso a red, equipos y canalizaciones

Cliente:	PROYECTO DE EJECUCIÓN DE SUSTITUCIÓN DE DOS TORRES DE REFRIGERACIÓN EN EL HOSPITAL UNIVERSITARIO LA PRINCESA (MADRID)		
	SITUACIÓN Y EMPLAZAMIENTO ÍNDICE		
 Francisco González Pérez	Fecha: JULIO 2025		
	Formato: A3 Escala: INDICADAS	Nº Plano: 1	Hoja: 1/1