


Sub-Cuadro de Mando
y Protección Nuevas Torres de Refrigeración
SUBC_TORRES_REFRIG

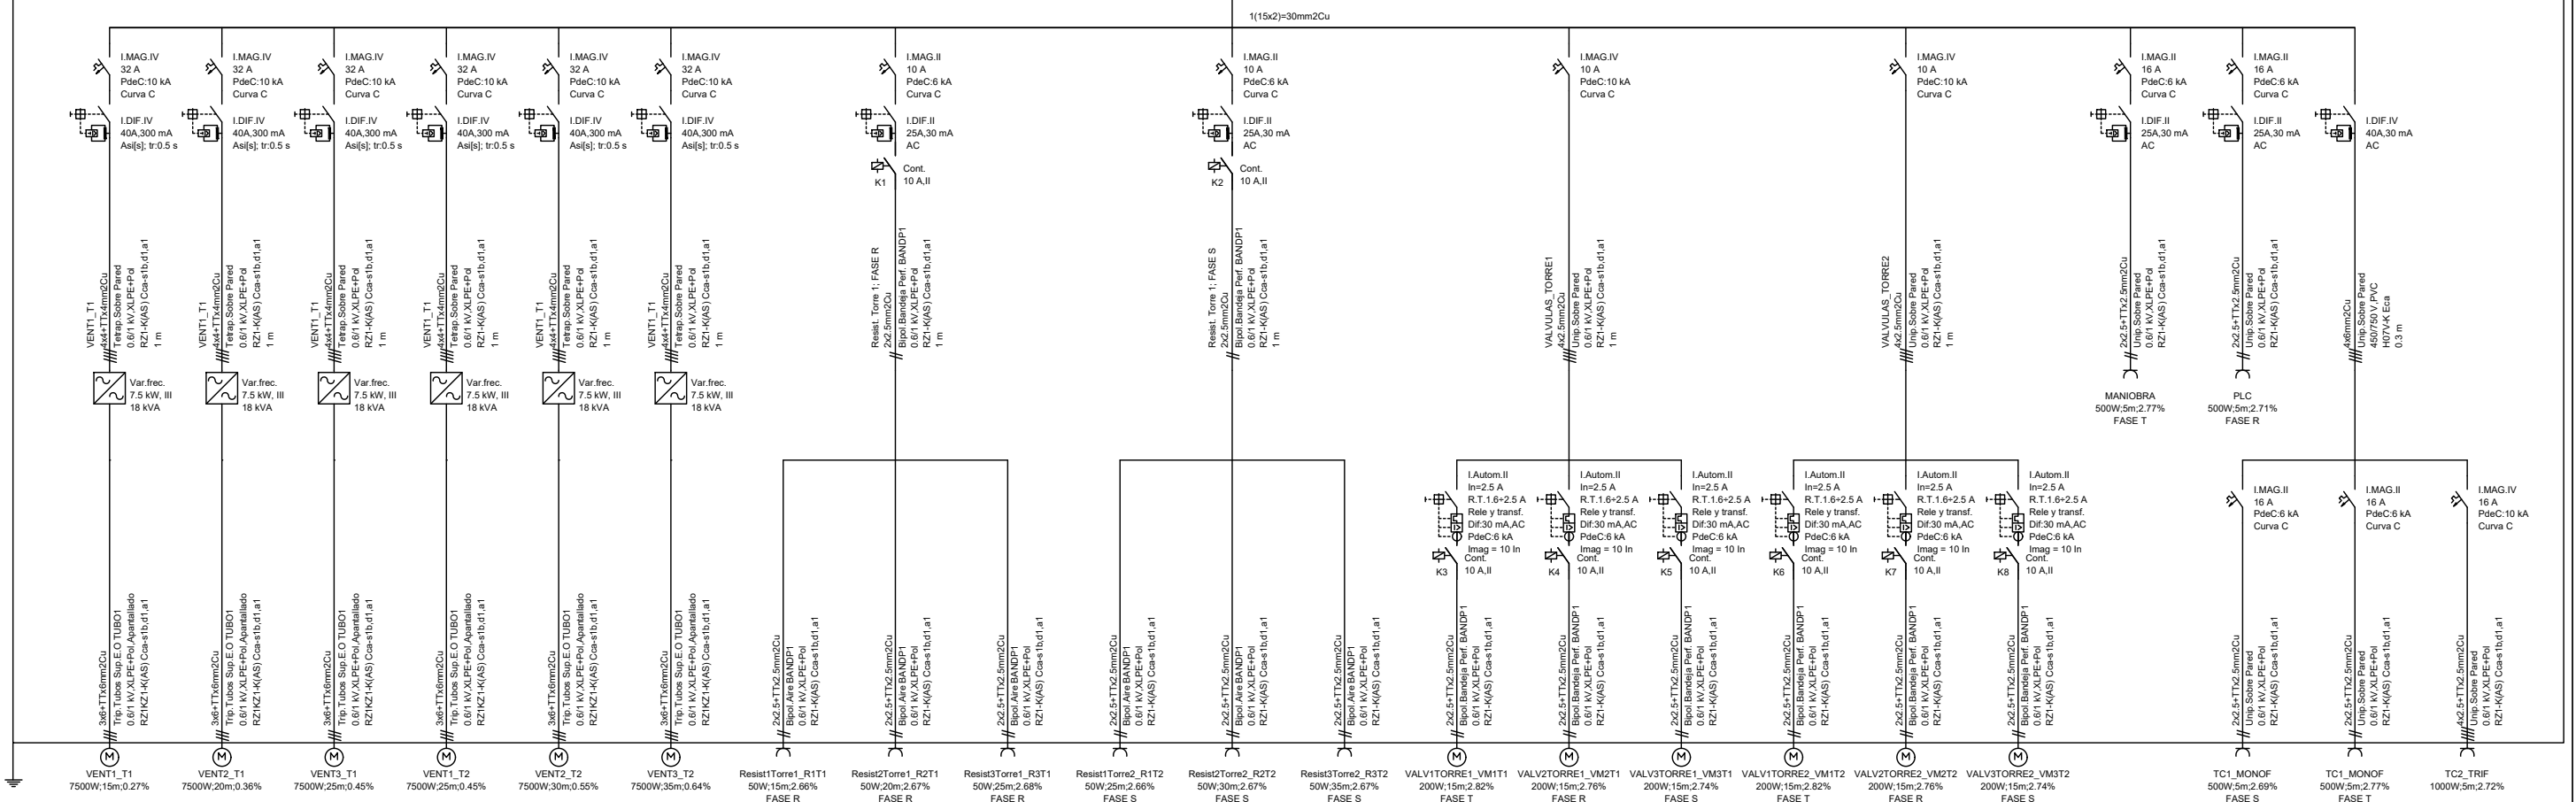

Cliente:

PROYECTO DE EJECUCIÓN
DE SUSTITUCIÓN DE DOS TORRES DE
REFRIGERACIÓN EN EL HOSPITAL UNIVERSITARIO
LA PRINCESA (MADRID)



Francisco González Pérez

ESTADO PROYECTADO INSTALACIÓN ELÉCTRICA ESQUEMA UNIFILAR


Fecha:

JULIO 2025

Formato: A3
Escala: 1/100

Nº Plano:

 Hoja:



5.3.1

1/1