



30 T 440886.25 m E
4466577.03 m N


La Nave

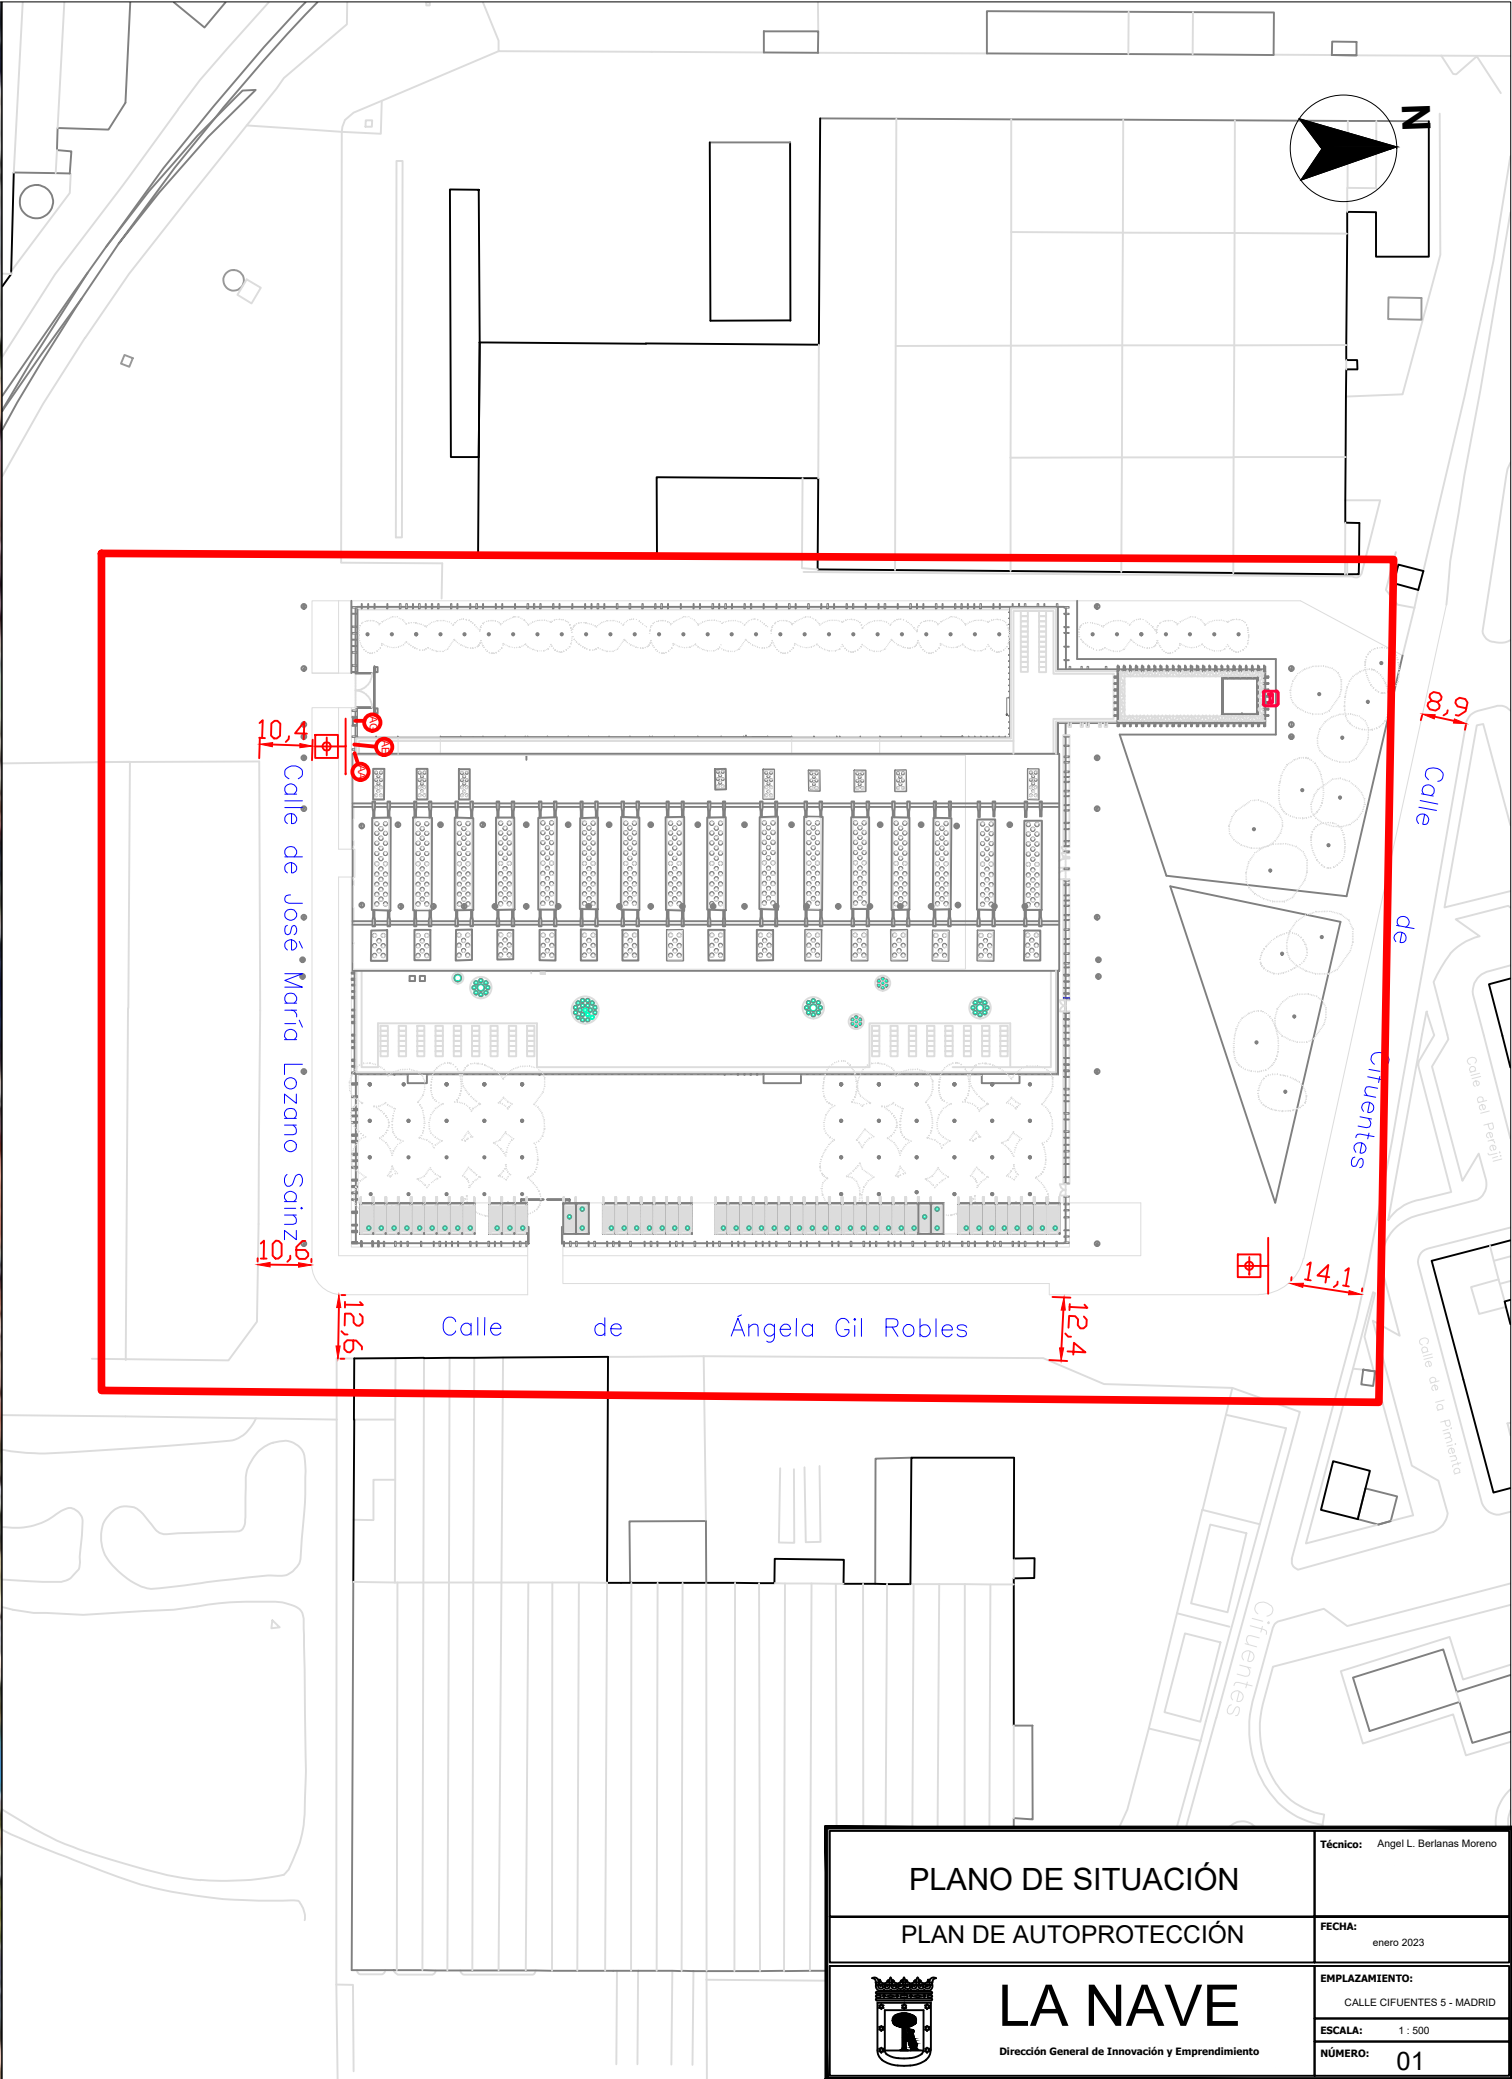


PLANO DE SITUACIÓN		Técnico: Angel L. Berlanas Moreno
PLAN DE AUTOPROTECCIÓN		FECHA: enero 2023
 LA NAVE Dirección General de Innovación y Emprendimiento	EMPLAZAMIENTO: CALLE CIFUENTES 5 - MADRID	
	ESCALA: 1 : 500	
	NÚMERO: 01	

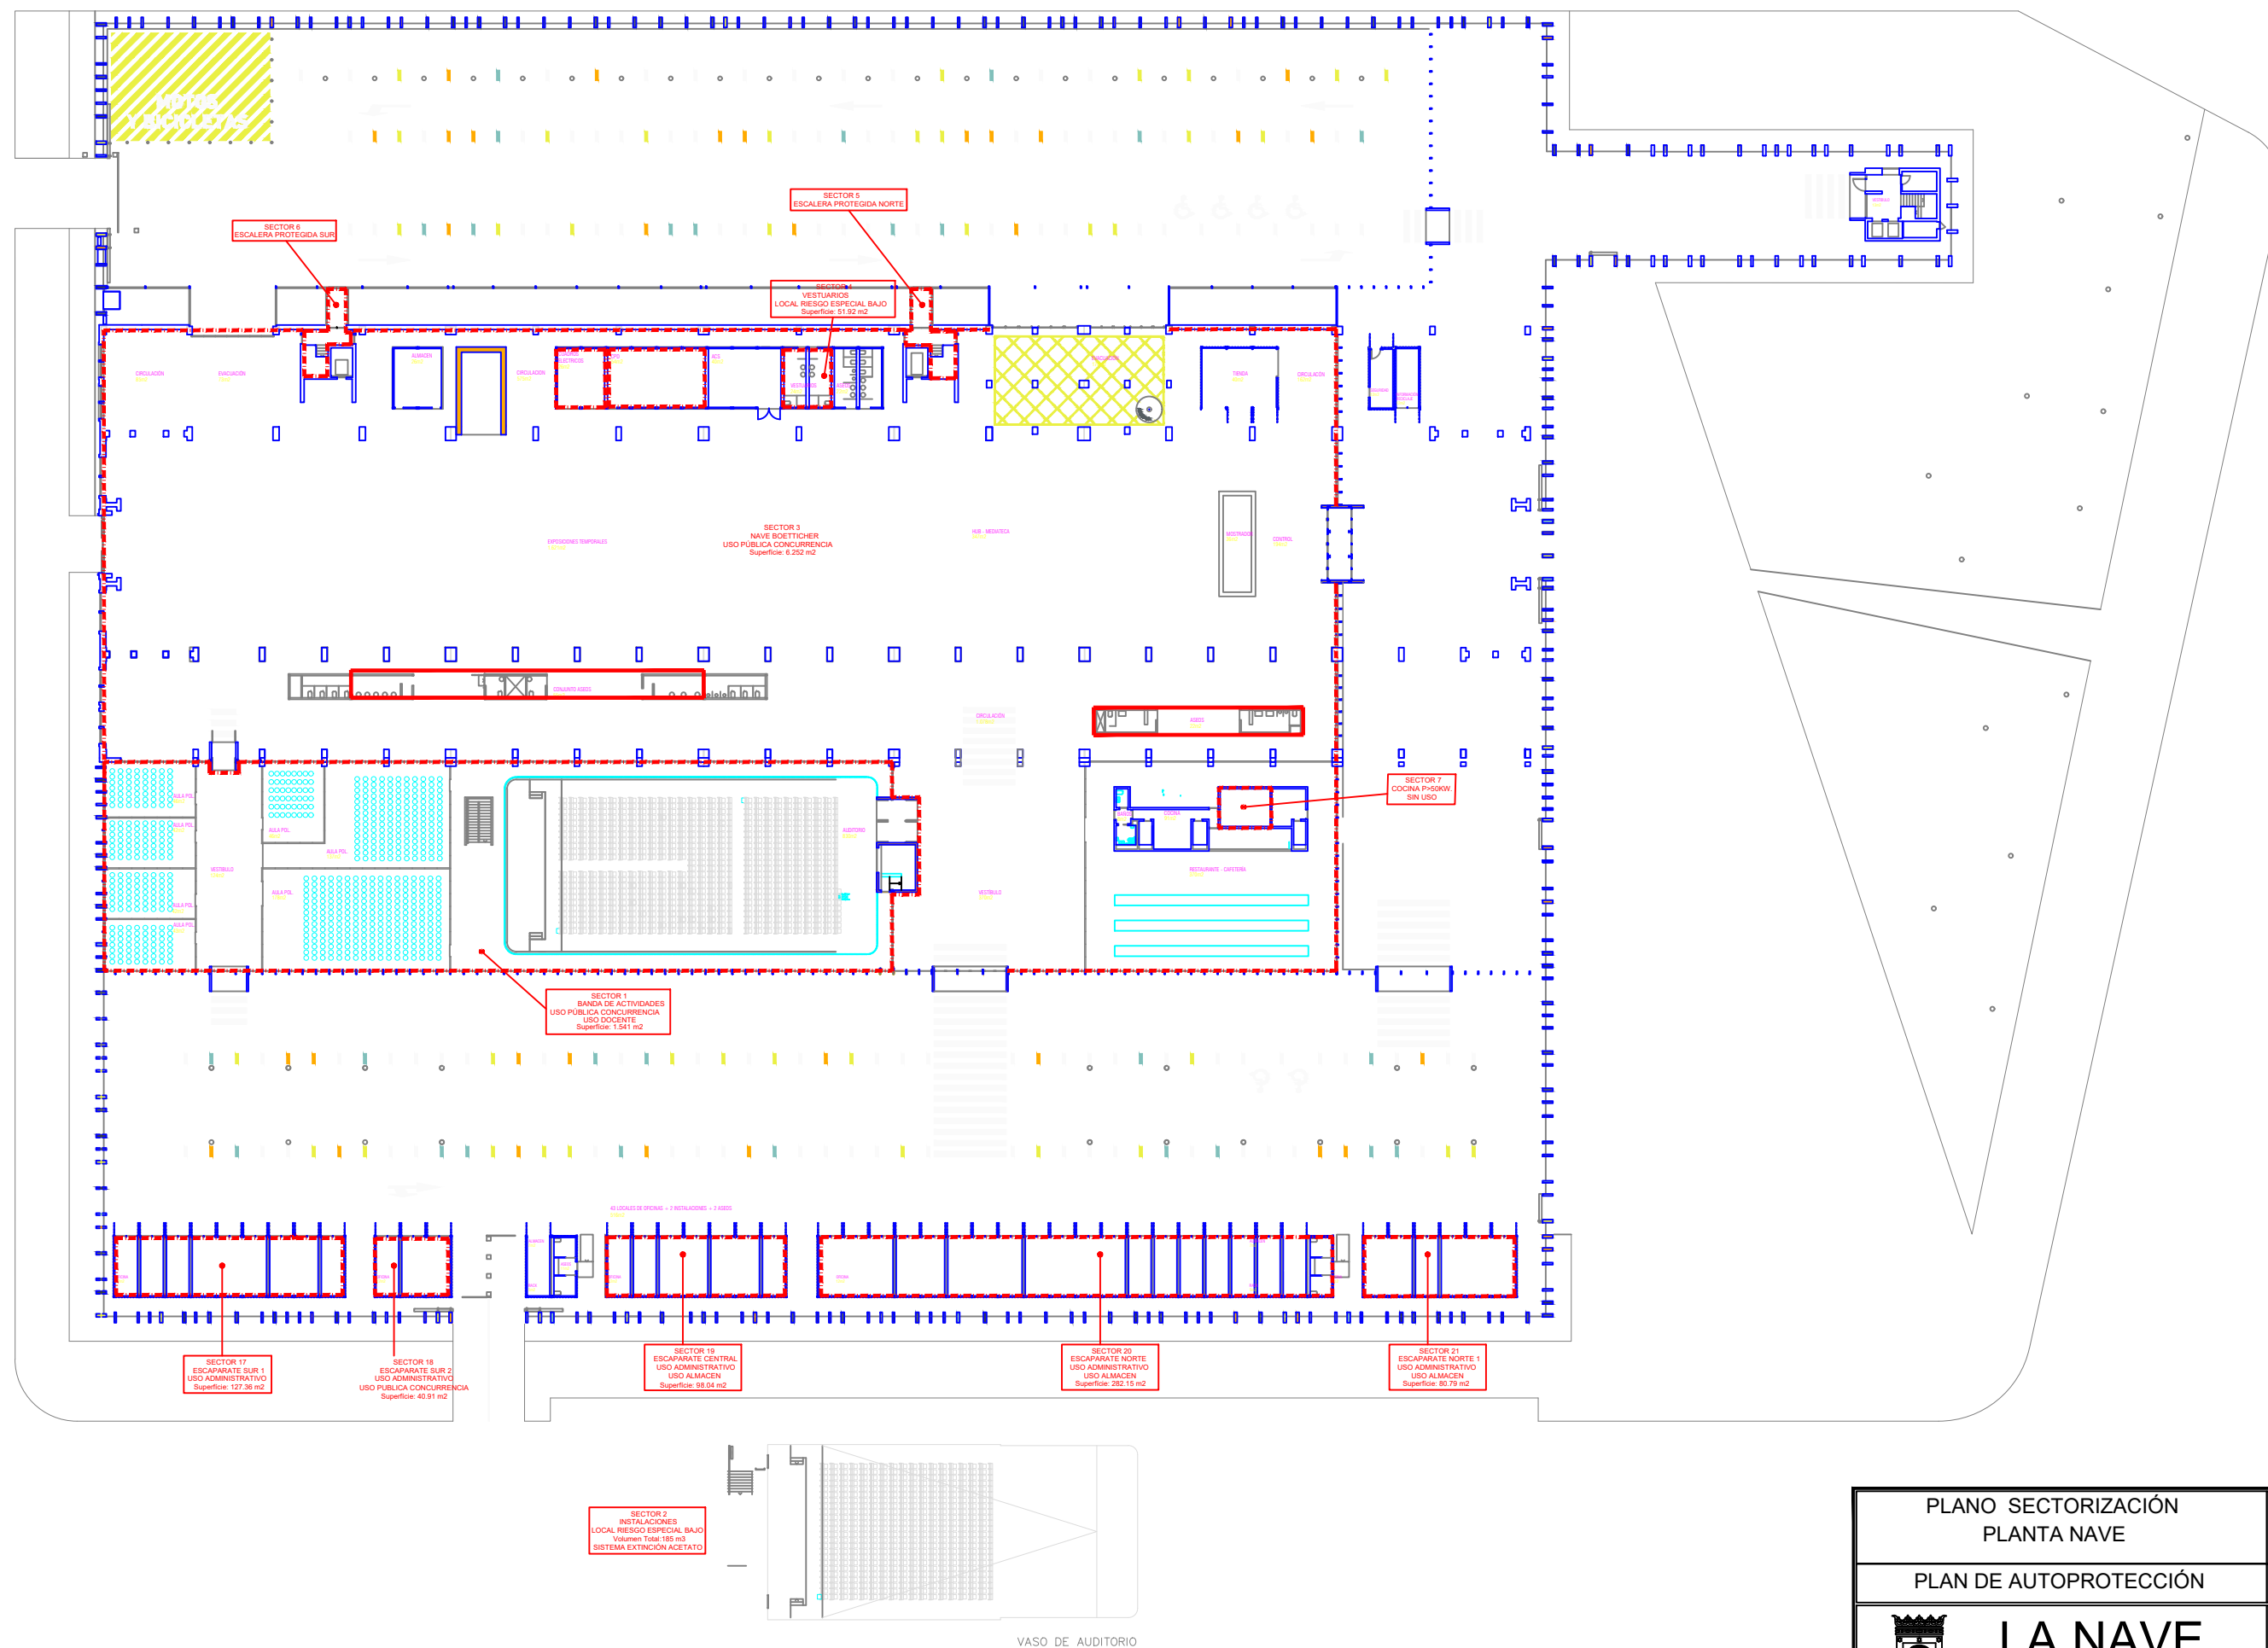


PLANO SECTORIZACIÓN PLANTA NAVE		Técnico: Angel L. Berlanas Moreno
PLAN DE AUTOPROTECCIÓN		FECHA: enero 2023
 LA NAVE Dirección General de Innovación y Emprendimiento	EMPLAZAMIENTO: CALLE CIFUENTES 5 - MADRID	
	ESCALA:	1 : 1600
	NÚMERO:	03

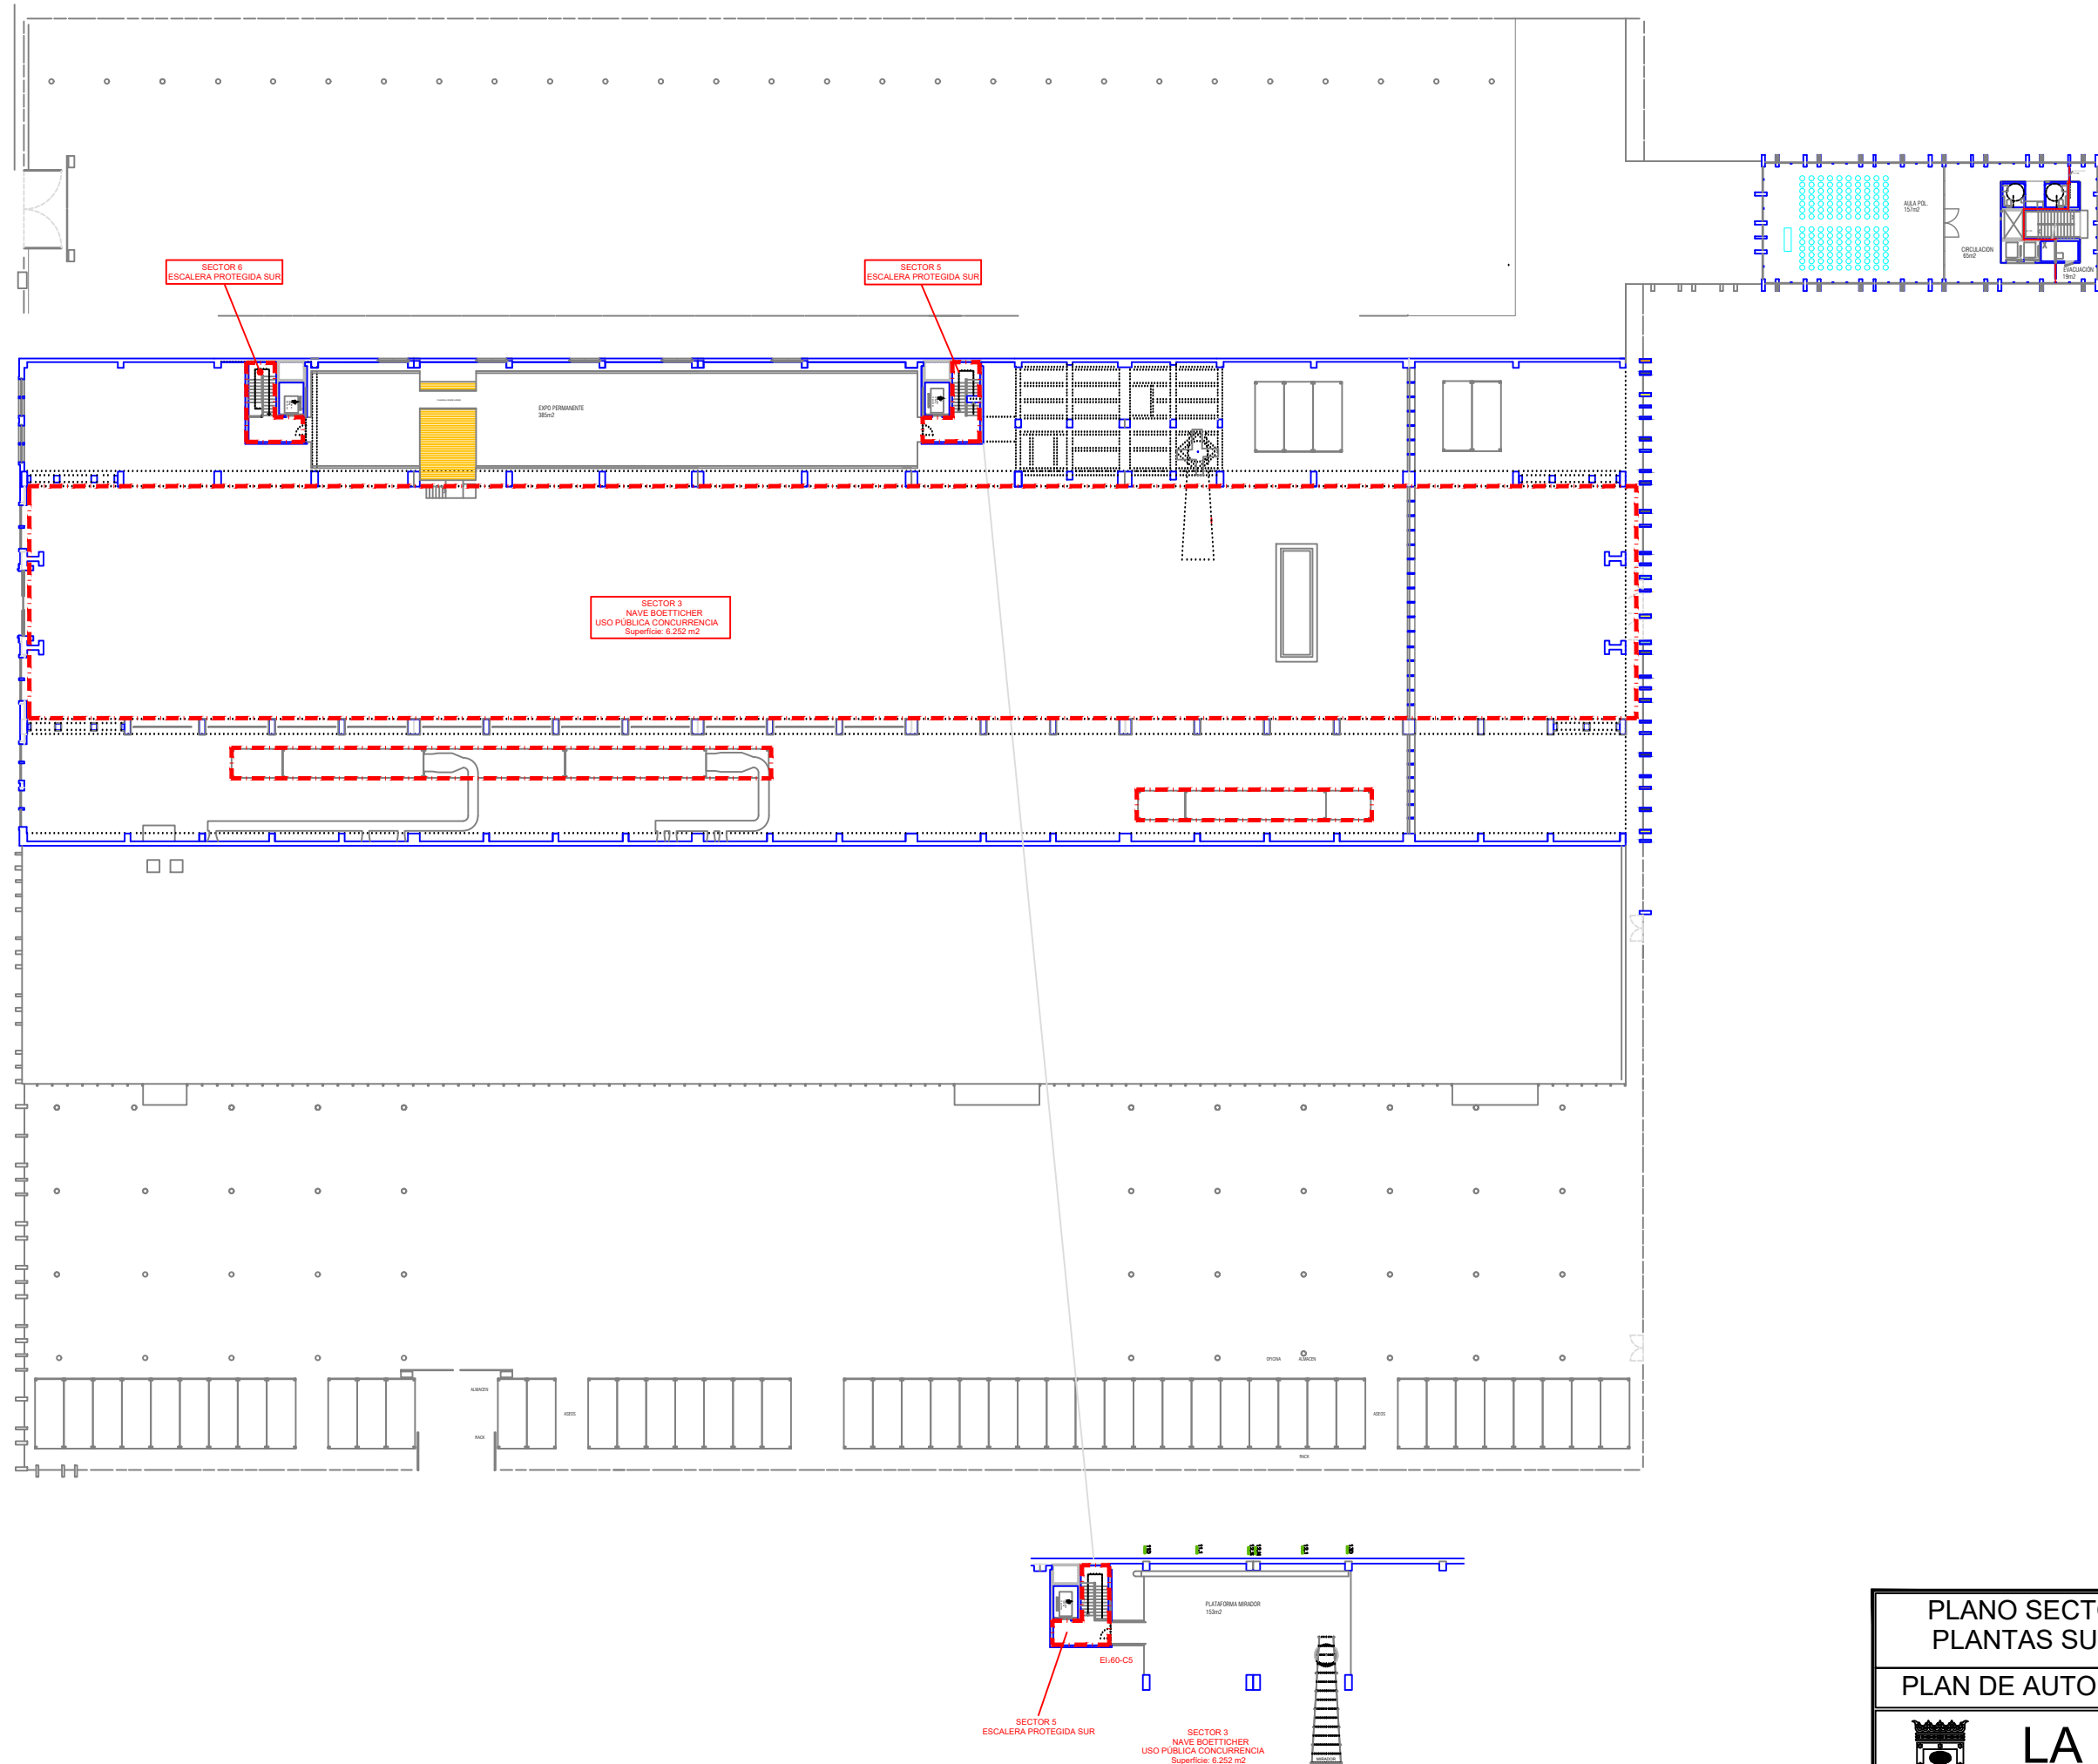


PLANO SECTORIZACIÓN PLANTAS SUPERIORES		Técnico: Ángel L. Berlanas Moreno
PLAN DE AUTOPROTECCIÓN		FECHA: enero 2023
	EMPLAZAMIENTO: CALLE CIFUENTES 5 - MADRID	
	ESCALA: 1 : 1750	
	NÚMERO: 04	

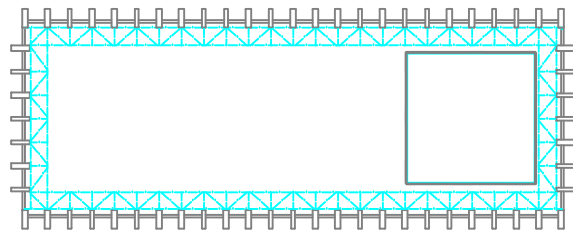


Nivel 7
Cubierta Torreón
+32m25

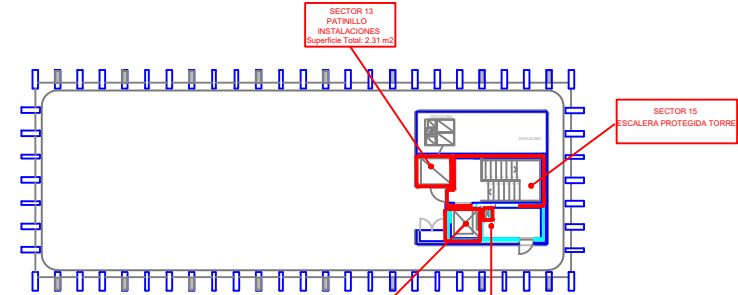


Nivel 6
Terraza
+27m25

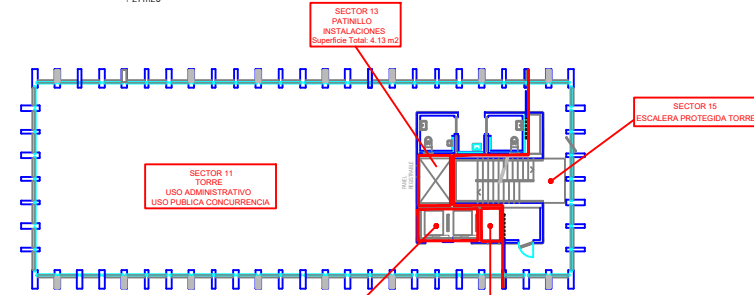


Nivel 5
Zona de despachos
+22m80

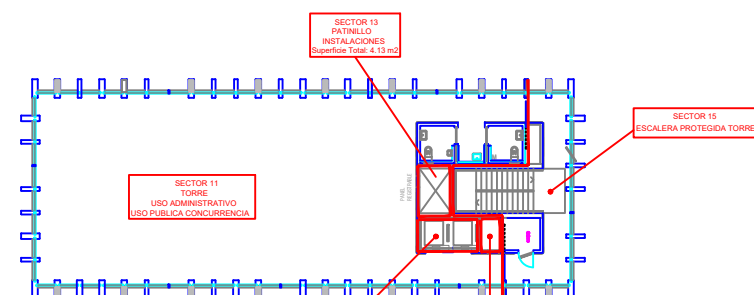


Nivel 4
Zona de despachos
+18m35

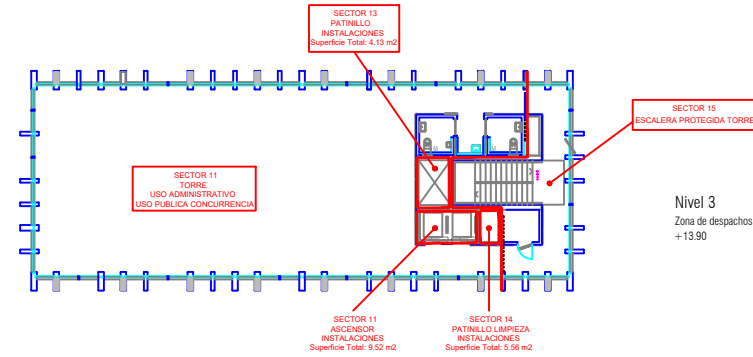


Nivel 3
Zona de despachos
+13.90

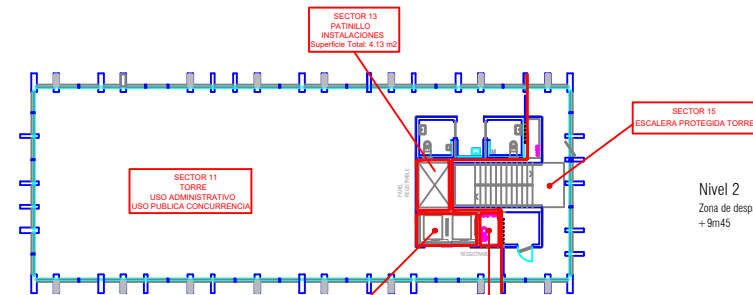

Nivel 2
Zona de despachos
+9m45

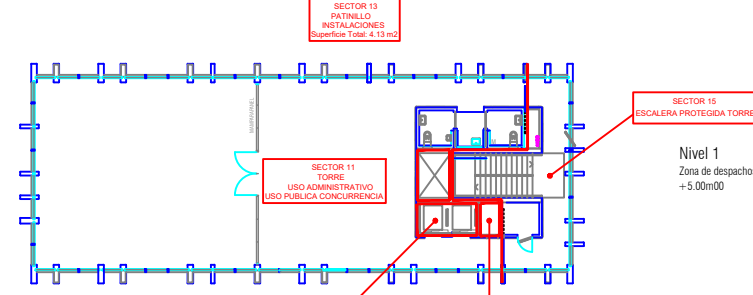

Nivel 1
Zona de despachos
+5.00m00

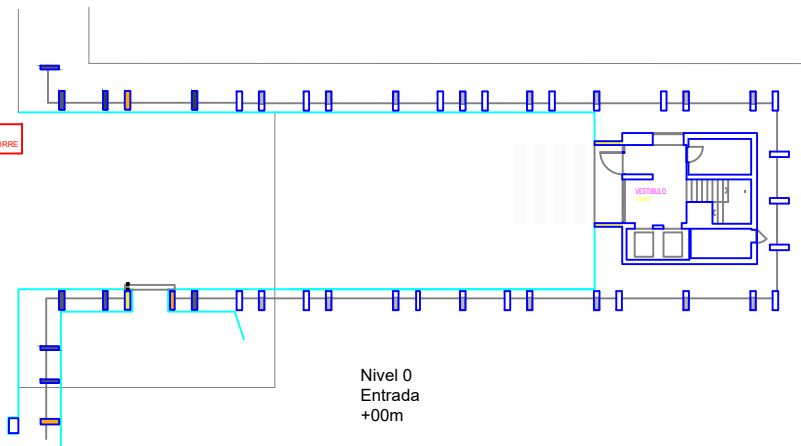


PLANO SECTORIZACIÓN TORRE
PLAN DE AUTOPROTECCIÓN




LA NAVE
Dirección General de Innovación y Emprendimiento

Técnico:	Angel L. Berlanas Moreno
FECHA:	enero 2023
EMPLAZAMIENTO:	CALLE CIFUENTES 5 - MADRID
ESCALA:	1 : 2500
NÚMERO:	05

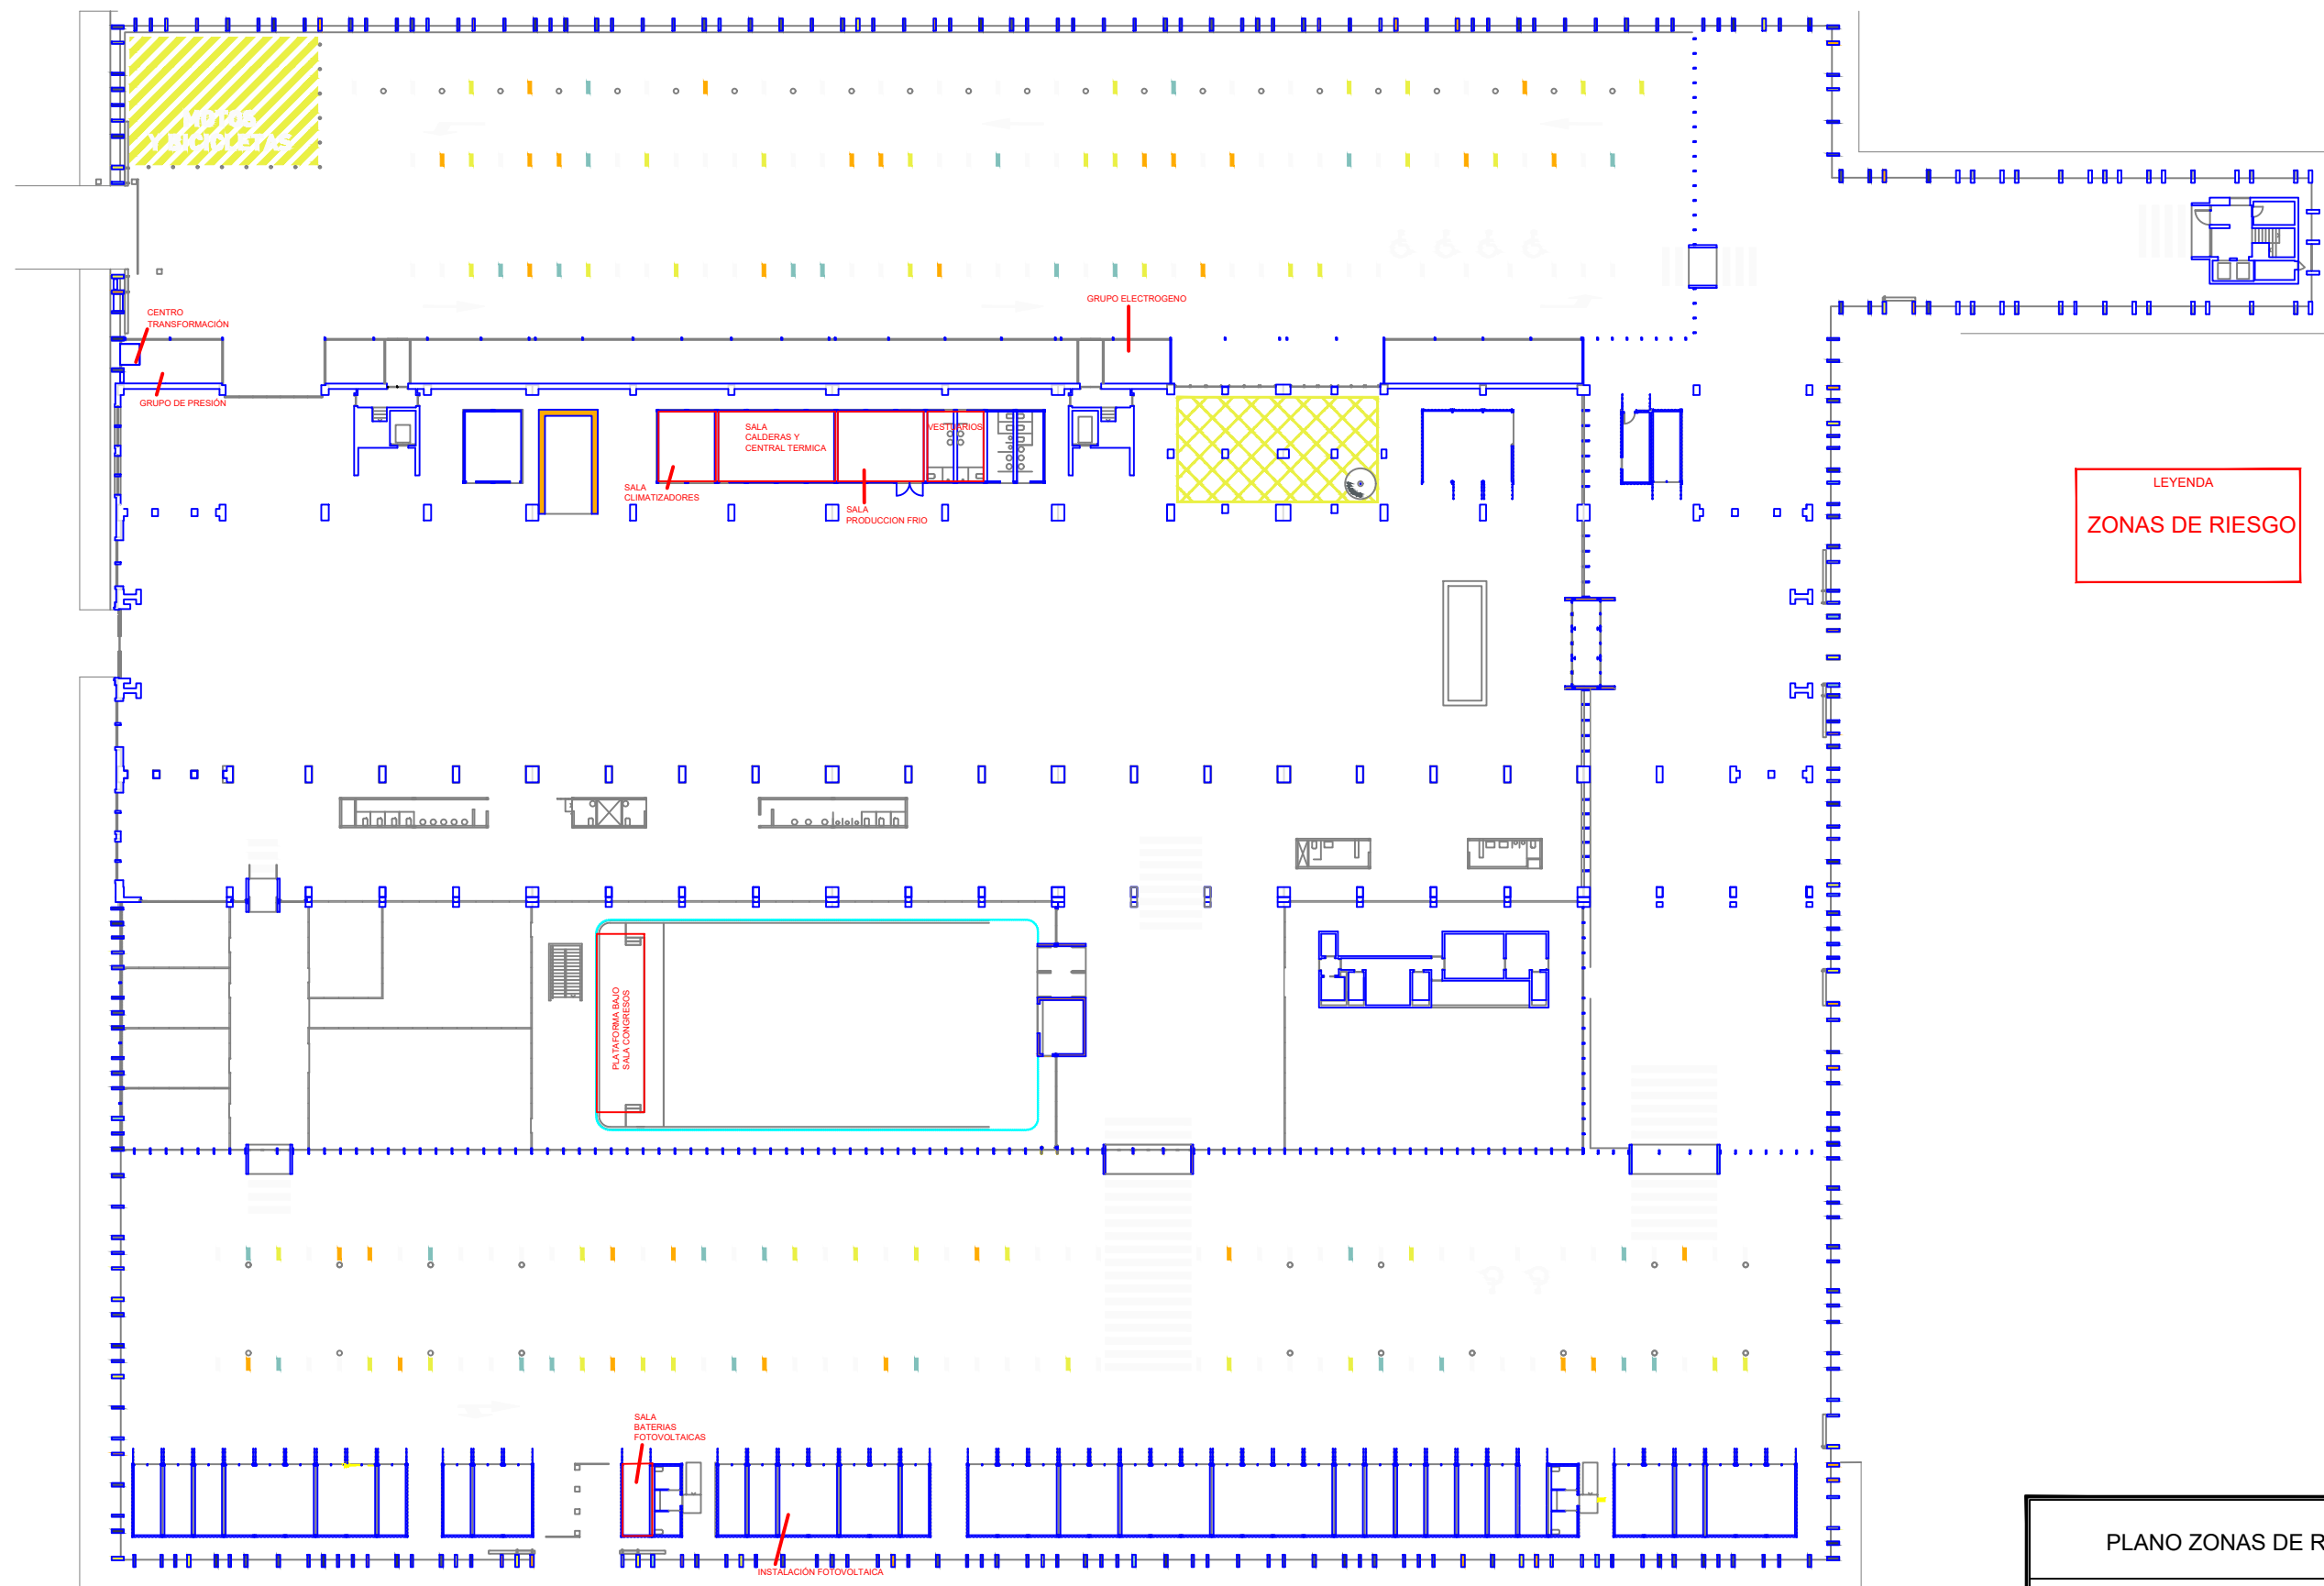

PLANO ZONAS DE RIESGO		Técnico: Angel L. Bertanas Moreno
PLAN DE AUTOPROTECCIÓN		FECHA: enero 2023
 LA NAVE Dirección General de Innovación y Emprendimiento	EMPLAZAMIENTO: CALLE CIFUENTES 5 - MADRID	
	ESCALA: 1 : 1750	
	NÚMERO: 06	

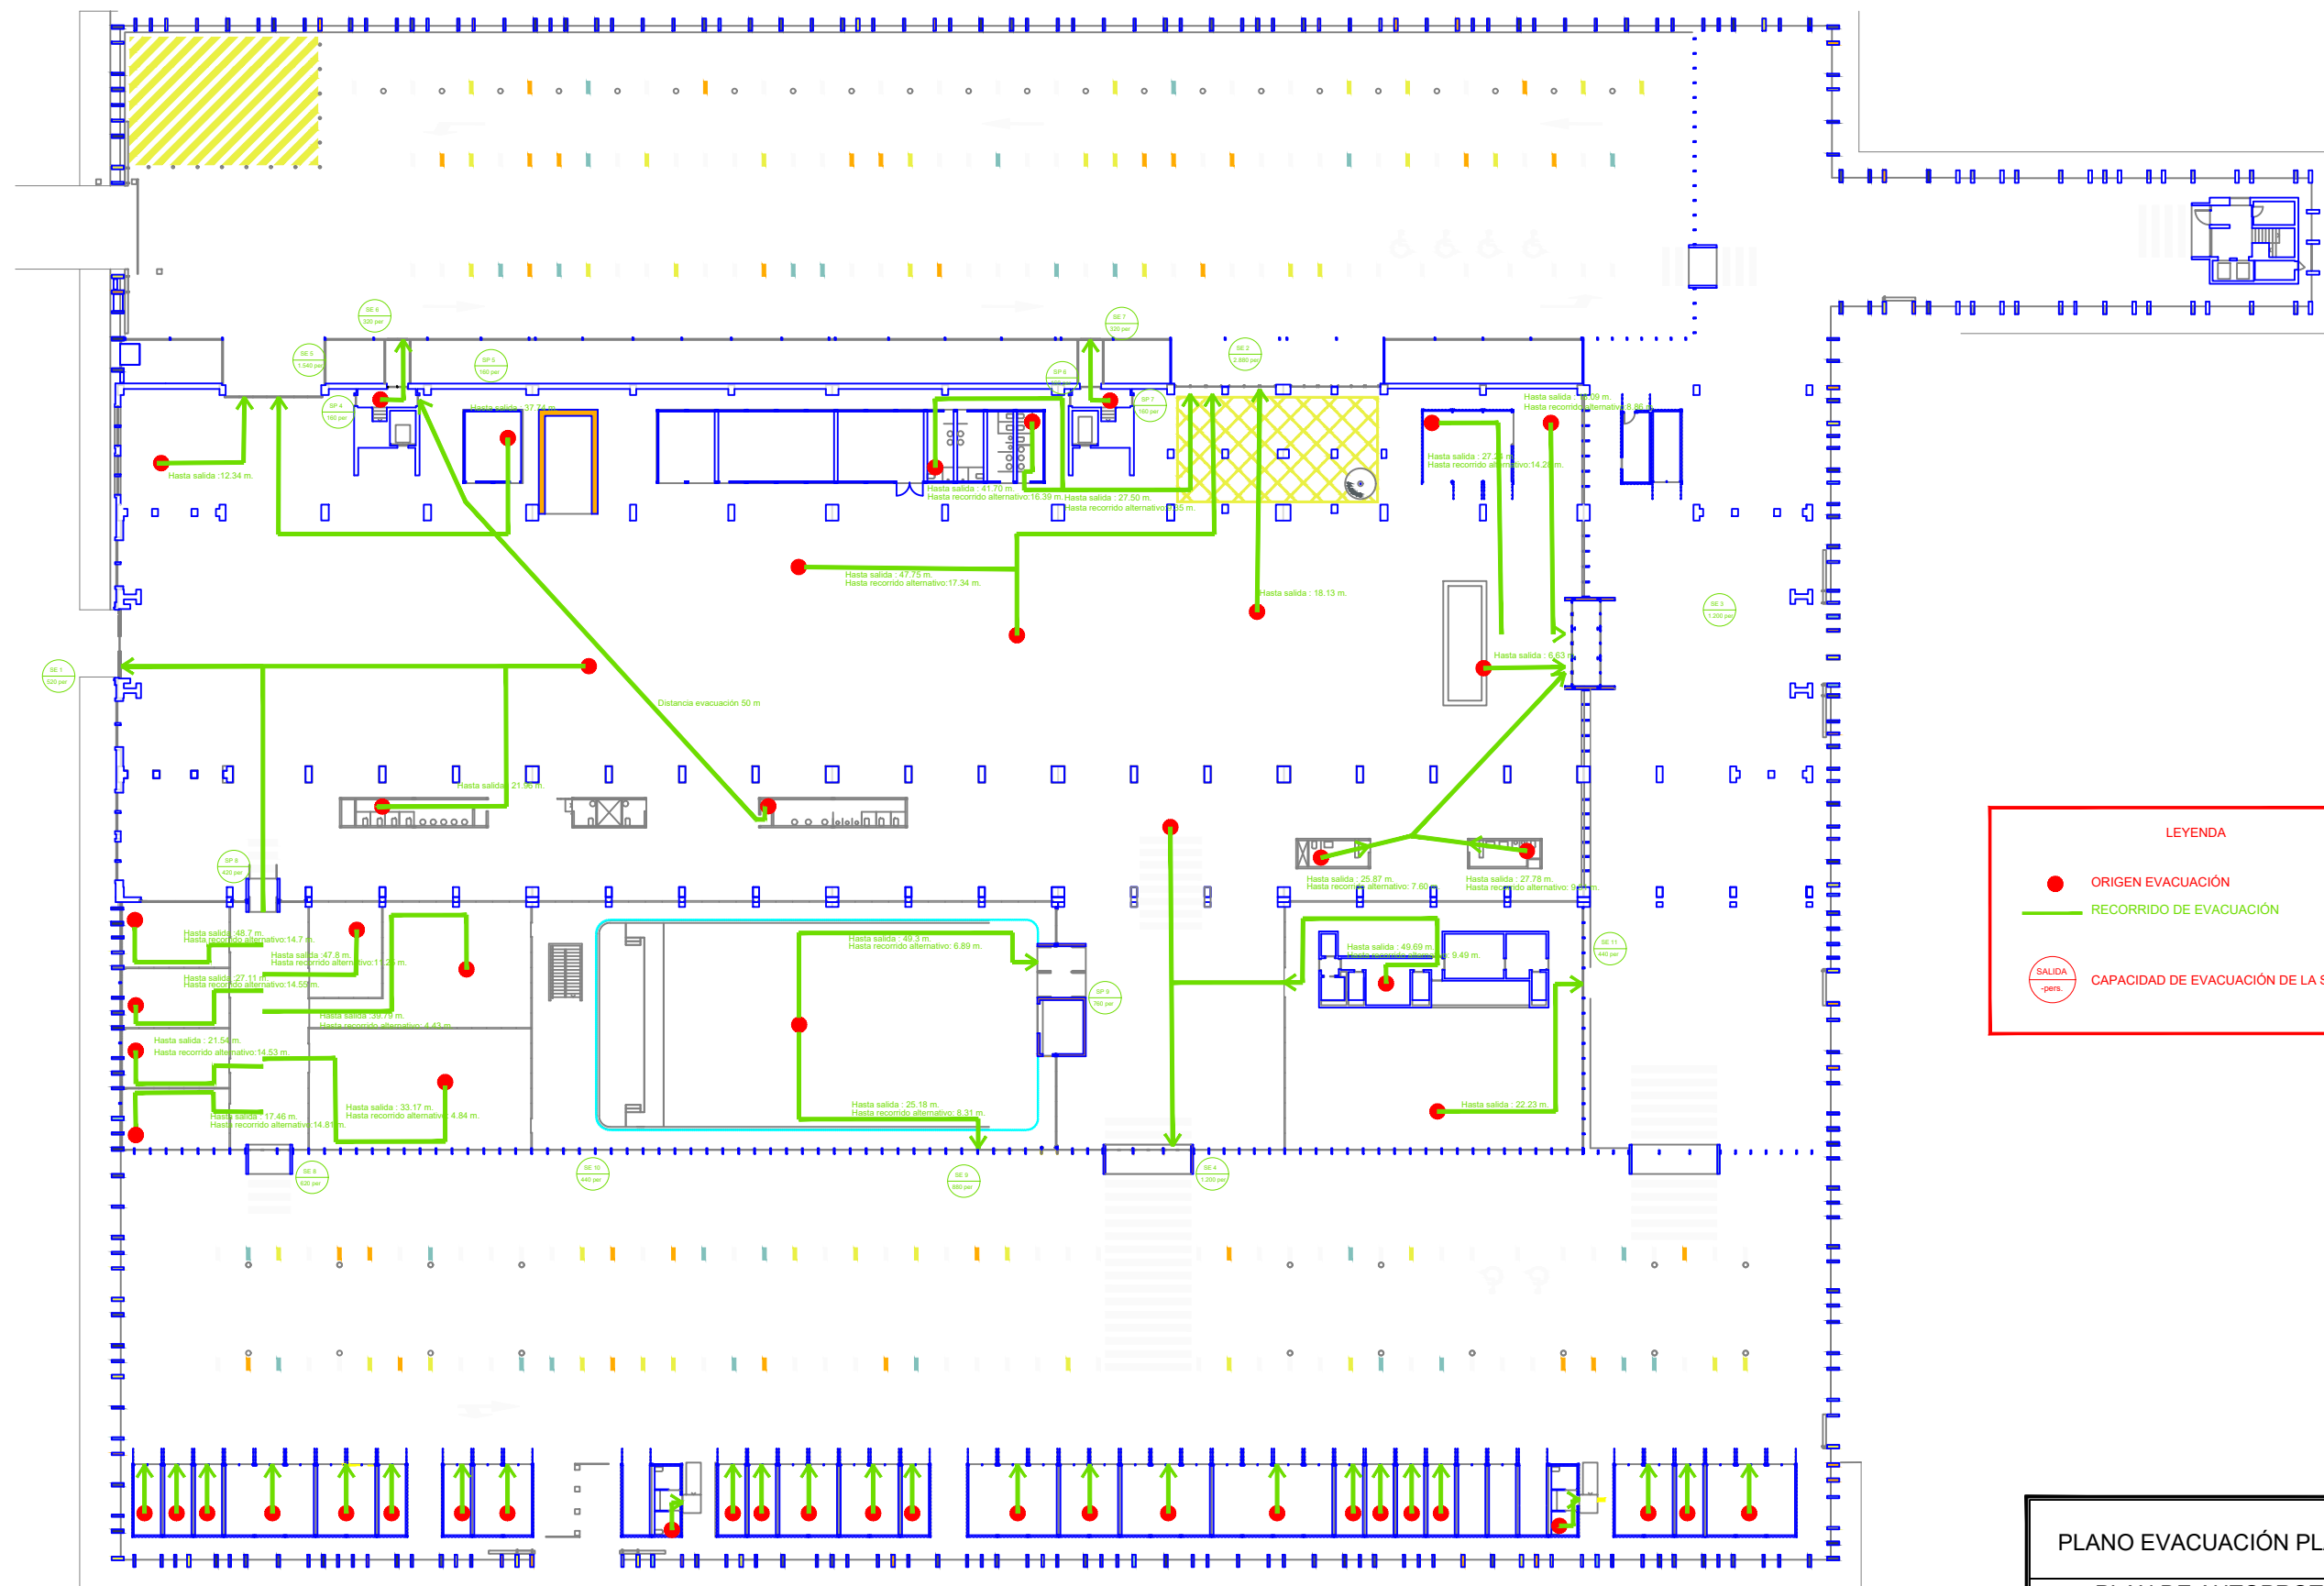

LEYENDA

ORIGEN EVACUACIÓN


RECORRIDO DE EVACUACIÓN

SALIDA


-pers.

CAPACIDAD DE EVACUACIÓN DE LA SALIDA


PLANO EVACUACIÓN PLANTA BAJA		Técnico: Angel L. Bertanas Moreno
PLAN DE AUTOPROTECCIÓN		FECHA: enero 2023
 <div>LA NAVE</div> <div>Dirección General de Innovación y Emprendimiento</div>	EMPLAZAMIENTO: CALLE CIFUENTES 5 - MADRID	
	ESCALA: 1 : 1750	
	NÚMERO: 07	

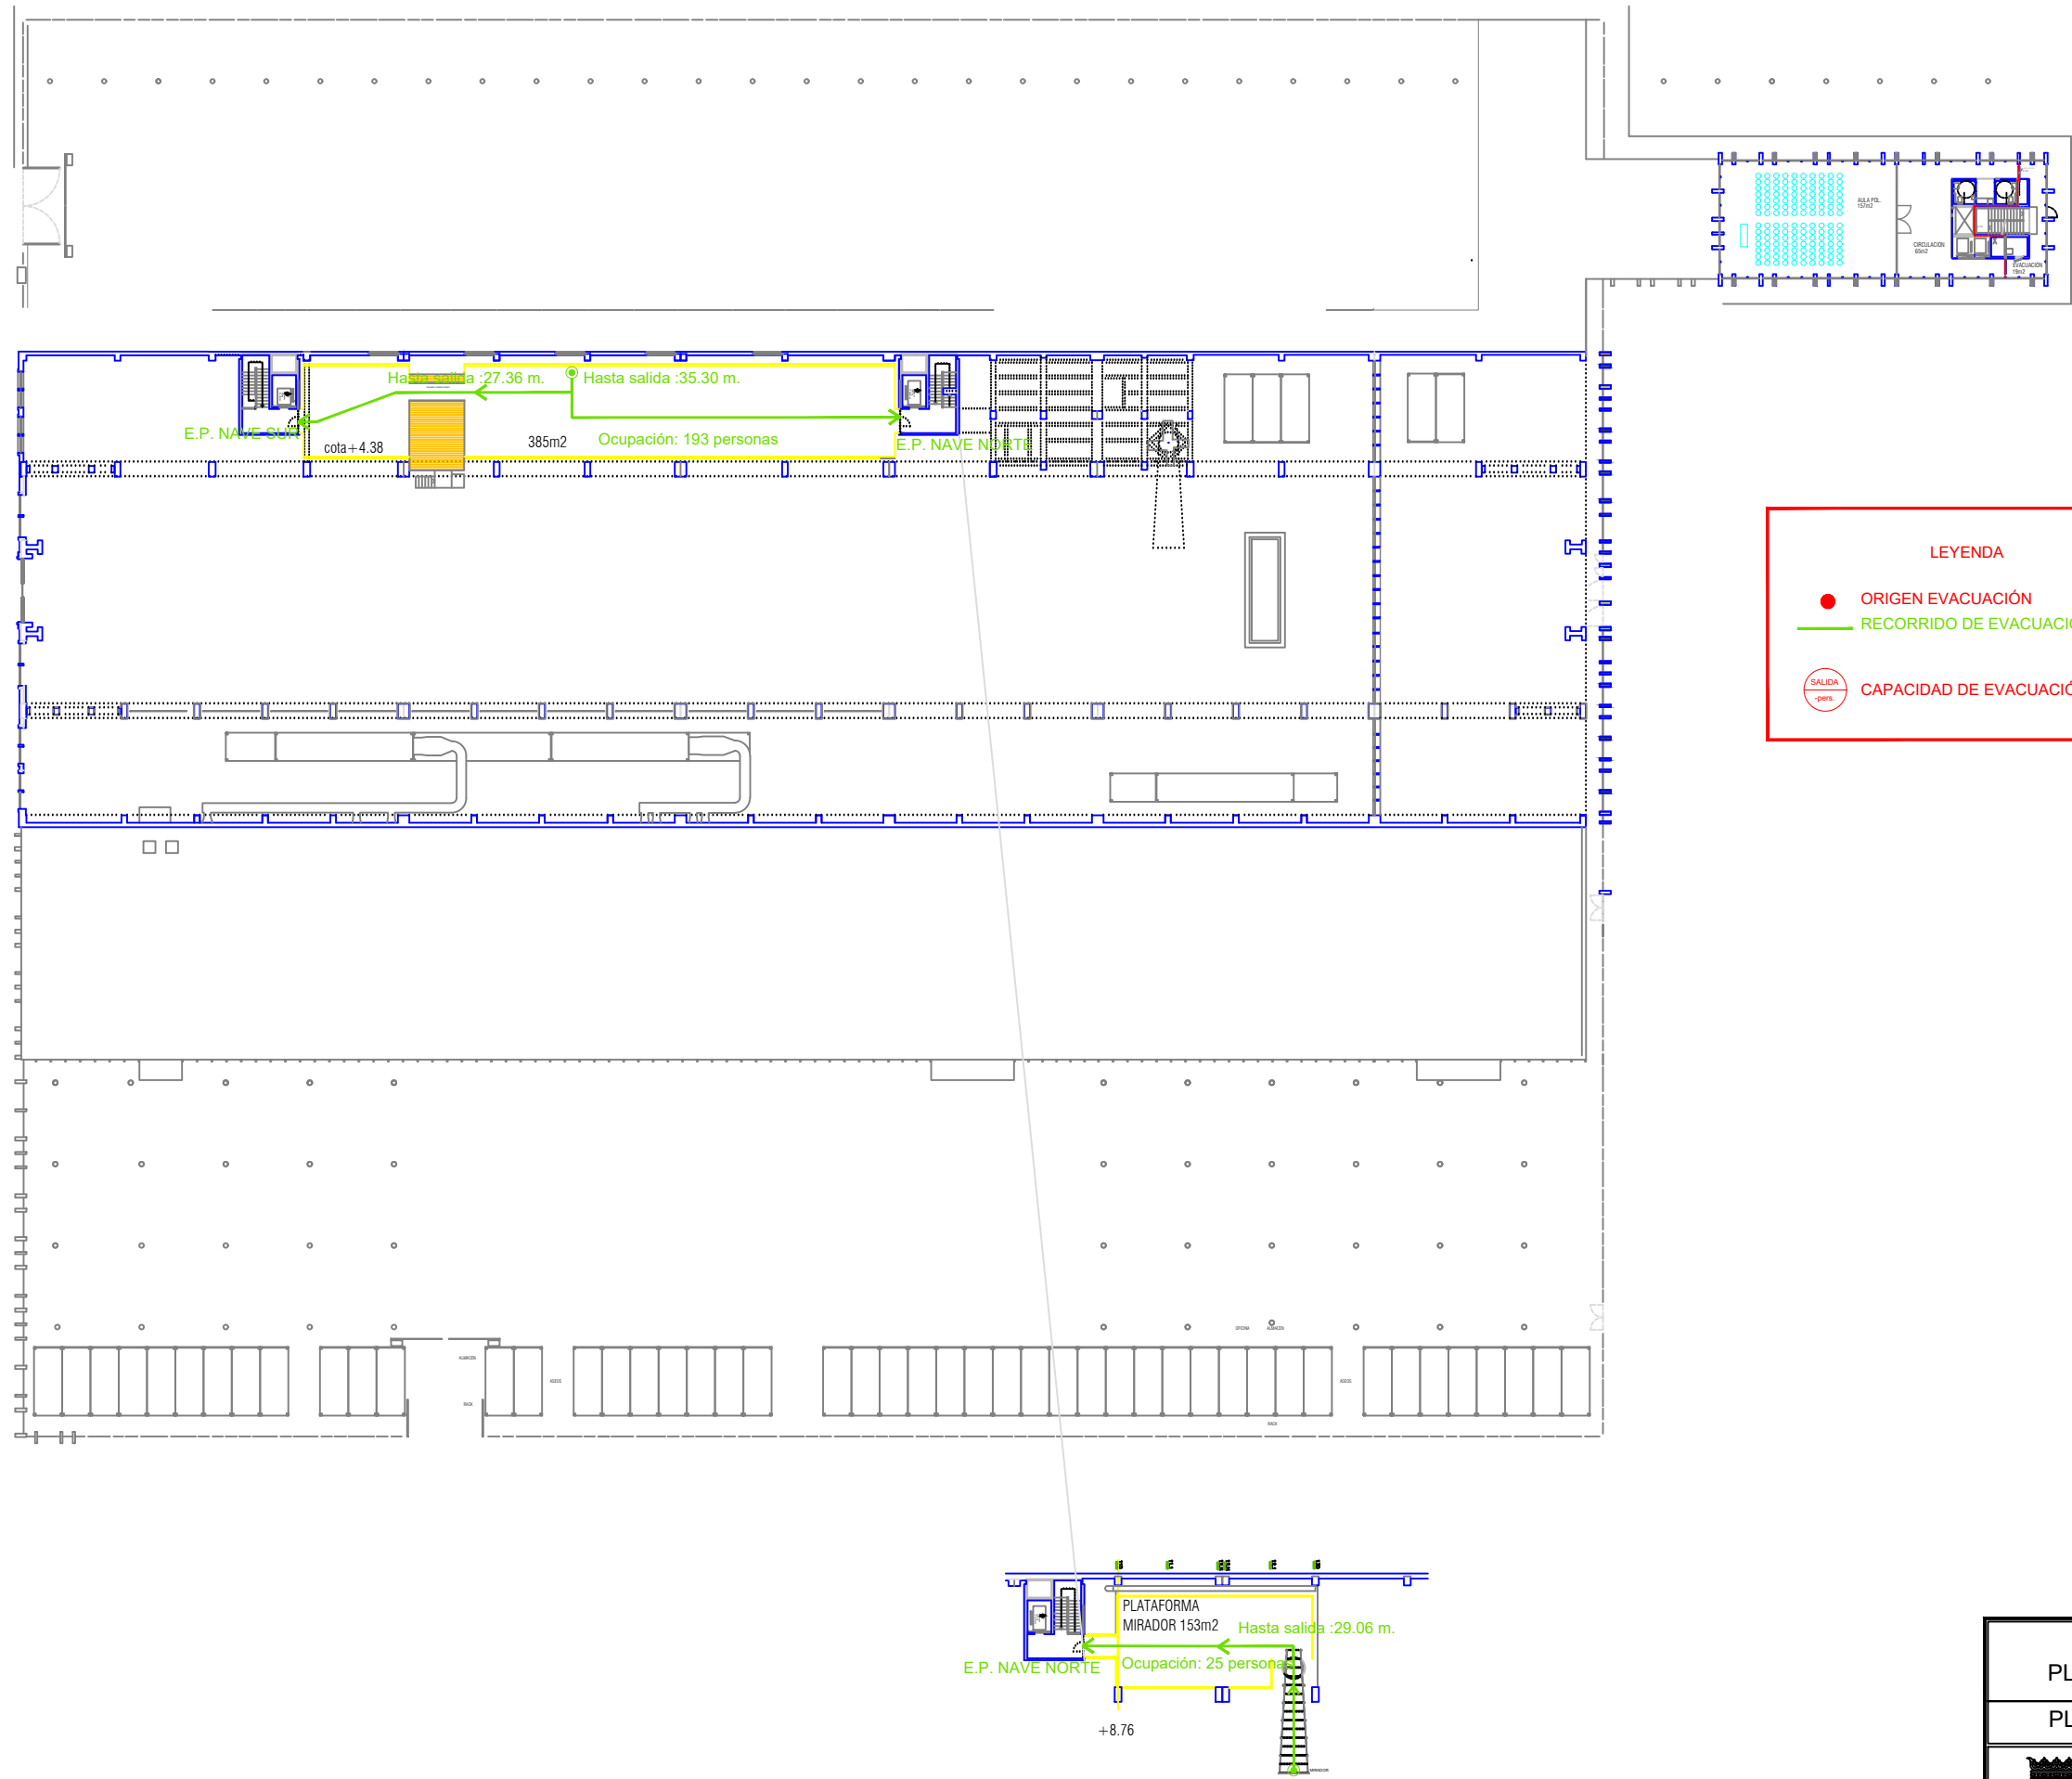


PLANO EVACUACIÓN PLANTAS SUPERIORES NAVE		Técnico: Angel L. Berlanas Moreno
PLAN DE AUTOPROTECCIÓN		FECHA: enero 2023
 LA NAVE Dirección General de Innovación y Emprendimiento	EMPLAZAMIENTO: CALLE CIFUENTES 5 - MADRID	
	ESCALA: 1 : 1600	
	NÚMERO: 08	

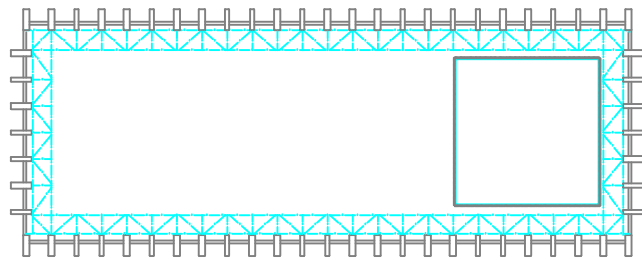


Nivel 7
Cubierta Torreón
+32m25

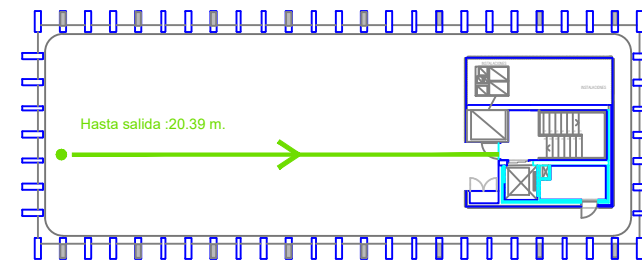


Nivel 6
Terraza
+27m25

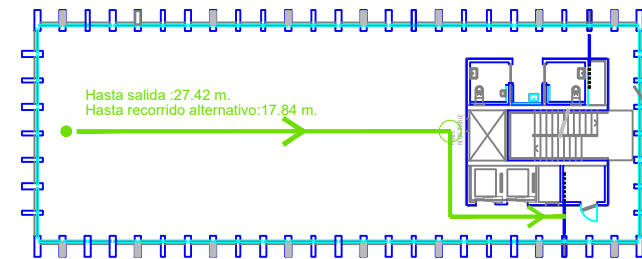


Nivel 5
Zona de despachos
+22m80

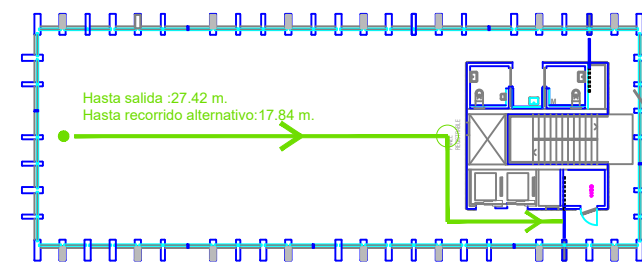


Nivel 4
Zona de despachos
+18m35

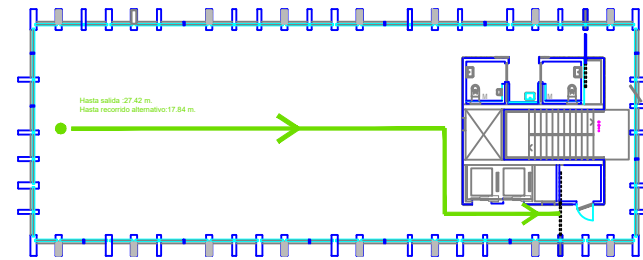


Nivel 3
Zona de despachos
+13.90

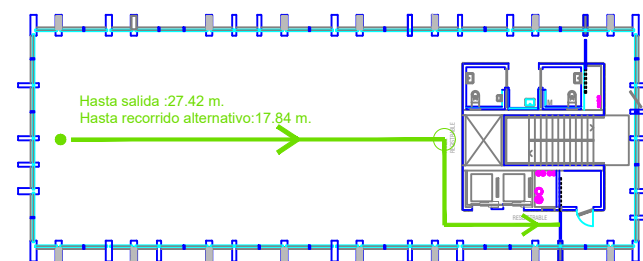

Nivel 2
Zona de despachos
+9m45

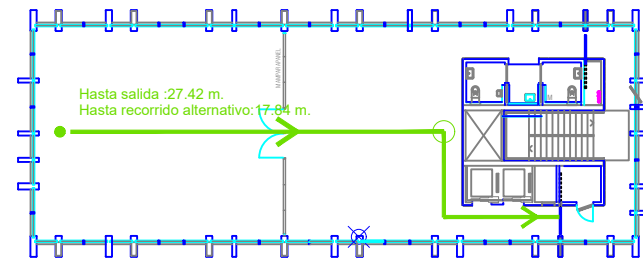

Nivel 1
Zona de despachos
+5.00m00

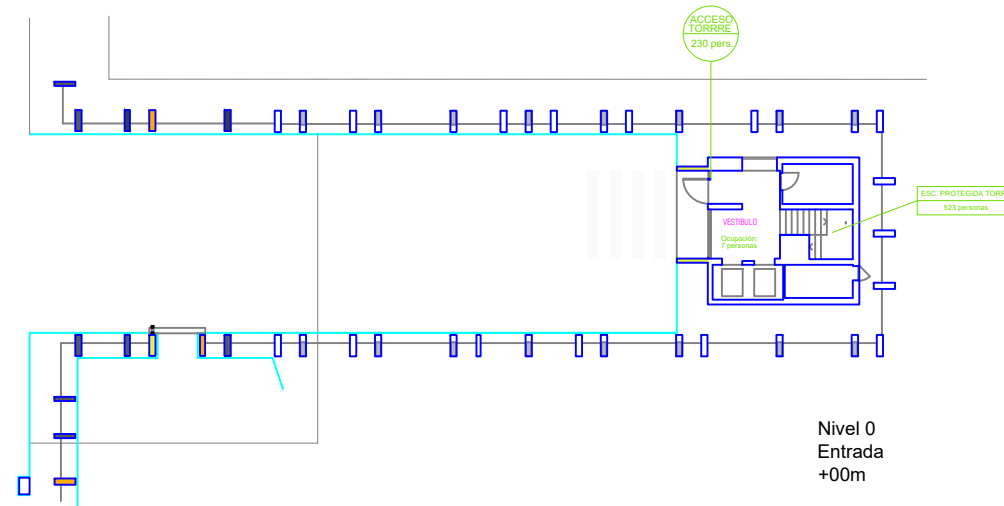

LEYENDA

●

ORIGEN EVACUACIÓN

—

RECORRIDO DE EVACUACIÓN

SALIDA

-pers-

CAPACIDAD DE EVACUACIÓN DE LA SALIDA

PLANO EVACUACIÓN TORRE	Técnico: Angel L. Berlanas Moreno
PLAN DE AUTOPROTECCIÓN	FECHA: enero 2023
 LA NAVE Dirección General de Innovación y Emprendimiento	EMPLAZAMIENTO: CALLE CIFUENTES 5 - MADRID
	ESCALA: 1 : 2000
	NÚMERO: 09

ALJIBE

GRUPO DE PRESION

CENTRAL DE INCENDIOS

LEYENDA SEÑALIZACION DE EVACUACION

SALIDA PUERTA ANTIPÁNICO

SEÑAL SALIDA DE EMERGENCIA

SEÑAL SIN SALIDA

SEÑAL DIRECCION DE EVACUACION

SEÑAL DIRECCION DE EVACUACION BAJADA

SEÑAL DIRECCION DE EVACUACION SUBIDA

EXTINTOR

SEÑAL NO USAR EN CASO DE INCENDIO


BOCA DE INCENDIO

PULSADOR DE ALARMA

NOTAS SEÑALIZACION:


LAS SEÑALES SERAN VISIBLES INCLUSO EN CASO DE FALLO EN EL SUMINISTRO DEL ALUMBRADO NORMAL.

SI SON FOTOLUMINISCENTES, SUS CARACTERISTICAS DE EMISION LUMINOSA CUMPLIRAN LO ESTABLECIDO EN LA NORMA UNE 23035-4:2003

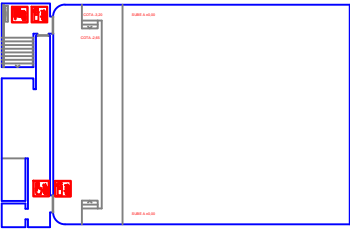


VASO DE AUDITORIO


PLANO MEDIOS CONTRA INCENDIOS Y SEÑALIZACIÓN DE PLANTA BAJA		Técnico: Angel L. Berlanas Moreno
PLAN DE AUTOPROTECCIÓN		FECHA: enero 2023
	EMPLAZAMIENTO:	
	CALLE CIFUENTES 5 - MADRID	
	ESCALA: 1 : 1750	NÚMERO: 10

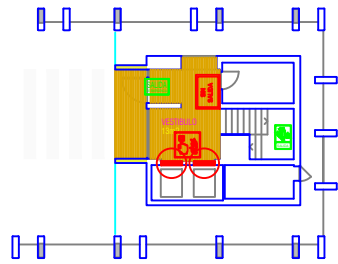


Torre: Nivel 0

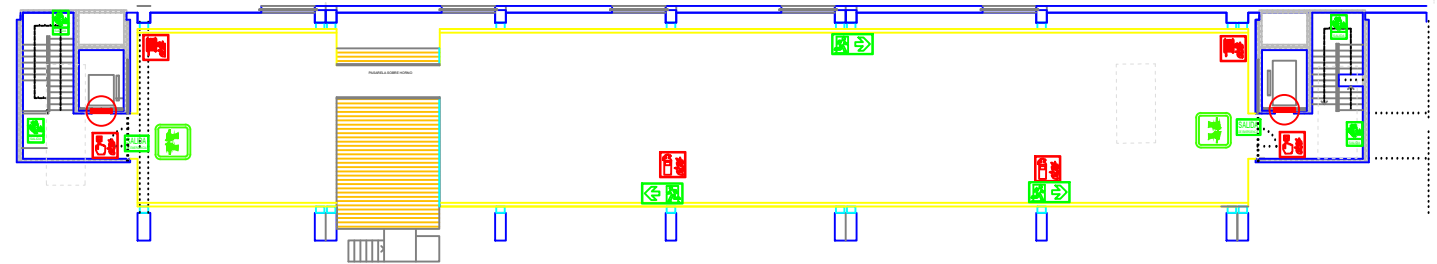


Entreplanta

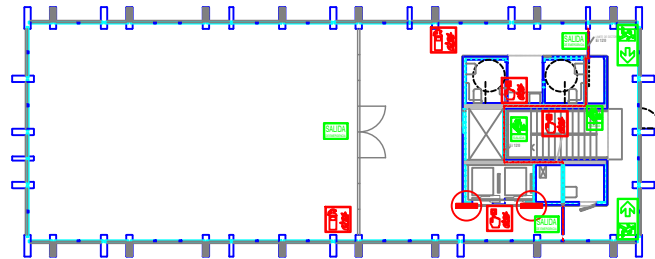


Torre: Nivel 1

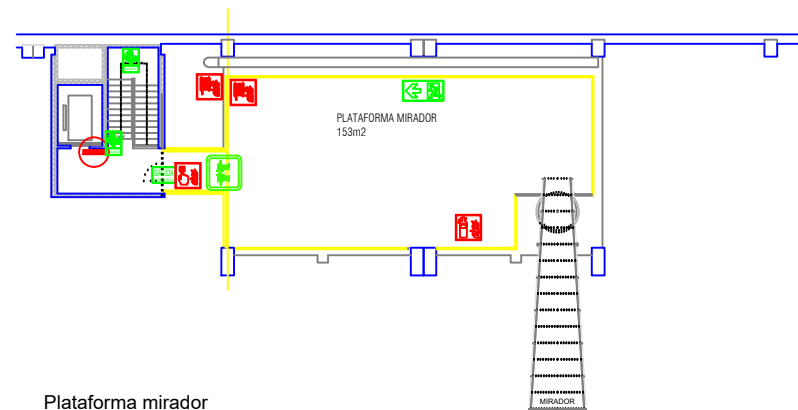

Plataforma mirador

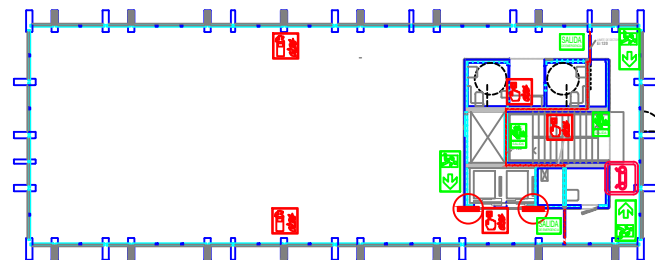

Torre: Niveles 2 y 4

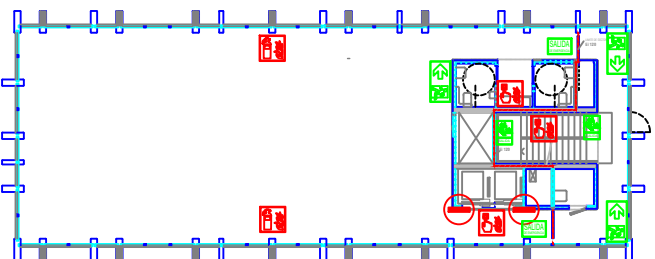


Torre: Niveles 3 y 5

LEYENDA MEDIOS CONTRA INCENDIOS Y SEÑALIZACION DE EVACUACION

-  SALIDA PUERTA ANTIPÁNICO
-  SEÑAL SALIDA DE EMERGENCIA
-  SEÑAL SIN SALIDA
-  SEÑAL DIRECCION DE EVACUACION
-  SEÑAL DIRECCION DE EVACUACIÓN BAJADA
-  SEÑAL DIRECCION DE EVACUACIÓN SUBIDA
-  EXTINTOR
-  SEÑAL NO USAR EN CASO DE INCENDIO
-  BOCA DE INCENDIO
-  PULSADOR DE ALARMA
-  COLUMNA SECA


PLANO MEDIOS CONTRA INCENDIOS Y SEÑALIZACIÓN DE P. SUPERIORES Y TORRE		Técnico: Angel L. Bertanas Moreno
PLAN DE AUTOPROTECCIÓN		FECHA: enero 2023
 LA NAVE Dirección General de Innovación y Emprendimiento	EMPLAZAMIENTO: CALLE CIFUENTES 5 - MADRID	
	ESCALA: 1 : 2000	NÚMERO: 11

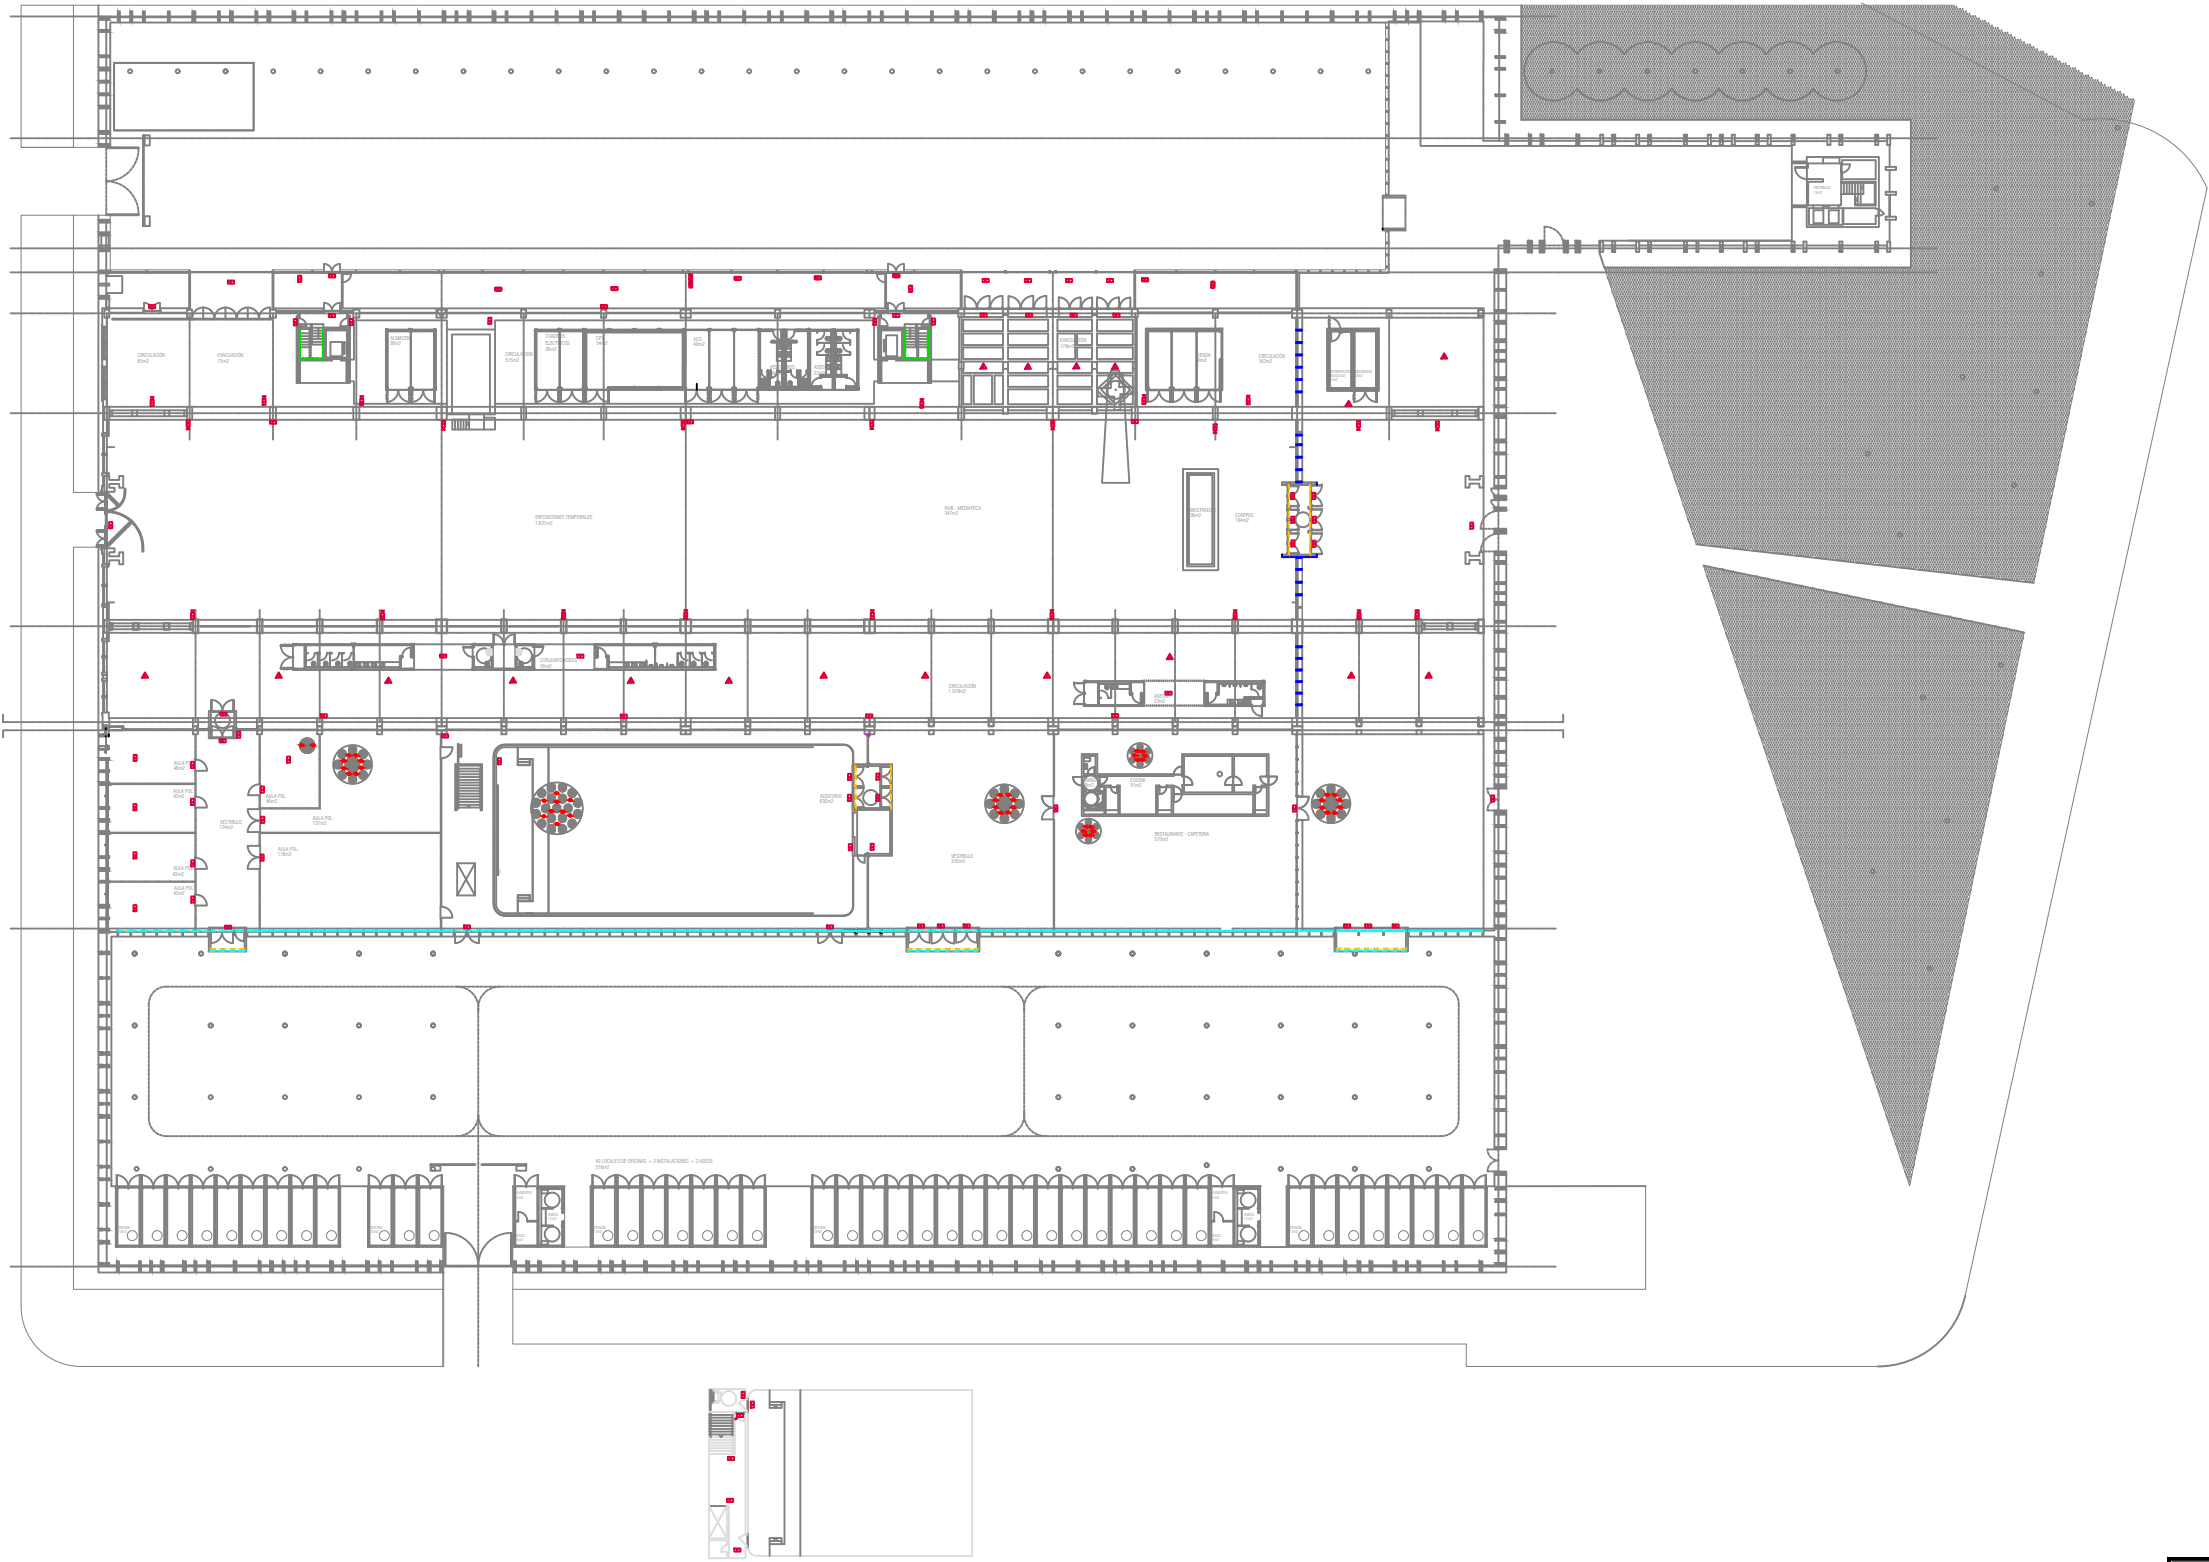

- LUMINARIA DE EMERGENCIA HYDRA N5
215 LUMENES, 1h.
- LUMINARIA DE EMERGENCIA ESTANCA HYDRA N5
215 LUMENES, 1h.
- LUMINARIA DE EMERGENCIA HYDRA N2
95 LUMENES, 1h.
- LUMINARIA DE EMERGENCIA HYDRA N10
450 LUMENES, 1h.
- LUMINARIA DE EMERGENCIA ESTANCA HYDRA N2
95 LUMENES, 1h.
- LUMINARIA DE EMERGENCIA DAISALUX ZENIT
264-N-26 1175 LUMENES, 1h.


VASO DE AUDITORIO

PLANO 1 ALUMBRADO EMERGENCIA PLANTA BAJA		Técnico: Angel L. Berlanas Moreno
PLAN DE AUTOPROTECCIÓN		FECHA: enero 2023
 Dirección General de Innovación y Emprendimiento	EMPLAZAMIENTO: CALLE CIFUENTES 5 - MADRID	
	ESCALA: 1 : 1500	NÚMERO: 12

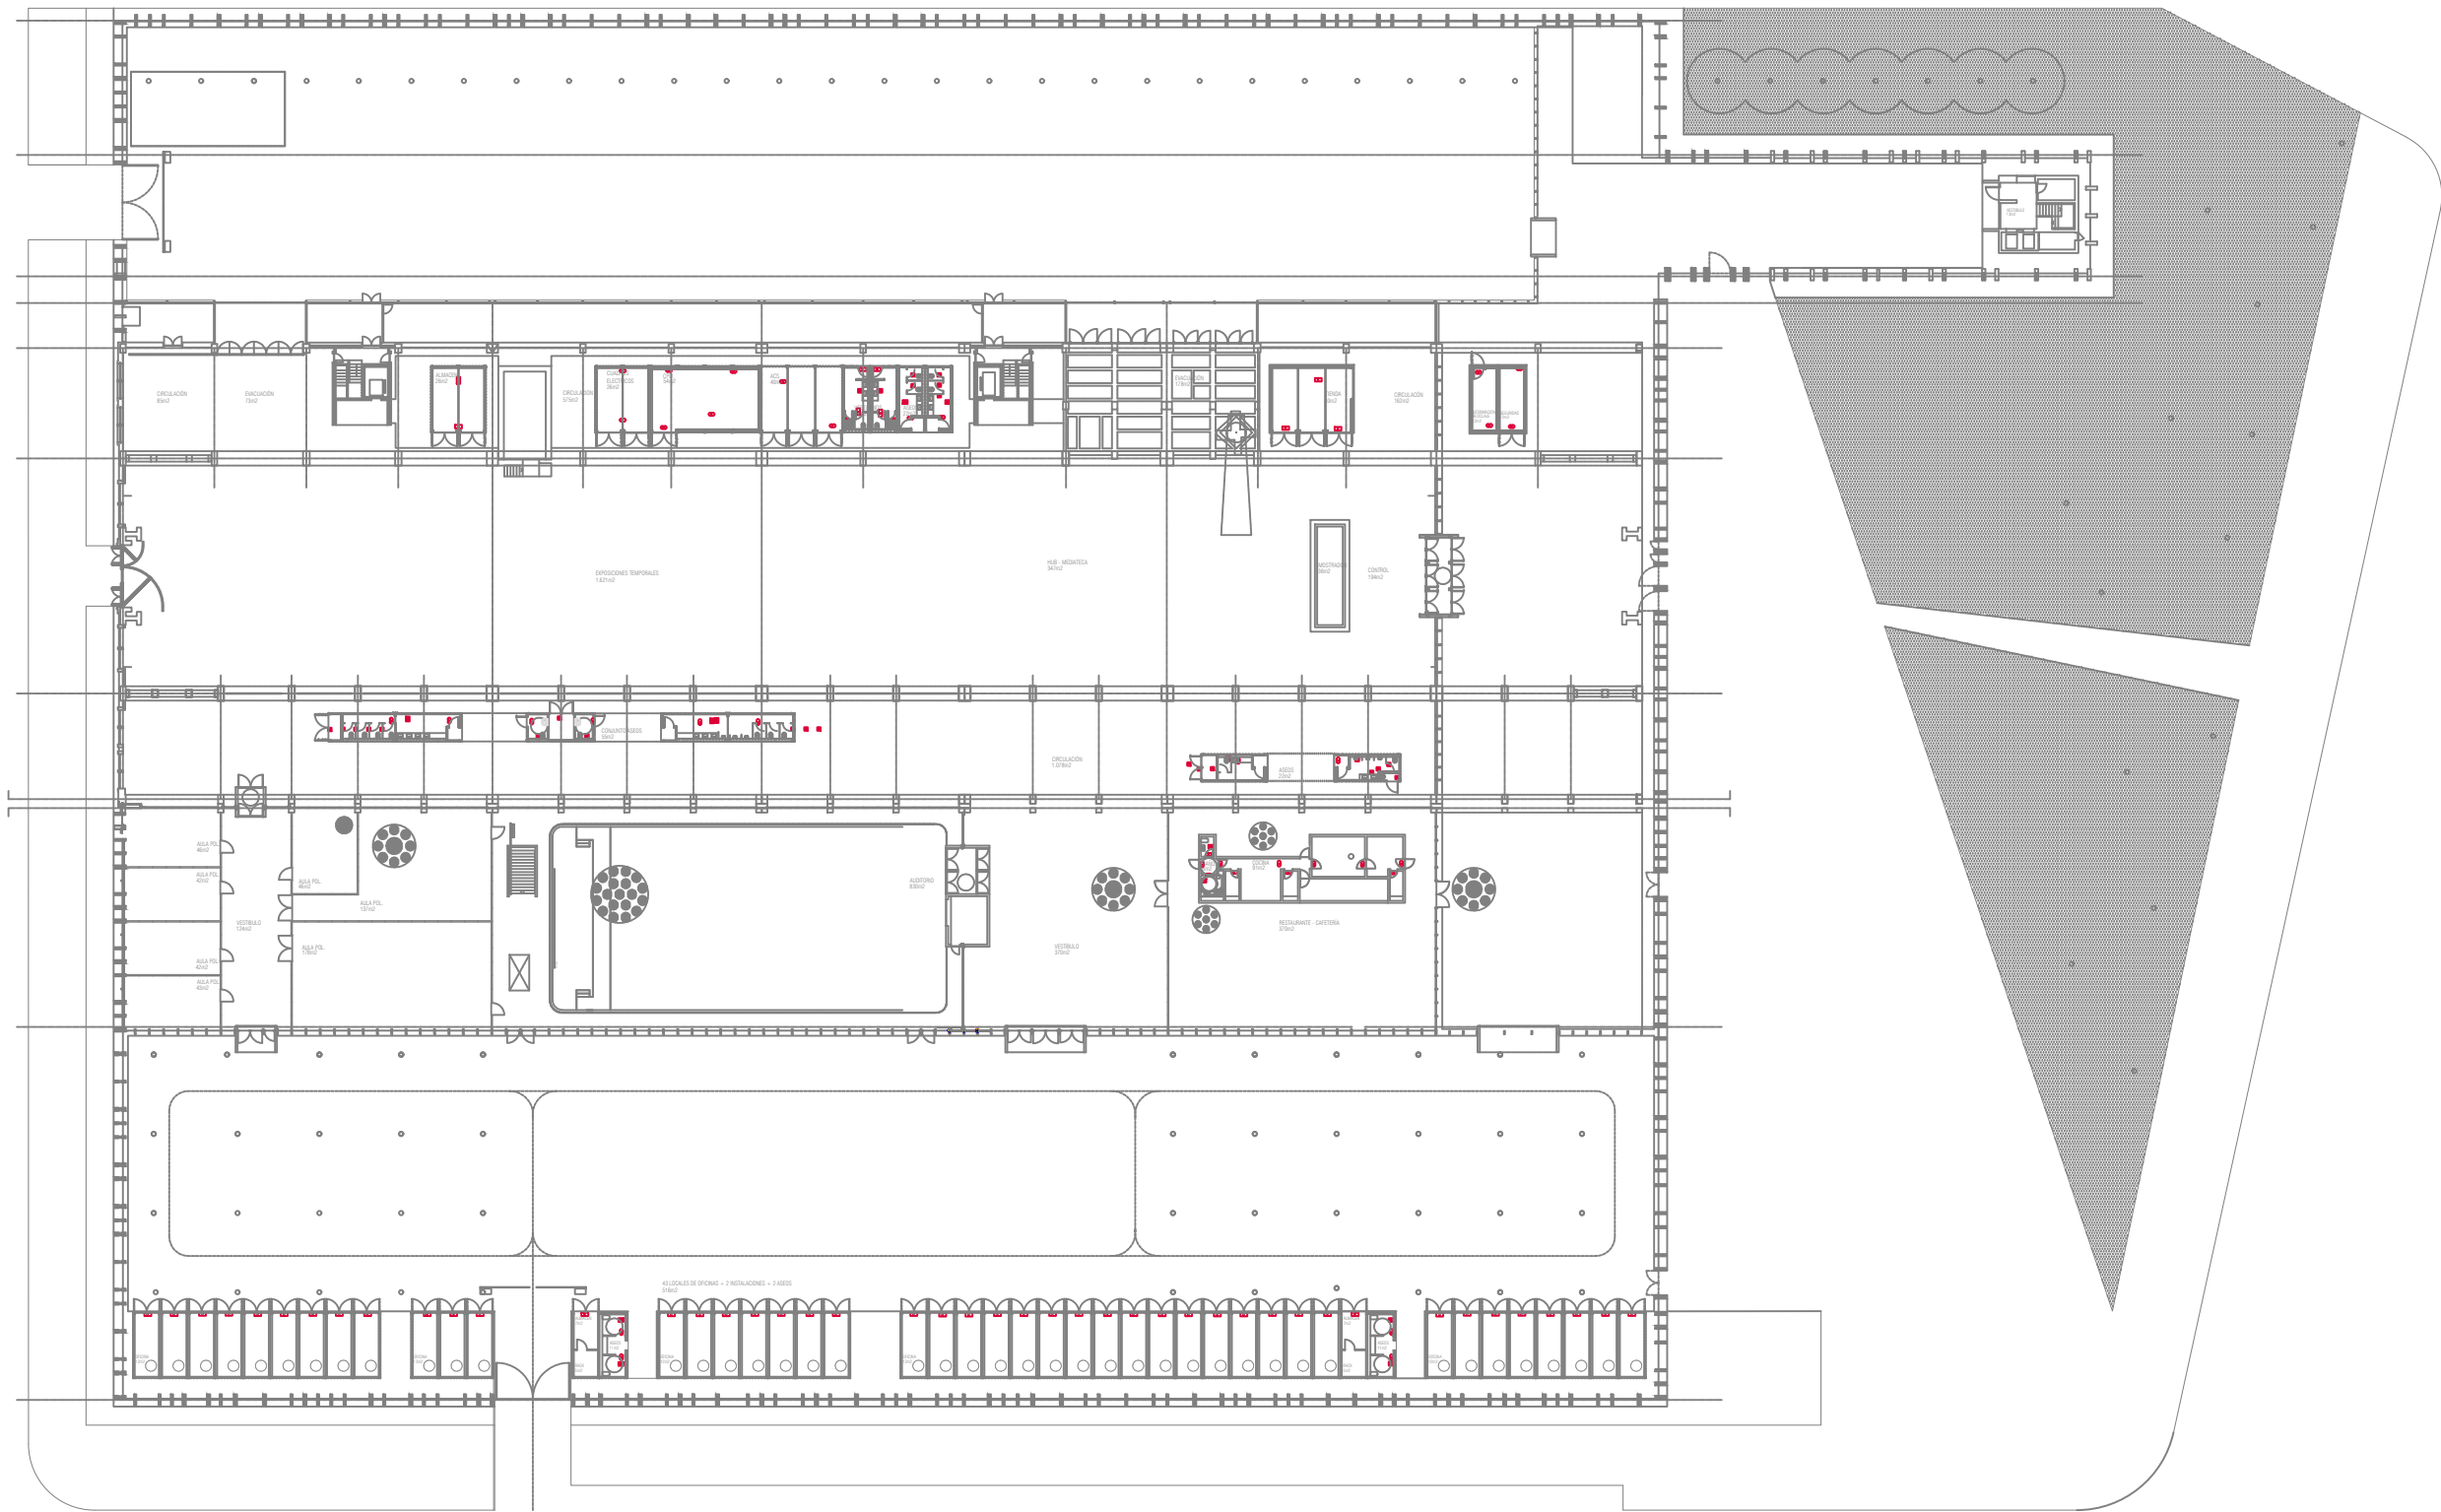


- LUMINARIA DE EMERGENCIA HYDRA N5
215 LUMENES, 1h.
- LUMINARIA DE EMERGENCIA ESTANCA HYDRA N5
215 LUMENES, 1h.
- LUMINARIA DE EMERGENCIA HYDRA N10
450 LUMENES, 1h.
- LUMINARIA DE EMERGENCIA ESTANCA HYDRA N2
95 LUMENES, 1h.
- LUMINARIA DE EMERGENCIA DAISALUX ZENIT
Z64-N-26 1175 LUMENES, 1h.
- PULSADOR CON PILOTO


PLANO 2 ALUMBRADO EMERGENCIA PLANTA BAJA		Técnico: Angel L. Bertanas Moreno
PLAN DE AUTOPROTECCIÓN		FECHA: enero 2023
 <div>LA NAVE</div> <div>Dirección General de Innovación y Emprendimiento</div>	EMPLAZAMIENTO: CALLE CIFUENTES 5 - MADRID	
	ESCALA: 1 : 1500	
	NÚMERO: 13	

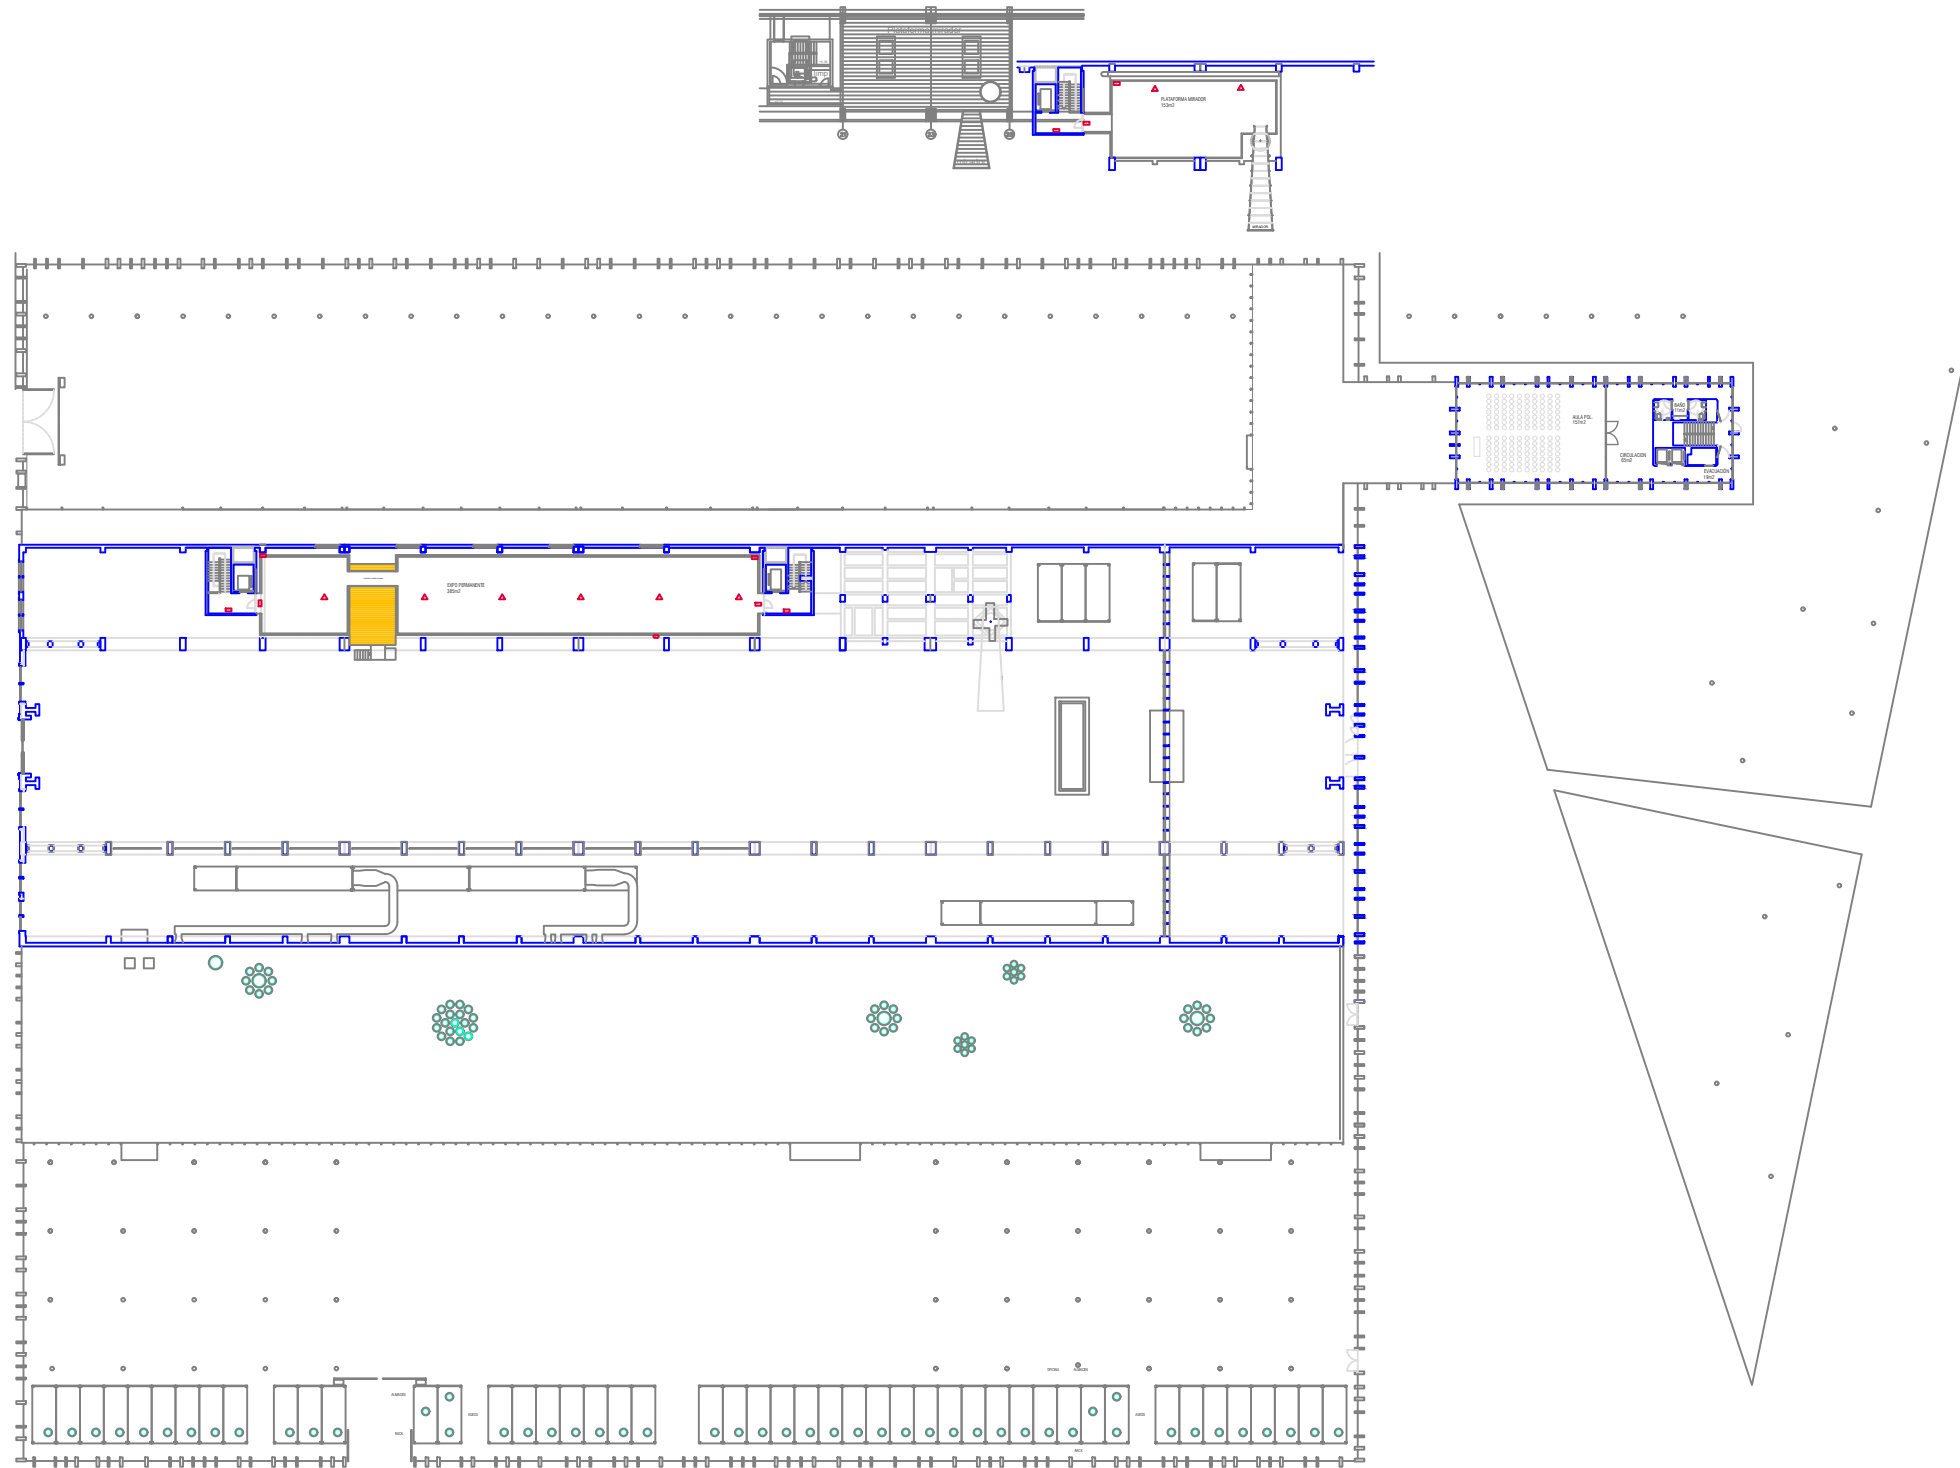


- LUMINARIA DE EMERGENCIA HYDRA N5
215 LUMENES, 1h.
- LUMINARIA DE EMERGENCIA ESTANCA HYDRA N5
215 LUMENES, 1h.
- LUMINARIA DE EMERGENCIA HYDRA N2
95 LUMENES, 1h.
- ▲ LUMINARIA DE EMERGENCIA HYDRA N10
450 LUMENES, 1h.
- ▲ LUMINARIA DE EMERGENCIA ESTANCA HYDRA N2
95 LUMENES, 1h.
- LUMINARIA DE EMERGENCIA DAISALUX ZENIT
264-N-26 1175 LUMENES, 1h.
- INTERRUPTOR SENCILLO ESTANCO
- ✓ INTERRUPTOR SENCILLO
- DETECTOR DE PRESENCIA
- PULSADOR CON PILOTO

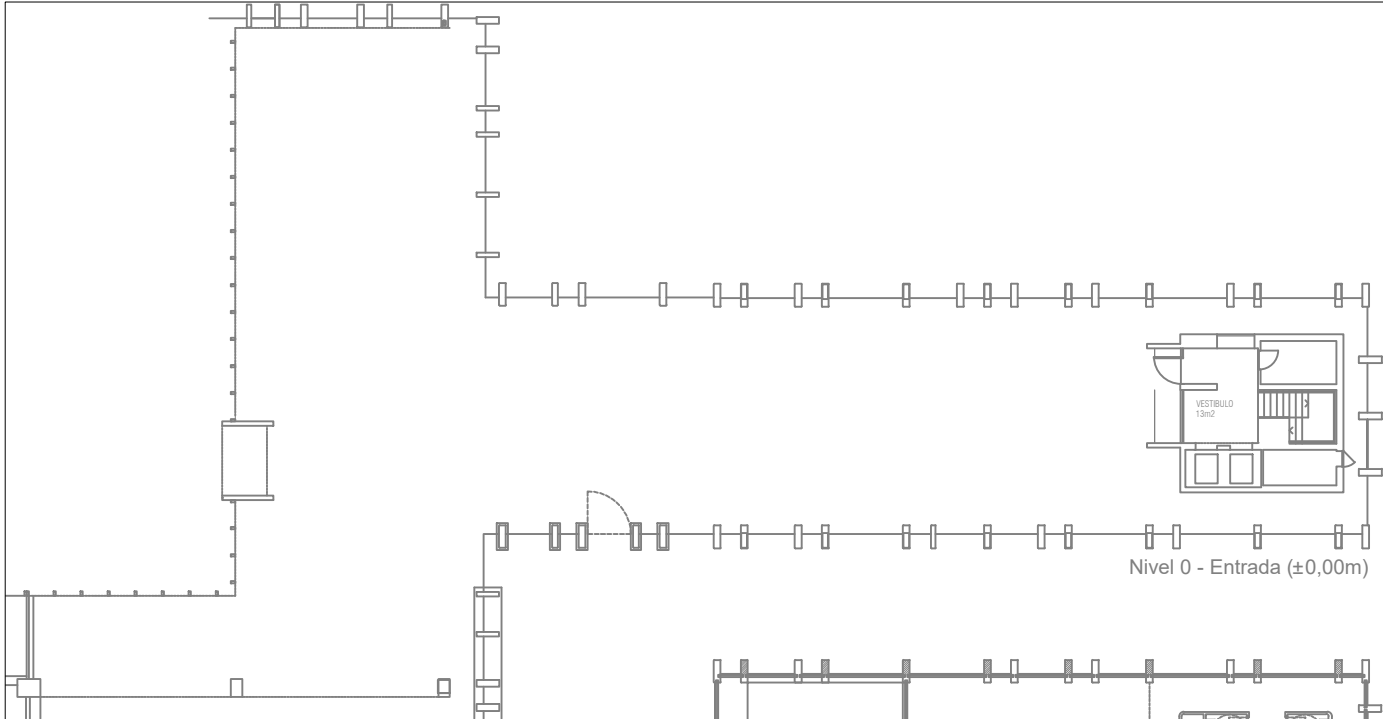


Nivel 0 - Entrada (±0,00m)

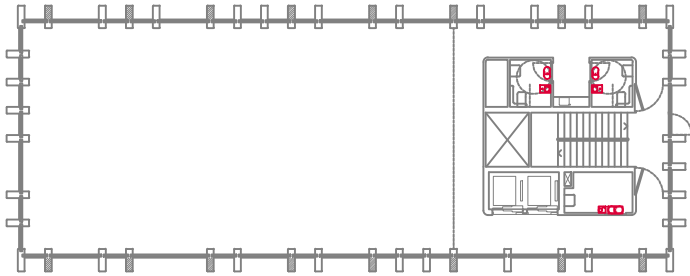


Nivel 4 - Zona de despachos (+18,35m)

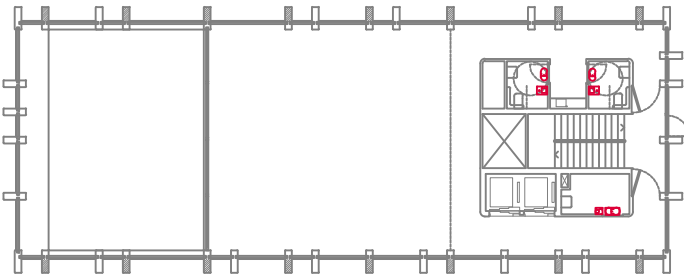


Nivel 1 - Zona de Aulas (+5,00m)

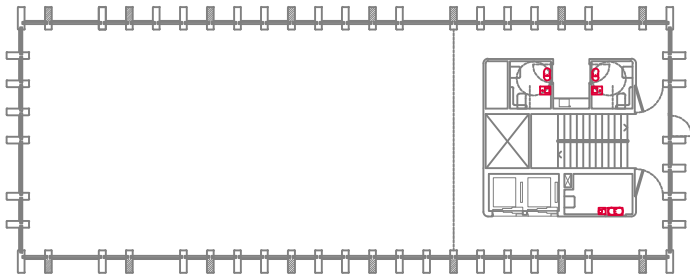


Nivel 5 - Zona de despachos (+22,80m)

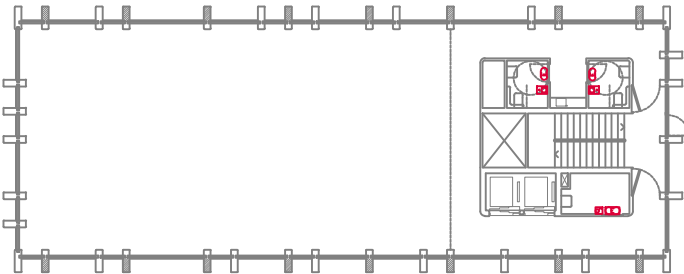


Nivel 2 - Zona de despachos (+09,45m)

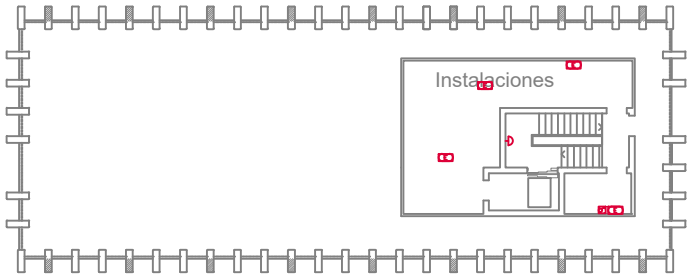

Nivel 6 - Terraza / Instalaciones (+27,25m)

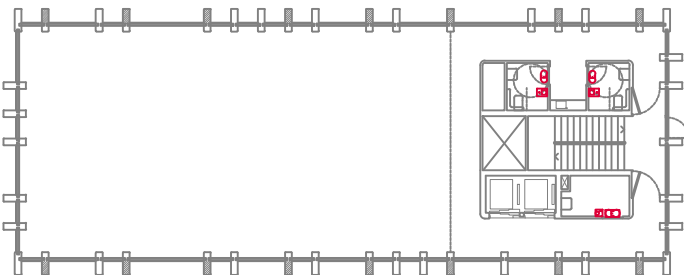



Nivel 3 - Zona de despachos (+13,90m)

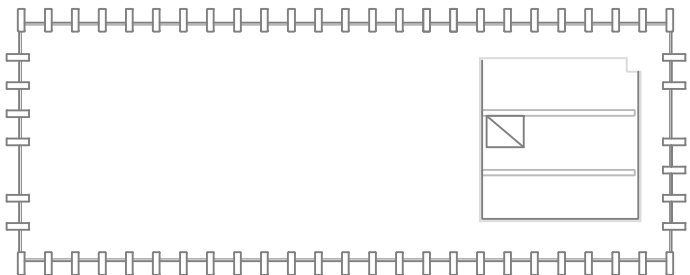

Nivel 7 - Terraza / Instalaciones (+32,25m)


- LUMINARIA DE EMERGENCIA HYDRA N5
215 LUMENES, 1h.
- LUMINARIA DE EMERGENCIA ESTANCA HYDRA N5
215 LUMENES, 1h.
- LUMINARIA DE EMERGENCIA HYDRA N2
95 LUMENES, 1h.
- LUMINARIA DE EMERGENCIA HYDRA N10
450 LUMENES, 1h.
- LUMINARIA DE EMERGENCIA ESTANCA HYDRA N2
95 LUMENES, 1h.
- LUMINARIA DE EMERGENCIA DAISALUX ZENIT
264-N-26 1175 LUMENES, 1h.
- INTERRUPTOR SENCILLO ESTANCO
- INTERRUPTOR SENCILLO
- DETECTOR DE PRESENCIA
- PULSADOR CON PILOTO

PLANO ALUMBRADO EMERGENCIA TORRE		Técnico: Angel L. Berlanas Moreno
PLAN DE AUTOPROTECCIÓN		FECHA: enero 2023
 <div>LA NAVE</div> Dirección General de Innovación y Emprendimiento	EMPLAZAMIENTO: CALLE CIFUENTES 5 - MADRID	
	ESCALA: 1 : 2000	
	NÚMERO: 15	

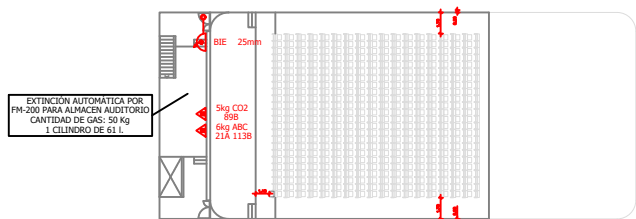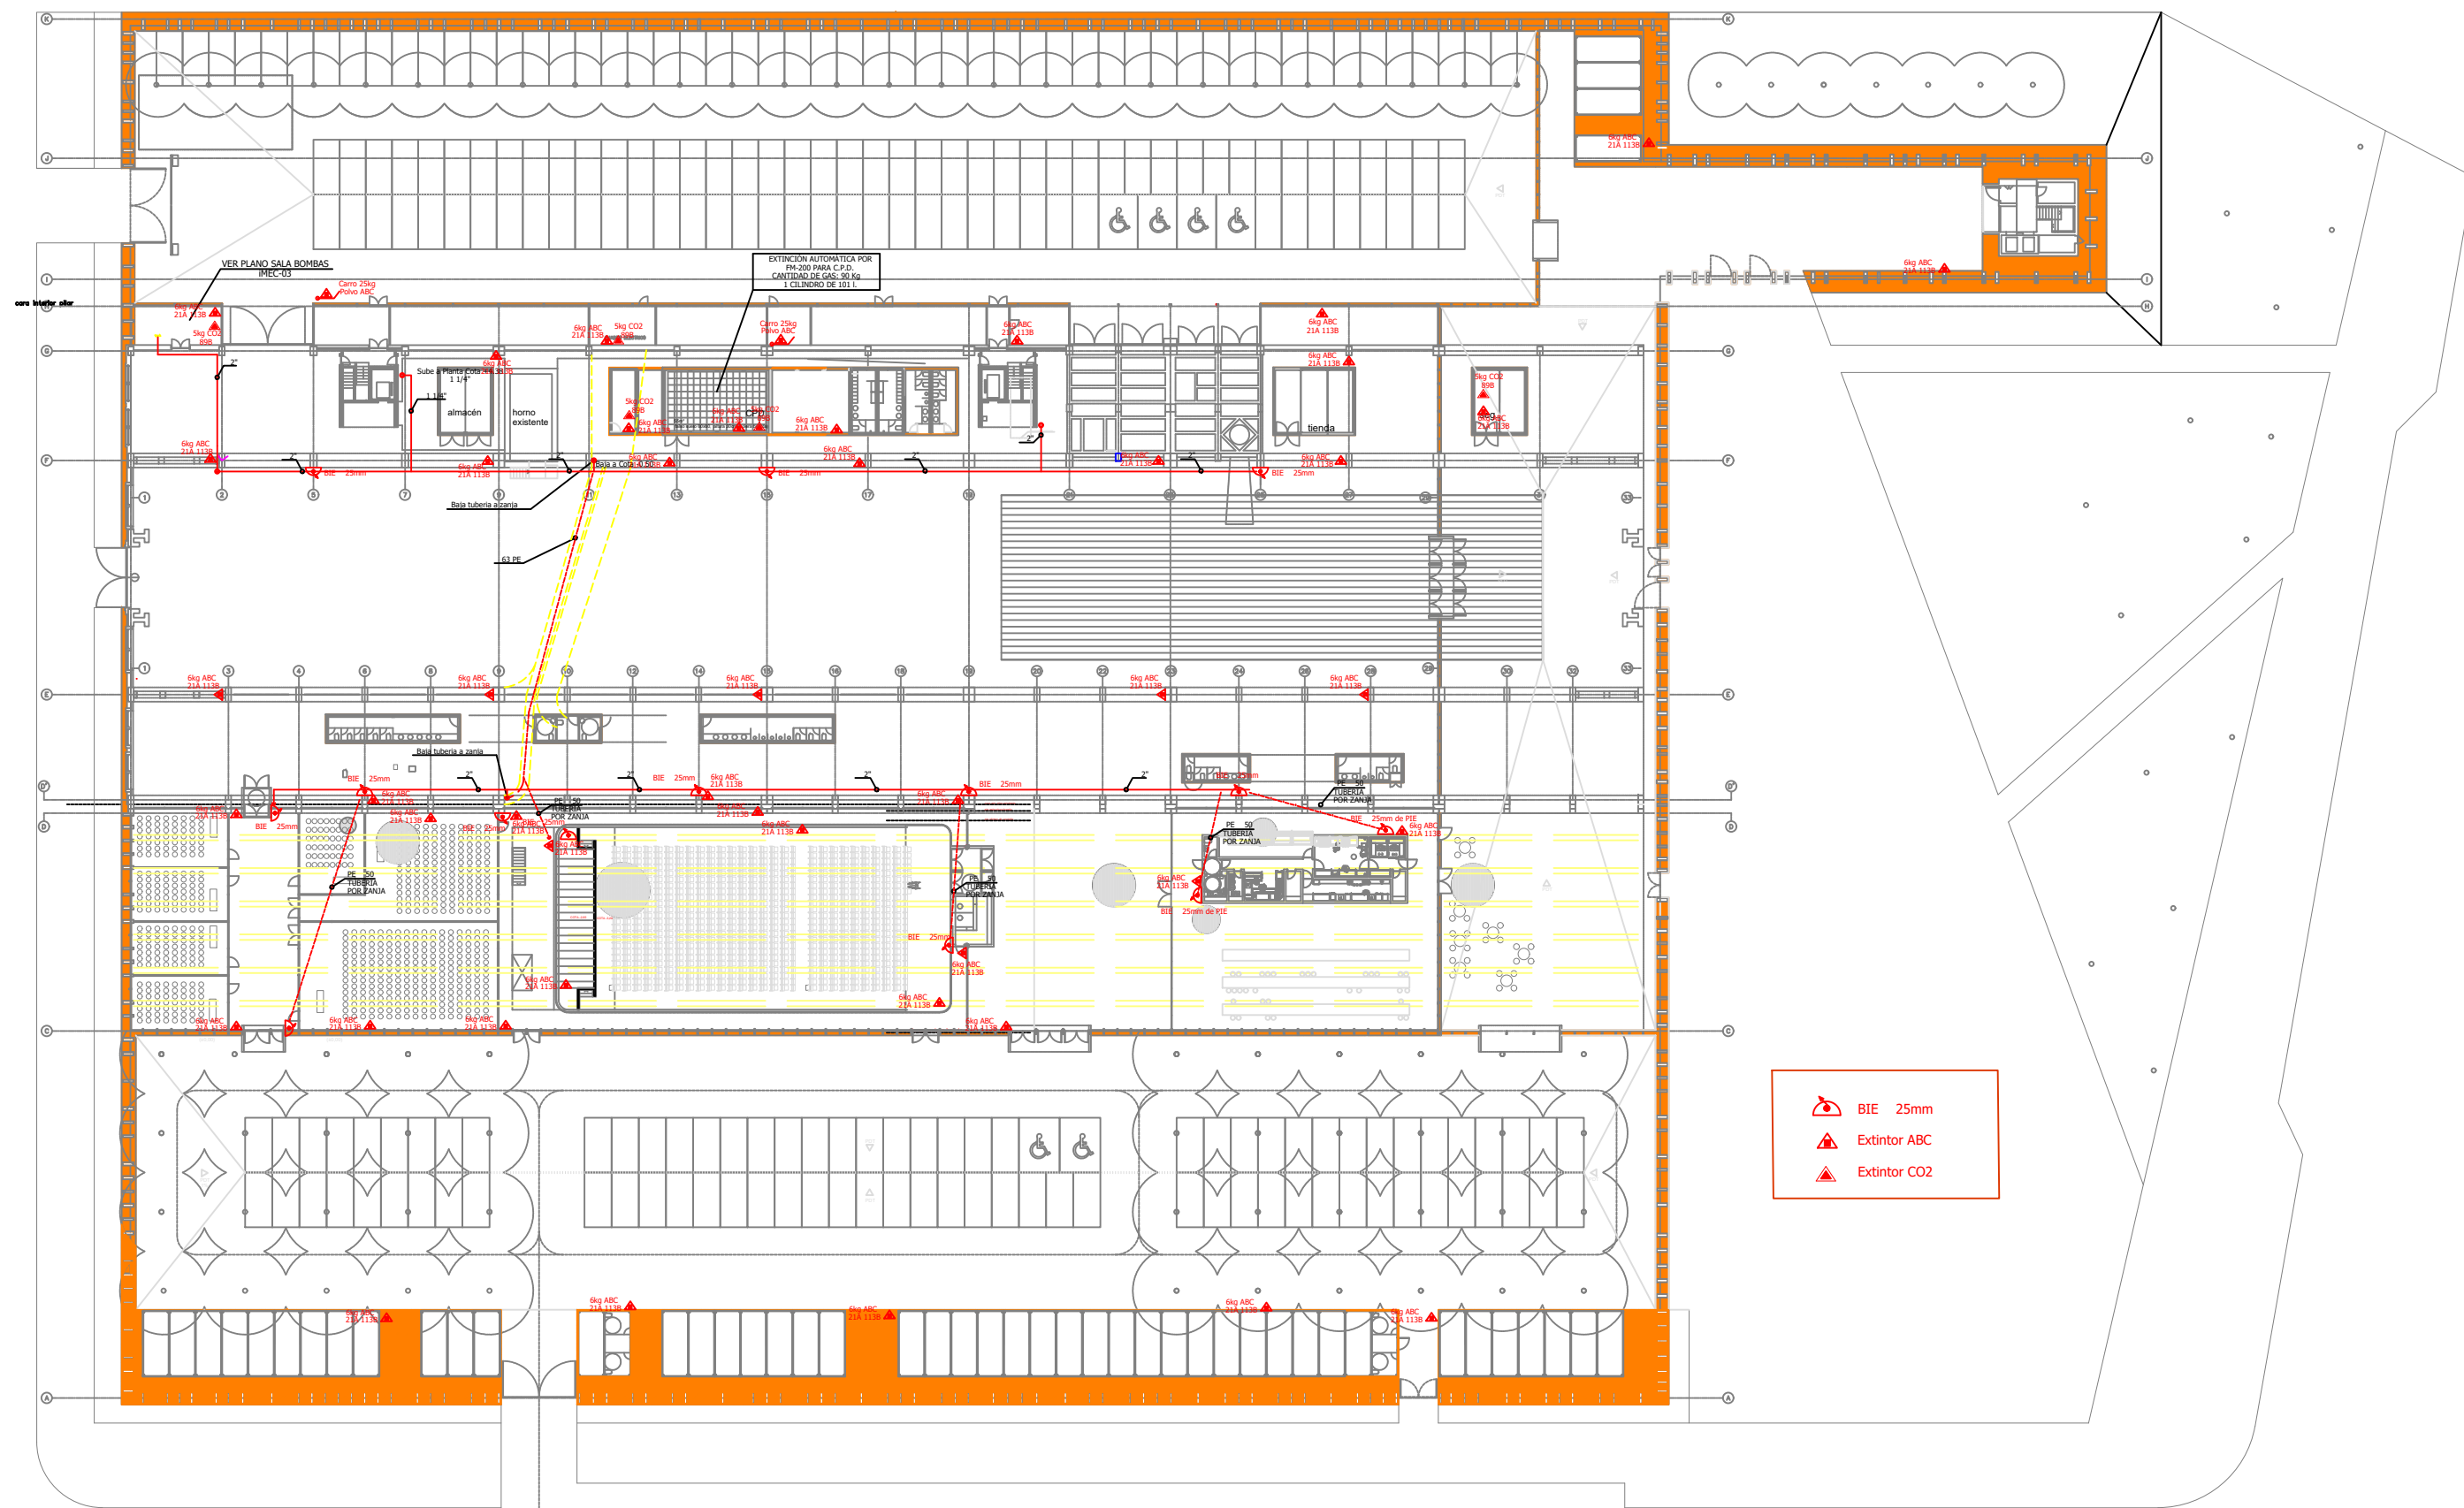


VASO DE AUDITORIO


PLANO MEDIOS EXTINCIÓN PLANTA BAJA		Técnico: Angel L. Berlanas Moreno
PLAN DE AUTOPROTECCIÓN		FECHA: enero 2023
 LA NAVE Dirección General de Innovación y Emprendimiento	EMPLAZAMIENTO: CALLE CIFUENTES 5 - MADRID	
	ESCALA: 1 : 1500	
	NÚMERO: 17	

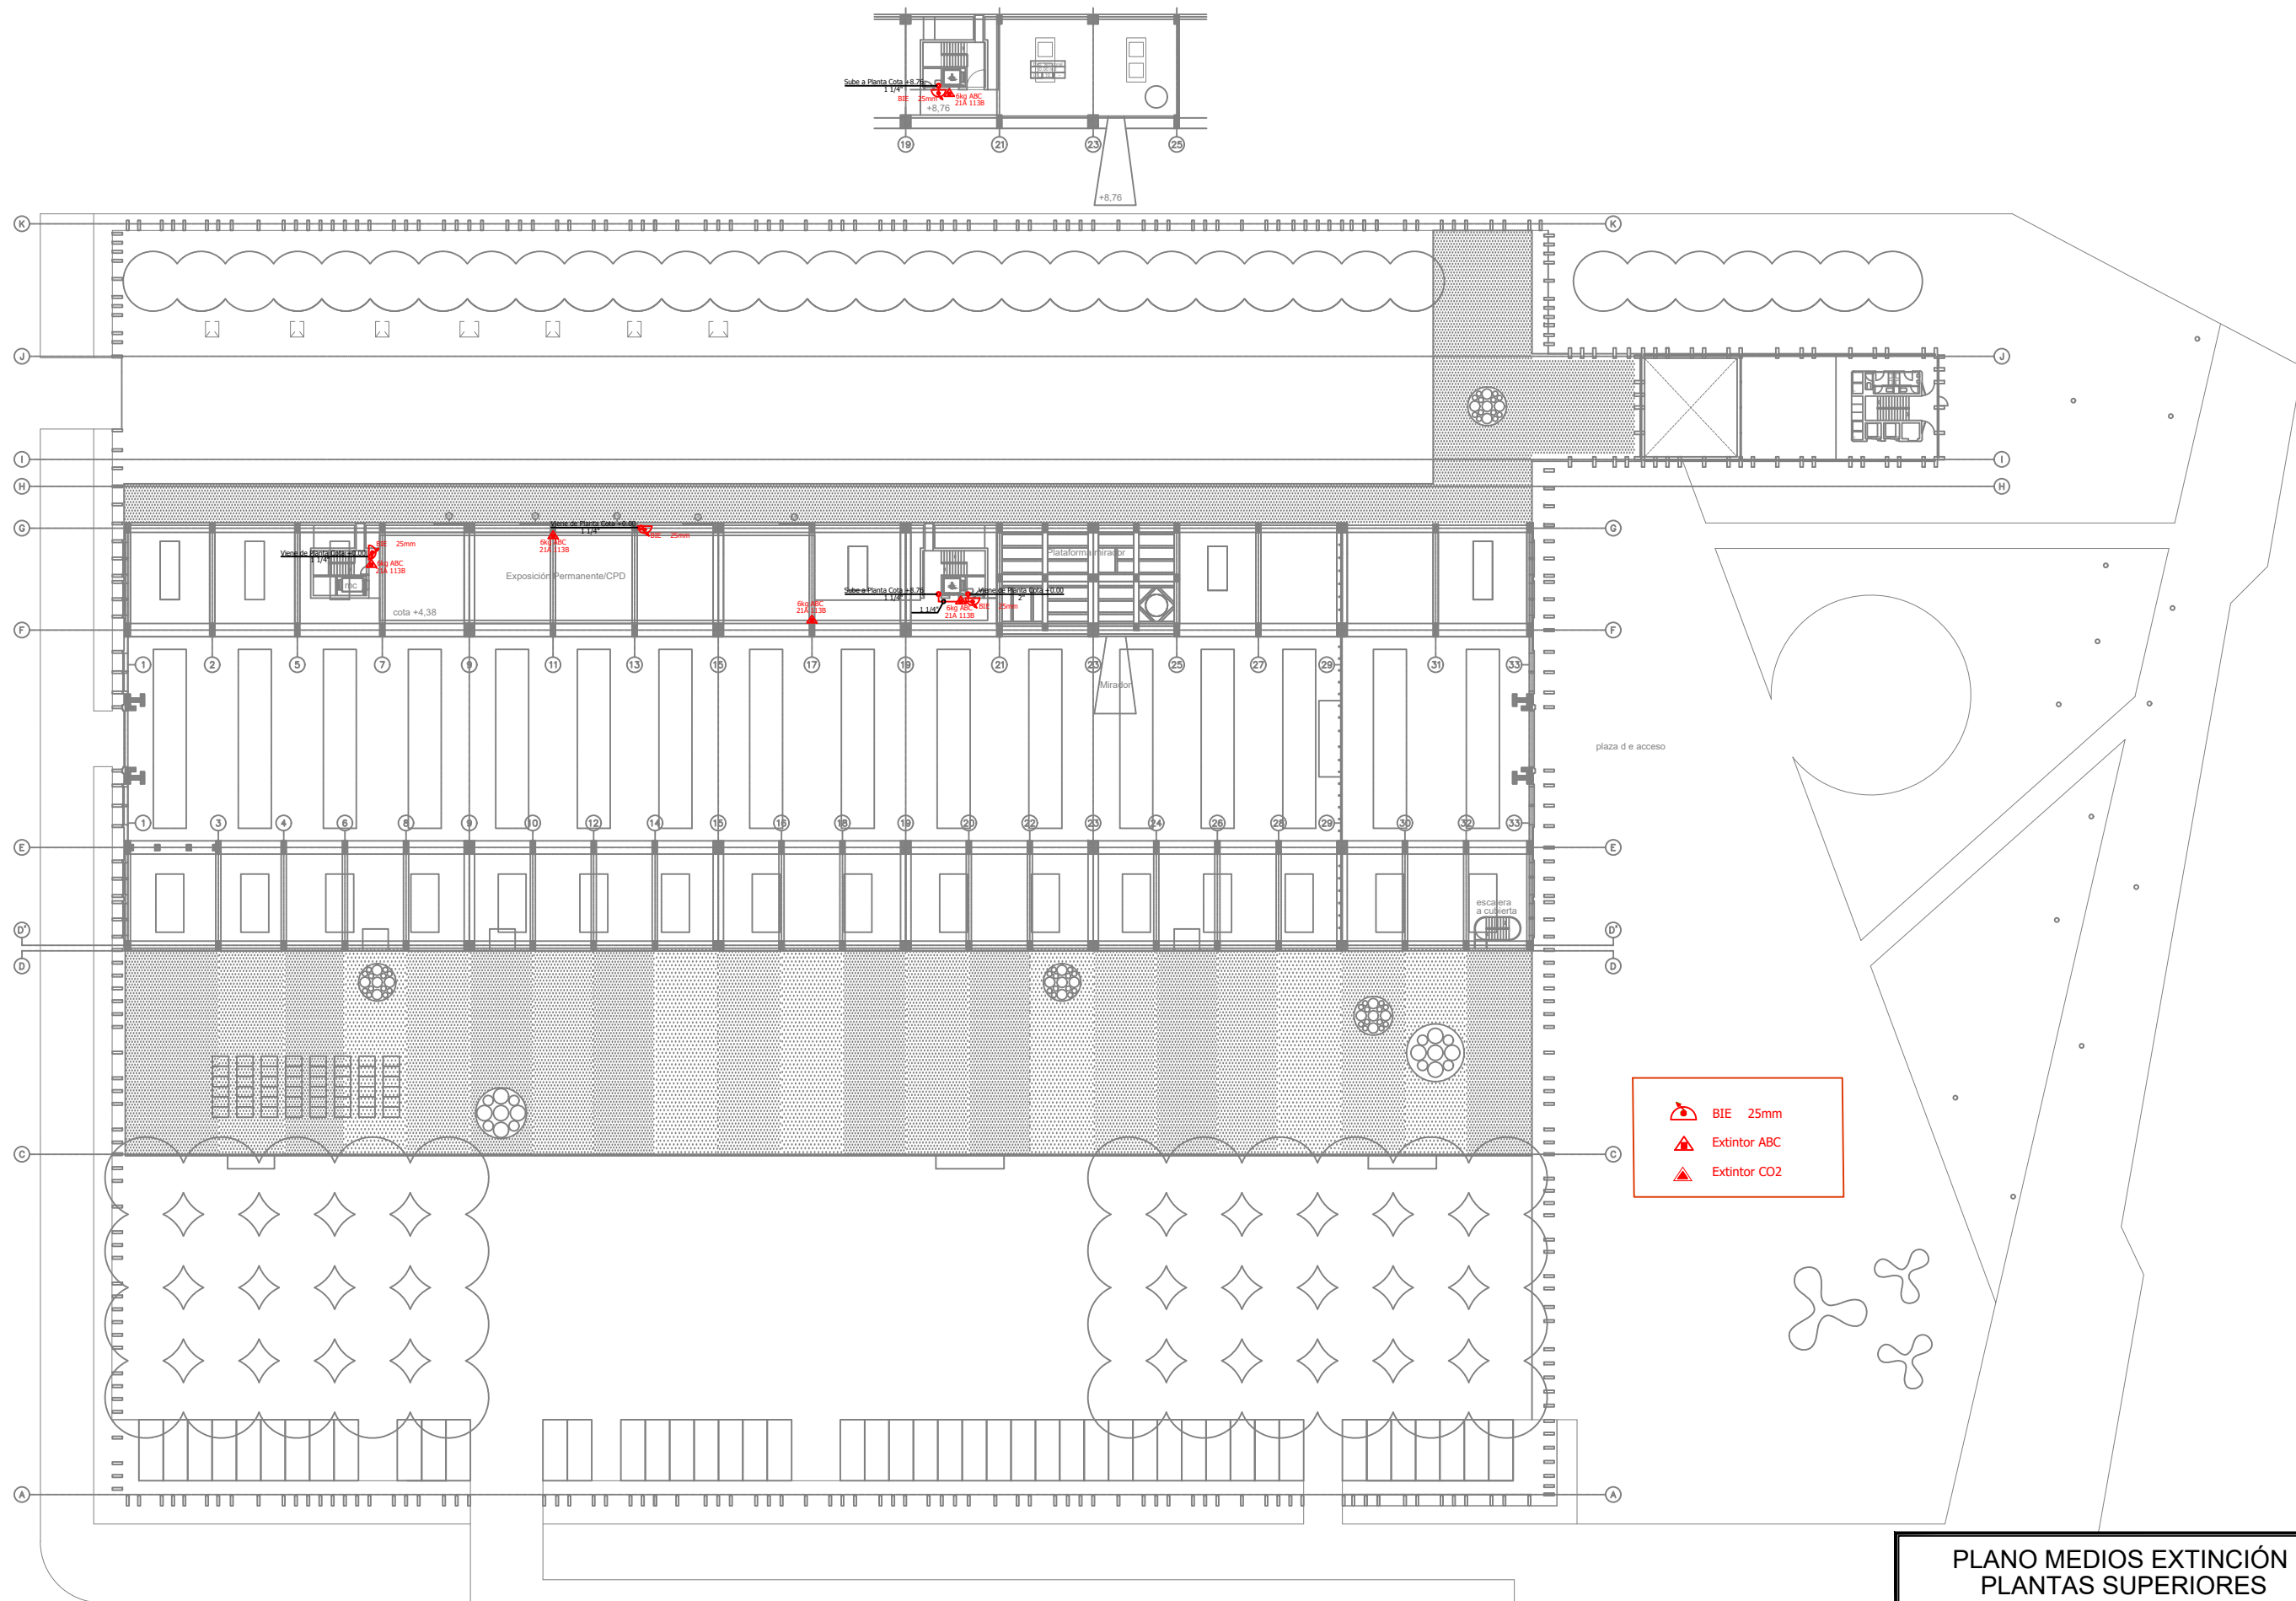


PLANO MEDIOS EXTINCIÓN PLANTAS SUPERIORES		Técnico: Angel L. Berlanas Moreno
PLAN DE AUTOPROTECCIÓN		FECHA: enero 2023
 LA NAVE <small>Dirección General de Innovación y Emprendimiento</small>	EMPLAZAMIENTO: CALLE CIFUENTES 5 - MADRID	
	ESCALA: 1 : 1500	
	NÚMERO: 18	

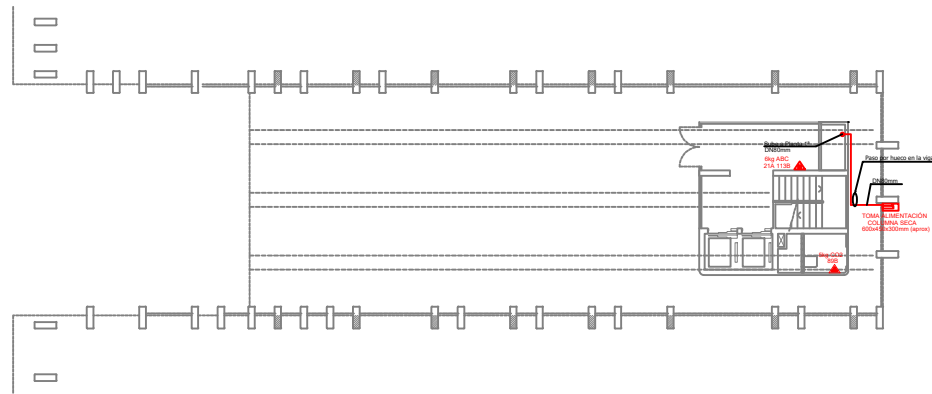


Nivel 0
Entrada
+00m

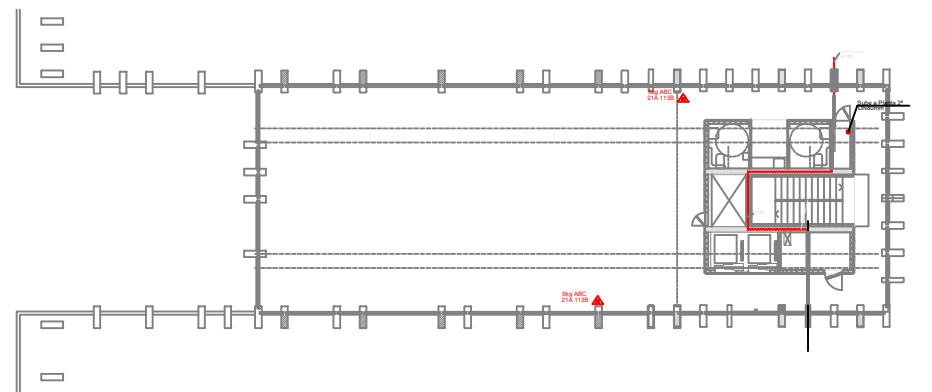


Nivel 1
Zona de Aulas
+05m00

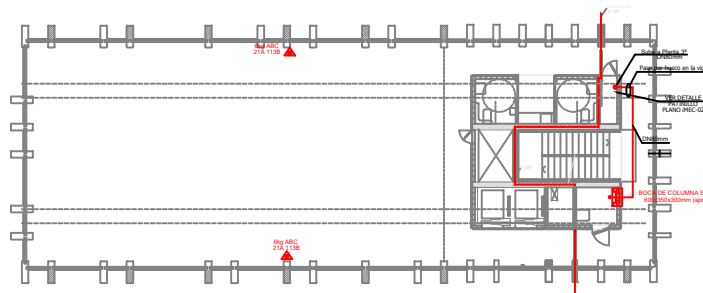


Nivel 2
Zona de despachos
+09m45

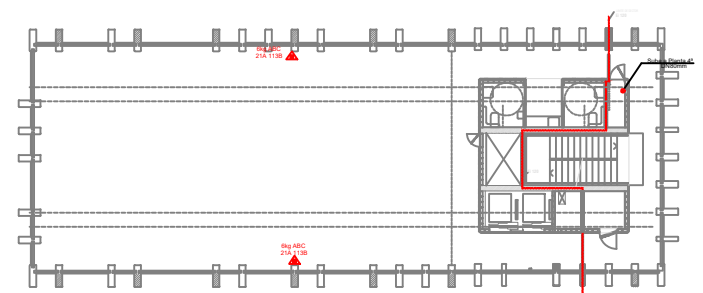


Nivel 3
Zona de despachos
+13m90

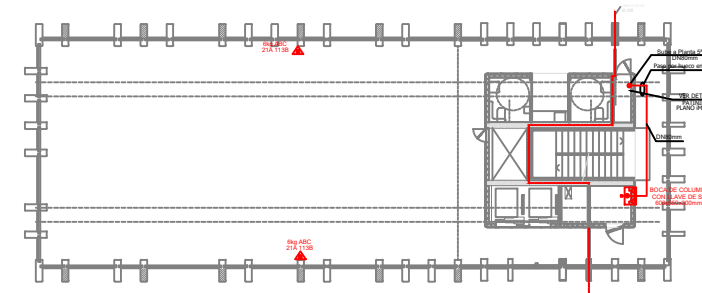

Nivel 4
Zona de despachos
+18m35

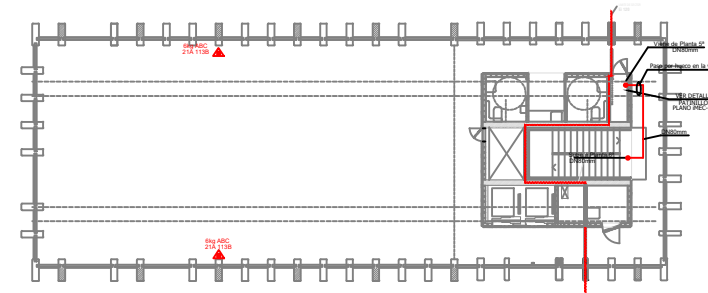

Nivel 5
Zona de despachos
+22m80

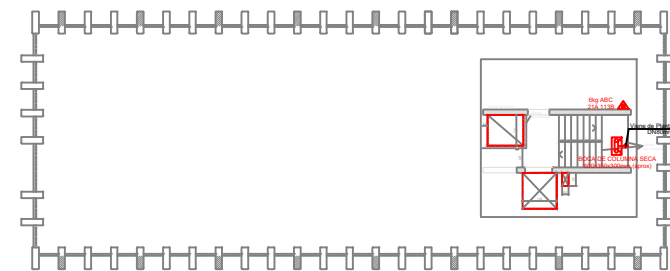

Nivel 6
Terraza / Instalaciones
+27m25

 columna seca

 BIE 25mm

 Extintor ABC

 Extintor CO2

PLANO MEDIOS EXTINCIÓN TORRE		Técnico: Angel L. Berlanas Moreno
PLAN DE AUTOPROTECCIÓN		FECHA: NOVIEMBRE 2022
 <div>LA NAVE</div> <div>Dirección General de Innovación y Emprendimiento</div>	EMPLAZAMIENTO: CALLE CIFUENTES 5 - MADRID	
	ESCALA: 1: 2000	
	NÚMERO: 19	