


PROYECTO DE EJECUCIÓN DE NUEVO CPD

H. U. de Fuenlabrada
Camino del Molino 2
Fuenlabrada (Madrid)

INDICE:


- 001.- SITUACION
- 002.- IMPLANTACION
- 003.- SECCIONES
- 004.- IMPLANTACION DE EQUIPOS
- 005.1.- EQUIPAMIENTO DE CABLEADO ESTRUCTURADO
- 005.2.- CANALIZACION DE CABLEADO ESTRUCTURADO
- 005.3.- CABLEADO ESTRUCTURADO: ESQUEMA TOPOLOGICO
- 006.1.- INSTALACION ELECTRICIDAD
- 006.2.- INSTALACION ELECTRICIDAD: ESQUEMA DE PRINCIPIO
- 006.3.- INSTALACION ELECTRICIDAD: ESQUEMA UNIFILAR RAMA A
- 006.4.- INSTALACION ELECTRICIDAD: ESQUEMA UNIFILAR RAMA B
- 006.5.- INSTALACION ELECTRICIDAD: ALZADO CUADROS
- 007.1.- INSTALACION CLIMATIZACION: CRAC 1
- 007.2.- INSTALACION CLIMATIZACION: CRAC 1. DIMENSIONES
- 007.3.- INSTALACION CLIMATIZACION: CRAC 2
- 007.4.- INSTALACION CLIMATIZACION: CRAC 2. DIMENSIONES
- 008.- INSTALACION PCI
- 009.- VISTAS 3D

Leyenda

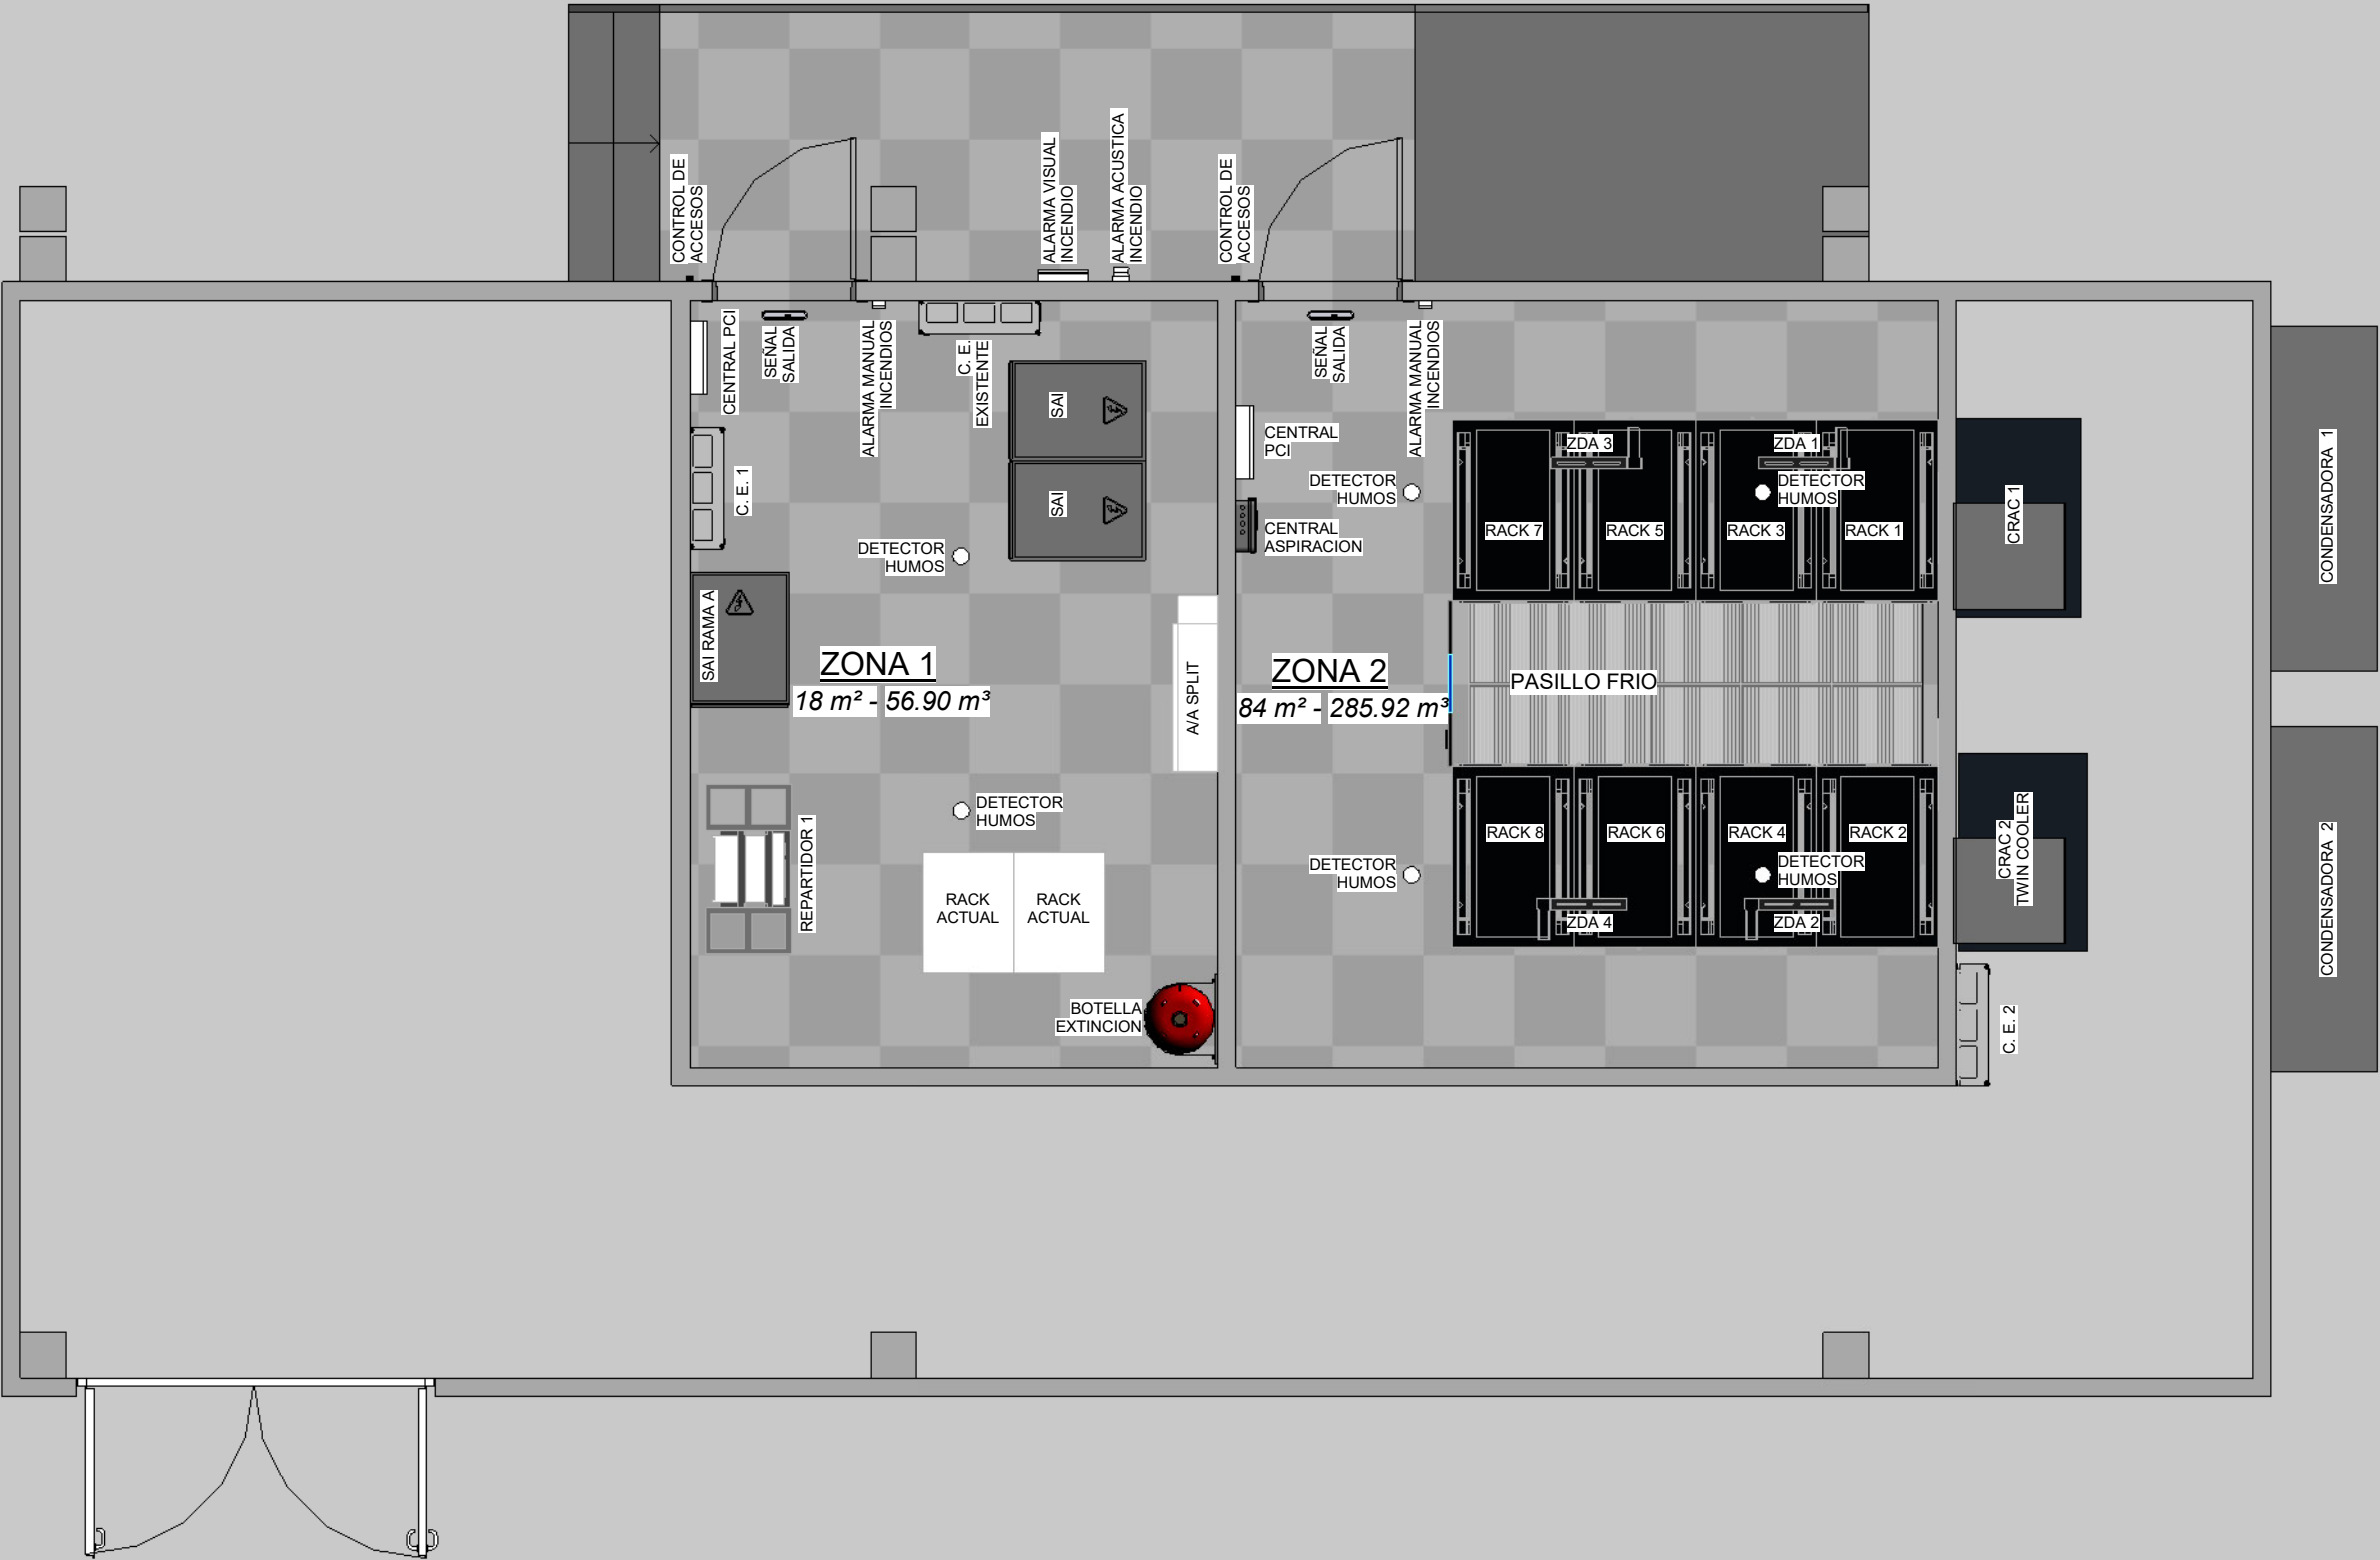


Nº Revisión	Descripción	Fecha
I	UBICACIÓN REPARTIDOR	22.07.2022
0	PLANO ORIGINAL	21.07.2022


PROYECTO DE EJECUCIÓN DE NUEVO CPD		
IMPLANTACION		
Dibujado por	JDG	Escala 1:50
Comprobado por	ACR	002
Fecha	julio 2022	

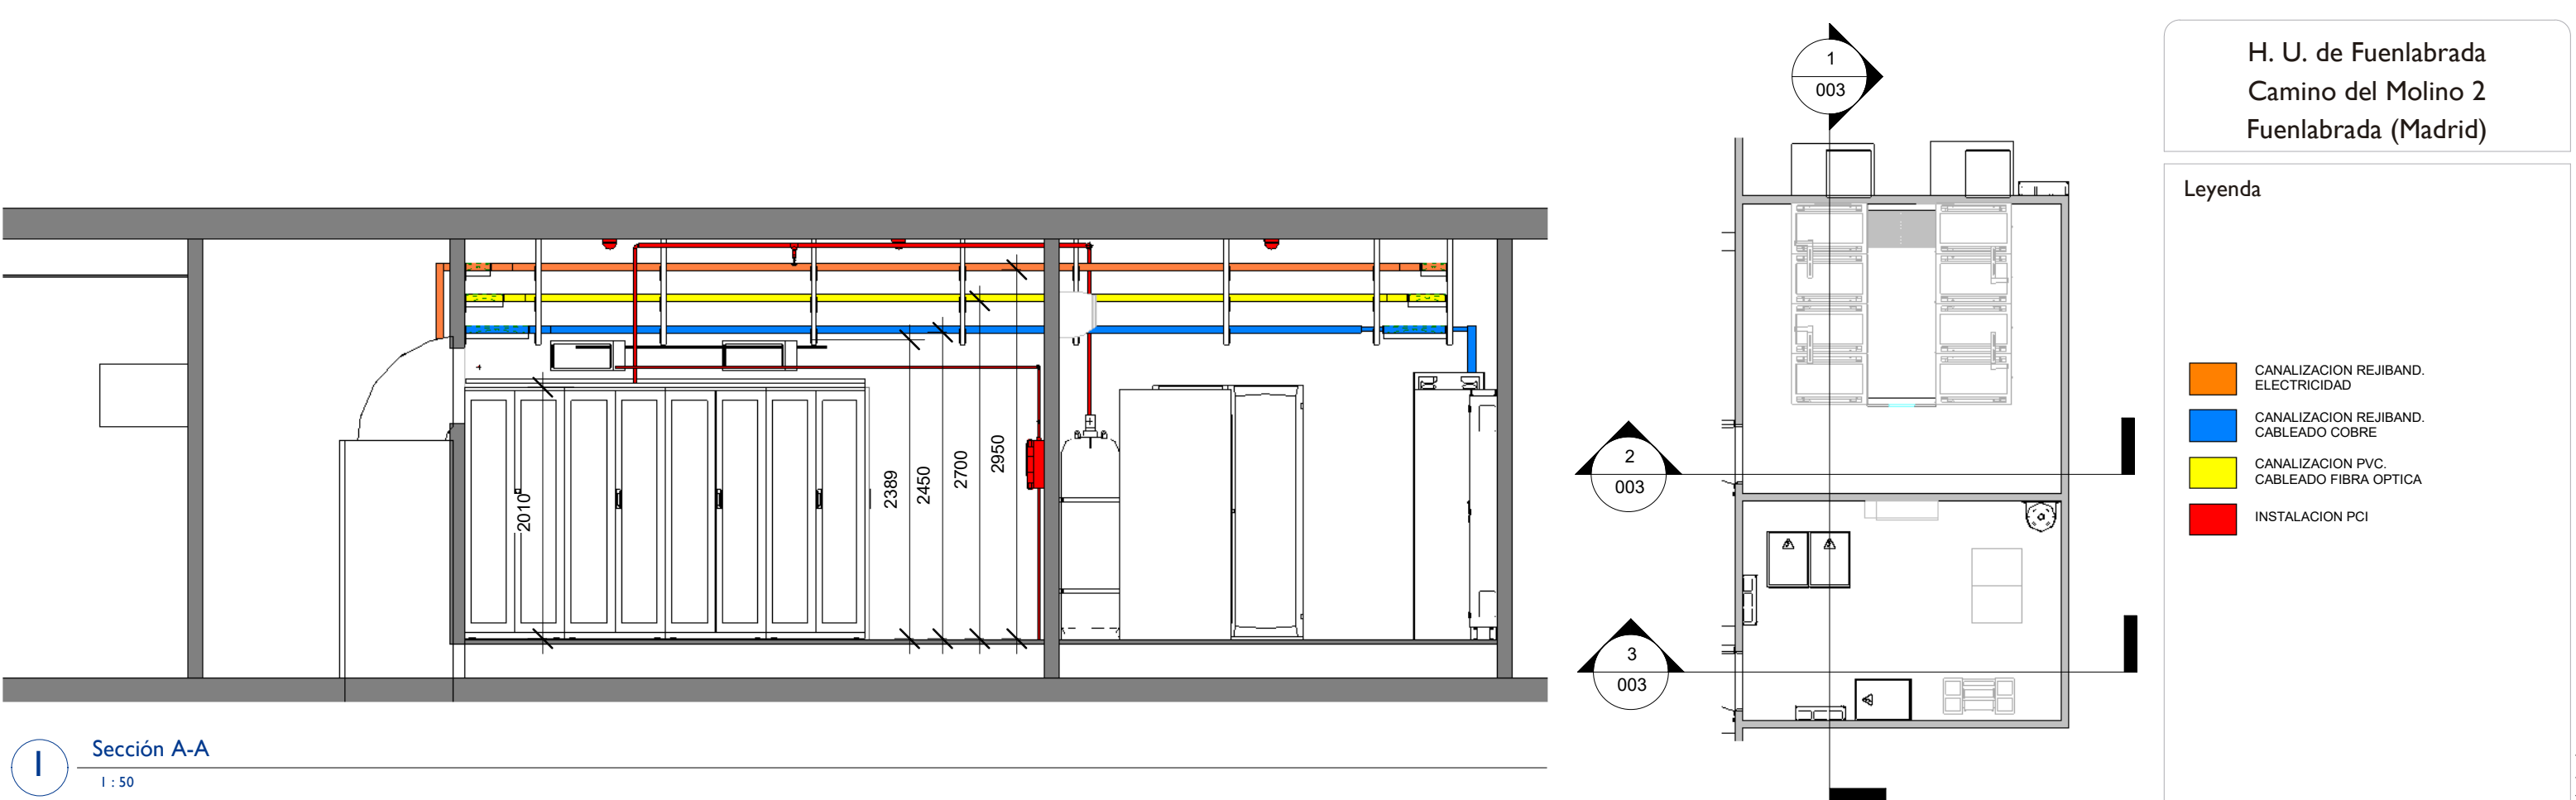

1 Sección A-A
1 : 50

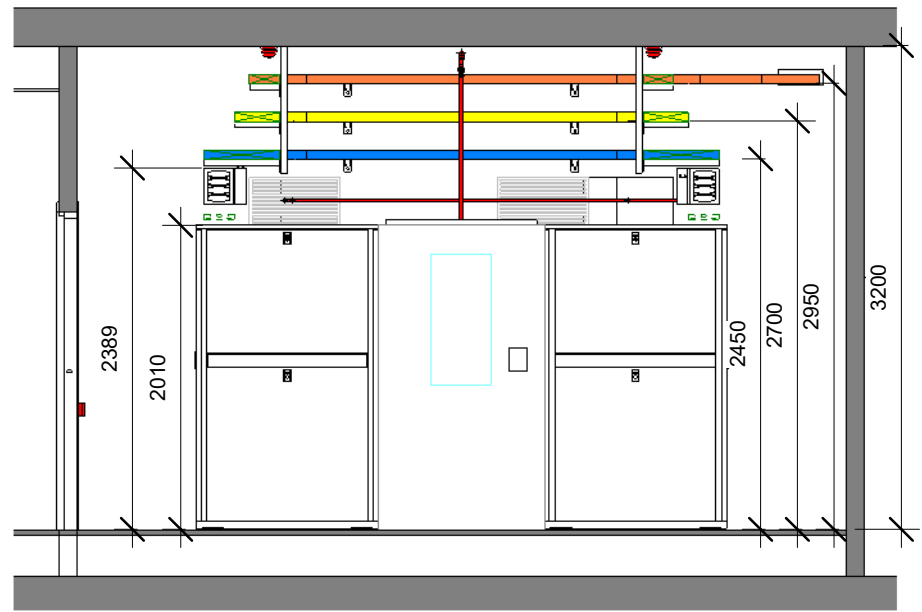

2 Sección B-B
1 : 50

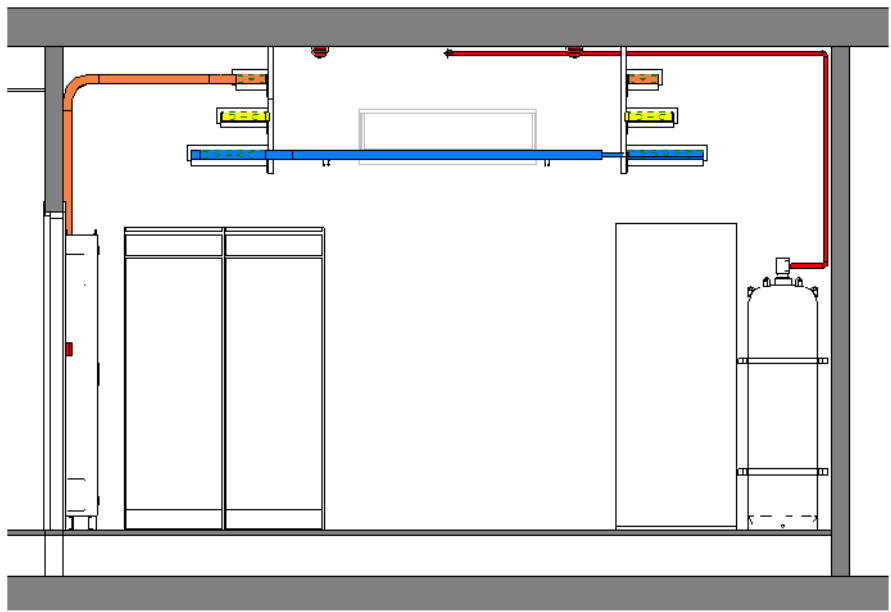

3 Sección B-BI
1 : 50

H. U. de Fuenlabrada
Camino del Molino 2
Fuenlabrada (Madrid)

Leyenda

CANALIZACION REJIBAND. ELECTRICIDAD

CANALIZACION REJIBAND. CABLEADO COBRE

CANALIZACION PVC. CABLEADO FIBRA OPTICA

INSTALACION PCI

Nº Revisión	Descripción	Fecha
1	UBICACIÓN REPARTIDOR	22.07.2022
0	PLANO ORIGINAL	21.07.2022


PROYECTO DE EJECUCIÓN DE NUEVO CPD

SECCIONES

Dibujado por	JDG	Escala	1:50
Comprobado por	ACR	003	
Fecha	julio 2022		

Este documento contiene información confidencial. Queda prohibida la reproducción, distribución, comunicación y utilización, total o parcial, de la información y dibujos contenidos en este documento gráfico, sin previa, expresa y escrita autorización.

22/07/2022 9:58:11 X:\PLANOS CLIENTES\HOSPITALES\MADRID\HOSPITAL DE FUENLABRADA\OFT\ARVT\18-2700 PROYECTO DE EJECUCION DE FUENLABRADA.r.2 (sin logo).rvt

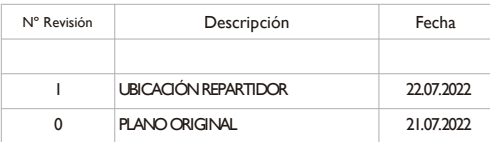

IMPLANTACION EQUIPOS

Dibujado por	JDG	Escala	1:50
Comprobado por	ACR	004	
Fecha	julio 2022		



Nº Revisión	Descripción	Fecha
I	UBICACIÓN REPARTIDOR	22.07.2022
0	PLANO ORIGINAL	21.07.2022

PROYECTO DE EJECUCIÓN DE NUEVO CPD

EQUIPAMIENTO CABLEADO ESTRUCTURADO

Dibujado por	JDG	Escala	1:50
Comprobado por	ACR	005.1	
Fecha	julio 2022		


Leyenda

Nº Revisión	Descripción	Fecha
I	UBICACIÓN REPARTIDOR	22.07.2022
0	PLANO ORIGINAL	21.07.2022

PROYECTO DE EJECUCIÓN DE
NUEVO CPD


CANALIZACION CABLEADO
ESTRUCTURADO

Dibujado por	JDG	Escala	I:50
Comprobado por	ACR	005.2	
Fecha	julio 2022		

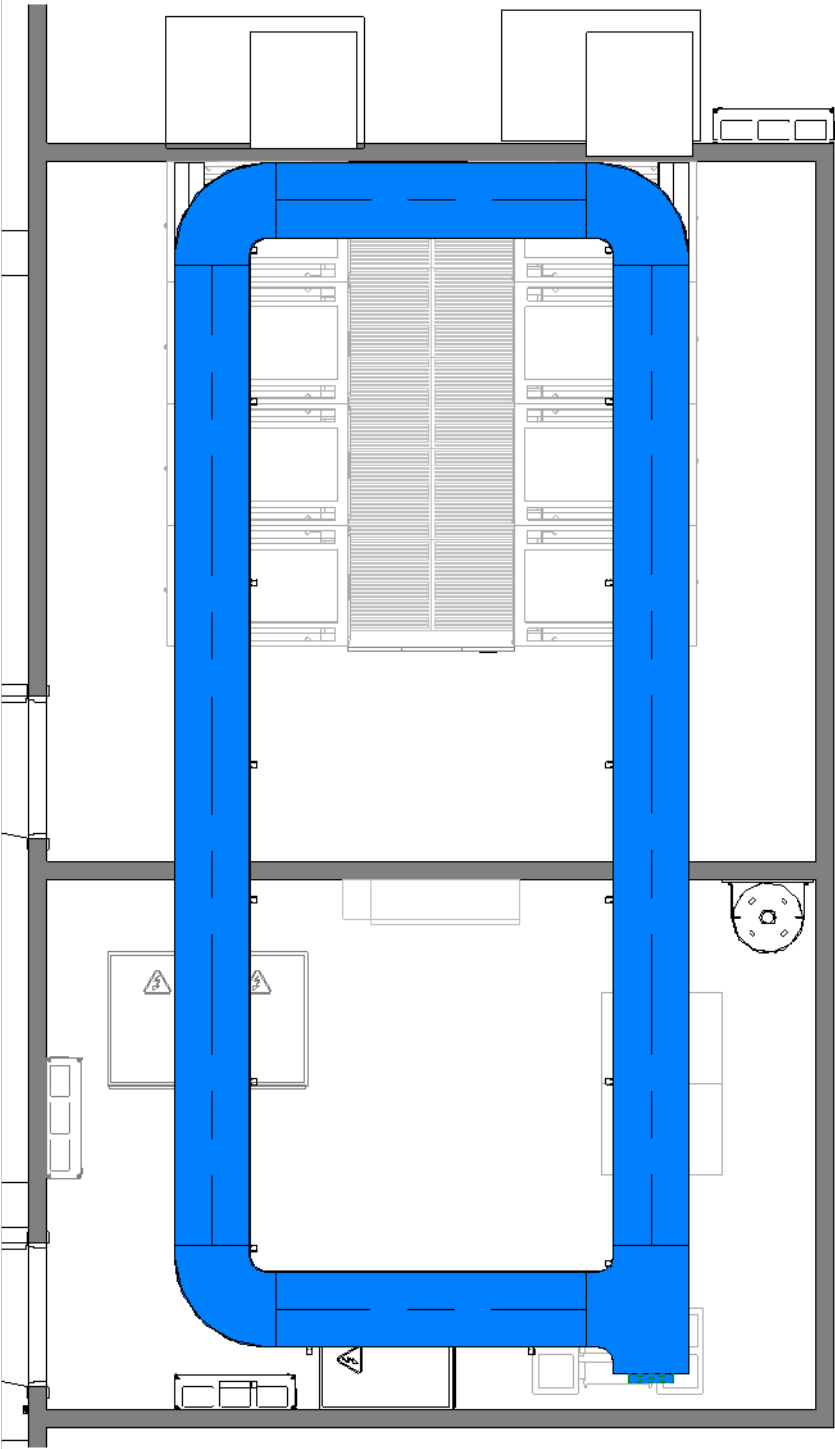


1 Bandeja Cobre

I : 50

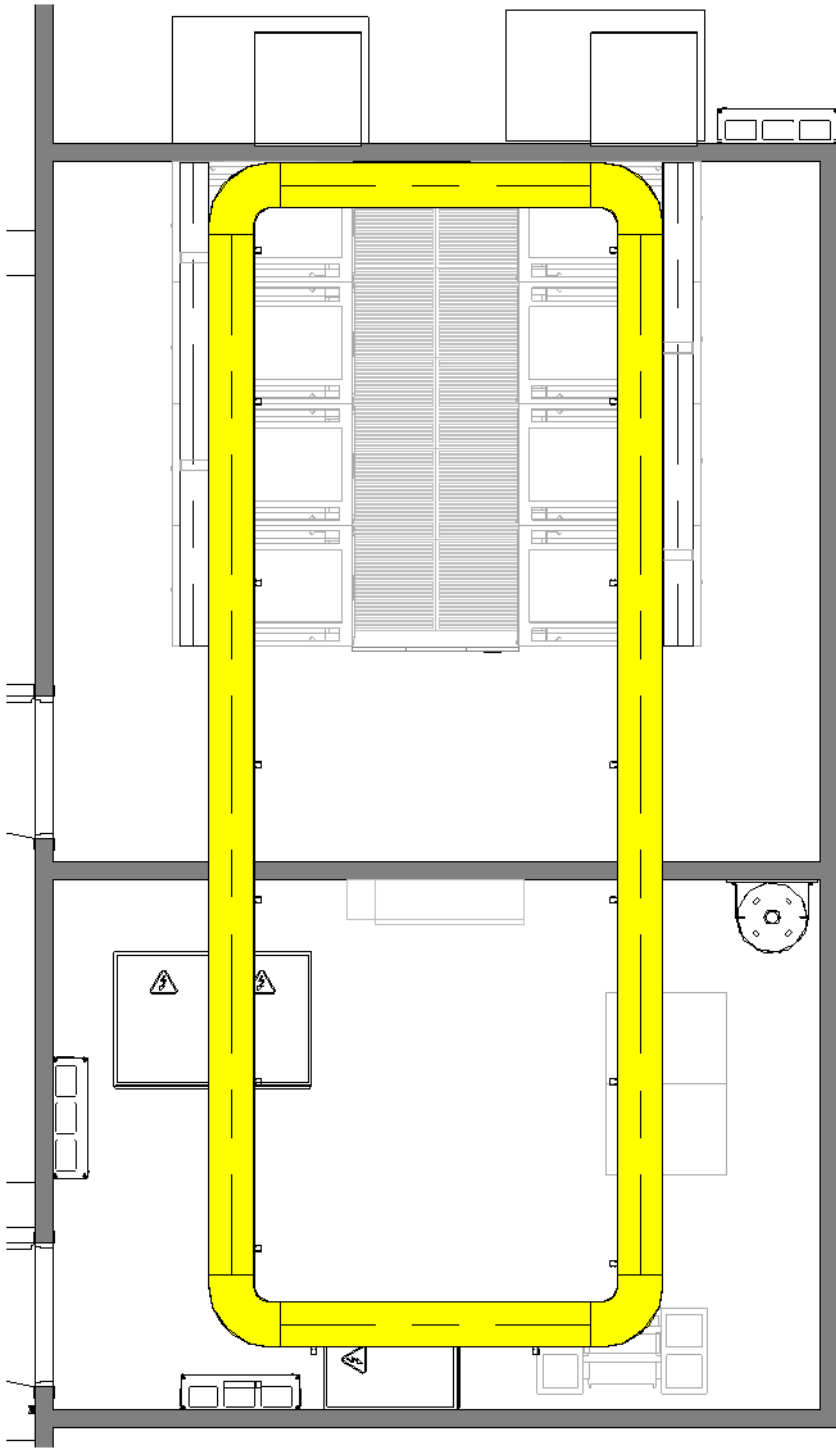

2 Bandeja Fibra


I : 50

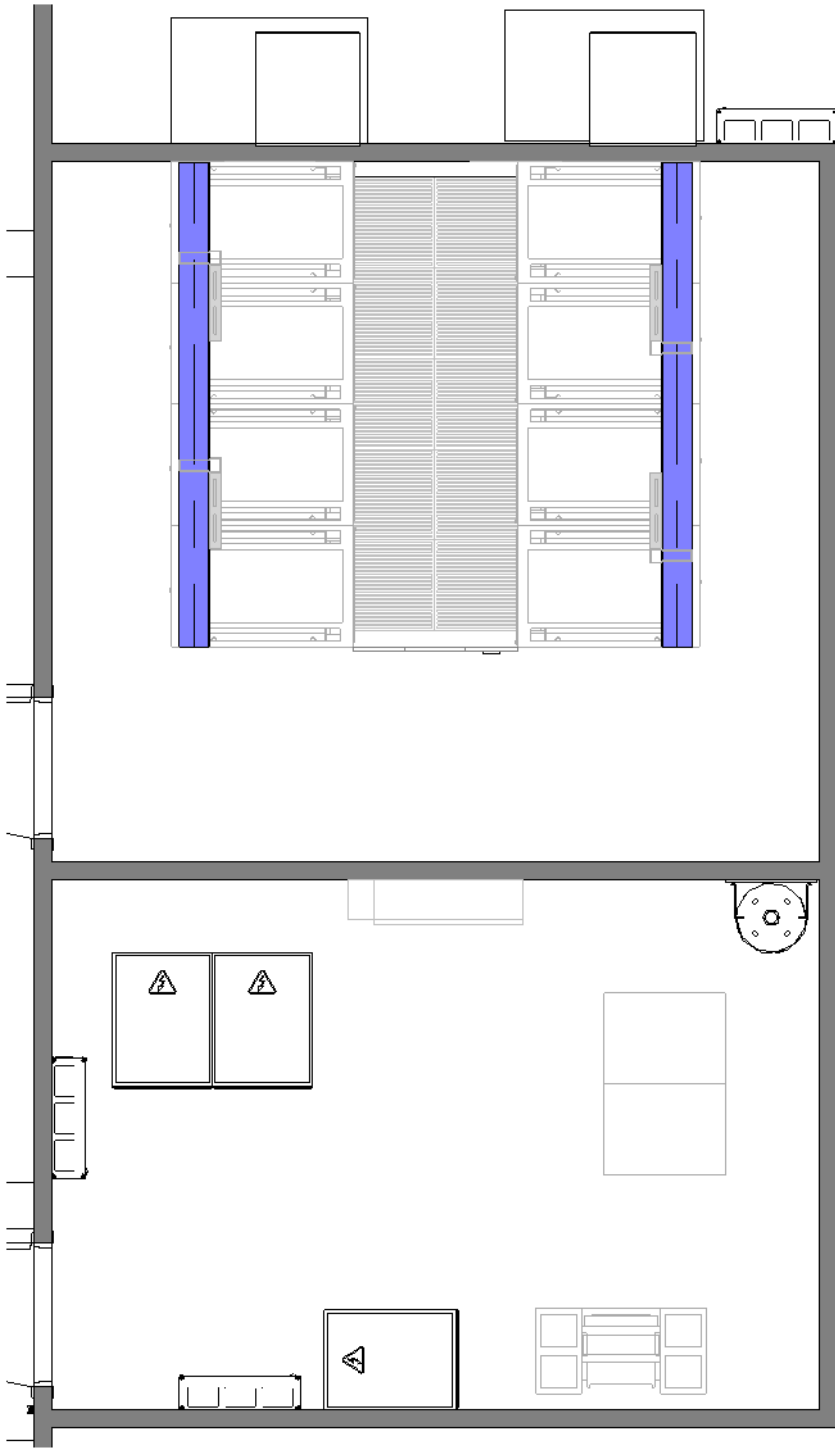

3 Bandeja Servicio

I : 50

Leyenda

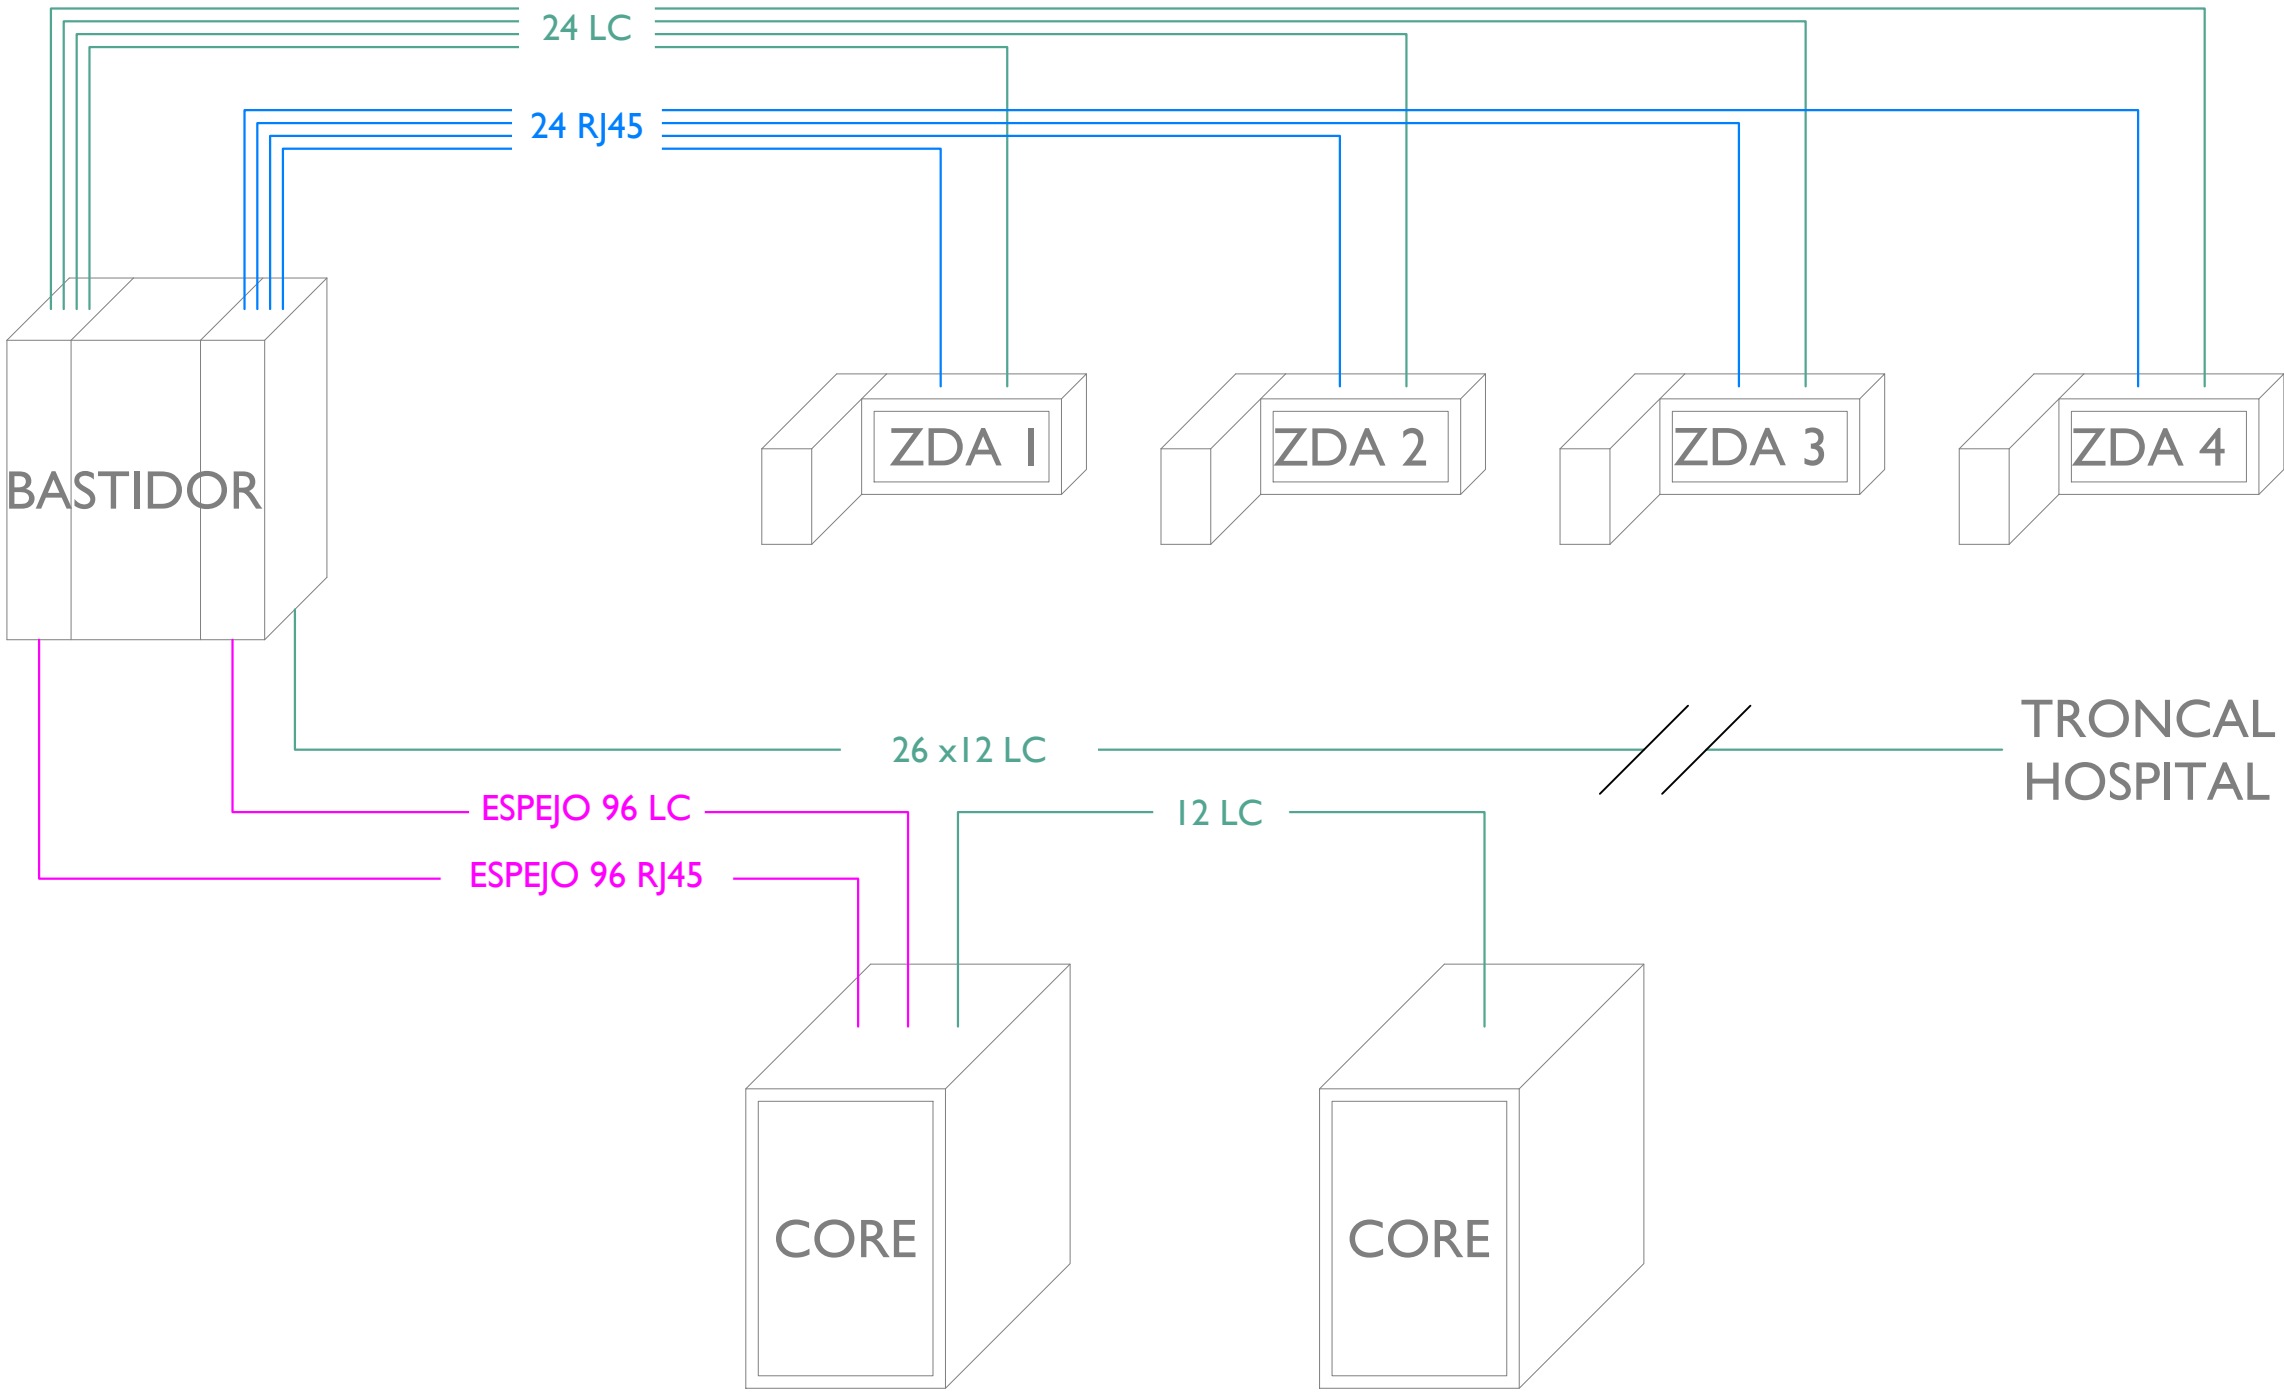

Nº revisión	Descripción	Fecha
I	UBICACIÓN REPARTIDOR	22.07.2022
0	PLANO ORIGINAL	21.07.2022

PROYECTO DE EJECUCIÓN DE
NUEVO CPD

CABLADO ESTRUCTURADO
ESQUEMA TOPOLÓGICO

Dibujado por	JDG	Escala	s/e (A3)
Comprobado por	ACR	005.3	
Fecha	julio 2021		

H. U. de Fuenlabrada
Camino del Molino 2
Fuenlabrada (Madrid)

Leyenda


Nº Revisión	Descripción	Fecha
I	UBICACIÓN REPARTIDOR	22.07.2022
0	PLANO ORIGINAL	21.07.2022

PROYECTO DE EJECUCIÓN DE
NUEVO CPD


INSTALACION ELECTRICIDAD

Dibujado por	JDG	Escala	1:50
Comprobado por	ACR	006.1	
Fecha	julio 2022		


22/07/2022 9:58:40 X:\PLANOS CLIENTES\HOSPITALES\MADRID\HOSPITAL DE FUENLABRADA\O FERT\ARVT\18-2700 PROYECTO EJECUCION H FUENLABRADA.r.2 (sin logo).rvt

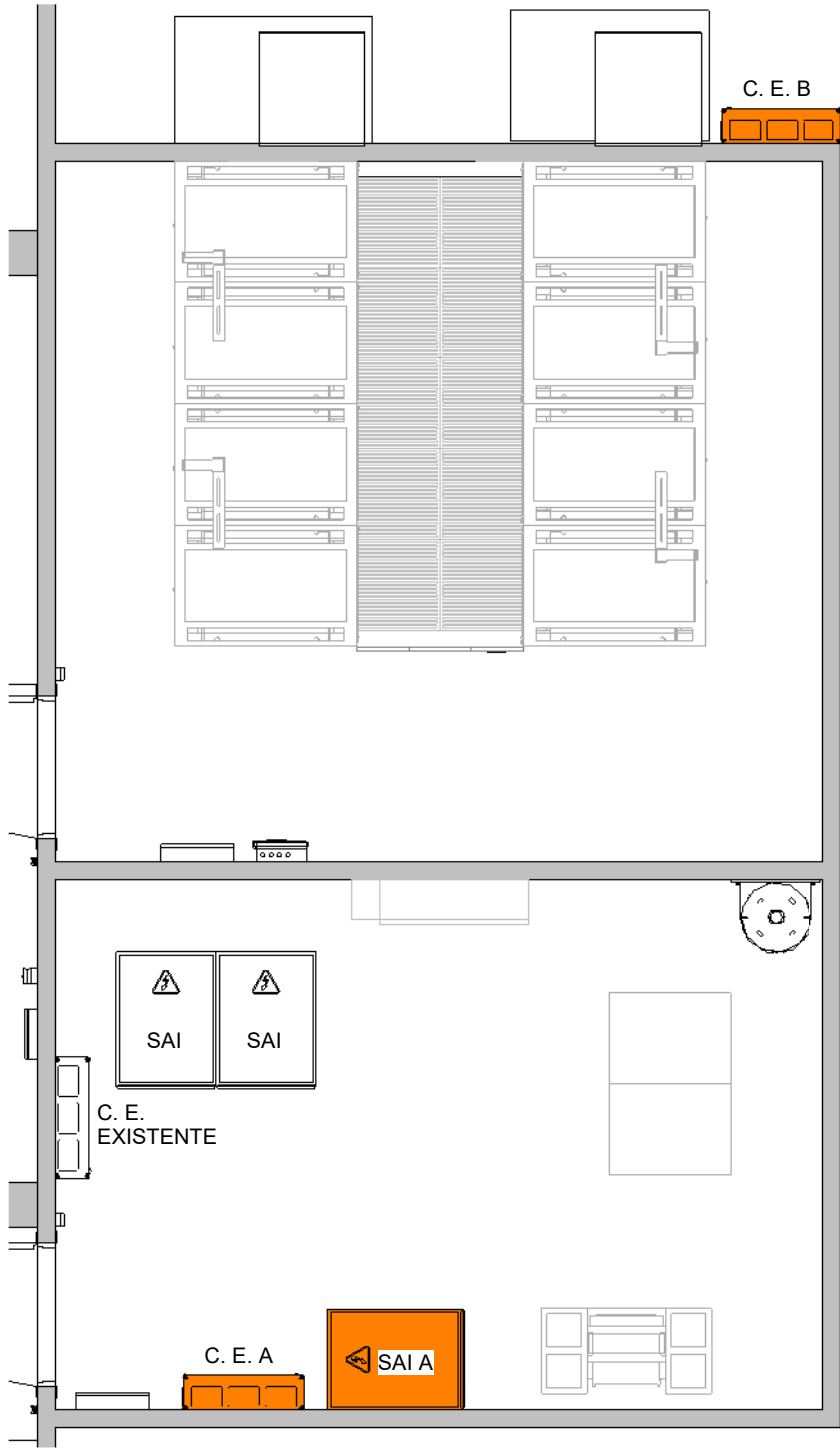

1 Equipos Electricidad
1 : 50

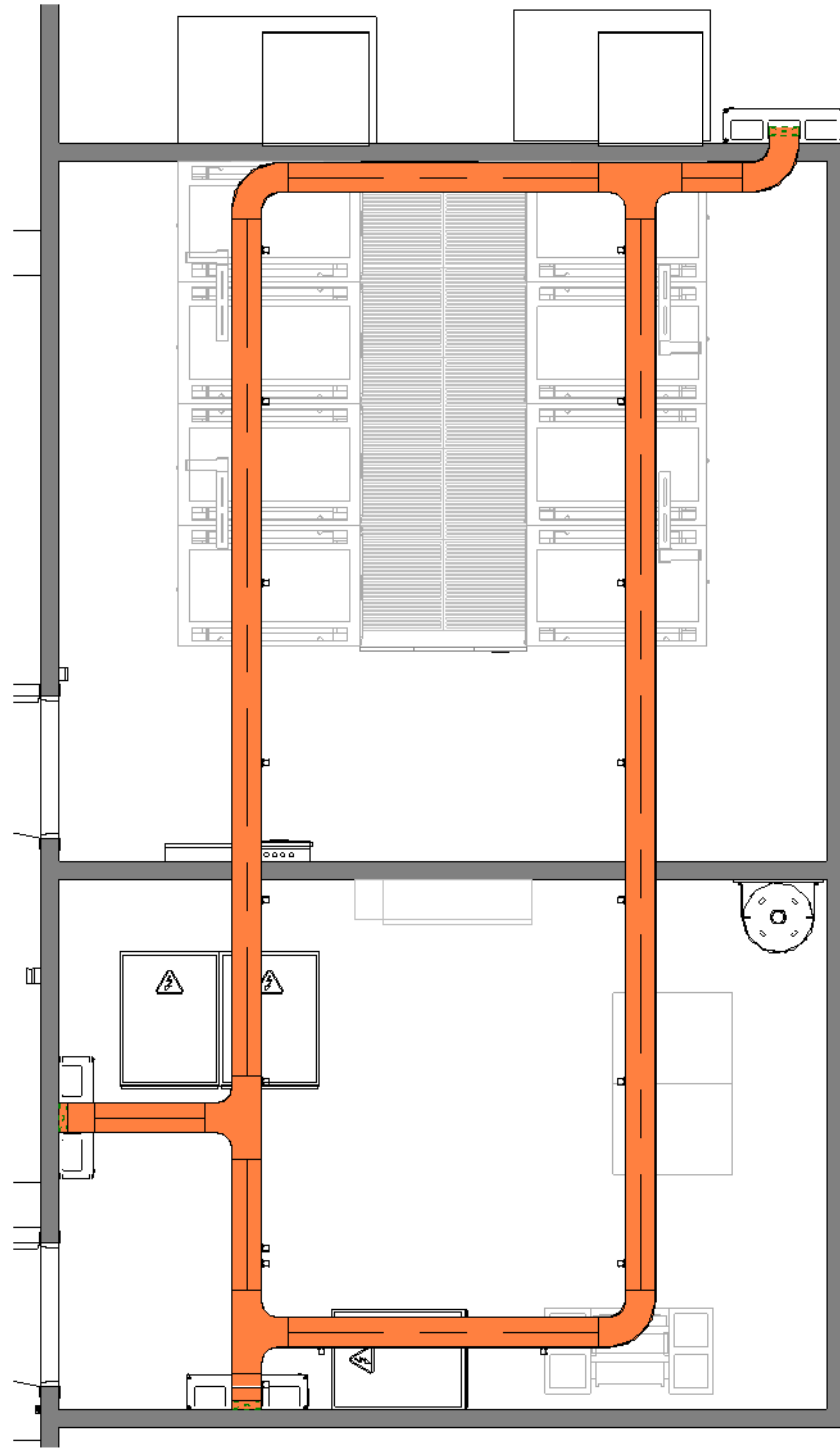

2 Bandeja Electrica
1 : 50

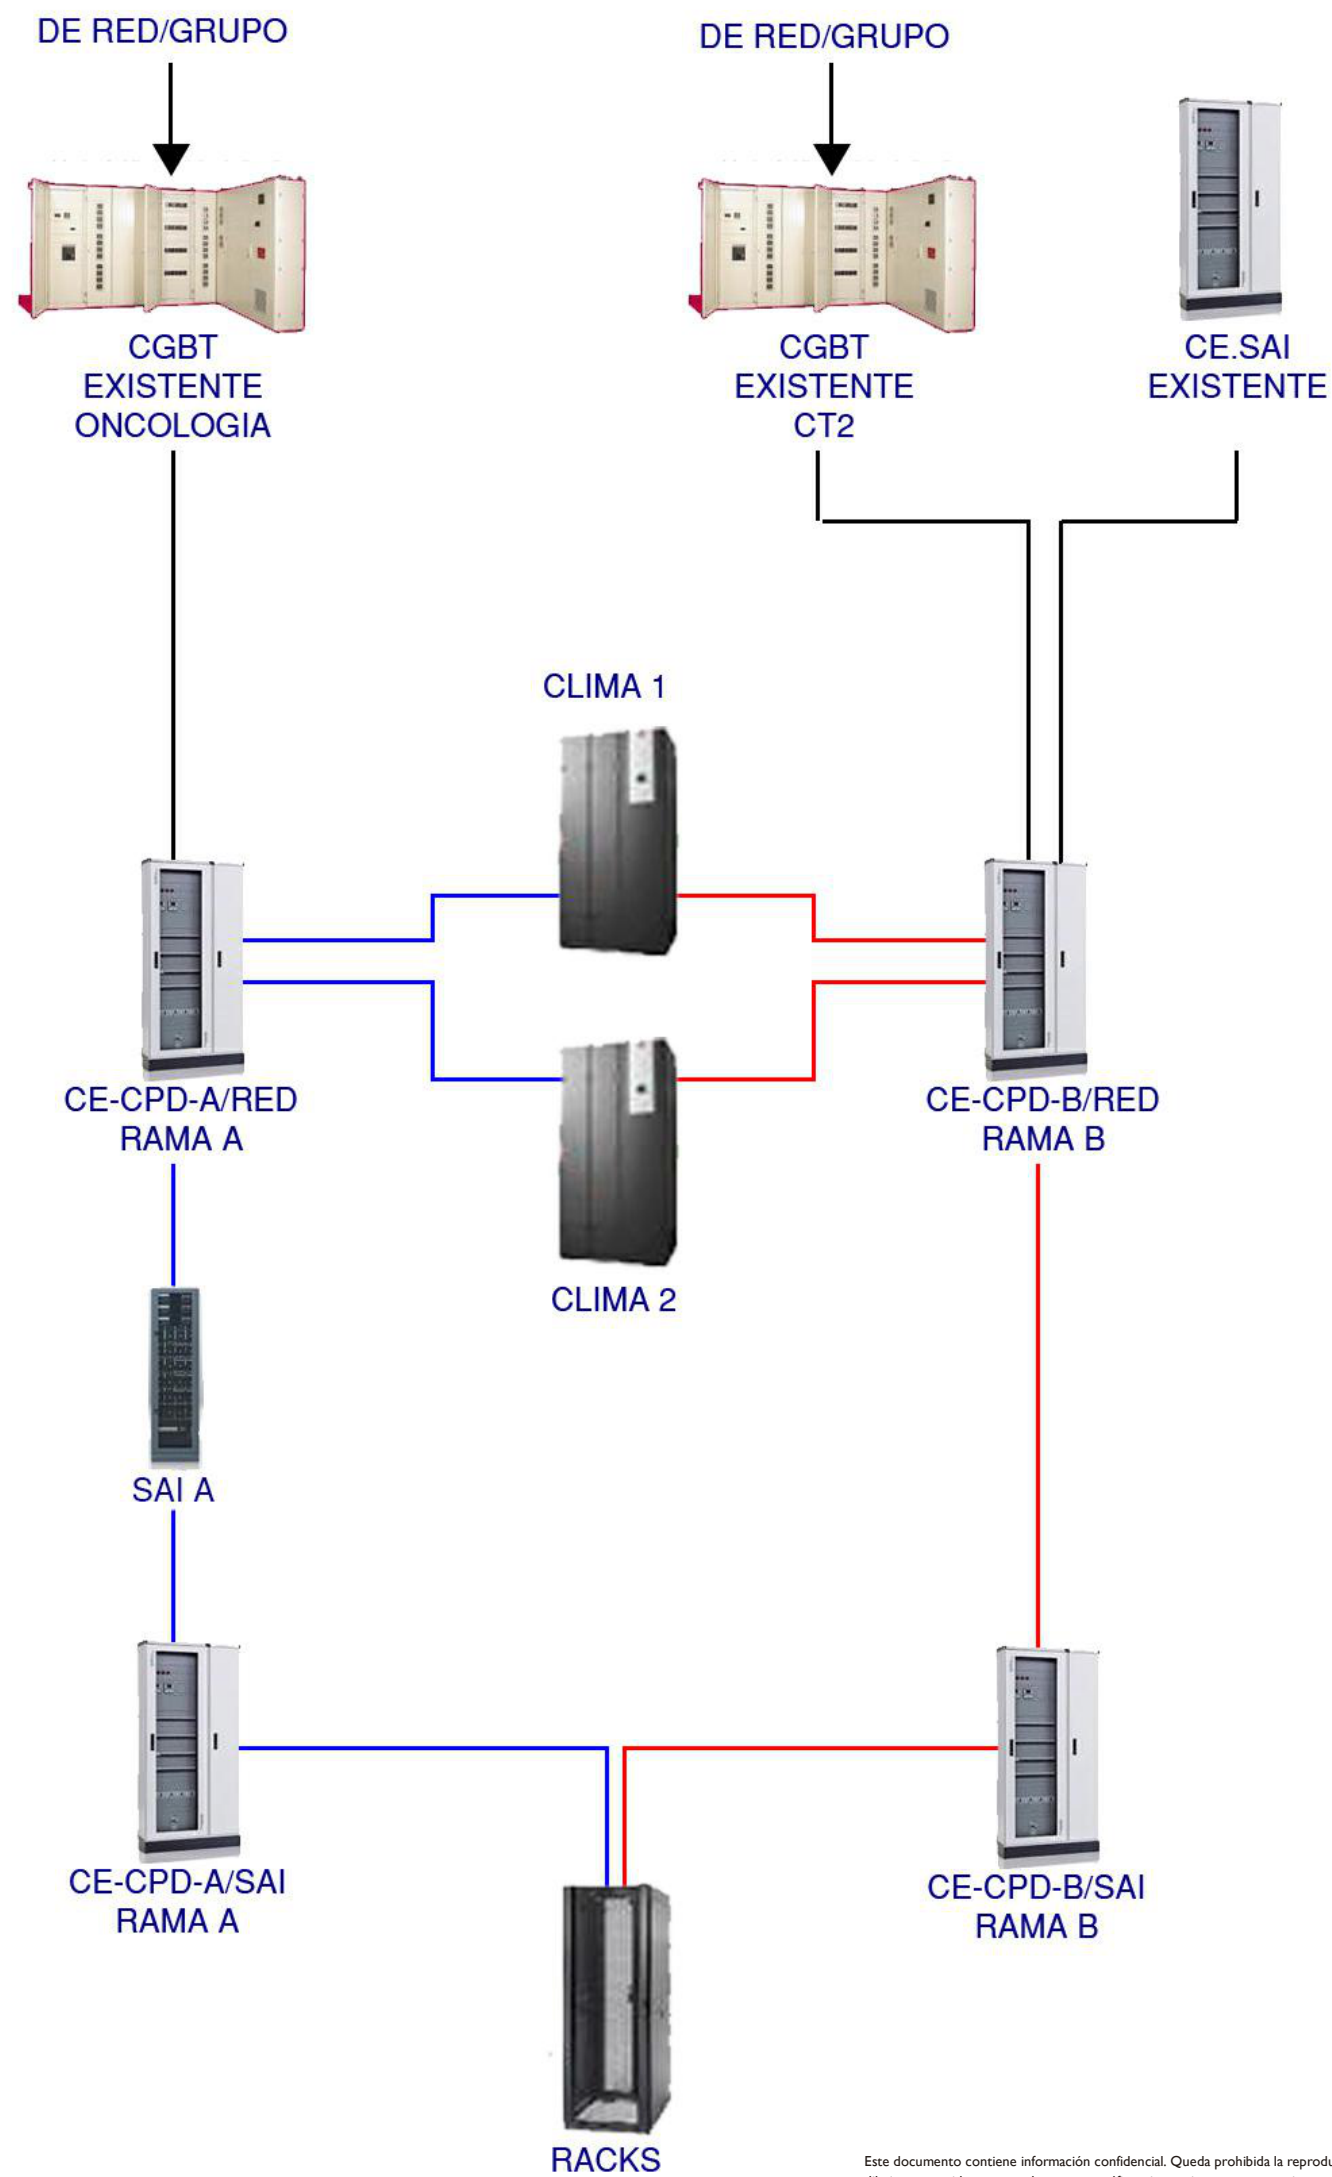

H. U. de Fuenlabrada
Camino del Molino 2
Fuenlabrada (Madrid)

Leyenda

Nº Revisión	Descripción	Fecha
I	UBICACIÓN REPARTIDOR	22.07.2022
0	PLANO ORIGINAL	21.07.2022


PROYECTO DE EJECUCIÓN DE
NUEVO CPD

INSTALACION ELECTRICIDAD
ESQUEMA DE PRINCIPIO

Dibujado por	JDG	Escala	s/e
Comprobado por	ACR		
Fecha	julio 2022		

006.2

Leyenda

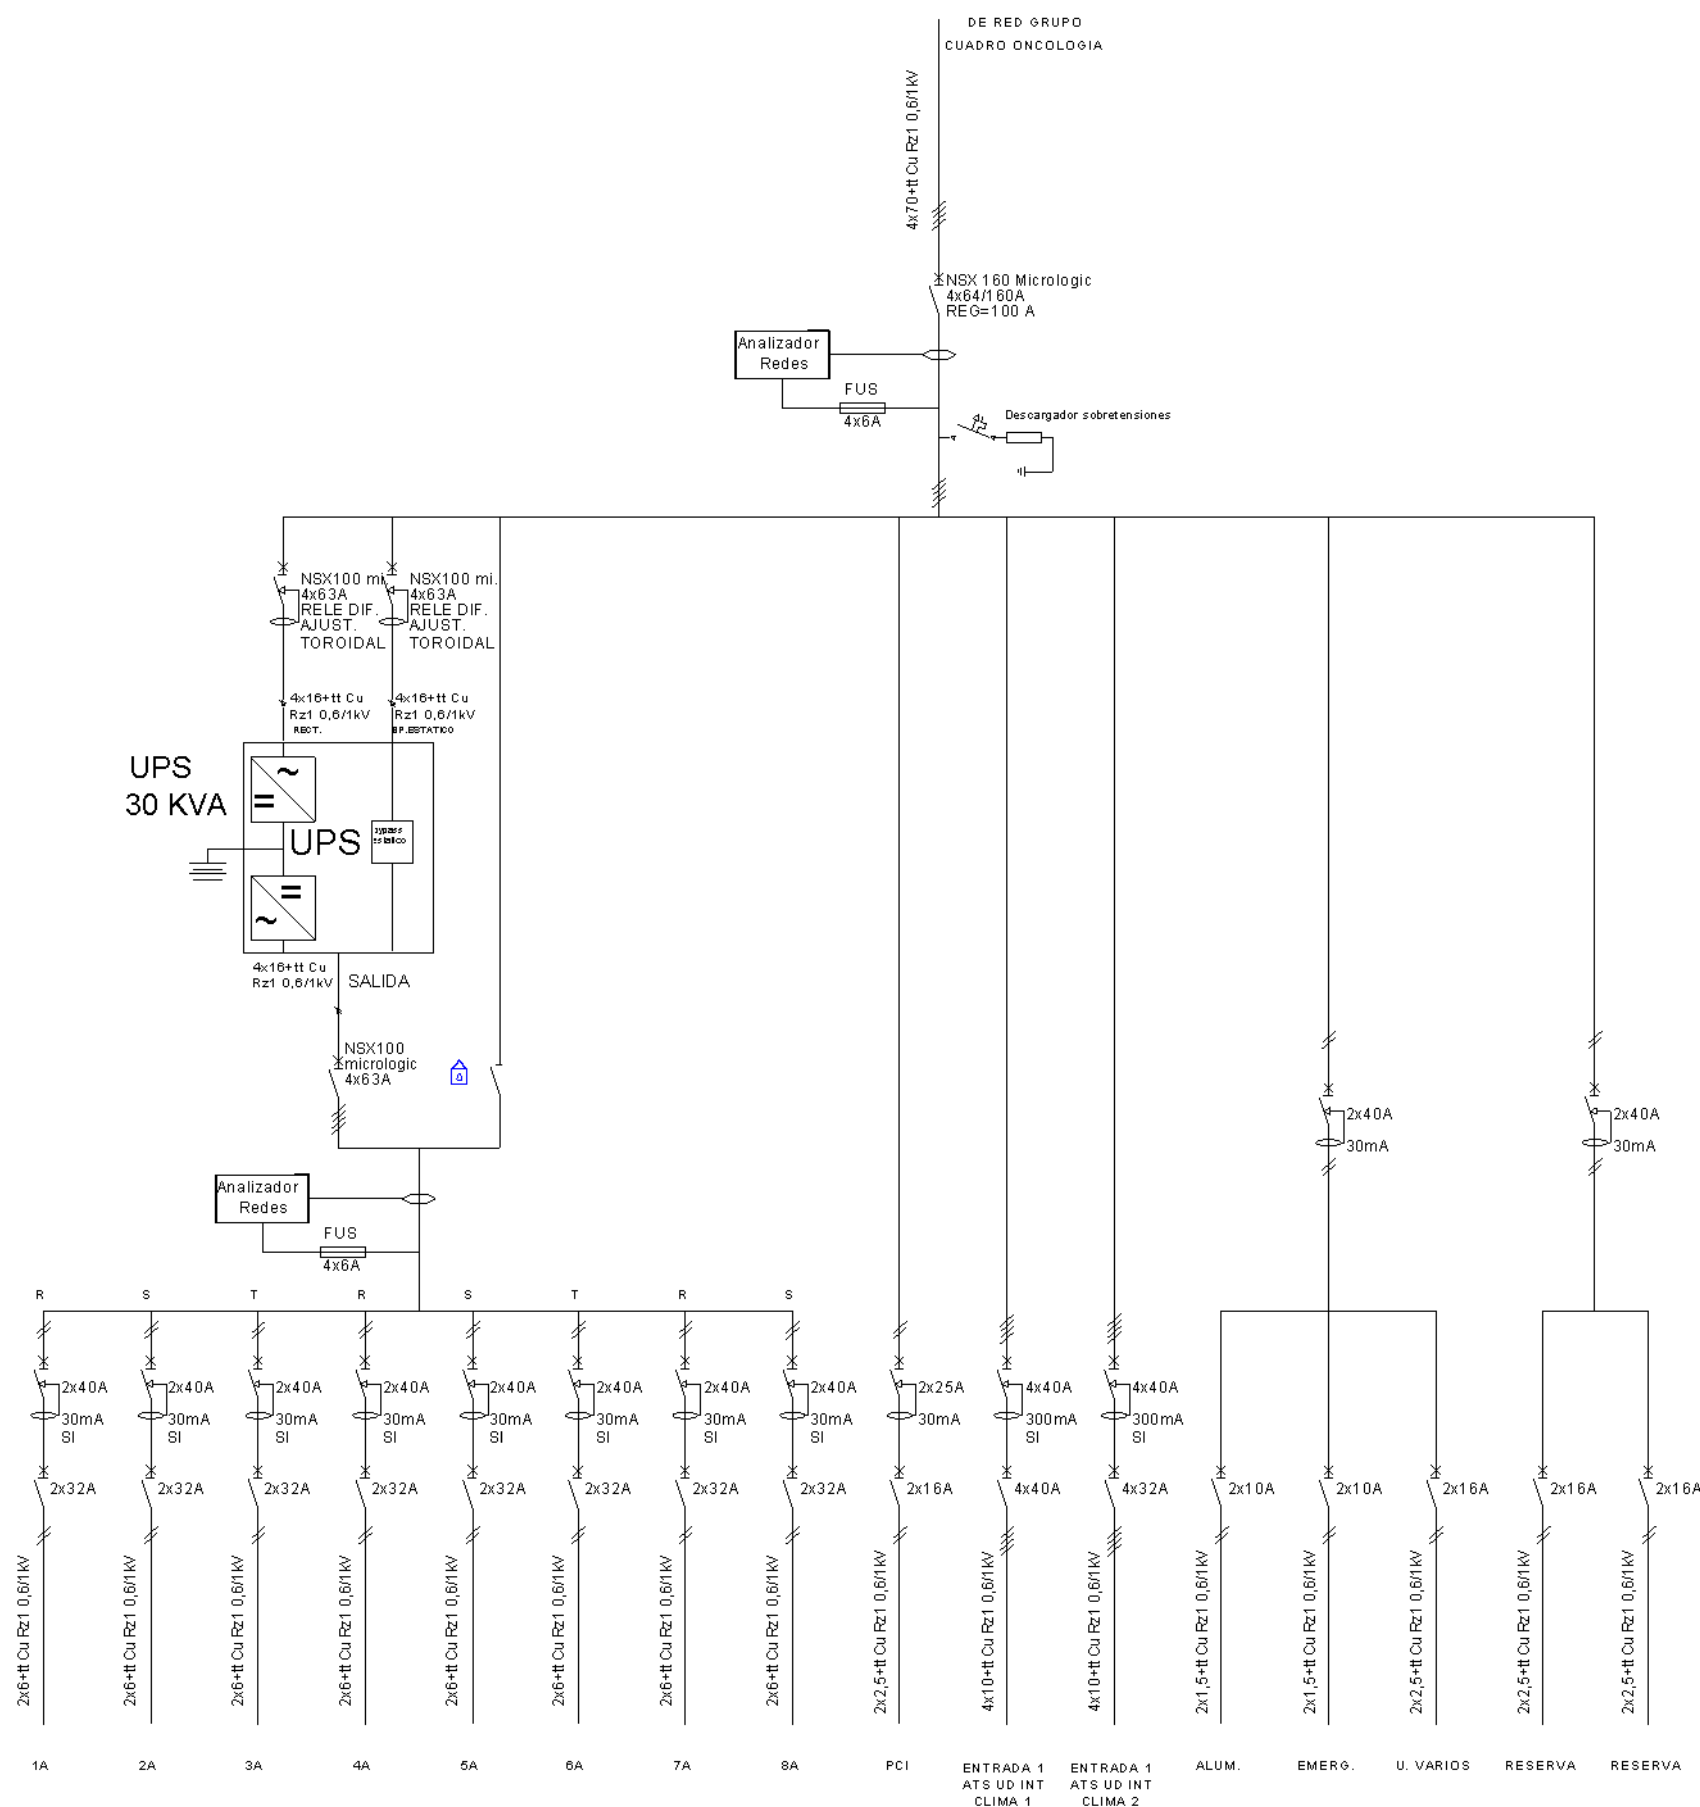

Nº Revisión	Descripción	Fecha
I	UBICACIÓN REPARTIDOR	22.07.2022
0	PLANO ORIGINAL	21.07.2022


PROYECTO DE EJECUCIÓN DE NUEVO CPD

INSTALACION ELECTRICIDAD

ESQUEMA UNIFILAR-RAMA A

Dibujado por	JDG	Escala	:
Comprobado por	ACR	006.3	
Fecha	julio 2022		

Leyenda

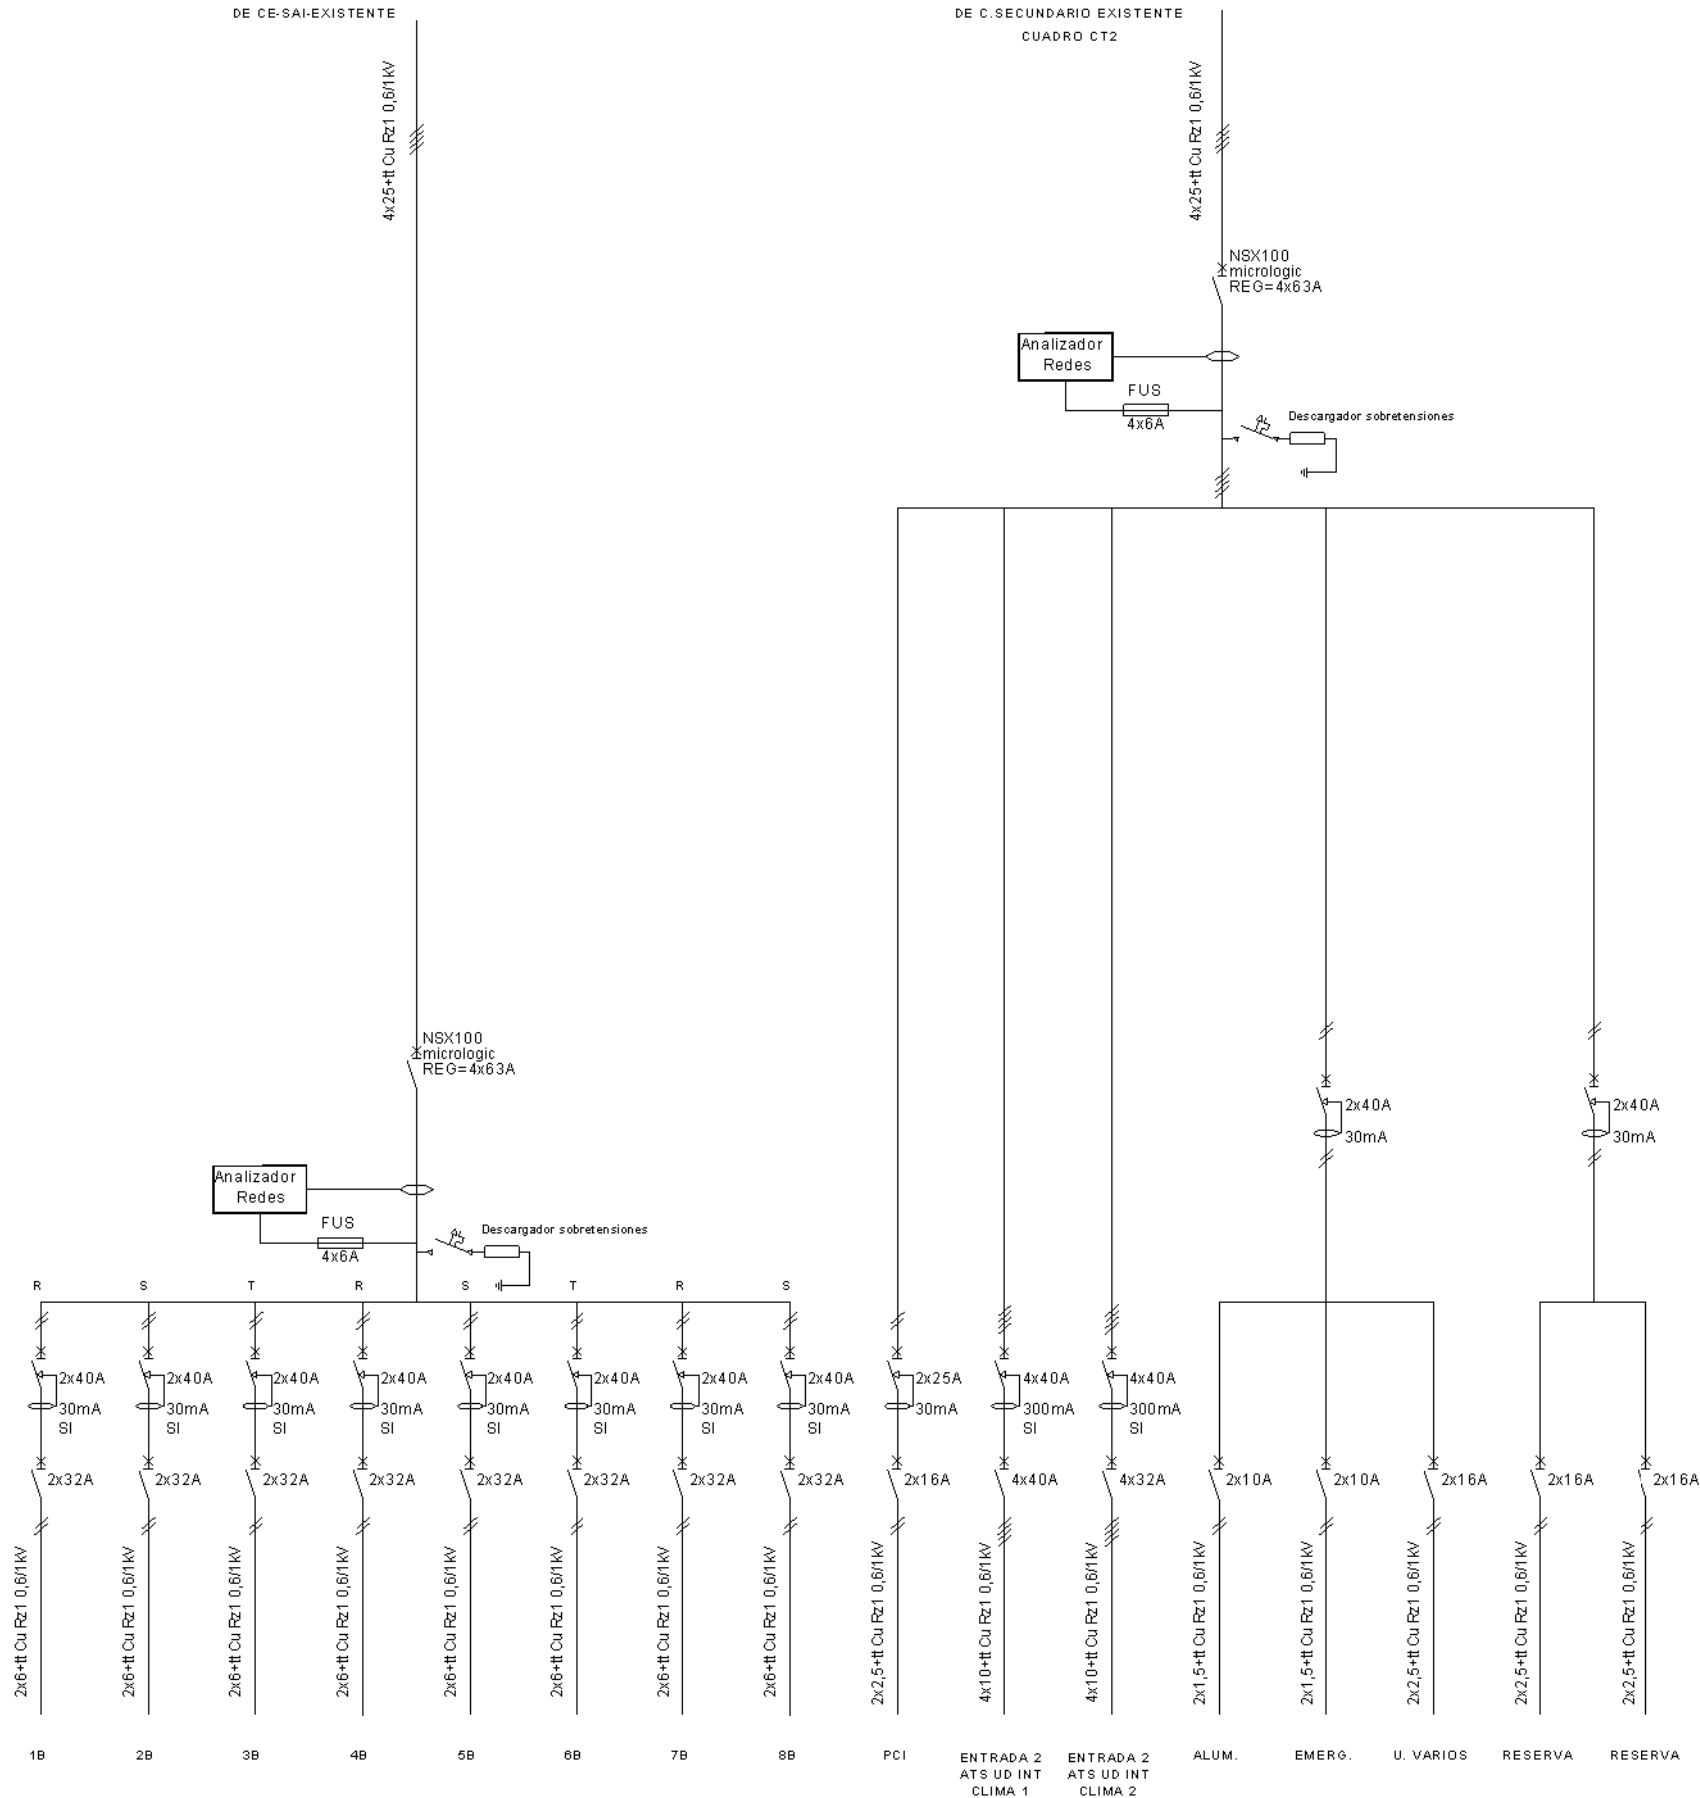


Nº Revisión	Descripción	Fecha
I	UBICACIÓN REPARTIDOR	22.07.2022
0	PLANO ORIGINAL	21.07.2022

PROYECTO DE EJECUCIÓN DE
NUEVO CPD


INSTALACION ELECTRICIDAD
ESQUEMA UNIFILAR-RAMA B

Dibujado por	JDG	Escala	s/e
Comprobado por	ACR		
Fecha	julio 2022		

006.4

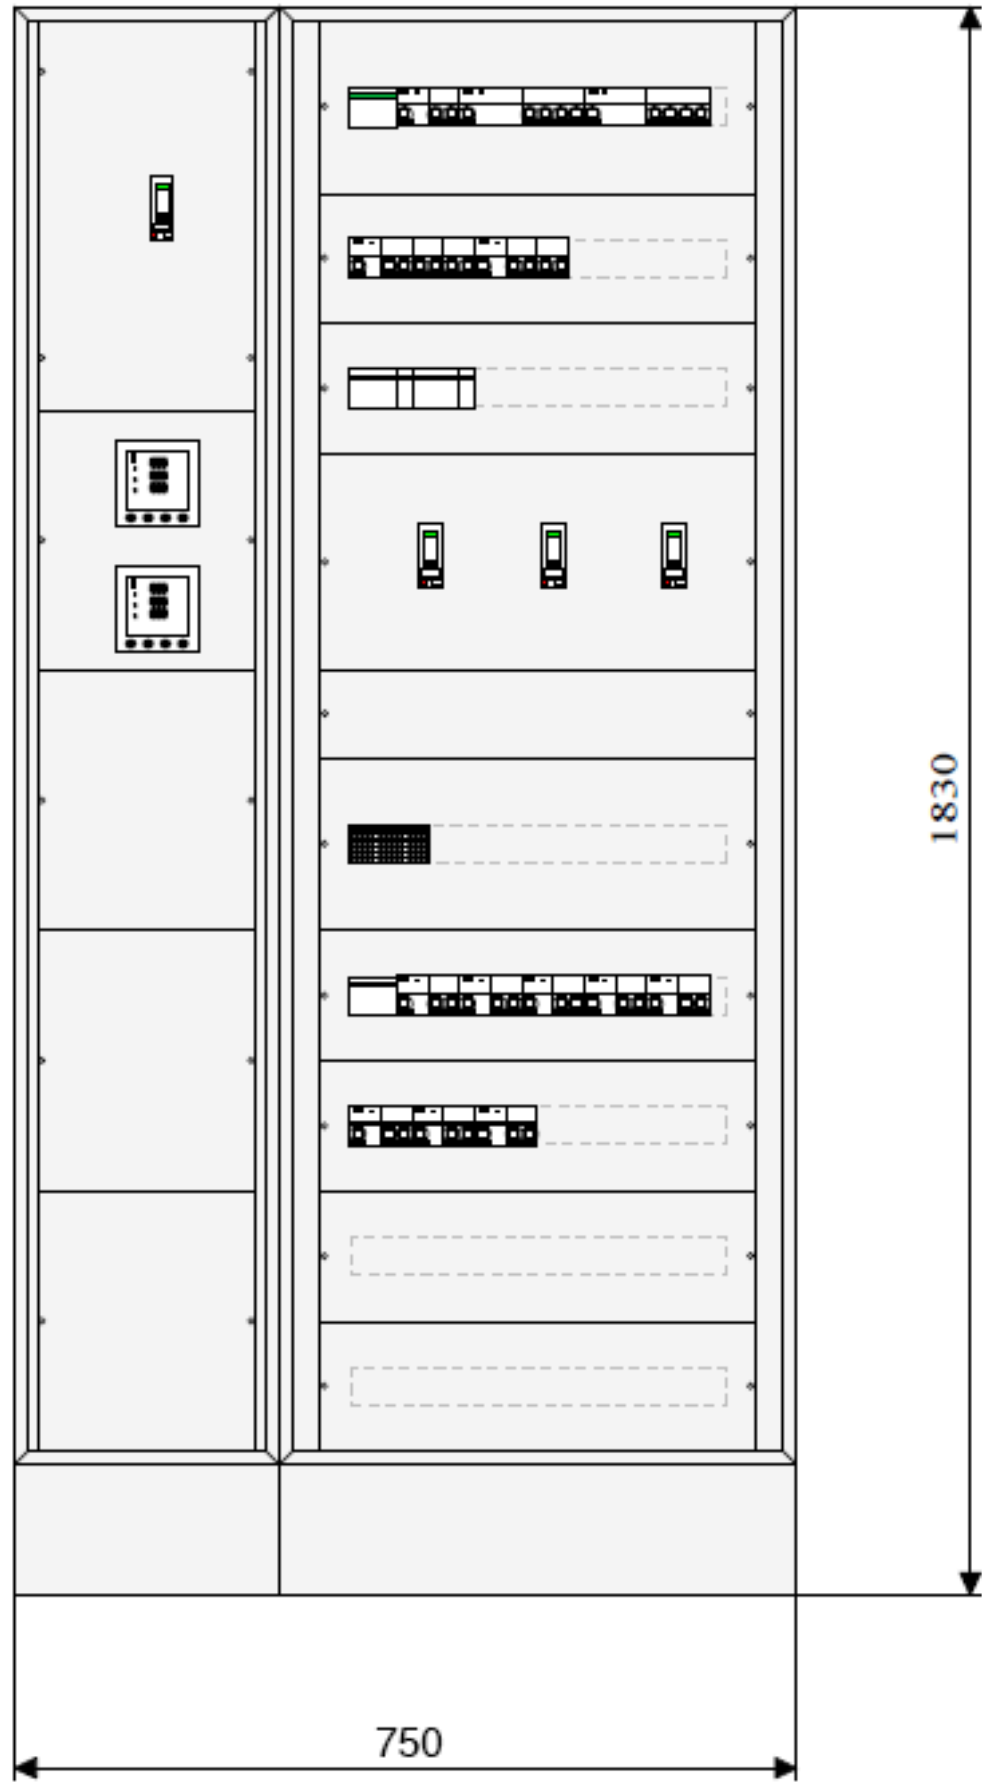

CE-CPD-A

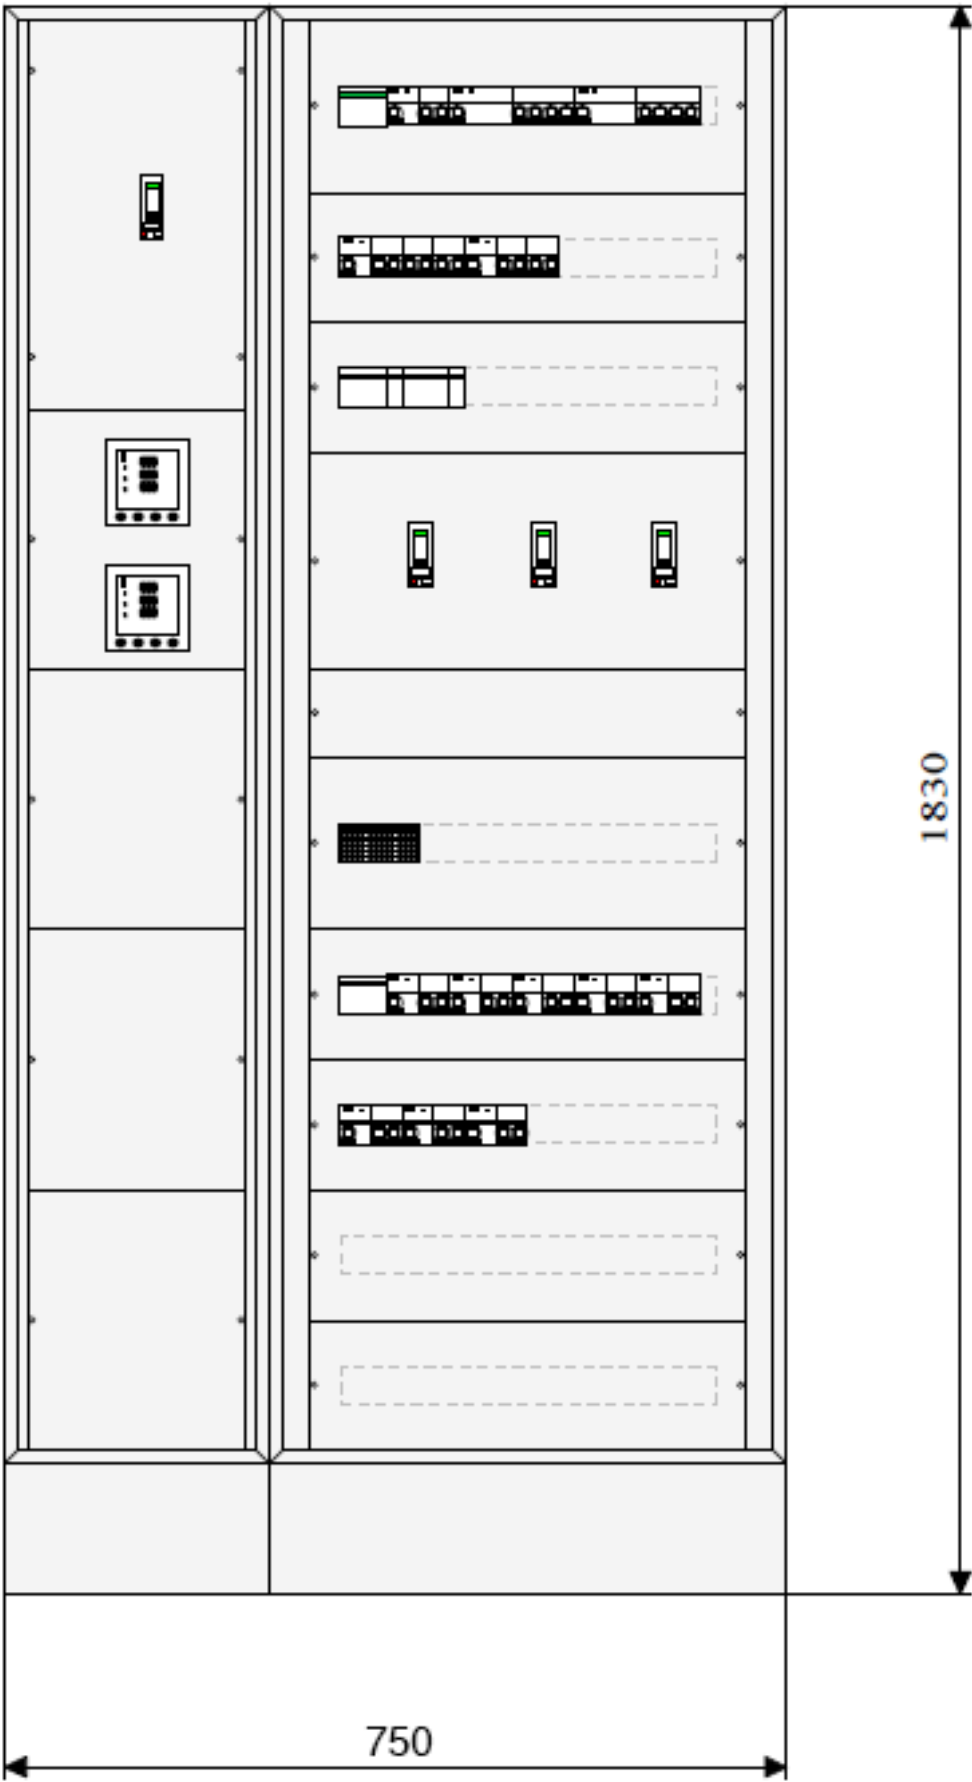

CE-CPD-B


H. U. de Fuenlabrada
Camino del Molino 2
Fuenlabrada (Madrid)

Leyenda


Nº Revisión	Descripción	Fecha
I	UBICACIÓN REPARTIDOR	22.07.2022
0	PLANO ORIGINAL	21.07.2022

PROYECTO DE EJECUCIÓN DE NUEVO CPD		
INSTALACION ELECTRICIDAD ALAZDO CUADRO		
Dibujado por	JDG	Escala
Comprobado por	ACR	Autorizador
Fecha	julio 2022	006.5

Leyenda

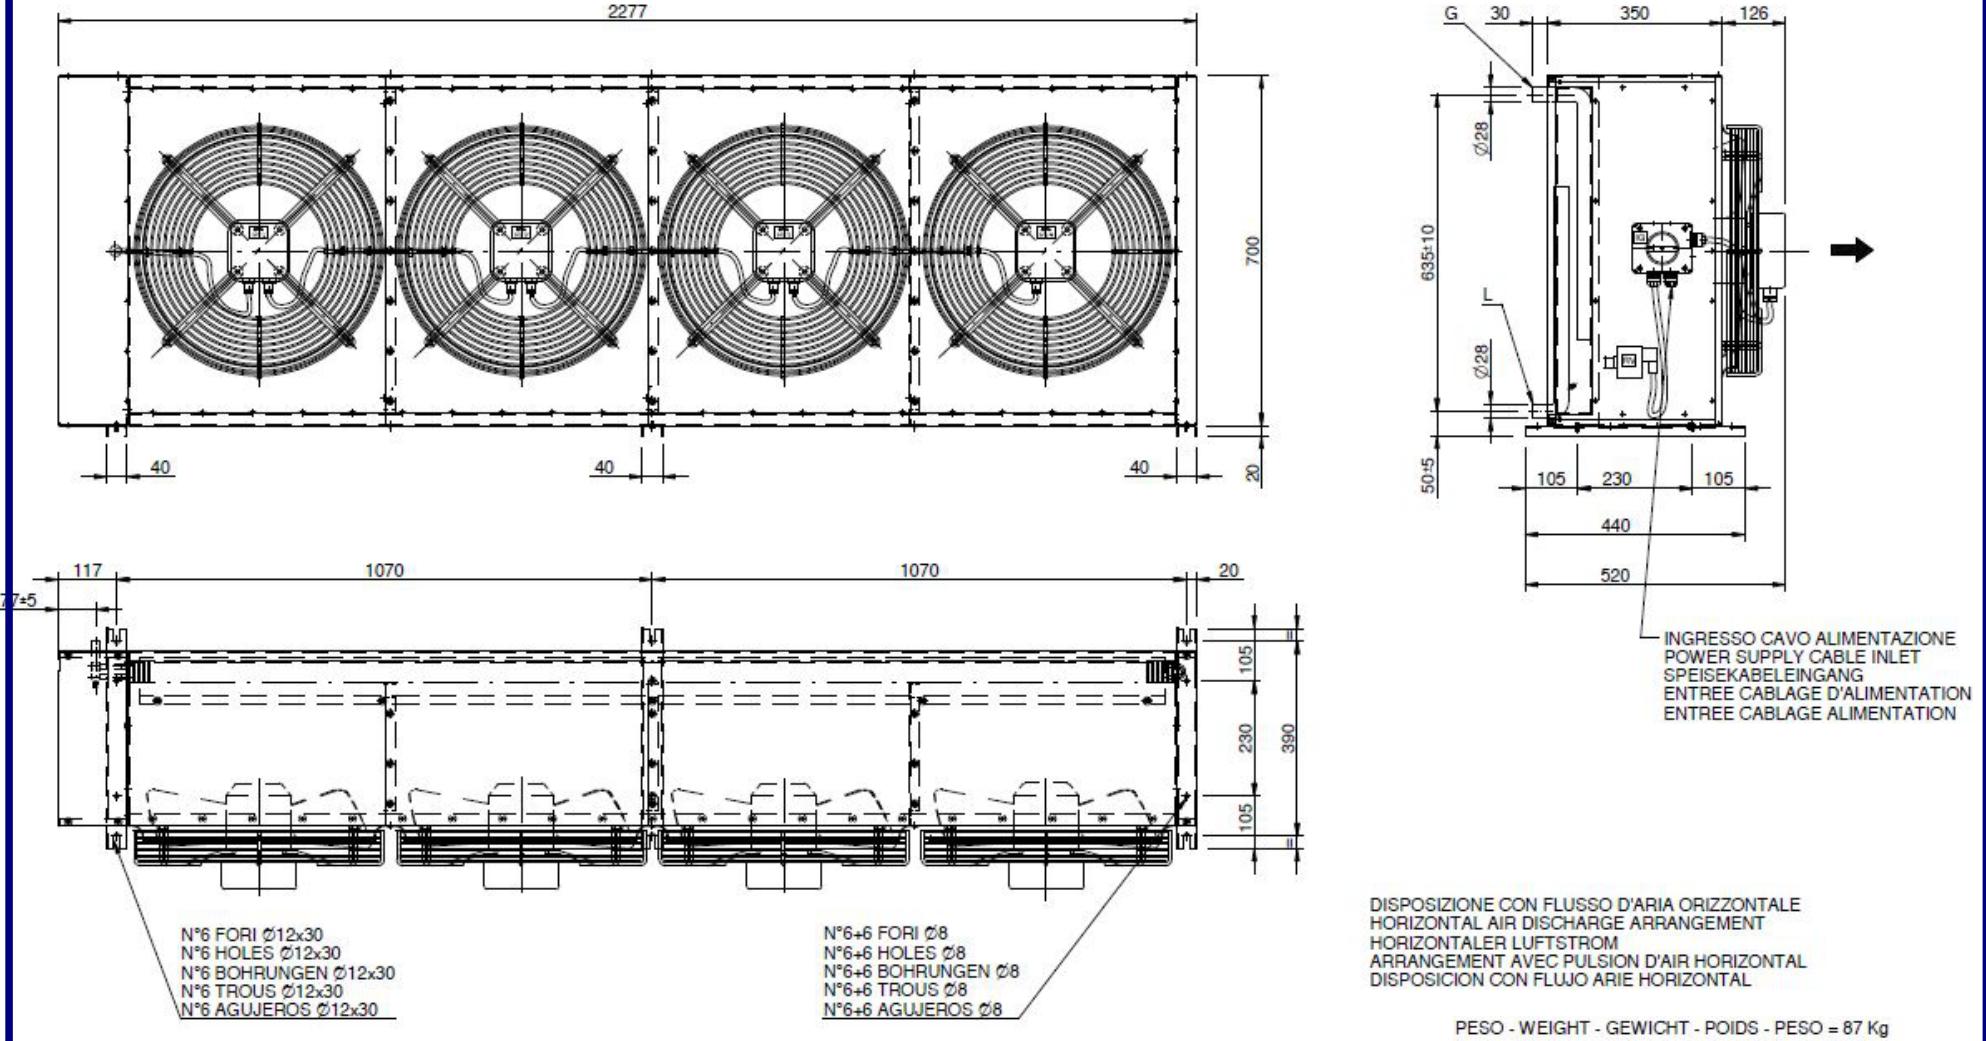

CONDENSADORA

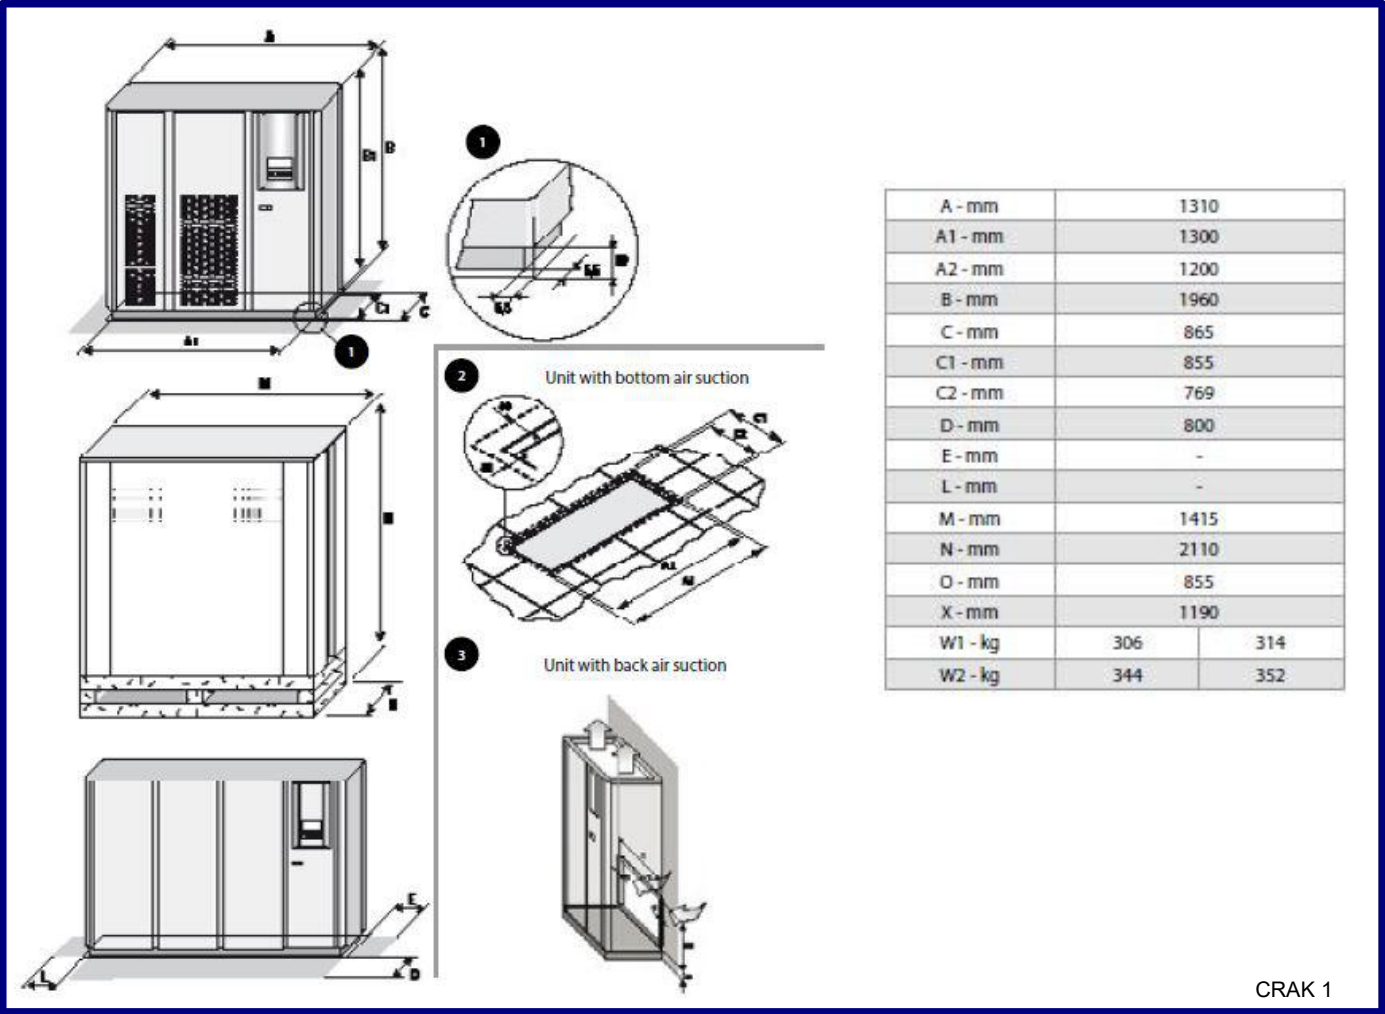


PROYECTO DE EJECUCIÓN DE
NUEVO CPD

INSTALACION CLIMATIZACION
CRAC I - DIMENSIONES

Dibujado por	JDG	Escala	s/e
Comprobado por	ACR		
Fecha	julio 2022		

007.2

 Leyenda




Nº Revisión	Descripción	Fecha
I	UBICACIÓN REPARTIDOR	22.07.2022
0	PLANO ORIGINAL	21.07.2022

PROYECTO DE EJECUCIÓN DE NUEVO CPD


INSTALACION CLIMATIZACION CRAC 2 (DUAL FLUID)

Dibujado por	JDG	Escala	Autorizador
Comprobado por	ACR	007.3	
Fecha	julio 2022		

Leyenda

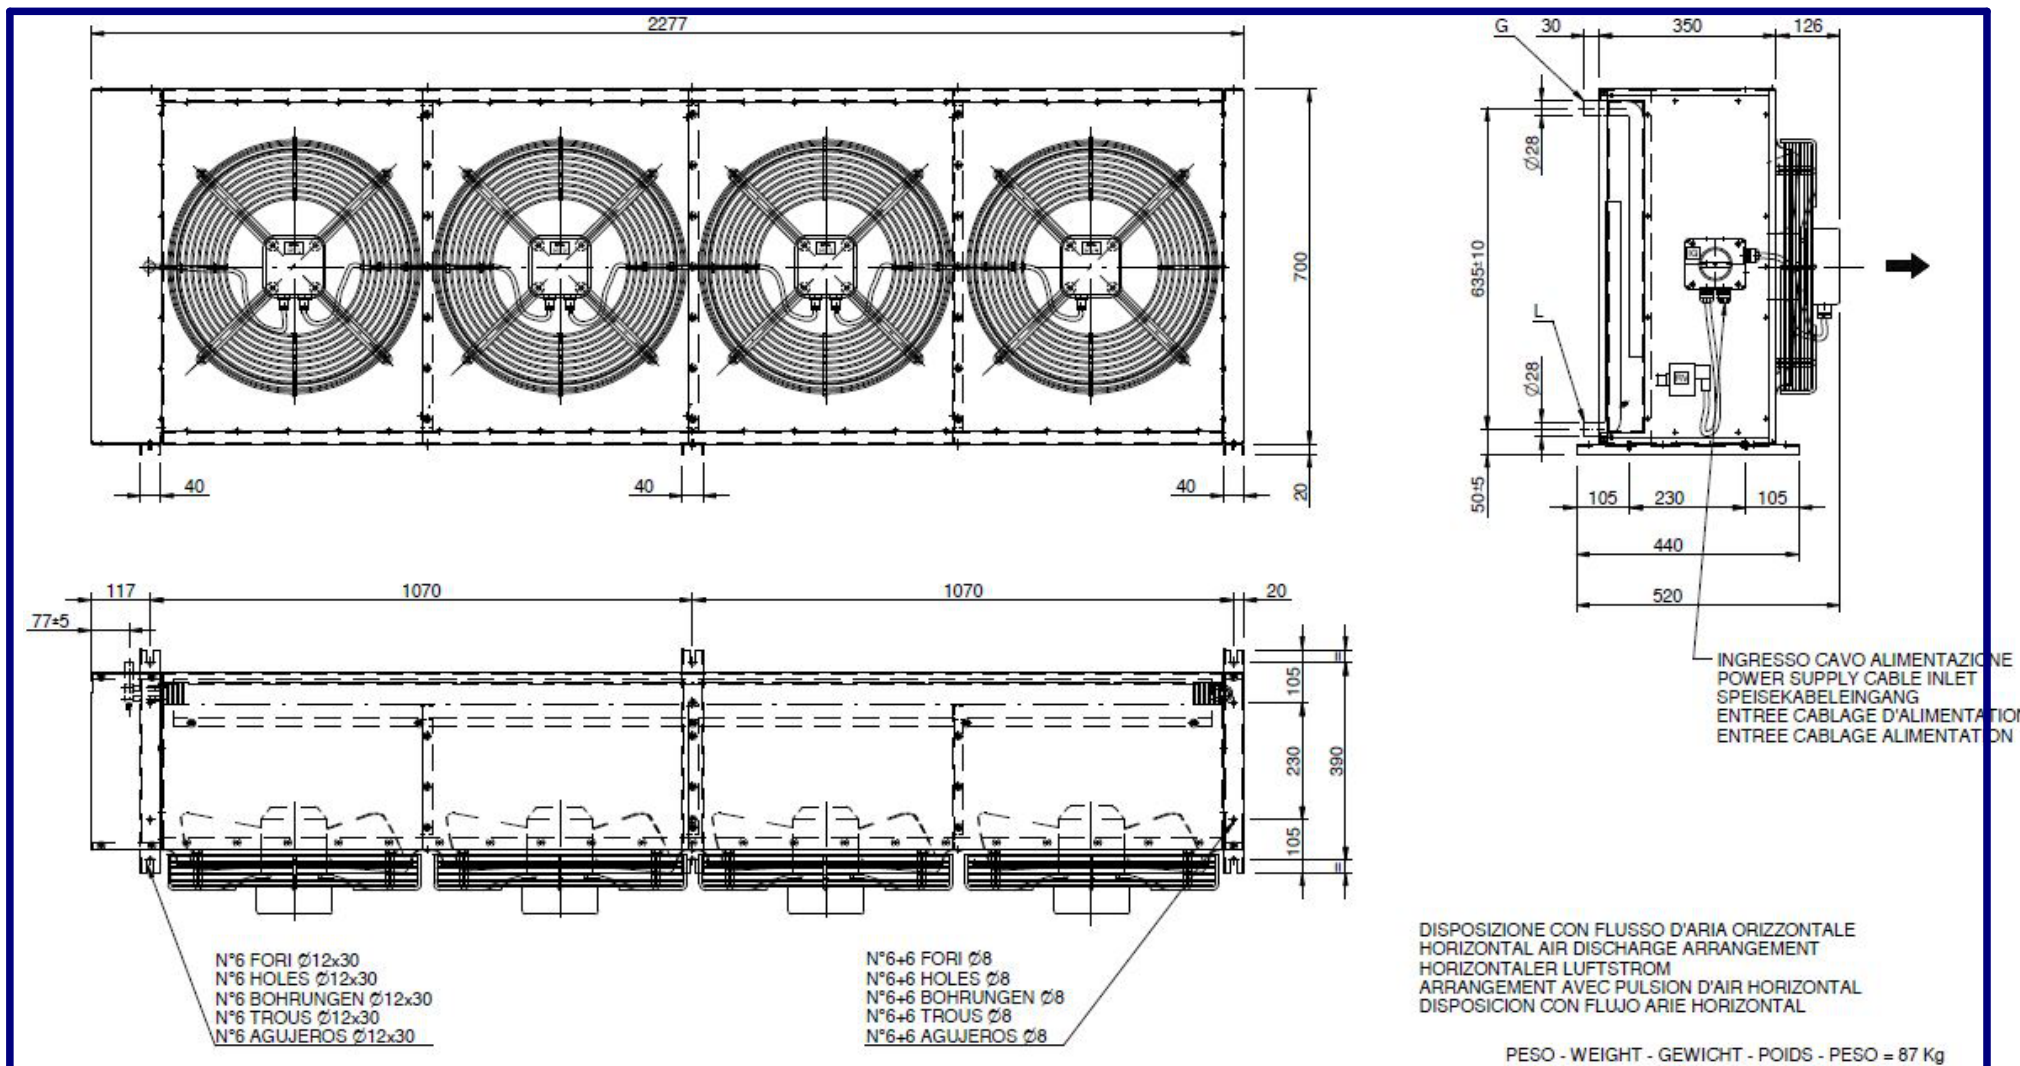

CONDENSADORA

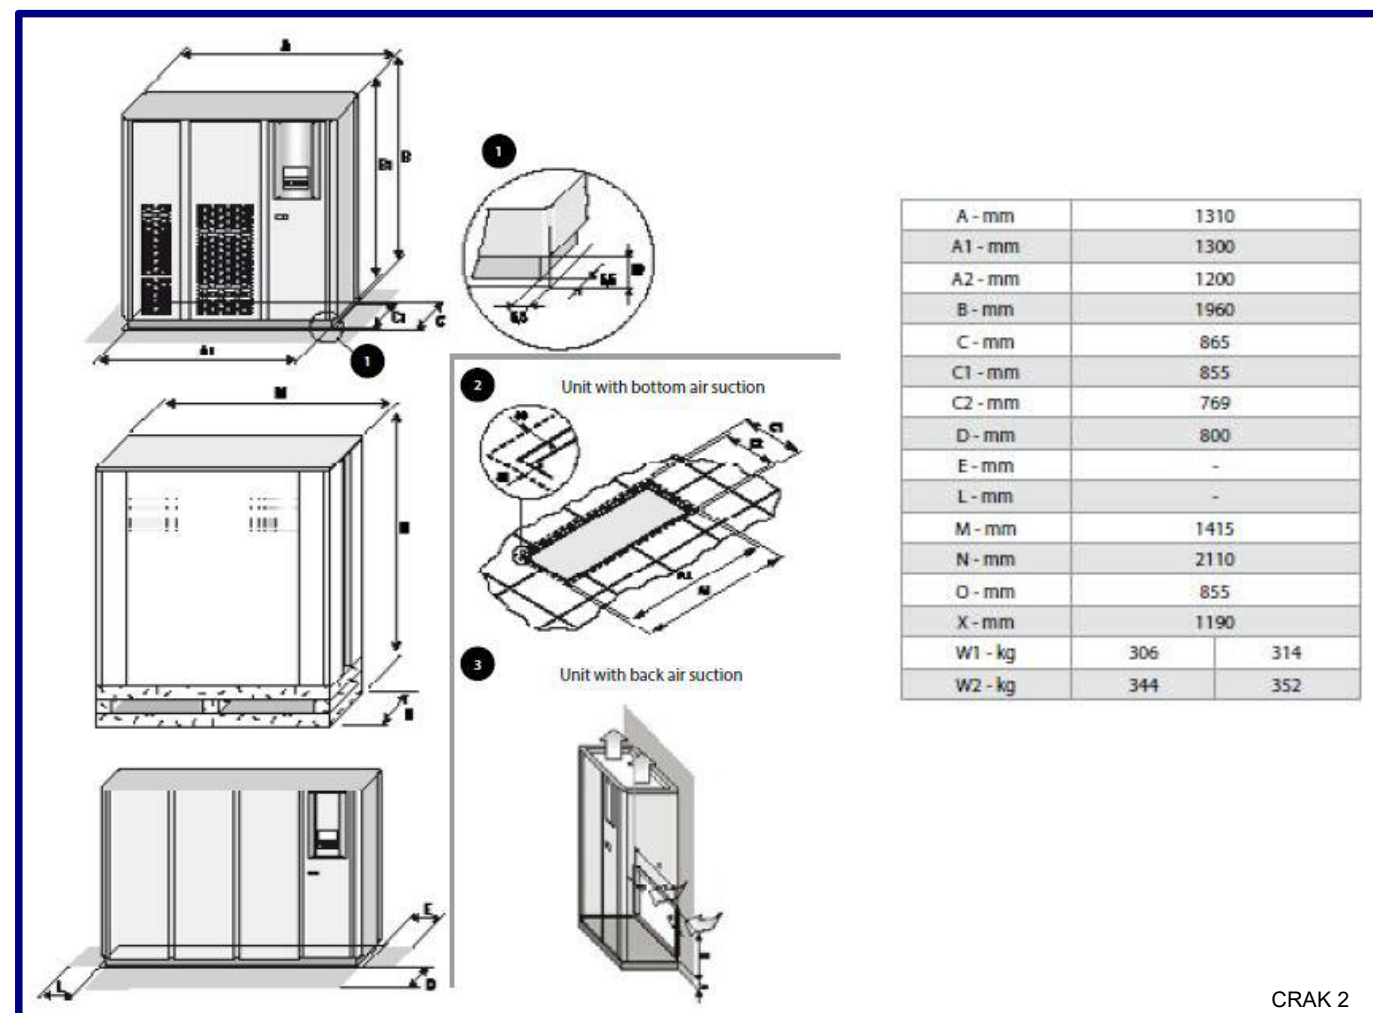


PROYECTO DE EJECUCIÓN DE
NUEVO CPD


INSTALACION CLIMATIZACION
CRAC 2 - DIMENSIONES

Dibujado por	JDG	Escala	s/e
Comprobado por	ACR		
Fecha	julio 2022		


007.4

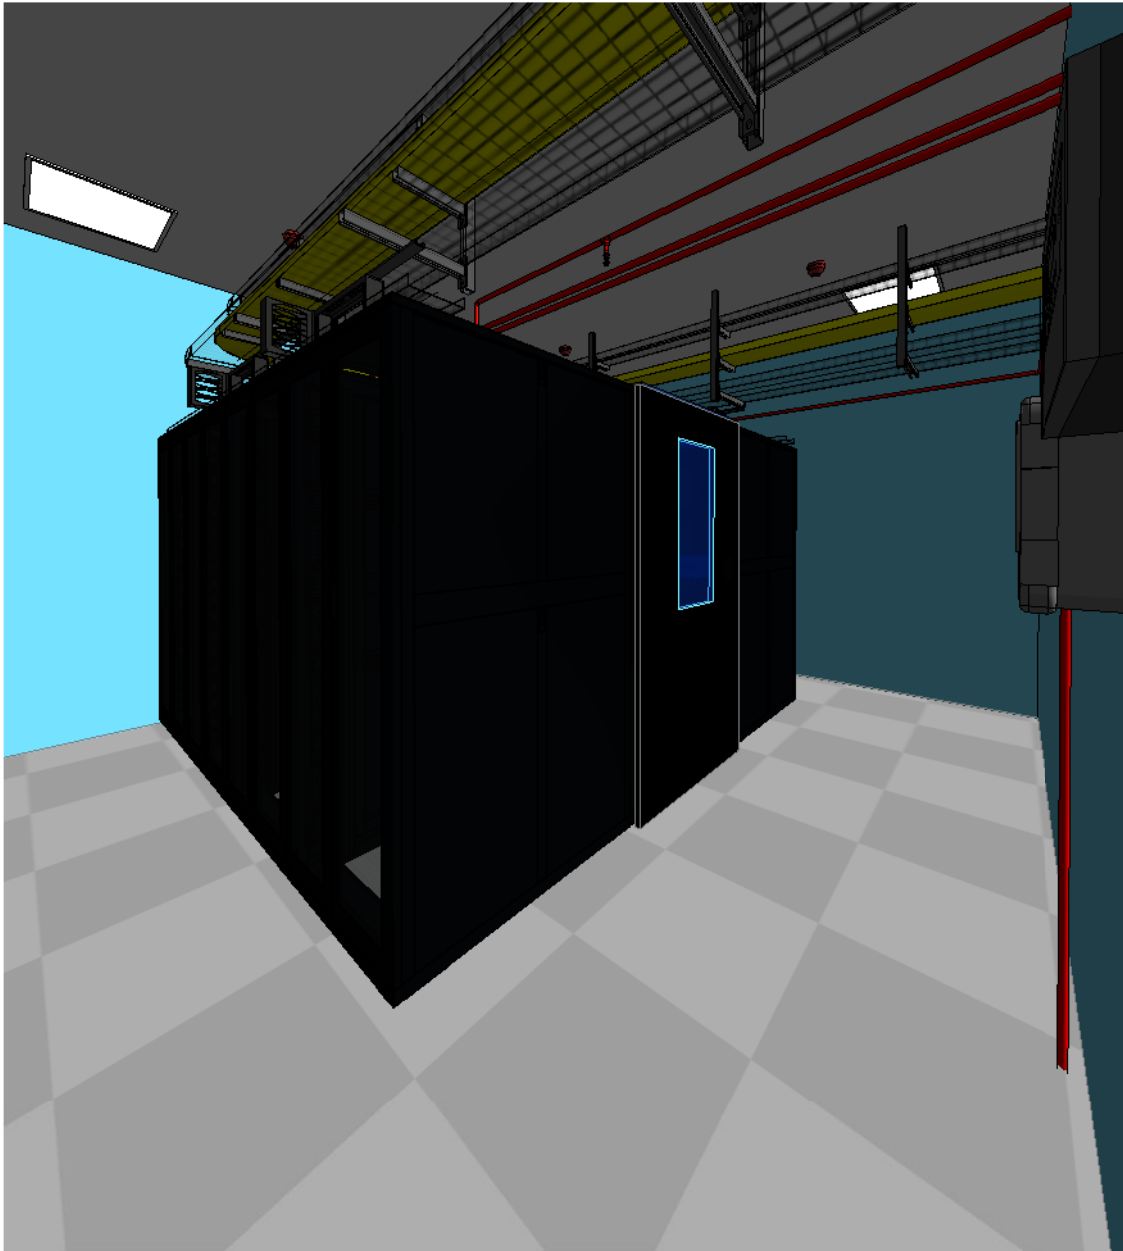


1 Vista 3D Sala Rack

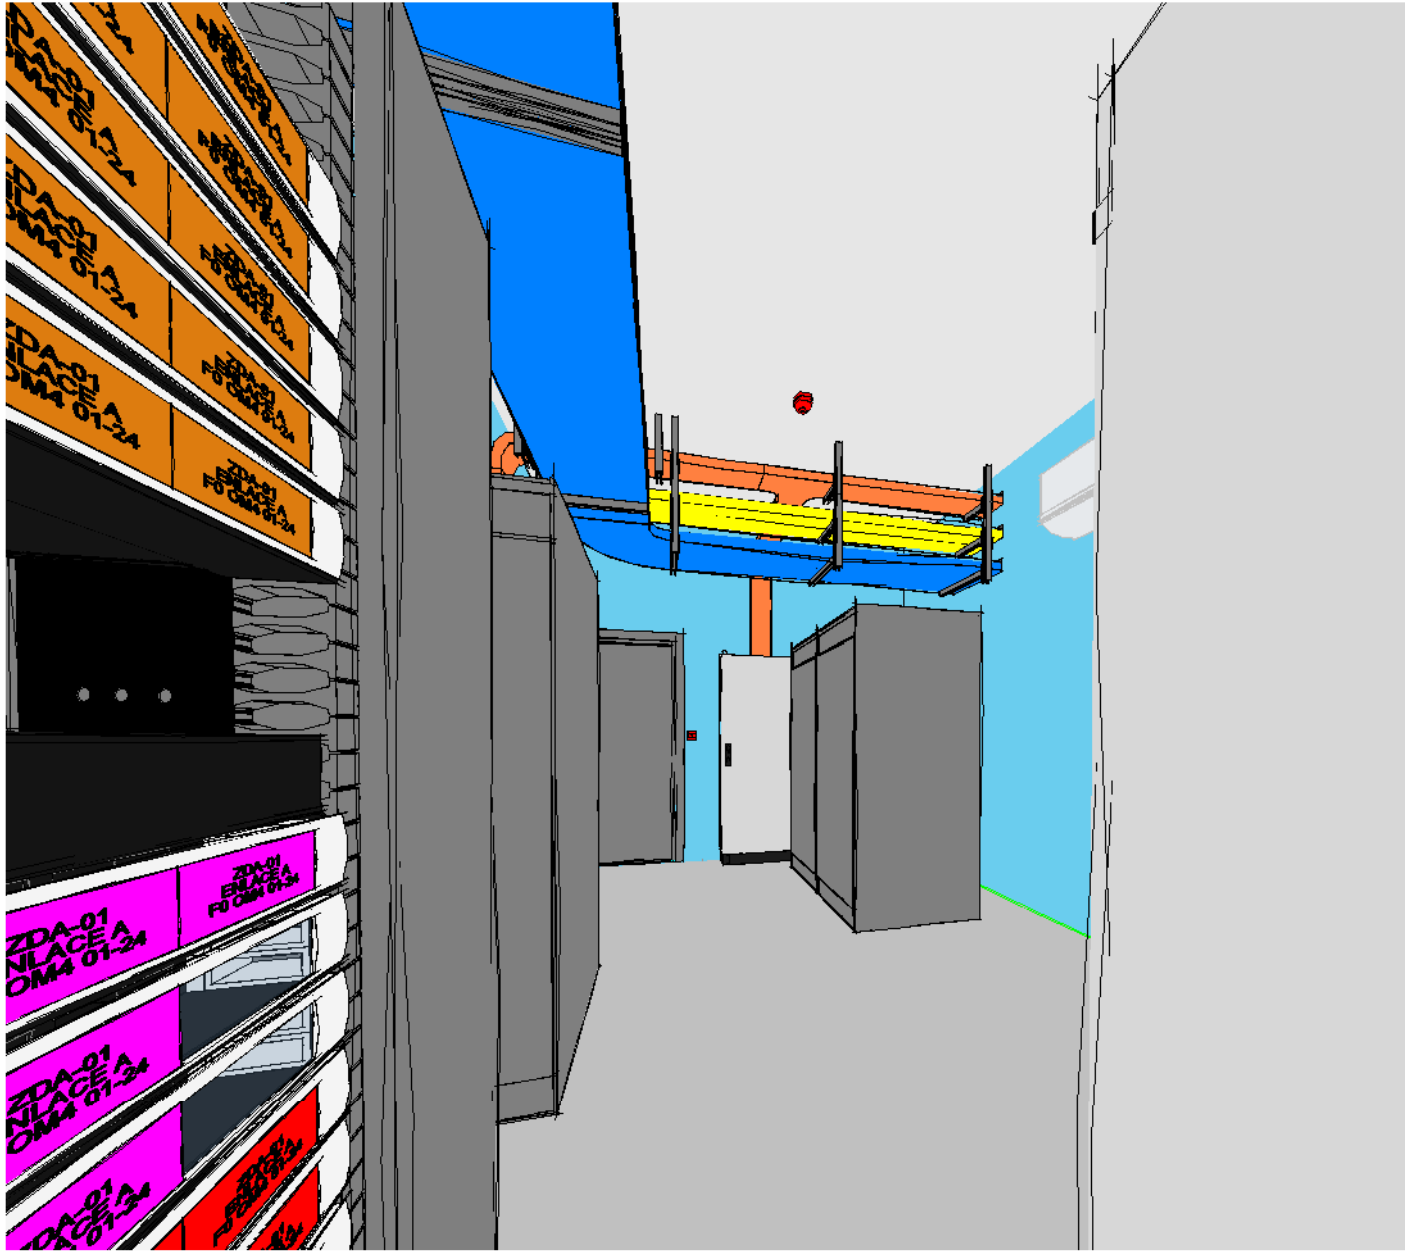

2 Vista 3D Repartidor

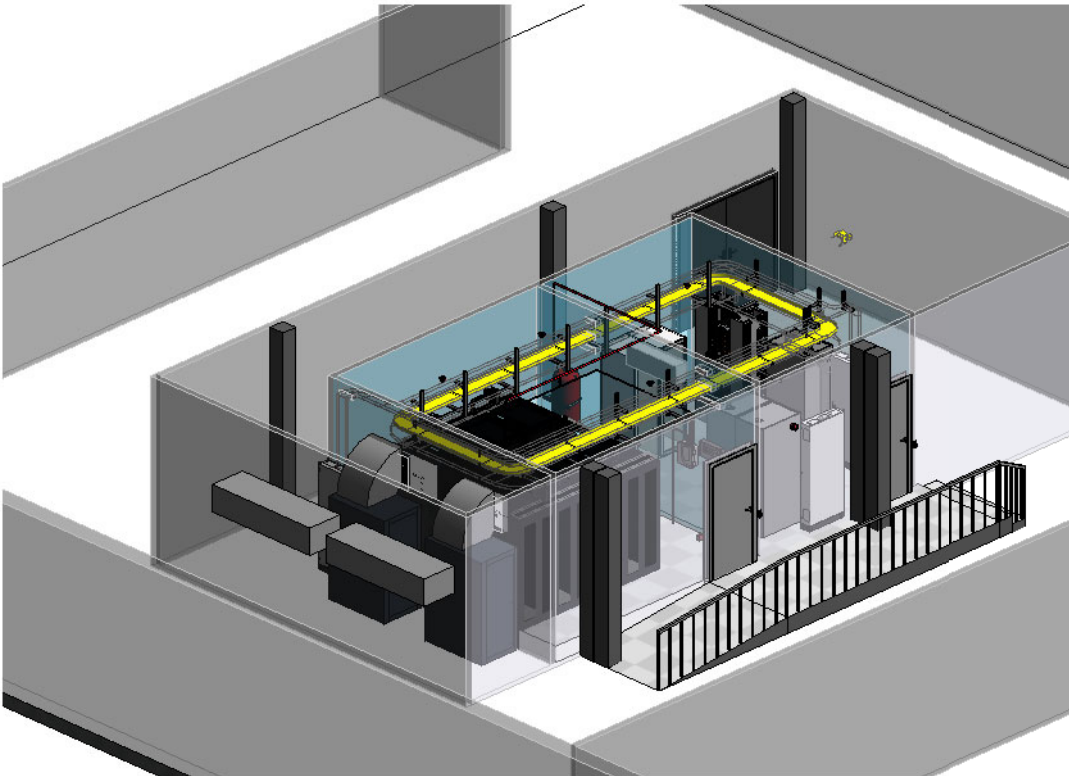

3 Vista Isométrica 1

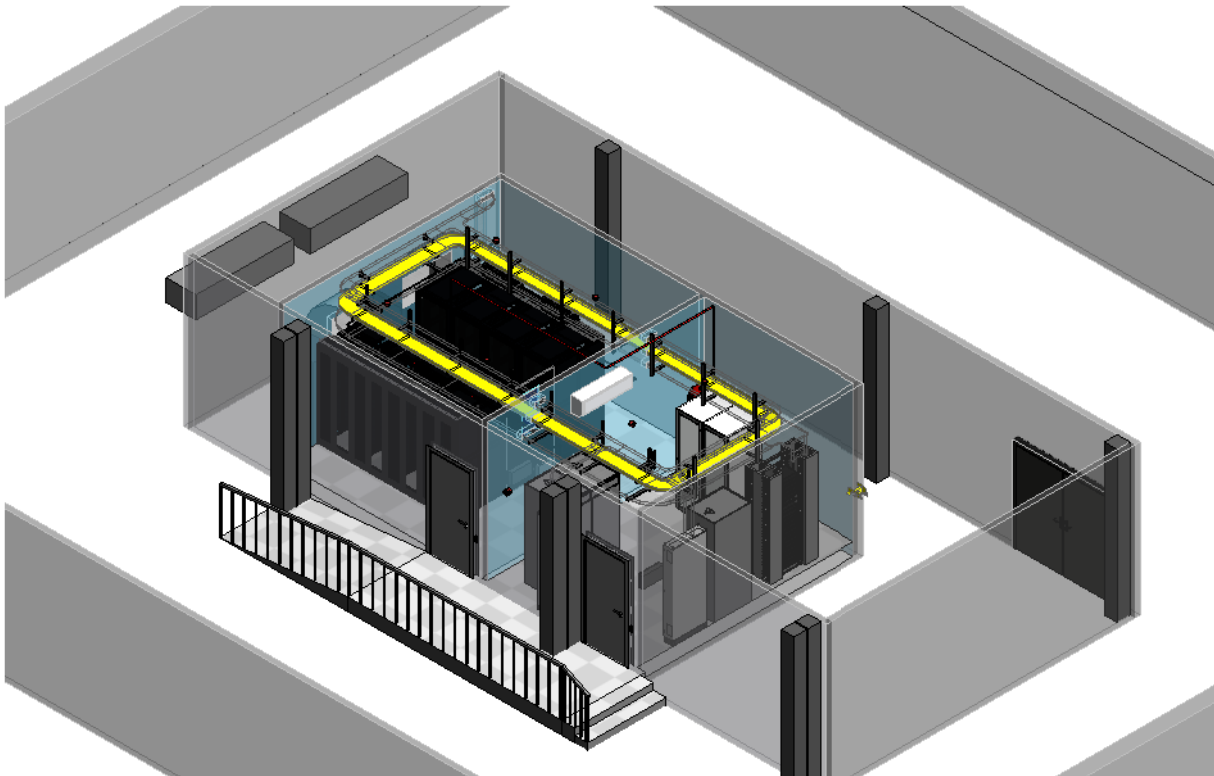

4 Vista Isométrica 2

H. U. de Fuenlabrada
Camino del Molino 2
Fuenlabrada (Madrid)

Leyenda



Nº Revisión	Descripción	Fecha
1	UBICACIÓN REPARTIDOR	22.07.2022
0	PLANO ORIGINAL	21.07.2022

PROYECTO DE EJECUCIÓN DE
NUEVO CPD

VISTAS 3D

Dibujado por	JDG	Escala
Comprobado por	ACR	
Fecha	julio 2022	

009