
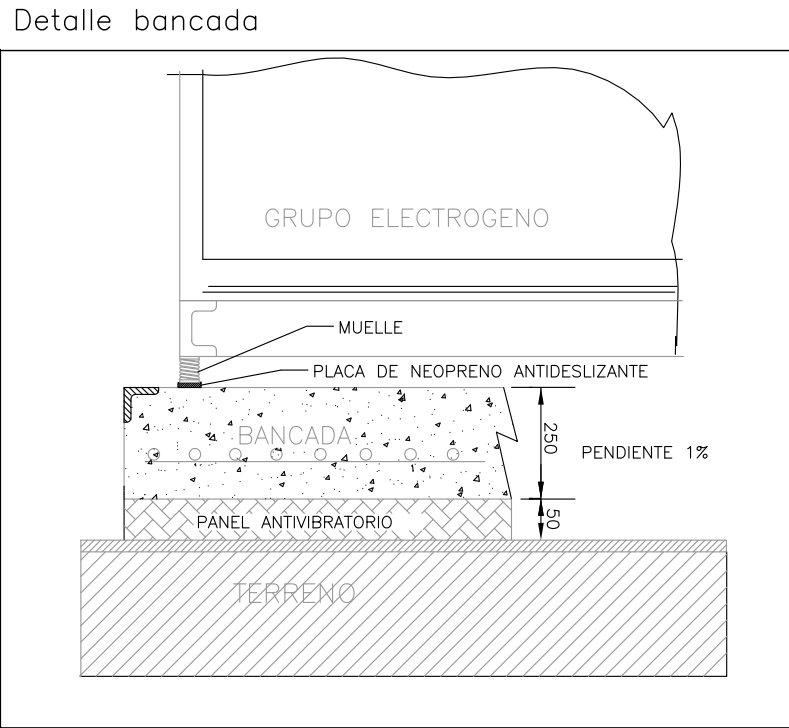
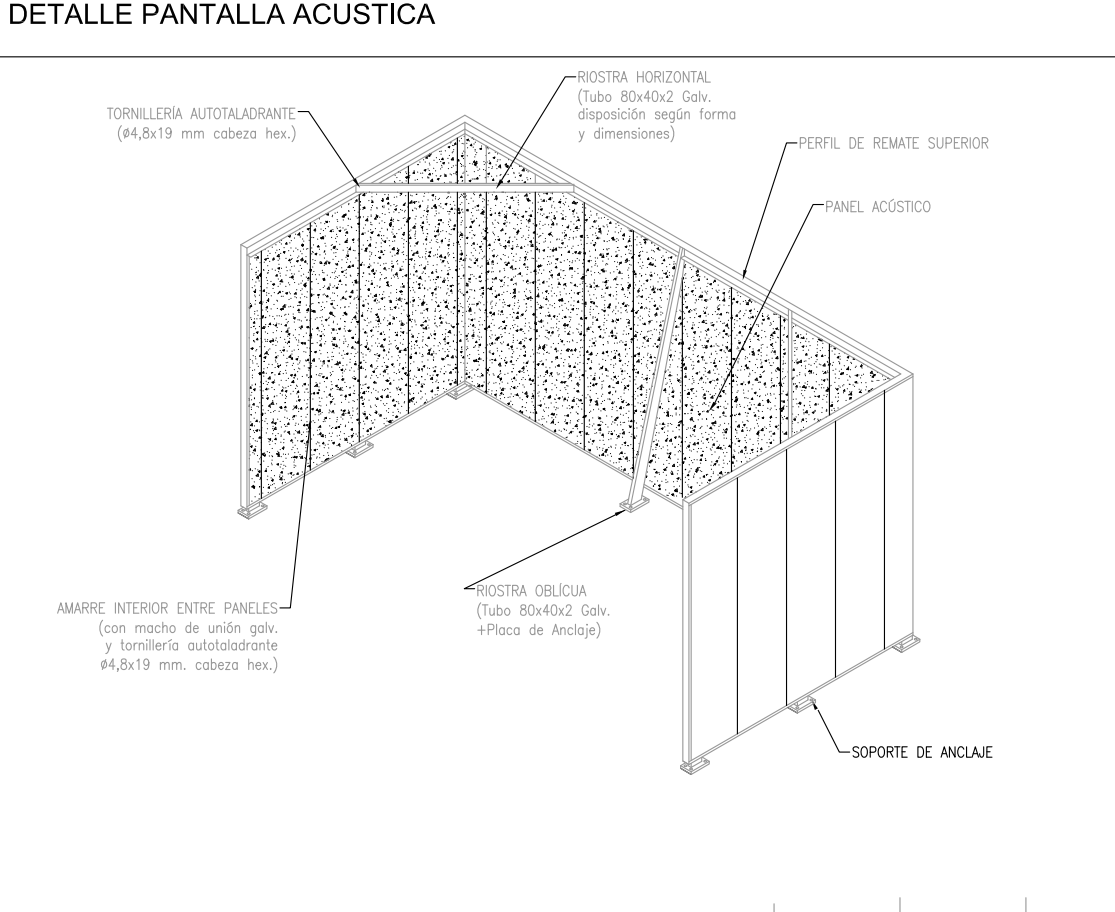
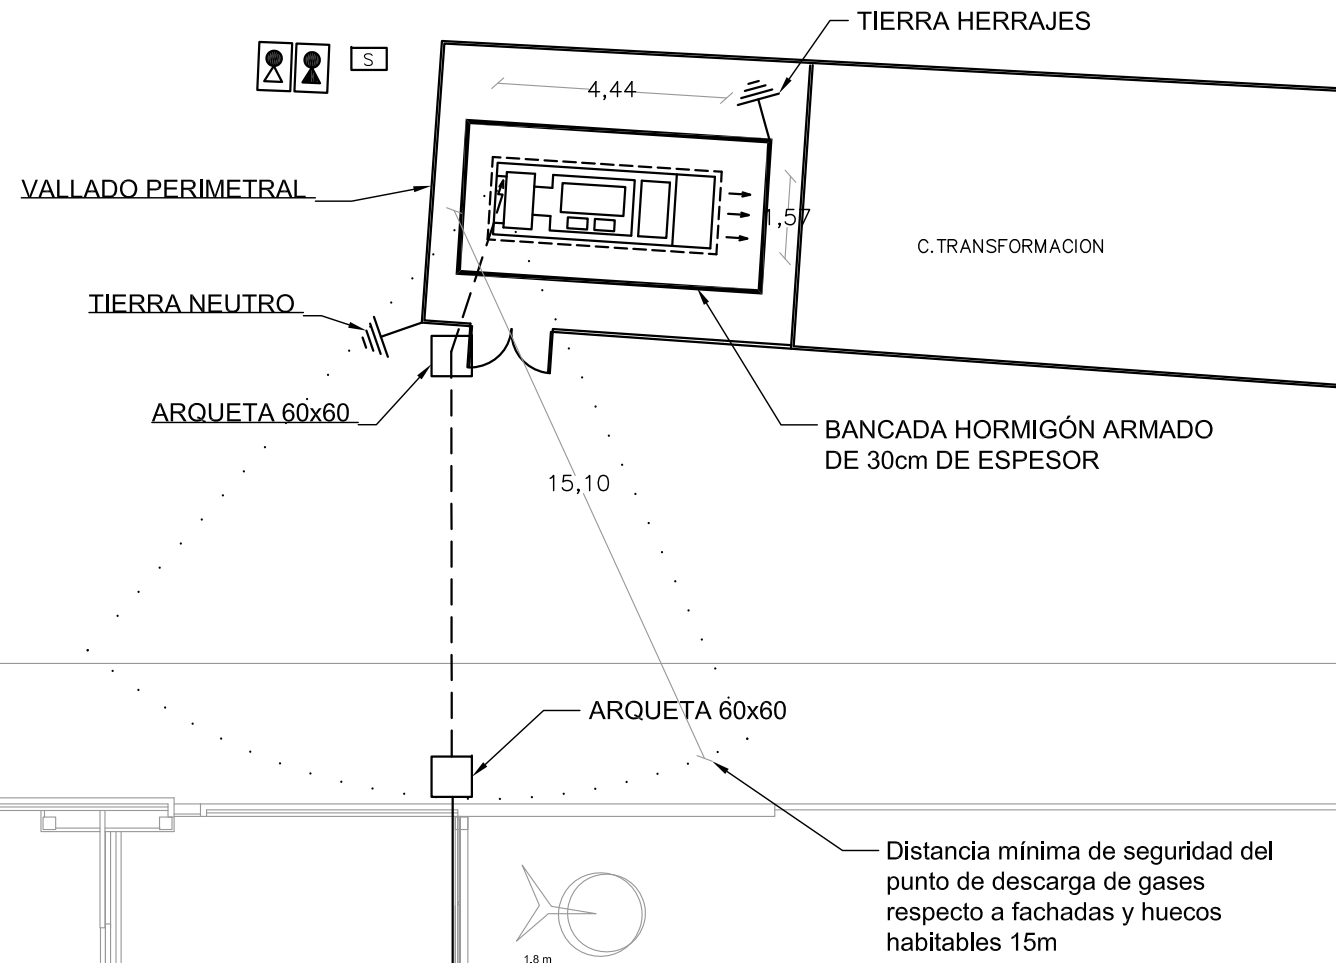
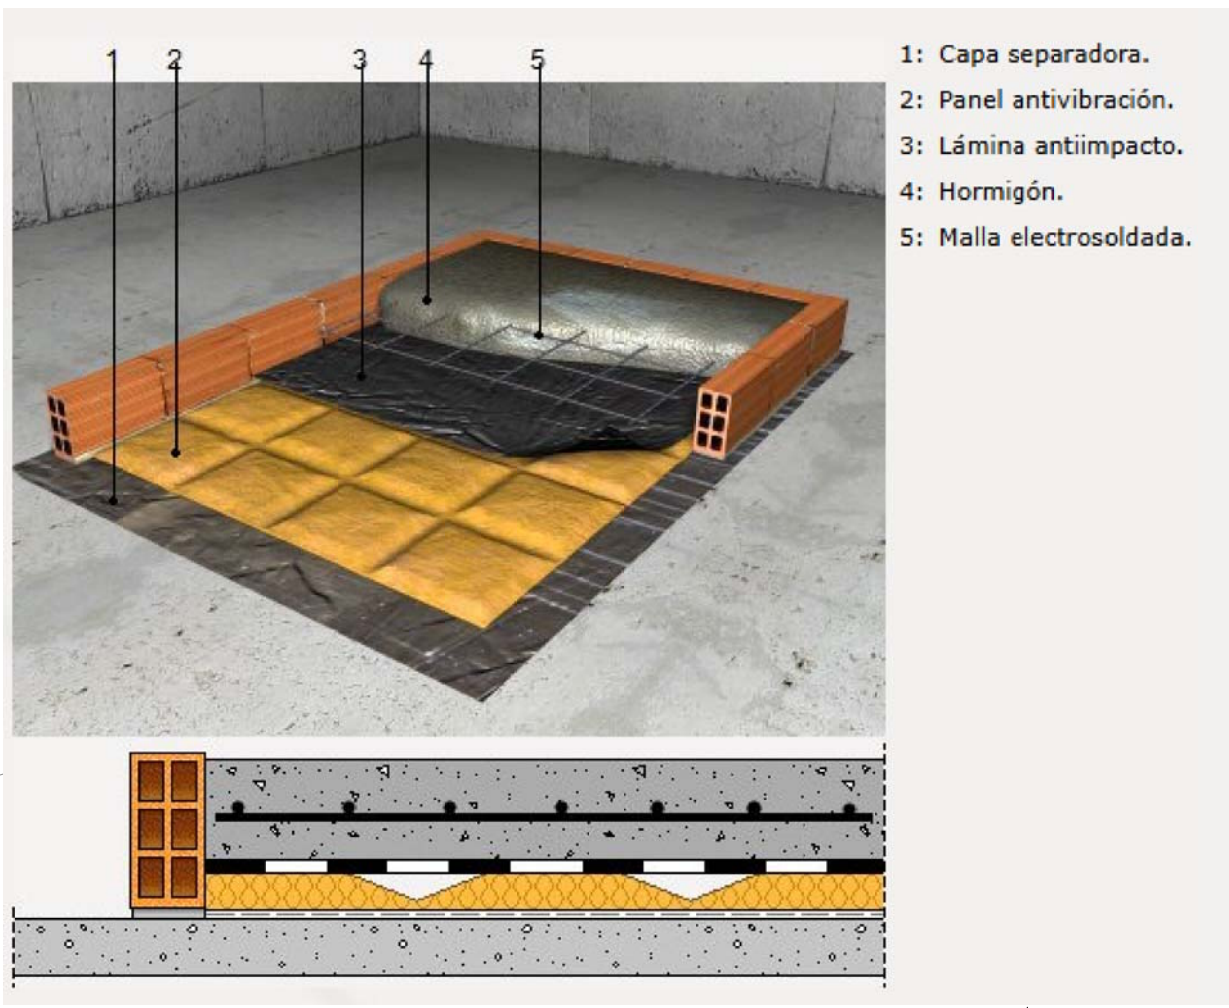


DETALLE ZANJA TUBOS 4 x Ø160

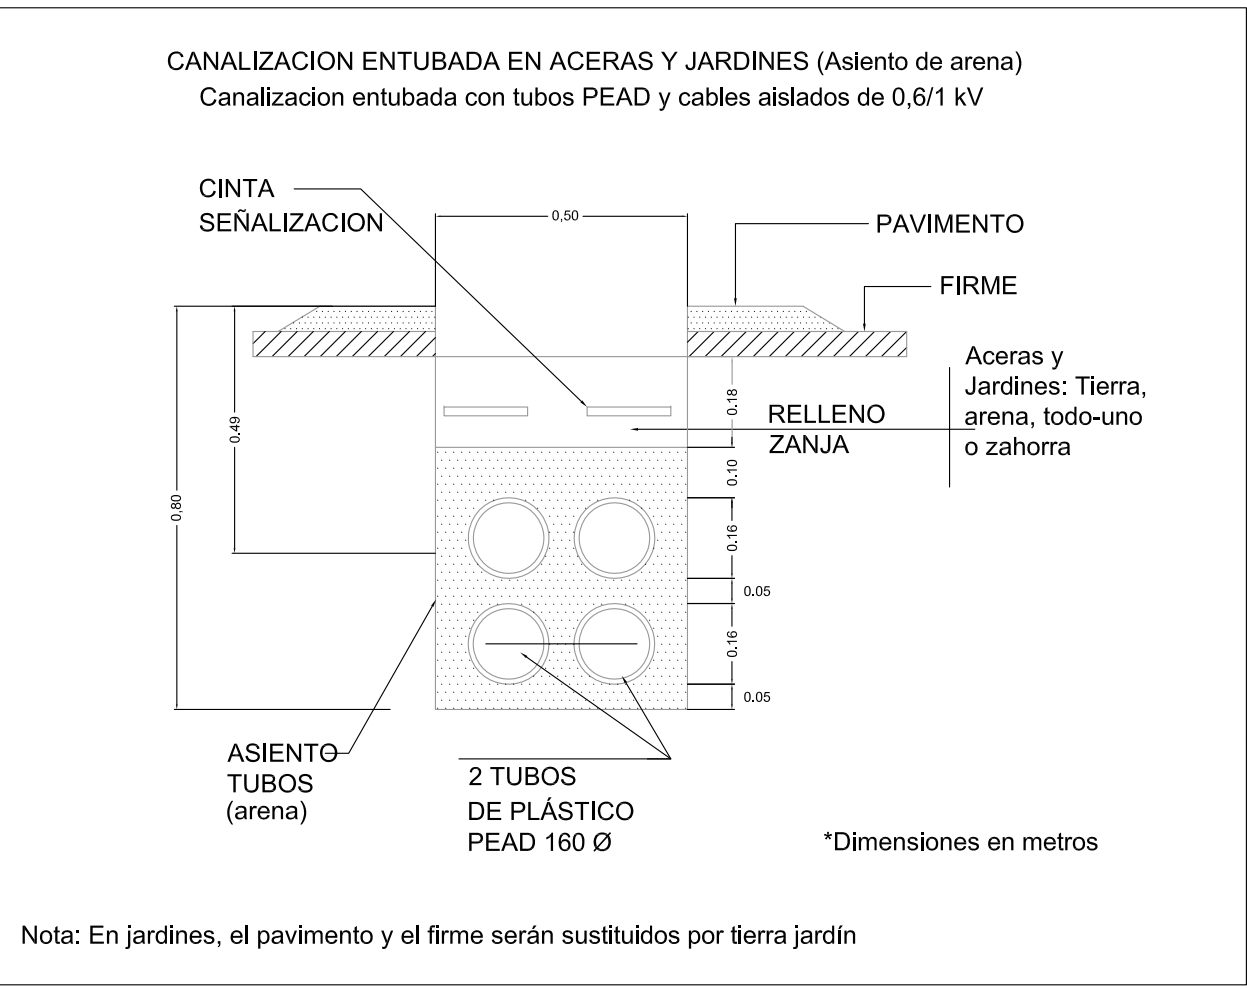

LEYENDA	
	CUADRO ELÉCTRICO
	LÍNEA ELÉCTRICA FACHADA (BANDEJA C/TAPA)
	LÍNEA ELÉCTRICA ENTERRADA (TUBOS PEAD)
	ARMARIO EXT. CON EXTINTOR CO ₂
	ARMARIO EXT. CON EXTINTOR POLVO
	SEÑALÍTICA
	GRUPO ELECTROGENO
	ARQUETA DE REGISTRO
	PICA DE PUESTA A TIERRA C/ARQUETA

CONSEJERÍA DE FAMILIA, JUVENTUD Y ASUNTOS SOCIALES

Financiado por la Unión Europea NextGenerationEU

EL INGENIERO TECNICO INDUSTRIAL

JAVIER JIMÉNEZ ARES

PROYECTO DE EJECUCION DE OBRA:

PARA LA INSTALACIÓN DE GRUPO ELECTROGENO PARA SERVICIOS ESENCIALES EN EL CENTRO DE ATENCIÓN RESIDENCIAL A PERSONAS CON DISCAPACIDAD INTELECTUAL DE MAJADAHONDA A TRAVÉS DEL PLAN DE RECUPERACIÓN, TRANSFORMACIÓN Y RESILIENCIA - FINANCIADO POR LA UNIÓN EUROPEA - NEXT GENERATION EU

Avd. Guadarrama, 44. 28220 Majadahonda (Madrid).

PROPIEDAD:

CONSEJERÍA DE FAMILIA, JUVENTUD Y ASUNTOS SOCIALES

PLANO:

INSTALACIÓN DE ELECTRICIDAD PLANTA BAJA

ESCALA:

1/150

FECHA:

6-FEBRERO-2026

NUMERO:

IEL 01